
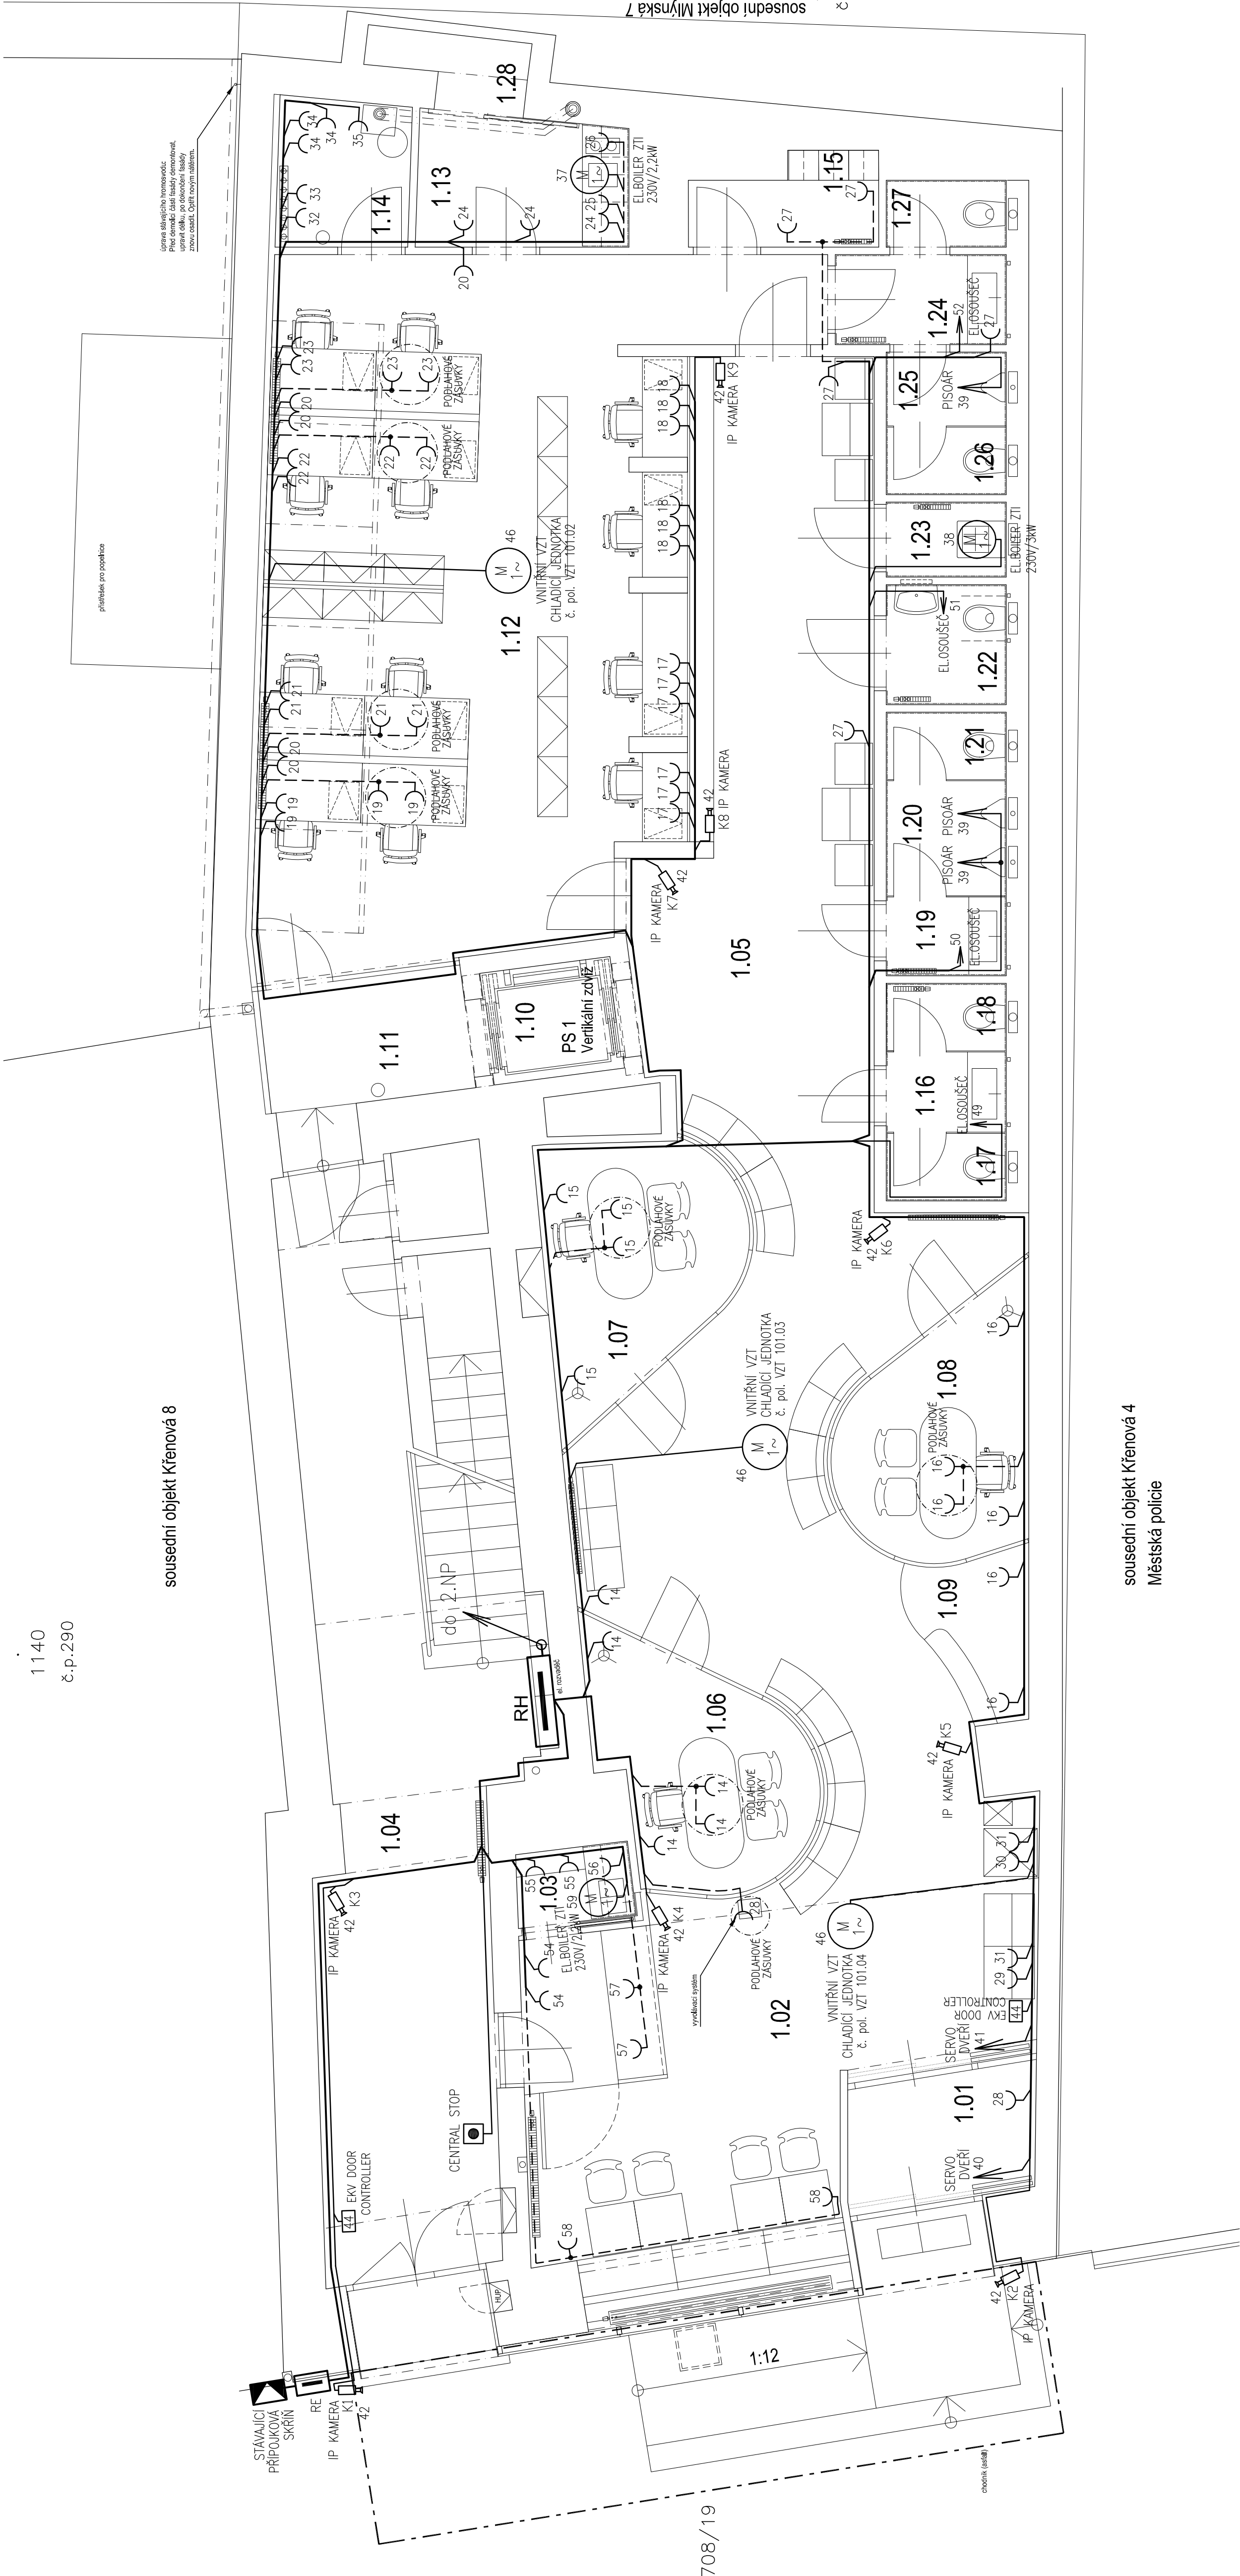


LEGENDA MÍSTNOSTÍ

[illegible]

NAPÁJECÍ NAPĚTÍ: 3N+PE-50HZ, 400V/TN-C-S
 OCHRANA PŘED NEBEZPEČNÝM DOTYKEM NEŽIVÝCH ČÁSTÍ DO 1000V:
 AUTOMATICKÝM OPDOLENÍM OD ZDROJE A PROUDOVÝM CHRÁNÍČEM
 OCHRANA PŘED NEBEZPEČNÝM DOTYKEM ŽIVÝCH ČÁSTÍ DO 1000V:
 IZOLACI, KRYTÍM
 VNĚŠNÍ VLVY: UVNITŘ DOMU – AB5, MIMO DŮM – AB8, AD3

		Ing. arch. K. Spáčil Ing. Karel Rychly Ing. Karel Rychly	
INVESTOR Svatátní město Brno, Odbor investic		MÍSTO STAVBY ČÁST PDY STAVBA	
VEDOUČÍ PROJEKTU ZODP. PROJEKTANT ZODP. PROJEKTANT		REKONSTRUKCE OBJEKTU KŘENOVÁ 6 PRO ŽÁZENÍ SÍDLO INFO PUNKTU A KONTAKTNÍ MÍSTO PRO BYDLENÍ	
Ing. arch. K. Spáčil Ing. Karel Rychly Ing. Karel Rychly		D.S.O 02-1.4.14.3 ELektroinstalace sloupová	
Ing. arch. K. Spáčil Ing. Karel Rychly Ing. Karel Rychly		DATUM 12/2021	
Ing. arch. K. Spáčil Ing. Karel Rychly Ing. Karel Rychly		ÚČEL PDPS	
Ing. arch. K. Spáčil Ing. Karel Rychly Ing. Karel Rychly		MĚŘÍTKO 1:50	
Ing. arch. K. Spáčil Ing. Karel Rychly Ing. Karel Rychly		FORMÁT 10x44	
Ing. arch. K. Spáčil Ing. Karel Rychly Ing. Karel Rychly		Č. VÝKRESU D.S.O 02-1.4.4.3	



Městská policie

0,000 = úroveň stávající čisté podlahy v 1.NP objektu

PÚDORYS 1.NP - EL.TECHNOLOG.OBVODY