



PAVILON C – PŮDORYS 1. NP M 1:100

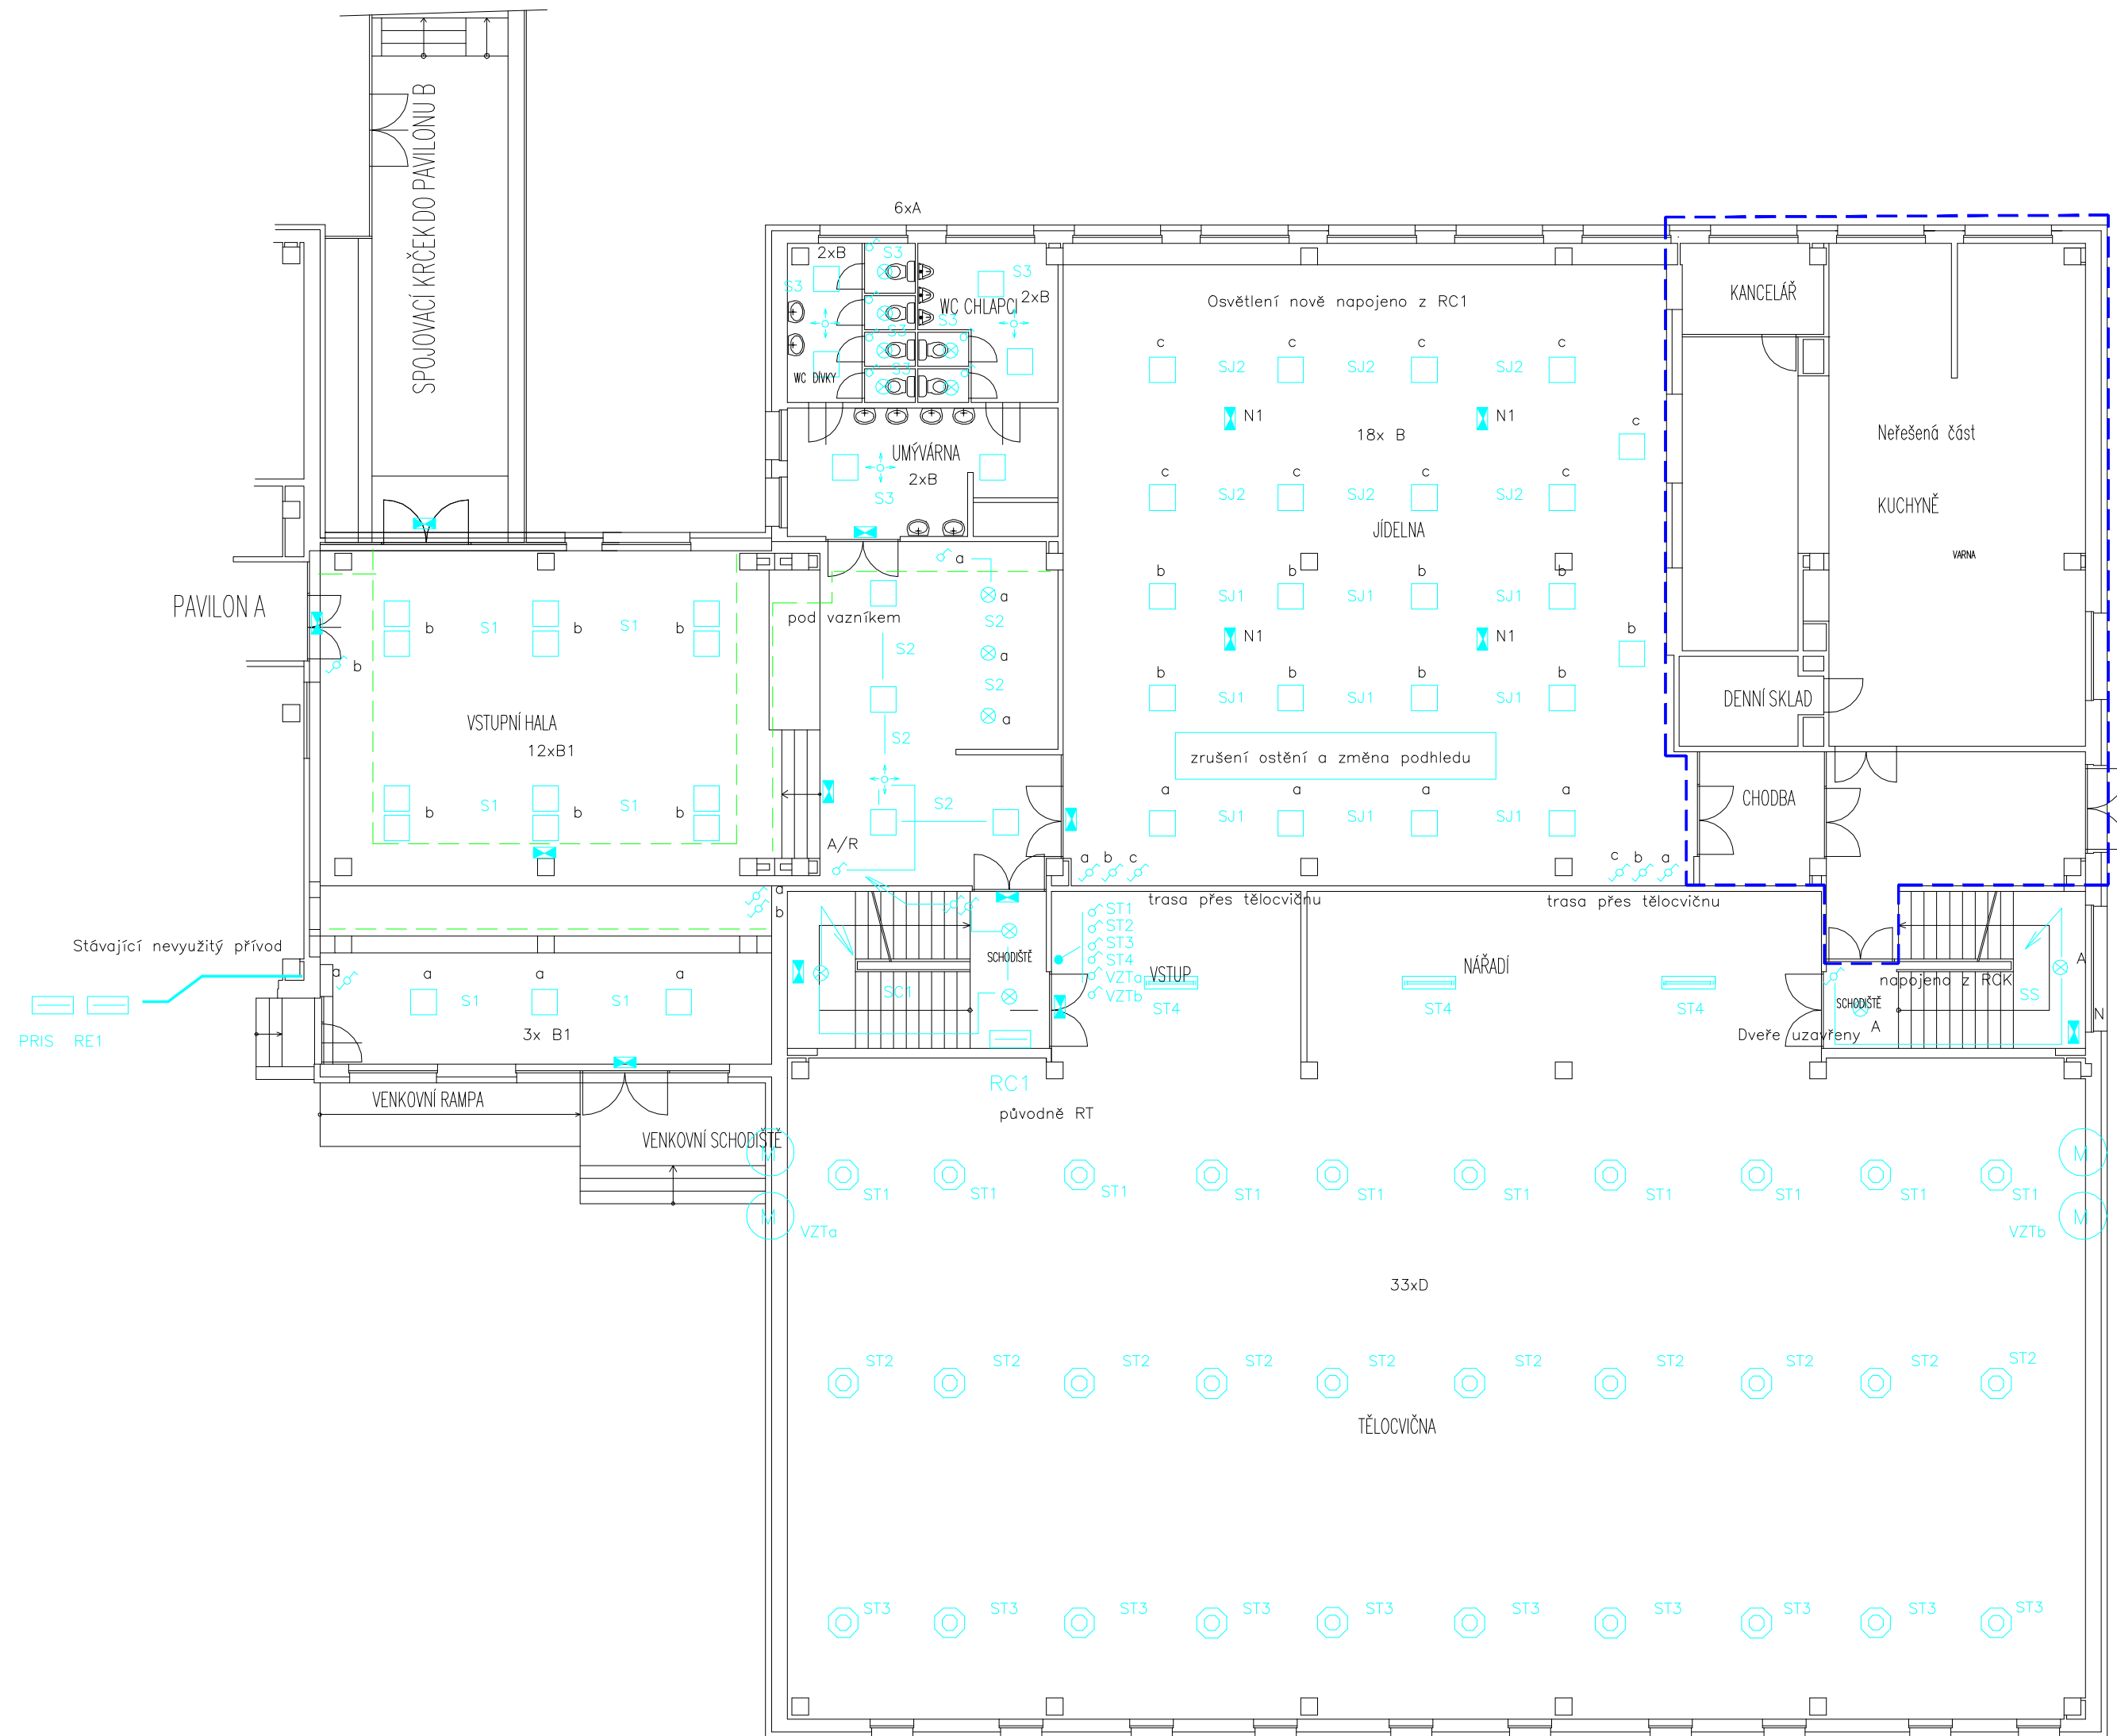

PAVILON C – PŮDORYS 1. NP M 1:100

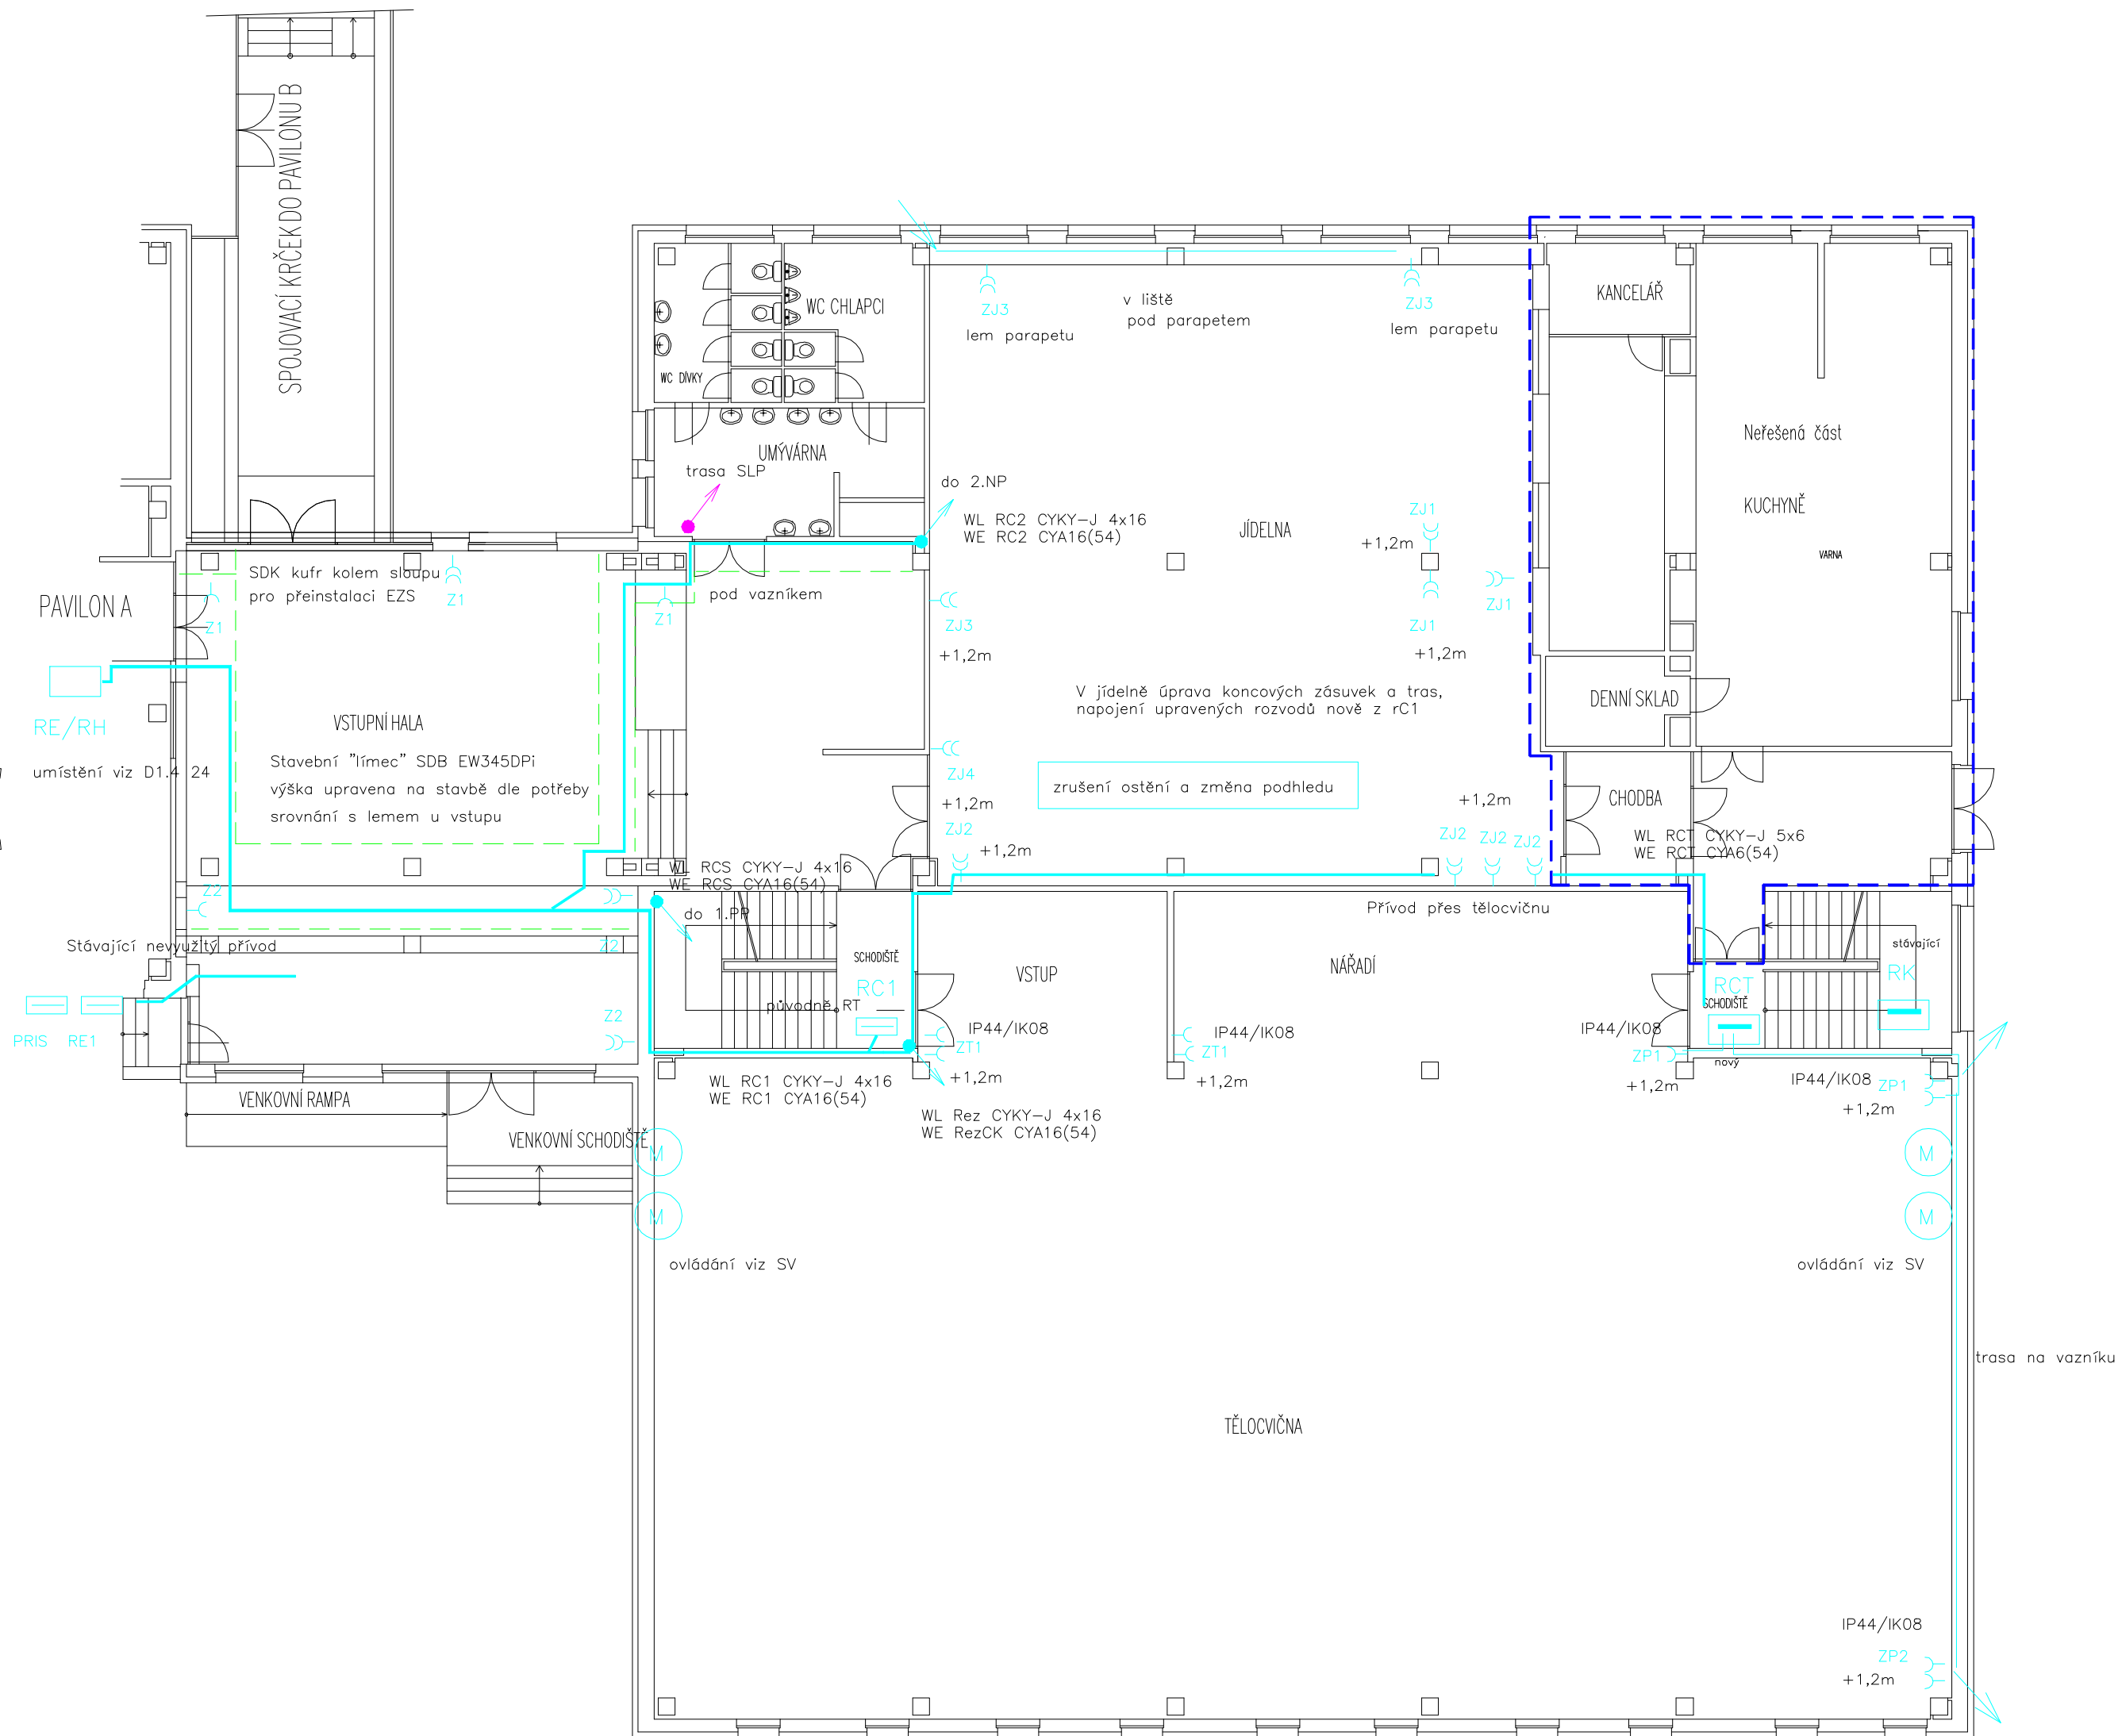

- LEGENDA SYMBOLŮ NN:
- PT Průběh trasy
 - Kabelové trasy
 - Rozváděč
 - Zeměnicí bod, napojení
 - Zásuvky, vývody
 - Průběh trasy
 - Vypínač
 - Polypolový senzor
 - Svítilna přisazená LED 36W, IP21, IK10
 - Svítilna přisazená LED 17W IP21, se senzorem
 - Svítilna přisazená LED 17W IP44
 - Svítilna přisazená LED 17W IP21
 - Svítilna přisazená LED 36W, IP65
 - Svítilna nouzová LED 3W/45minut IP21, s piktogramem
 - Svítilna přisazená LED 63W, IP66, IK7

- LEGENDA SYMBOLŮ SLP:
- Trasa SLP
 - Rozváděč SLP
 - Zásuvka SLP
 - WFI

Vypracoval:	Ing. Lipovský	
Projektant:	Ing. Lipovský	
Investor:	Statutární město Brno Odbor školství a mládeže MMB Dominikánské náměstí 196/1, 602 00 Brno	
Stavba:	Rekonstrukce NN a SV pavilonu "C" Waldorfské základní a mateřské školy Brno, Plovdivská 2572/8, 616 00 Brno p.č. 2373/51, 2373/60 a 2373/61 k.ú. Zábovvesky	Počet formátů: 12x A4 Datum: 08/2021 Stupeň: DSP Měřítko: 1:100 Číslo přílohy: D1.4 22
Obsah:	D.1.4 Elektroinstalace Situace NN – 1.NP	