



PŮDORYS

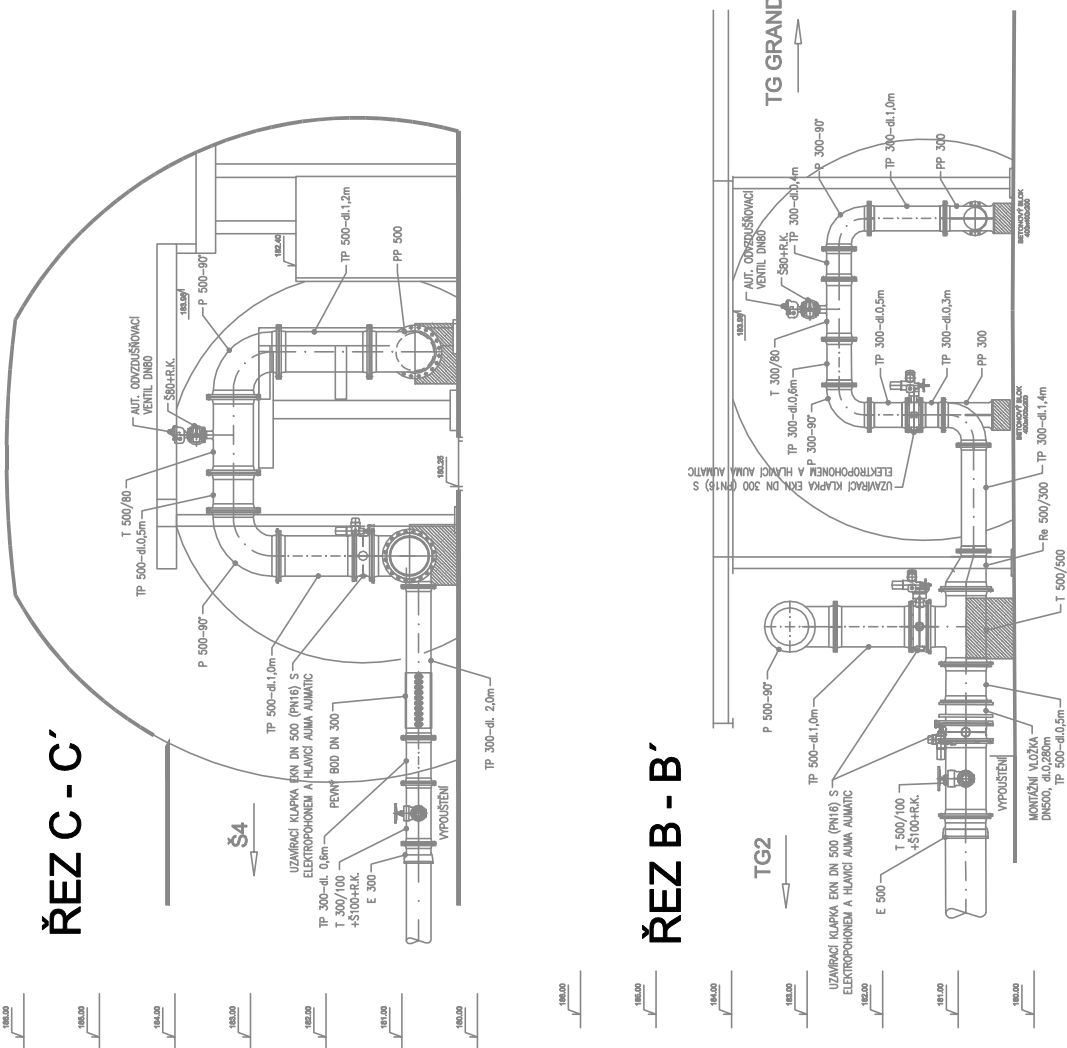

ODDĚLENÍ PROJEKCE
BMS SERVIS, s.r.o.
Videňská 186/118, 619 00 Brno
tel.: 775 554 622

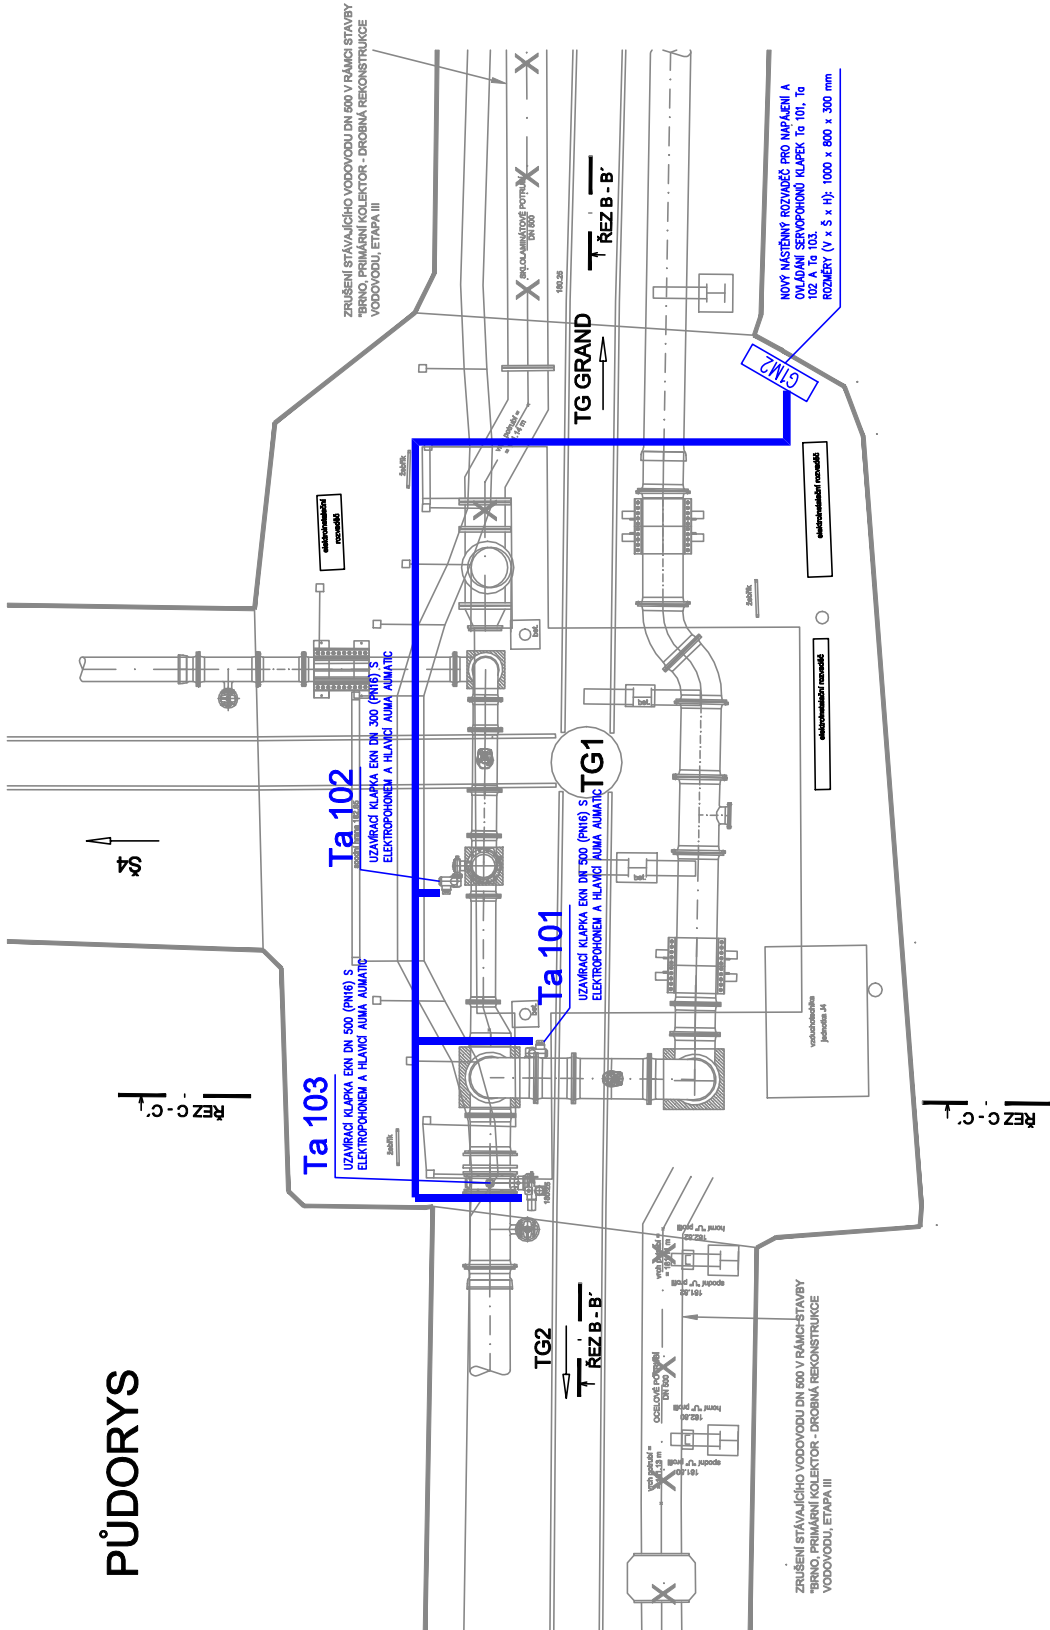

Hlavní inženýr projektu:		
Zodpovědný projektant:		Jakub Sladkovský
Vypracoval:		Ing. Martin Borecký
Stavebník:		Statutární město Brno
Stavba:		
BRNO, PRIMÁRNÍ KOLEKTOR - NÁPOJENÍ OVLÁDACÍCH KLAPEK ETAPA II, ETAPA III		Formát: 4xA4
		Měřítko: 1:100
		Datum: 11/2022
		Účel: DPS
Příloha: SITUACE TG1		Číslo zakázky: 2022-3100
		Paré: Číslo přílohy: 202