


LEGENDA VZT PRVKŮ

- VENTILATOR
- KONDENZAČNÍ JEDNOTKA
- CHLADICÍ JEDNOTKA
- VÍŘKA VÝSTKA
- MŘÍŽKA (PŘÍVODNÍ/ODVODNÍ)
- TALÍŘOVÝ VENTIL (PŘÍVODNÍ/ODVODNÍ)
- DVOURÁDA ŠTĚRBINOVÁ VÝSTKA
- TUMIČ HLUKU
- ZPĚTNÁ Klapka
- REGULAČNÍ Klapka (KRUHOVÁ/OBDELNÍKOVÁ)
- REGULÁTOR KONSTANTNÍHO/VARIABILNÍHO PRŮTOKU
- POŽARNÍ Klapka (KRUHOVÁ/OBDELNÍKOVÁ)
- TEPELNÁ IZOLACE
- OHEBNÁ HADICE
- PŘÍVODNÍ POTRUBÍ
- ODVODNÍ POTRUBÍ
- PRŮVOD VZDUCHU
- ODVOD VZDUCHU
- DIVERNÍ MŘÍŽKY JSOU DODÁVKOU STAVBY
- PU POŽARNÍ UCIPÁVKA

OZN.	ÚČEL MÍSTNOSTI	PLOCHA [m²]	PŘEVládAJÍCÍ POVRCHY						S.V. [m]
			PODLAHY	SKL.	STĚNY	POK.	STROPY	SKL. POV.	
1.01	SAŤNA MUŽ	43,8							
1.02	WC	4,5							
1.03	UMÝVÁRNA MUŽ	16,1							
1.04	UMÝVÁRNA ŽENY	16,3							
1.05	CHOĎBA	4,3							
1.06	VZT	20,1							
1.07	MASÁŽE	13,3							
1.08	KRYGSAUNA	7,5							
1.09	ČESKARNA	6,5							
1.10	SKLAD PRÁDLA	22,3							
1.11	SKLAD-PŘÍPRAVA BARU	20,0							
1.12	WC	14,1							
1.13	PŘEVLEKACÍ BOX	8,6							
1.14	RECEPCE I BAR	2,9							
1.15	LOUNGE	1,6							
1.16	TÍCHA ODPOČÍVÁRNA	1,5							
1.17	ODPOČÍVÁRNA	2,4							
1.18	TECHNICKÁ MÍSTNOST	30,7							
1.19	VÍŘKA	28,8							
1.20	SPROVY	19,9							
1.21	PANORAMA SAUNA	2,4							
1.22	PITVNÍ SPROVY	9,2							
1.23	SAUNA 100 CELSIUS	10,8							
1.24	SAUNA SOLNA 75 CELSIUS	8,5							
1.25	SPROVY	2,7							
1.26	PARA 45 CELSIUS	7,2							
1.27	UKLID + TECHNICKÁ MÍSTNOST	7,8							
1.28	CEREMONIÁLNÍ SAUNA	12,9							
1.29	WC ŽENY	5,1							
1.30	WC	1,3							
1.31	WC MUŽ	10,9							
1.32	UKLID	29,4							
1.33	PŘEVLEKACÍ BOXY	234,4							
1.34	SKŘINKY	21,0							
1.35	KOUPELNA	4,5							
1.36	KANCELAR	8,6							
1.37	HALA	11,8							
1.38	KUCHYŇKA	9,9							
1.39	KUCHYŇKA	6,4							
B01	VÍŘIVÝ BAZÉN (WHIRPOOL)	13,1	NEREZOVÁ OCEL 1 4404						
B02	CHLADIZOVACÍ BAZÉN S VANICKOU	3,1	NEREZOVÁ OCEL 1 4404						
B03	KNEIPP NADOBÍ	4,65	NEREZOVÁ OCEL 1 4404						

ŘEZ A-A'

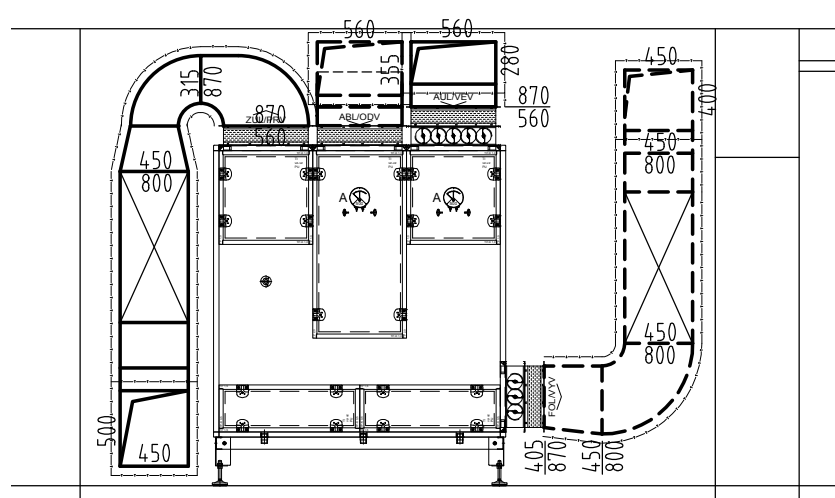

±0 = 290.80 m. n. m.

generální projektant akce:		Ing. arch. Antonín Novák	Architekti D.R.N.H. s. r. o. Průchodní 2, 60200 Brno www.sutech.cz
vypracoval:		Ing. Jiří Růžička	
investor:		Statutární město Brno, městská část Brno-síďed Dominikánská 2, 601 69 Brno	stupeň dokumentace: DPS datum: 12 / 2017 formát: 18 x A4 měřítko: 1 : 50
stavba:		Sportovní a rekreační areál Kraví hora v Brně - III. etapa rekonstrukce a dostavby - rekonstrukce provozní budovy	
díl:		D1.2.4.2 Zařízení vzduchotechniky a chlazení	
obsah:		PŮDORYS 1. NP - STŘEDNÍ ČÁST	číslo výkresu: D1.2.4.2.4