


Brno, Gajdošova II - rekonstrukce kanalizace a vodovodu  
(úsek stavby Bubeníčкова - Mikšíčkova)

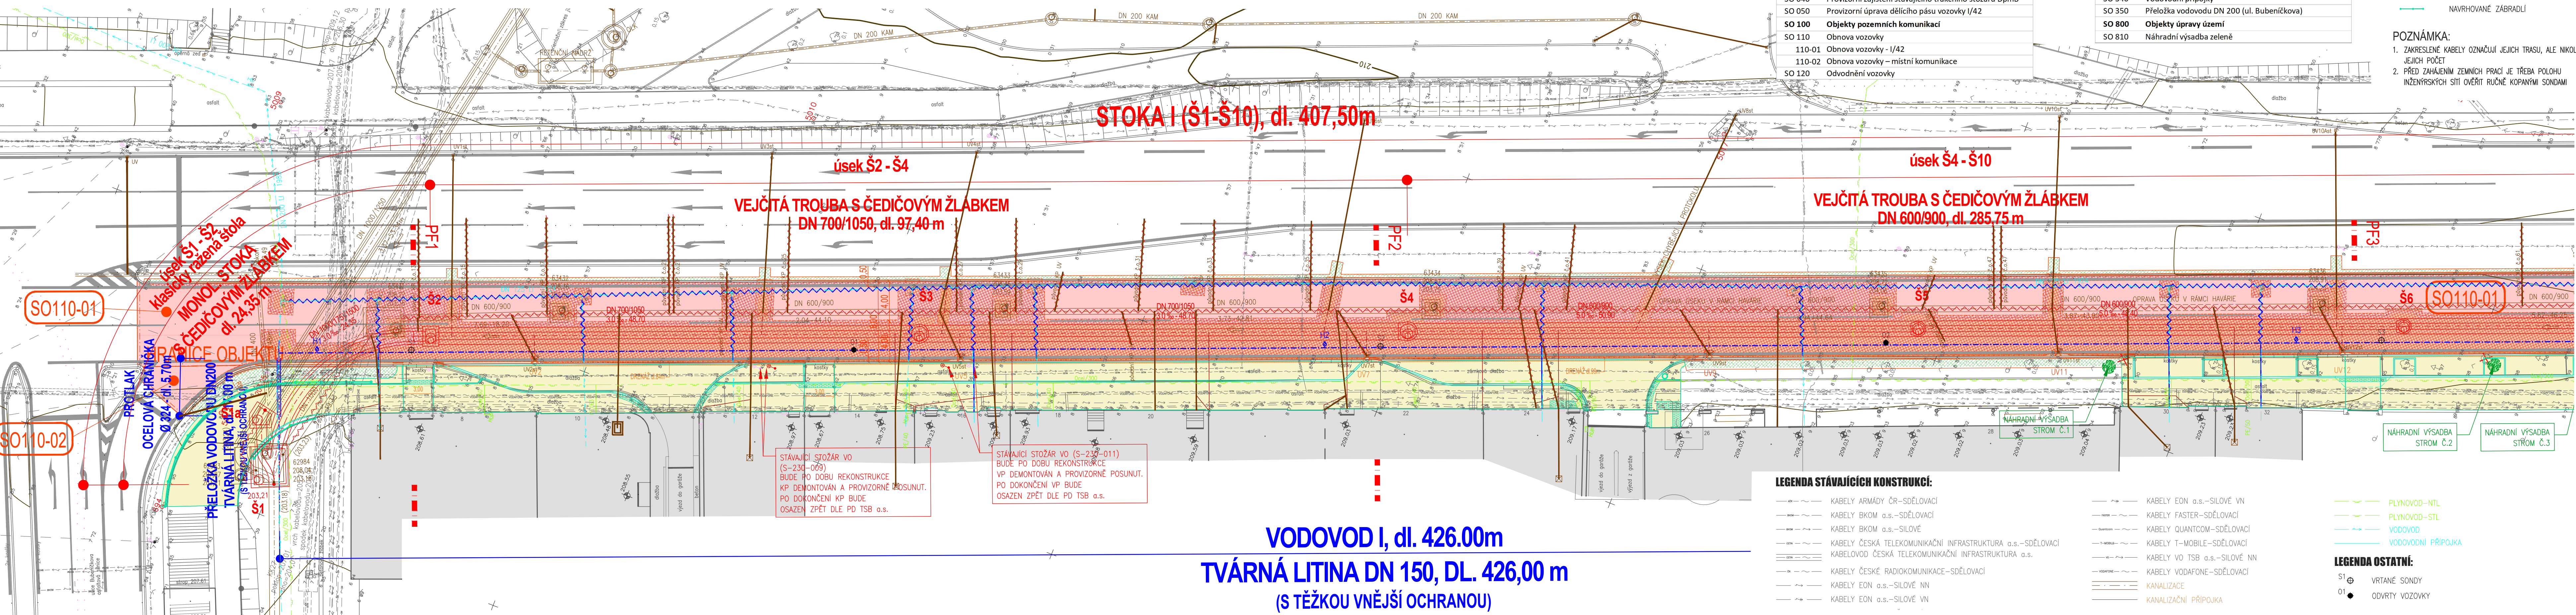

SEZNAM STAVEBNÍCH OBJEKTŮ:

SO 000	Objekty přípravy staveniště
SO 010	Odstranění dřevin
SO 020	Demontáž a zpětná montáž stožárů VO
SO 030	Zřízení provizorní zastávky MHD
SO 040	Provizorní zajištění stávajícího trakčního stožáru DpmB
SO 050	Provizorní úprava dělicího pásu vozovky I/42
SO 100	Objekty pozemních komunikací
SO 110	Obnova vozovky
110-01	Obnova vozovky - I/42
110-02	Obnova vozovky – místní komunikace
SO 120	Odvodnění vozovky

SO 300	Vodohospodářské objekty
SO 310	Kanalizace
SO 320	Kanalizační přípojky
SO 330	Vodovod
SO 340	Vodovodní přípojky
SO 350	Přeložka vodovodu DN 200 (ul. Bubeníčкова)
SO 800	Objekty úpravy území
SO 810	Náhradní výsadba zeleně

LEGENDA KOORDINOVANÝCH STAVEB

AKCE BKOM a.s. "OPRAVA CHODNÍKŮ NA ULICI GAJDOŠOVA" (zpracovatel: ARGEMA spol. s r.o., 03/2018)

- NAVRHOVANÉ CHODNÍKY
- NAVRHOVANÉ ZÁBRADLÍ

POZNÁMKA:

- ZAKRESLENÉ KABELY OZNAČUJÍ JEJICH TRASU, ALE NIKOLÍ JEJICH POČET
- PŘED ZAHÁJENÍM ZEMNÍCH PRACÍ JE TŘEBA POLOHU INŽENÝRSKÝCH SÍTÍ OVĚRIT RUČNĚ KOPANÝMI SONDAMI

Koordinační situace - 1. díl  
1:250

LEGENDA NAVRŽENÝCH KONSTRUKCÍ:

- SO 100 OBJEKTY POZEMNÍCH KOMUNIKACÍ:**
- OBNOVA KOMUNIKACE I/42**
- ŽIVIČNÁ VOZOVKA V PLNĚ KONSTRUKCI
  - ŽIVIČNÁ VOZOVKA – OBNOVA OBRUSNÉ A LOŽNÍ VRSTVY
  - ŽIVIČNÁ VOZOVKA – OBNOVA OBRUSNÉ, LOŽNÍ A PODKLADNÍ VRSTVY ACP 22+
  - VOZOVKA NA ZASTÁVCE MHD
  - ZAPRAVENÍ PLOCH NEZPEVNĚNÝCH – ZATRAVNĚNÍ
  - TRATVOD DN110
  - NAVRŽENÉ ULIČNÍ VPUSTI
  - RUŠENÉ ULIČNÍ VPUSTI
- OBNOVA MÍSTNÍ KOMUNIKACE**
- ŽIVIČNÁ VOZOVKA V PLNĚ KONSTRUKCI
  - ŽIVIČNÁ VOZOVKA – OBNOVA OBRUSNÉ A LOŽNÍ VRSTVY
  - ŽIVIČNÁ VOZOVKA – OBNOVA OBRUSNÉ, LOŽNÍ A PODKLADNÍ VRSTVY ACP 22+

SO 300 VODOHOSPODÁŘSKÉ OBJEKTY

- REKONSTRUOVANÁ KANALIZACE – BEZÚKOPOVÁ TECHNOLOGIE
  - REKONSTRUOVANÁ KANALIZACE
  - REKONSTRUOVANÁ KANALIZAČNÍ PŘÍPOJKA
  - ODBOČKA K UV (PŘÍPOJKA ULIČNÍ VPUSTI JE SOUČÁSTÍ ODVODNĚNÍ VOZOVKY)
  - RUŠENÁ KANALIZACE
- SO 800 OBJEKTY ÚPRAVY ÚZEMÍ**
- VYSAZOVANÝ STROM – NÁHRADNÍ VÝSADBA
  - STÁVAJÍCÍ STROM URČENÝ KE KACENÍ
- REKONSTRUOVANÝ VODOVODNÍ ŘÁD**
- REKONSTRUOVANÁ VODOVODNÍ PŘÍPOJKA
  - RUŠENÝ STÁVAJÍCÍ VODOVOD

**projekt**  
VH a.s.

JV PROJEKT VH s.r.o.  
Kosmáčkova 1050/49  
615 00 Brno  
www.jvprojektvh.cz

Vedoucí projektu: Miloslav JÍLEK  
Vpracovatel(a): Ing. Jiří VÍTEK

Schválil(a):  
Ing. Jiří VÍTEK

Paré:  
Číslo zakázky: 23 858  
Stupeň PD: DUSP, PS  
Datum: 05/2023  
Měřítko: 1:250  
Číslo přílohy: C.3.1

Stavebník: Statutární město Brno  
Dominikánské nám. 196/1, 602 00 Brno

Objednatel: Brněnské vodárny a kanalizace, a.s.  
Pisárecká 555/1a, 603 00 Brno

AKCE: **BRNO, GAJDOŠOVA II**  
**REKONSTRUKCE KANALIZACE A VODOVODU**  
(úsek stavby Bubeníčкова - Mikšíčkova)

Označení SO/IO: **KOORDINAČNÍ SITUACE - 1. díl (úsek Š1-Š6)**

Příloha: