




ŘEZ A
M 1:50

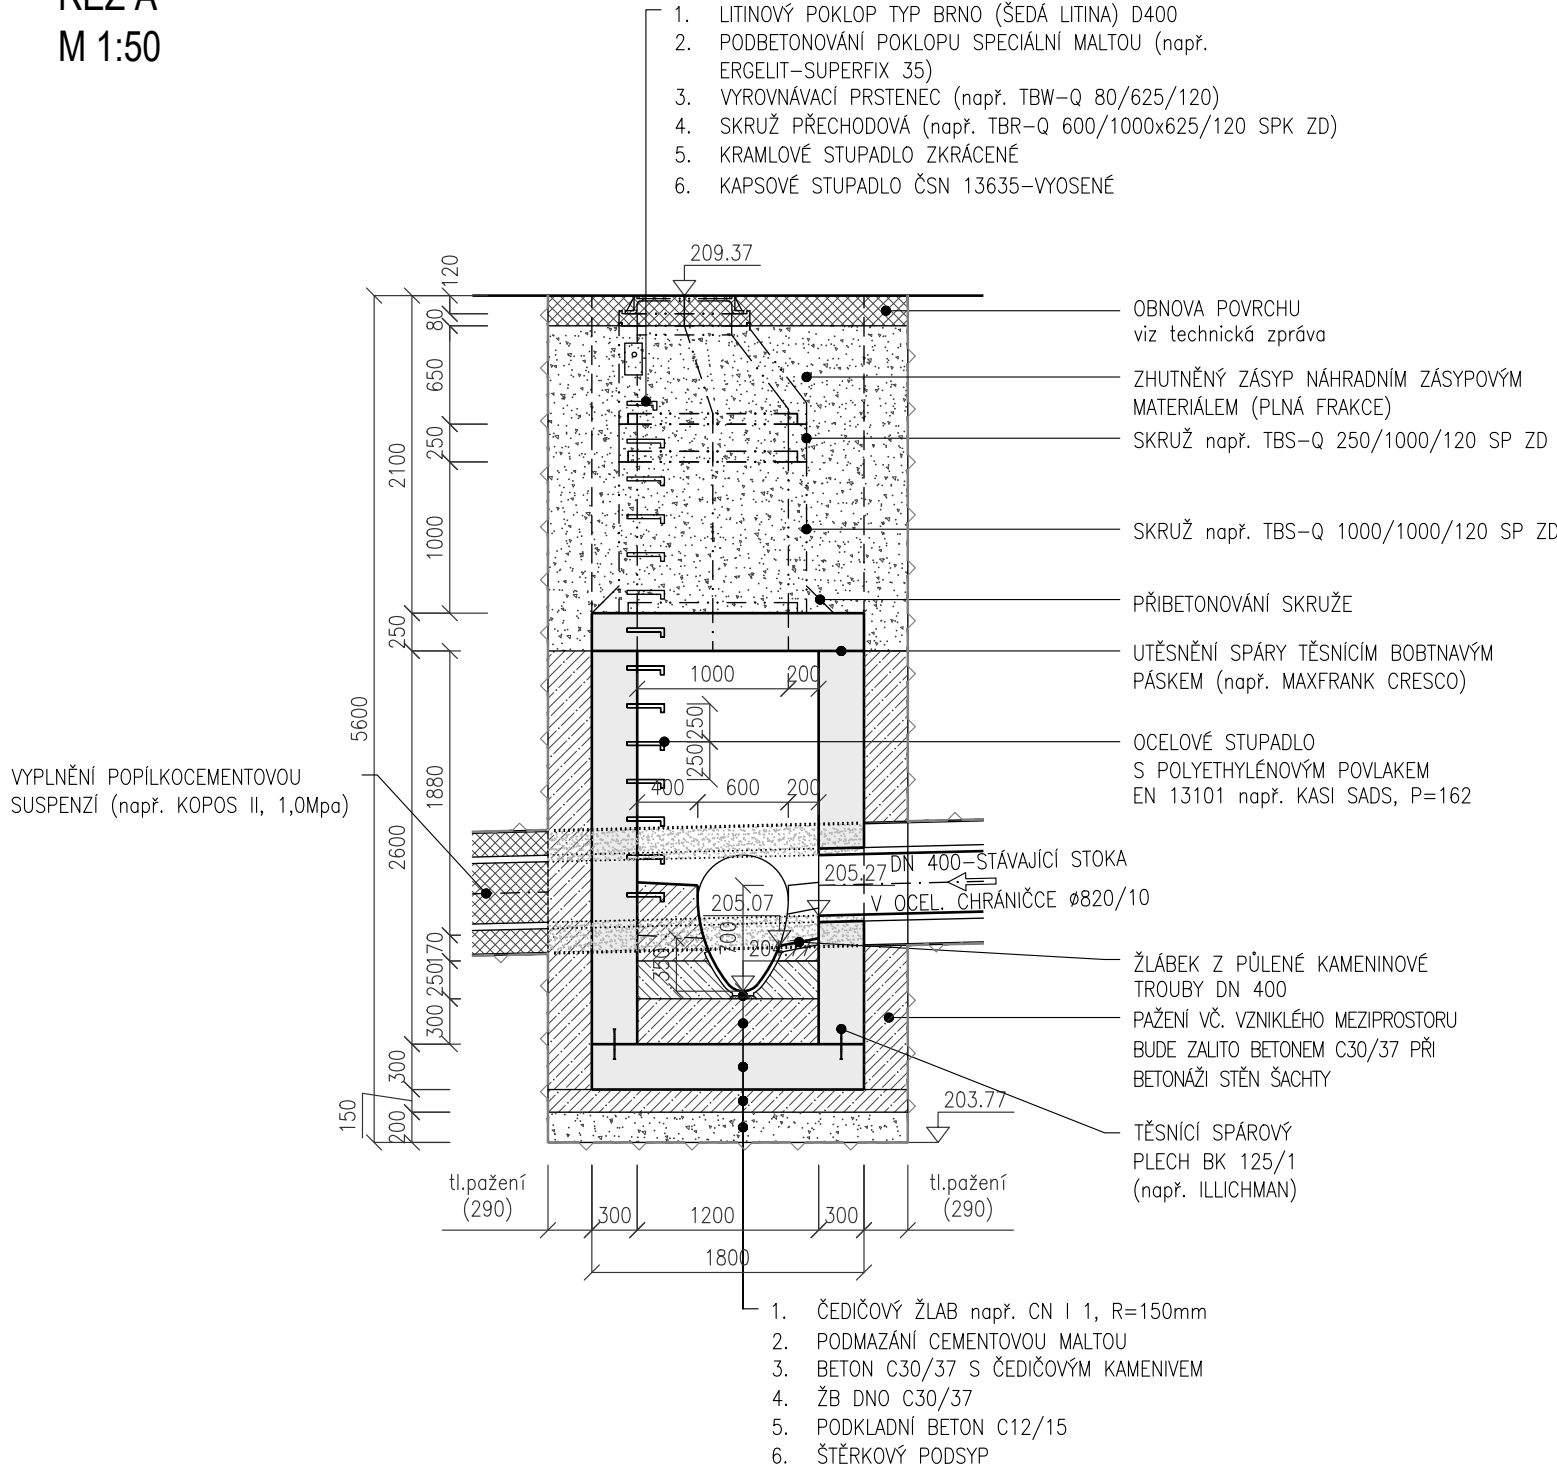


POZNÁMKA:

- PŘED ZAHÁJENÍM ZEMNÍCH PRACÍ JE TŘEBA POLOHU INŽENÝRSKÝCH SÍTÍ VYTÝČIT A OVĚŘIT RUČNĚ KOPANÝMI SONDAMI.
- VZNIKLÁ ŠTĚRBINA MEZI PAŽENÍM A ROSTLOU ZEMINOU BUDE VYPLNĚNA OBSYPEM TAK, ABY PAŽENÍ AKTIVNĚ PŮSOBIL NA OKOLNÍ TERÉN.

PŮDORYS
M 1:50

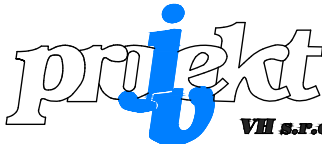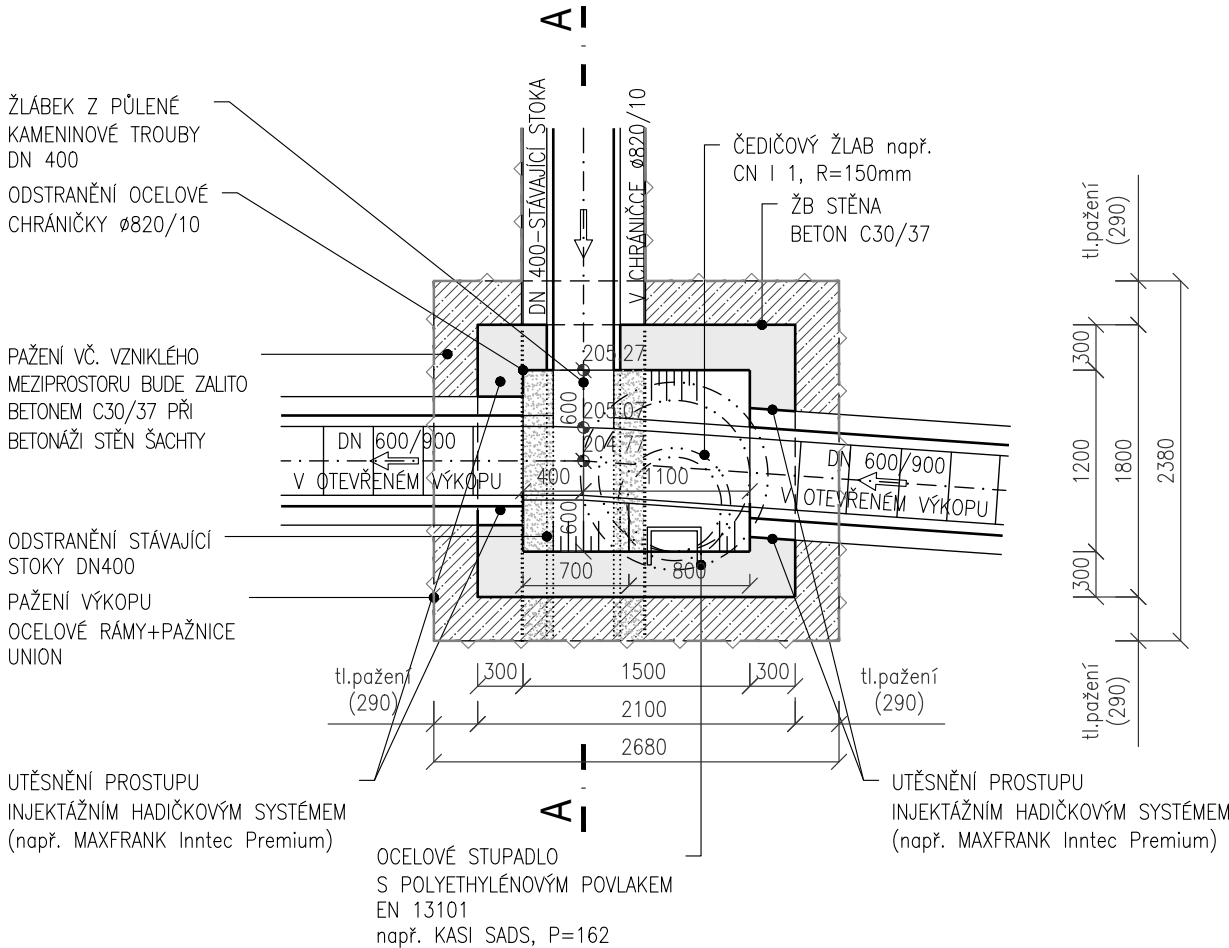

JV PROJEKT VH s.r.o.
Kosmákova 1050/49
615 00 Brno
www.jvprojektvh.cz

	JV PROJEKT VH s.r.o. Kosmákova 1050/49 615 00 Brno www.jvprojektvh.cz	Vedoucí projektu: Miloslav JÍLEK	Schválil(a): Ing. Jiří VÍTEK	Paré:	
		Vypracoval(a): Miloslav JÍLEK			
Stavebník: Statutární město Brno Dominikánské nám. 196/1, 602 00 Brno	Objednatel: Brněnské vodárny a kanalizace, a.s. Pisárcká 555/1a, 603 00 Brno				
<div>Akce:</div> <div>BRNO, GAJDOŠOVA II</div> <div>REKONSTRUKCE KANALIZACE A VODOVODU</div> <div>(úsek stavby Bubeníčкова - Mikšíčkova)</div>					Číslo zakázky: 23 858
					Stupeň PD: DUSP, PS
					Datum: 05/2023
					Měřítko: 1:50
Označení SO/IO: SO 310 KANALIZACE				Číslo přílohy: D.2.7.6	
Příloha:	ŠACHTA Š9				