


Brno, Gajdošova II - rekonstrukce kanalizace a vodovodu
(úsek stavby Bubeníčкова - Mikšíčkova)

Přehledná situace vodovodních přípojek
1:1000

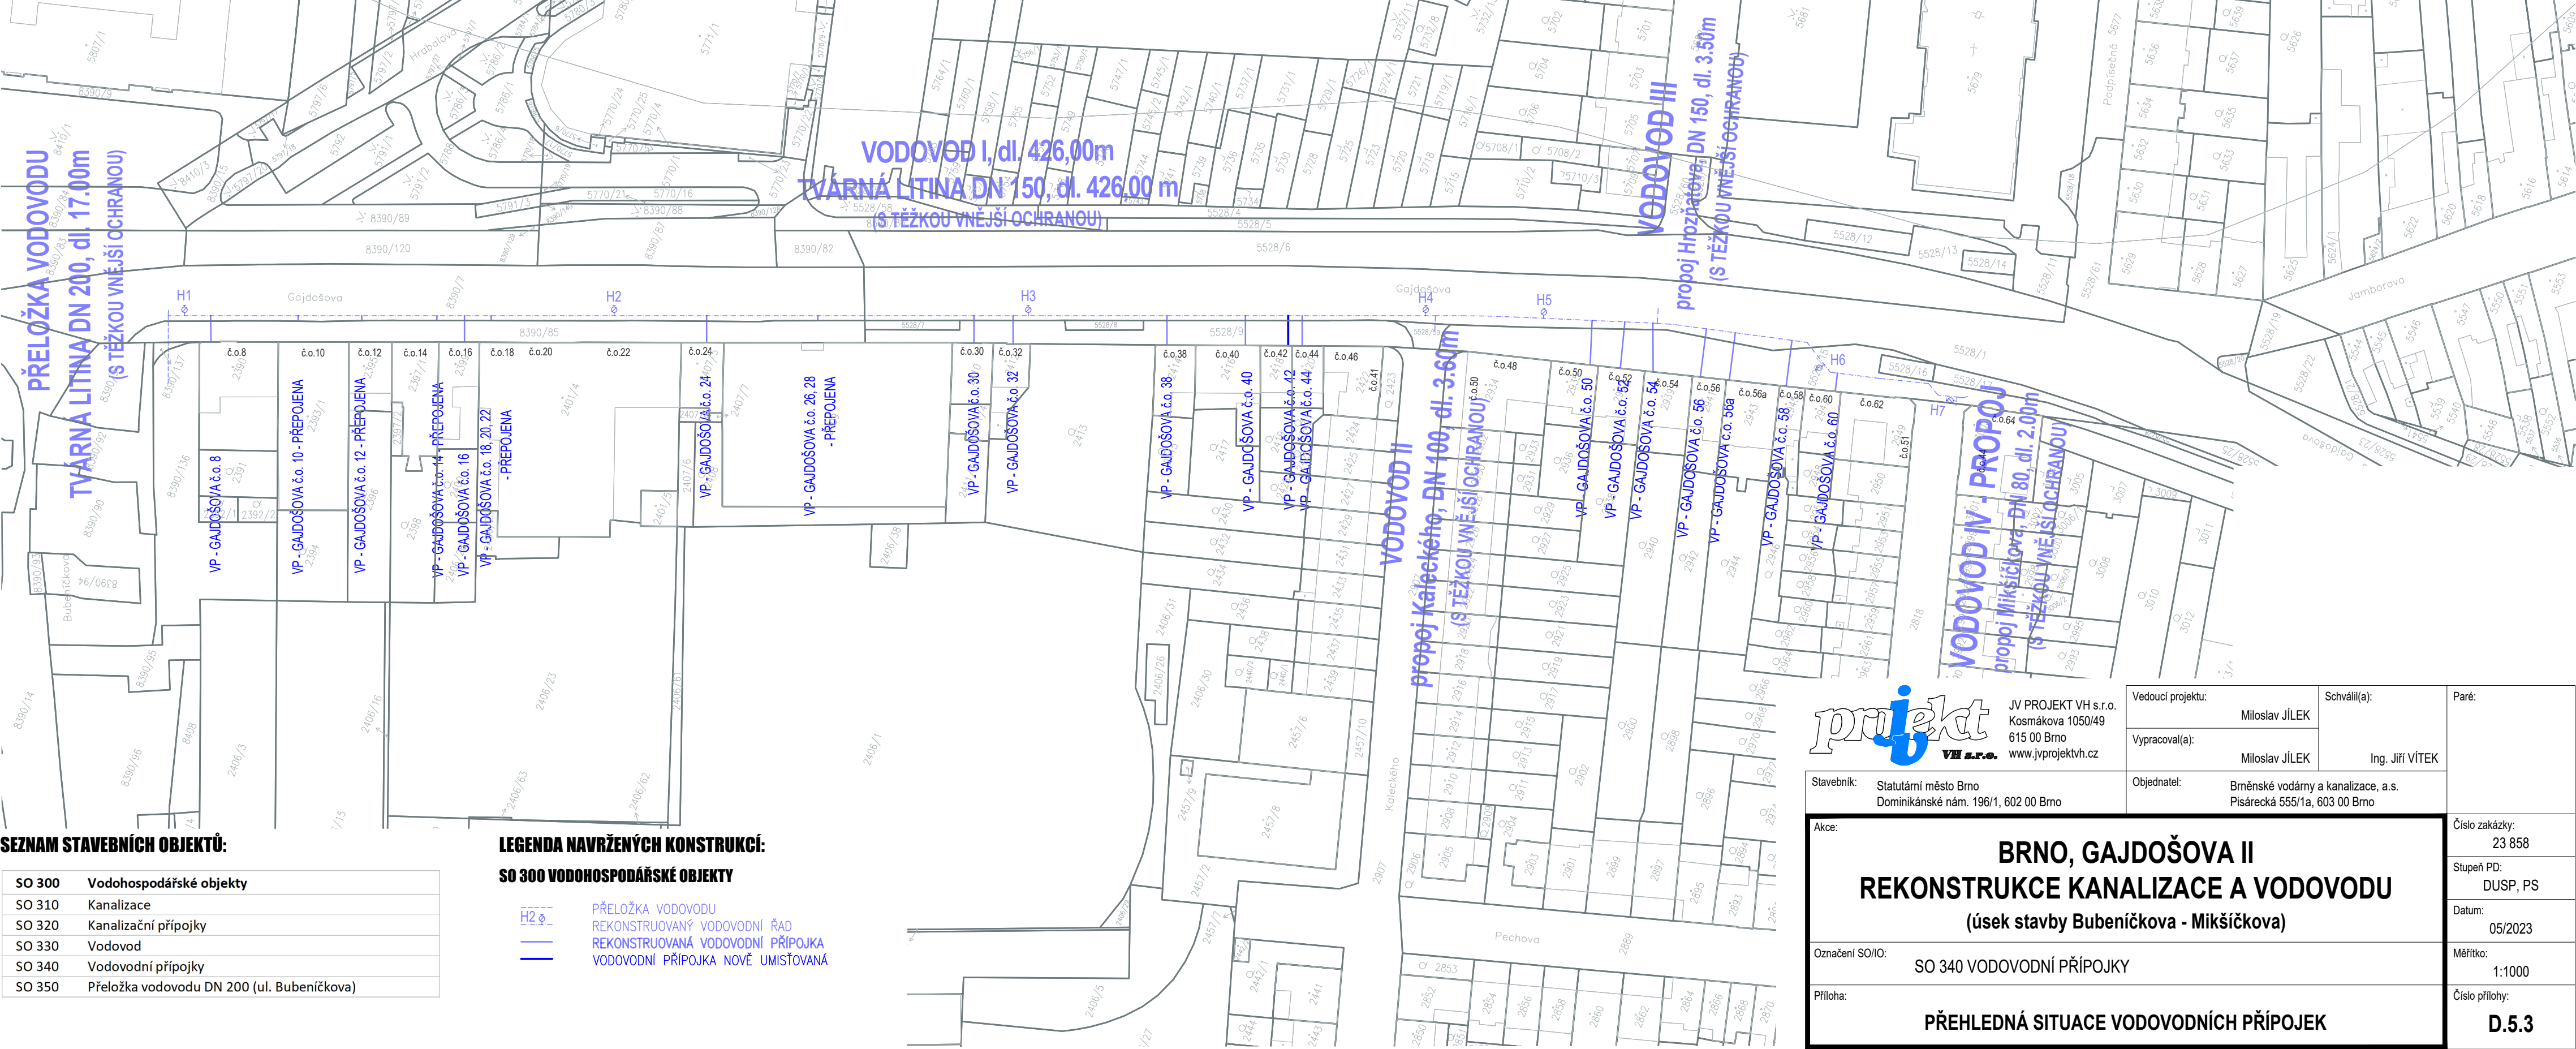

SEZNAM STAVEBNÍCH OBJEKTŮ:

SO 300	Vodohospodářské objekty
SO 310	Kanalizace
SO 320	Kanalizační přípojky
SO 330	Vodovod
SO 340	Vodovodní přípojky
SO 350	Přeložka vodovodu DN 200 (ul. Bubeníčкова)

LEGENDA NAVRŽENÝCH KONSTRUKCÍ:

	PŘELOŽKA VODOVODU
	REKONSTRUOVANÝ VODOVODNÍ ŘAD
	REKONSTRUOVANÁ VODOVODNÍ PŘÍPOJKA
	VODOVODNÍ PŘÍPOJKA NOVÉ UMÍSTOVANÁ

SO 300 VODOHOSPODÁŘSKÉ OBJEKTY

JV PROJEKT VH s.r.o.
Kosmákova 1050/49
615 00 Brno
www.jvprojektvh.cz

Vedoucí projektu:	Miloslav JÍLEK	Schválil(a):	Ing. Jiří VÍTEK	Paré:
Vypracoval(a):	Miloslav JÍLEK			
Objednatel:	Brněnské vodárny a kanalizace, a.s. Pisárecká 555/1a, 603 00 Brno			

Stavebník: Statutární město Brno
Dominikánské nám. 196/1, 602 00 Brno

Akce: **BRNO, GAJDOŠOVA II
REKONSTRUKCE KANALIZACE A VODOVODU
(úsek stavby Bubeníčкова - Mikšíčkova)**

Označení SO/IO: SO 340 VODOVODNÍ PŘÍPOJKY

Příloha: **PŘEHLEDNÁ SITUACE VODOVODNÍCH PŘÍPOJEK**

Číslo zakázky: 23 858

Stupeň PD: DUSP, PS

Datum: 05/2023

Měřítko: 1:1000

Číslo přílohy: **D.5.3**