


Situace komunikace - 1. díl M 1:250

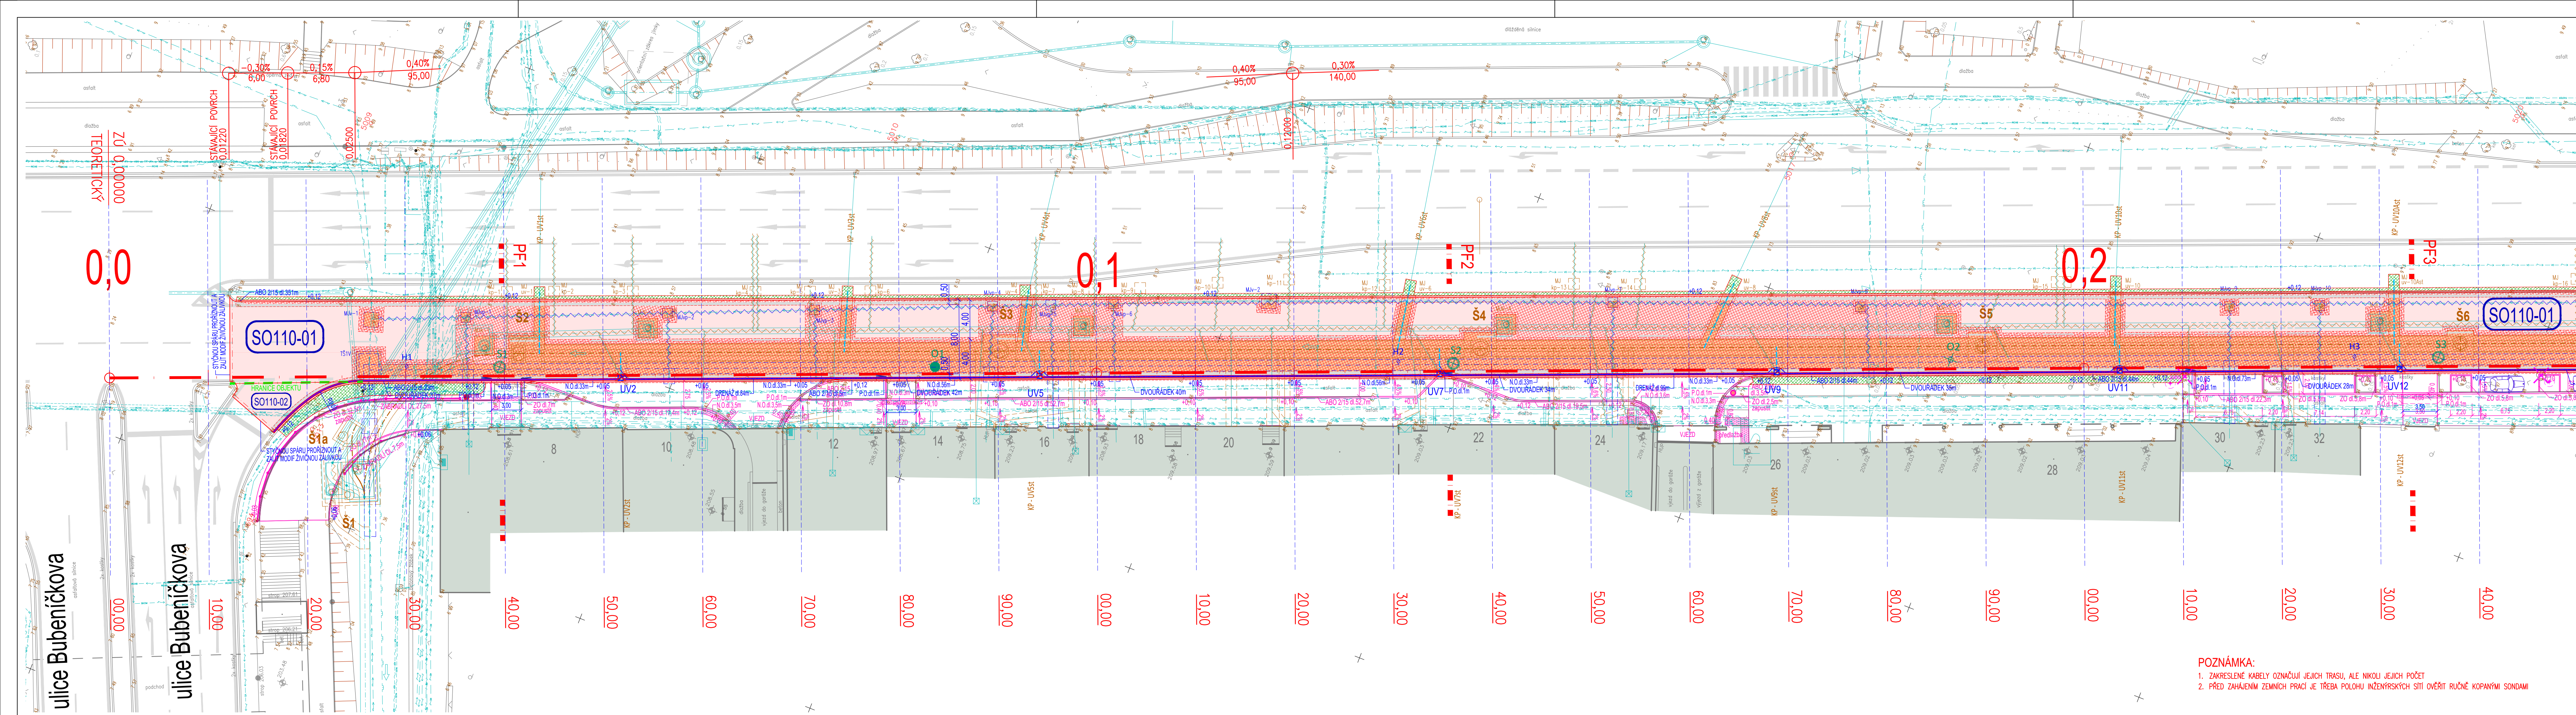

LEGENDA STÁVAJÍCÍCH SÍTÍ

- KABELY ARMÁDY ČR-SĐELOVACÍ
- KABELY BKOM a.s.-SĐELOVACÍ
- KABELY BKOM a.s.-SÍLOVÉ
- KABELY ČESKÁ TELEKOMUNIKAČNÍ INFRASTRUKTURA a.s.-SĐELOVACÍ
- KABELOVOD ČESKÁ TELEKOMUNIKAČNÍ INFRASTRUKTURA a.s.
- KABELY ČESKÉ RADIOKOMUNIKACE-SĐELOVACÍ
- KABELY DIAL TELECOM-SĐELOVACÍ
- KABELY EON a.s.-SÍLOVÉ NN
- KABELY EON a.s.-SÍLOVÉ VN
- KABELY FASTER-SĐELOVACÍ
- KABELY VO TSB a.s.-SÍLOVÉ NN
- KABELY UPC a.s.-SĐELOVACÍ
- KANALIZACE
- KANALIZAČNÍ PŘÍPOJKA
- PLYNOVOD-NTL
- PLYNOVOD-STL
- VODOVODNÍ PŘÍPOJKA
- VODOVOD
- S1 VRTANÉ SONDY
- O1 ODVRTÝ VOZOVKY

LEGENDA - REKONSTRUKCE KANALIZACE A VODOVODU

- REKONSTRUOVANÁ KANALIZACE
- REKONSTRUOVANÁ KANALIZAČNÍ PŘÍPOJKA
- OBDOČKA K UV (PŘÍPOJKA ULIČNÍ VPUSTI JE SOUČÁSTÍ ODVODNĚNÍ VOZOVKY)
- RUŠENÁ KANALIZACE
- REKONSTRUOVANÝ VODOVODNÍ ŘAD
- REKONSTRUOVANÁ VODOVODNÍ PŘÍPOJKA
- RUŠENÝ STÁVAJÍCÍ VODOVOD

LEGENDA KOMUNIKAČNÍCH ÚPRAV

- OBNOVA VOZOVKY SIL/142 SO110-01
- 1768,50 m2 ŽIVIČNÁ VOZOVKA V PLNÉ KONSTRUKCI
- 3620,34 m2 ŽIVIČNÁ VOZOVKA - OBNOVA OBRUSNÉ A LOŽNÍ VRSTVY
- 2145,10 m2 ŽIVIČNÁ VOZOVKA - OBNOVA OBRUSNÉ, LOŽNÍ A PODKLADNÍ VRSTVY ACP 22+
- 69,60 m2 VOZOVKA NA ZASTÁVCE MHD
- 226,20 m2 ZAPRAVENÍ PLOCH NEZPEVNĚNÝCH-ZATVRVNĚNÍ
- TRATIVOD DN110
- UV11 NAVRŽENÉ ULIČNÍ VPUSTI
- RUŠENÉ ULIČNÍ VPUSTI
- ROZHRANÍ STAVEBNÍCH OBJEKTŮ
- OBNOVA VOZOVKY MÍSTNÍCH KOMUNIKACÍ SO110-02
- 2,36 m2 ŽIVIČNÁ VOZOVKA V PLNÉ KONSTRUKCI
- 84,59 m2 ŽIVIČNÁ VOZOVKA - OBNOVA OBRUSNÉ A LOŽNÍ VRSTVY
- 8,24 m2 ŽIVIČNÁ VOZOVKA - OBNOVA OBRUSNÉ, LOŽNÍ A PODKLADNÍ VRSTVY ACP 22+
- NAVAZUJÍCÍ ÚPRAVY CHODNÍKŮ V RÁMCI SOUVISEJÍCÍ AKCE BKOMU a.s.

POZNÁMKA:
1. ZAKRESLENÉ KABELY OZNAČUJÍ JEJICH TRASU, ALE NIKOLI JEJICH POČET
2. PŘED ZAHÁJENÍM ZEMNÍCH PRACÍ JE TŘEBA POLOHU INŽENÝRSKÝCH SÍTÍ OVĚŘIT RUČNĚ KOPANÝMI SONDAMI

projekt

VH a.s.

JV PROJEKT VH s.r.o.

Kosmáčkova 1050/49

615 00 Brno

www.jvprojektvh.cz

Vedoucí projektu:

Miloslav JÍLEK

Schválil(a):

Ing. Jiří VÍTEK

Paré:

Pro JV PROJEKT VH s.r.o. vypracoval:

ARGEMA spol. s r.o.

Křehlikova 475/15, 627 00 Brno

Stavebník:

Statutární město Brno

Dominikánské nám. 196/1, 602 00 Brno

Vypracoval:

Ing. Rostislav VÍK

Objednatel:

Brněnské vodárny a kanalizace, a.s.

Pisárčská 555/1a, 603 00 Brno

Projektant:

Ing. Rostislav VÍK

Akce:

BRNO, GAJDOŠOVA II
REKONSTRUKCE KANALIZACE A VODOVODU
(úsek stavby Bubeníčková - Mikšíčková)

Číslo zakázky:

18/15

Stupeň PD:

DUSP, PS

Datum:

05/2023

Část PD:

D.7 STAVEBNÍ ČÁST - KOMUNIKACE

Měřítko:

1:250

Označení SO110:

SO 110-02 OBNOVA VOZOVKY - MÍSTNÍ KOMUNIKACE

Číslo přílohy:

Příloha:

SITUACE ÚPRAV MÍSTNÍ KOMUNIKACE - část 1

D.7.2.2.1