


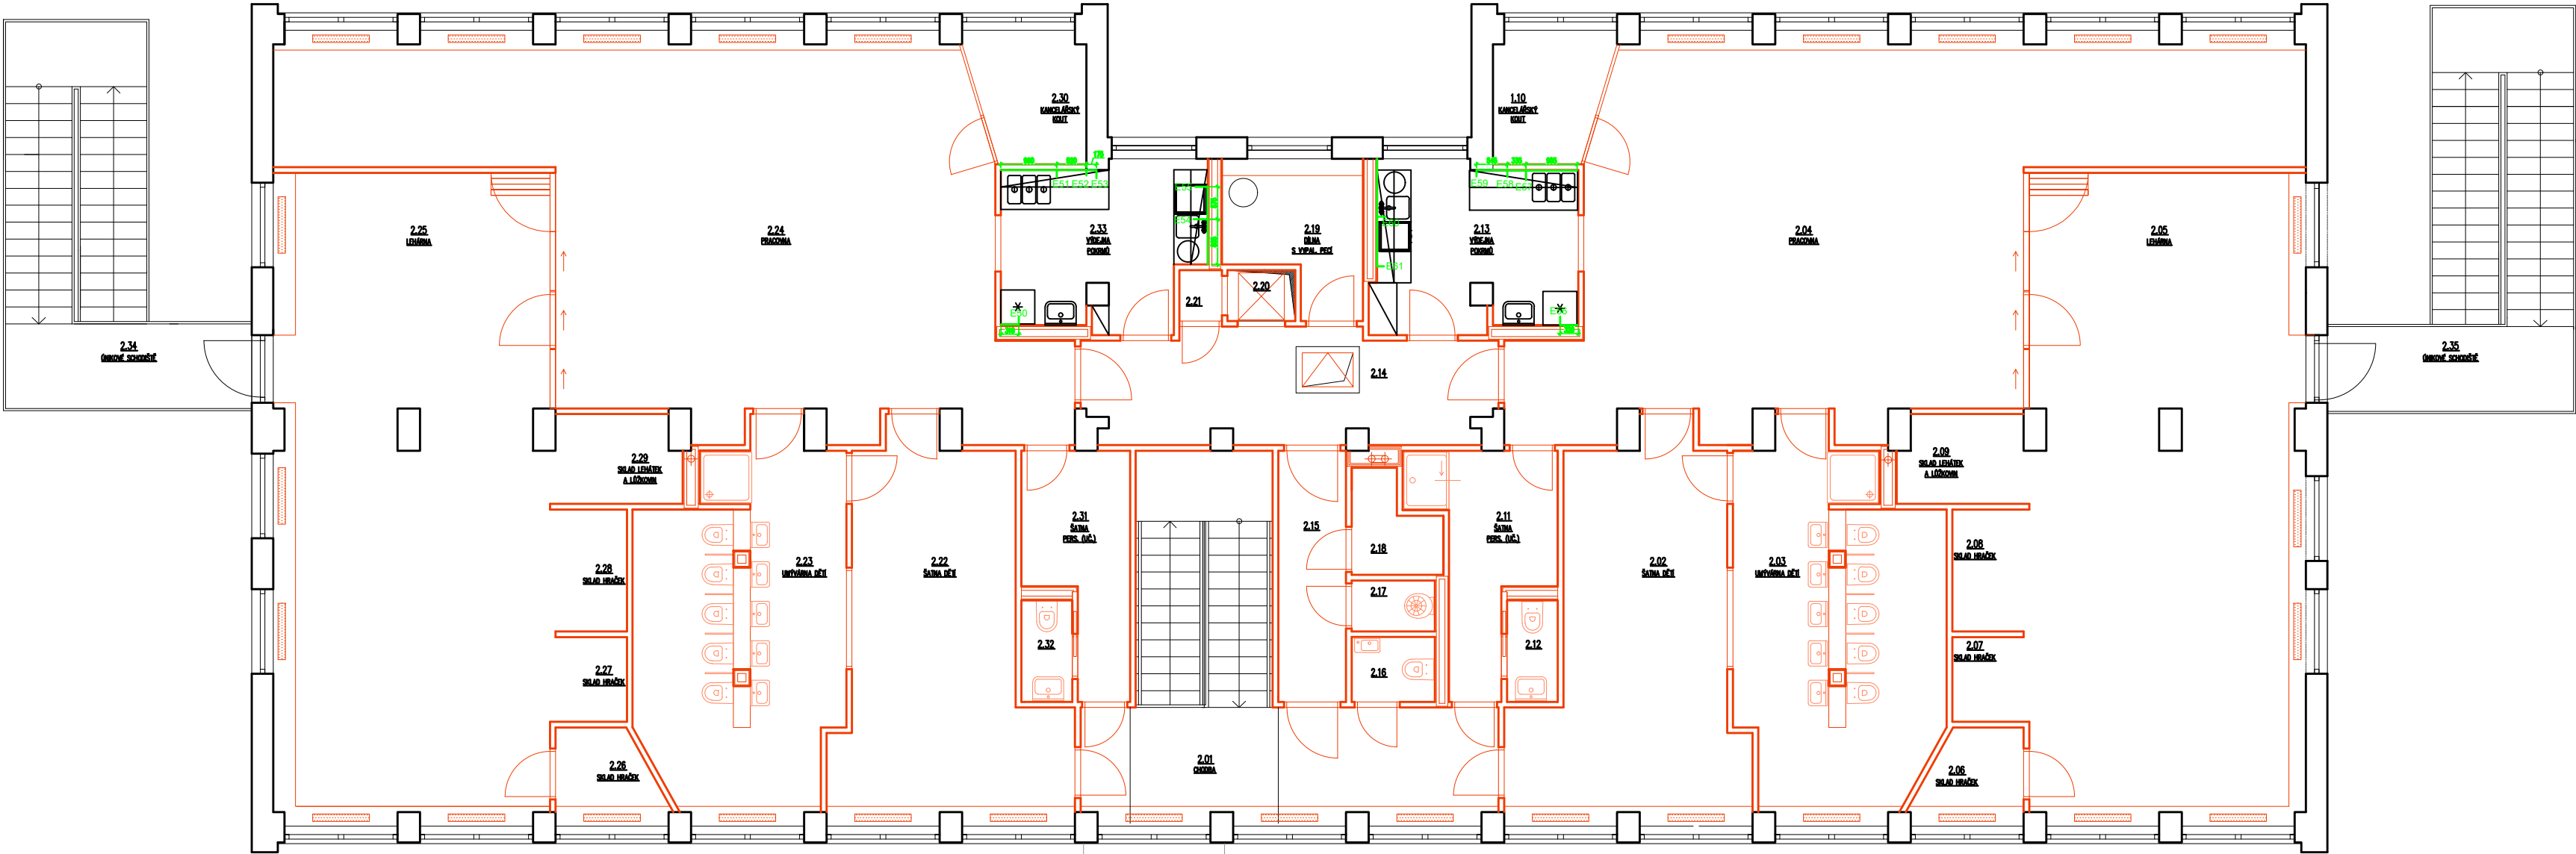

SO.01 - MŠ MICHALOVA

LEGENDA MÍSTNOSTÍ 2NP:

Č. M.	NÁZEV MÍSTNOSTI	m²	POVRCHOVÉ ÚPRAVY				POZNÁMKA
			PODLAHY	STĚNY	STROPY / PODHLEDY		
2.01	CHODBA	3,23	R3/R4 PVC	VPC ŠTUK OM.	P4	SDK PODHLED	OMYVATEL. NÁTĚR V. 2,020
2.02	ŠATNA DĚTÍ	22,75	R3 PVC	VPC ŠTUK OM.	P3	AKUSTIC. PODHL.	
2.03	UMÝVÁRNA DĚTÍ	22,72	R6 KER. DLAŽBA	VPC ŠTUK OM.	P5	SDK PODHLED	KER. OBKLAD V. 2,300
2.04	PRACOVNA	67,06	R3 PVC	VPC ŠTUK OM.	P3	AKUSTIC. PODHL.	
2.05	LEHÁRNA	56,42	R3 PVC	VPC ŠTUK OM.	P3	AKUSTIC. PODHL.	
2.06	SKLAD HRAČEK	3,00	R3 PVC	VPC ŠTUK OM.	P4	SDK PODHLED	
2.07	SKLAD HRAČEK	2,04	R3 PVC	VPC ŠTUK OM.	P4	SDK PODHLED	
2.08	SKLAD HRAČEK	2,94	R3 PVC	VPC ŠTUK OM.	P4	SDK PODHLED	
2.09	SKLAD LEHÁTEK A LŮŽKOVIN	3,46	R3 PVC	VPC ŠTUK OM.	P4	SDK PODHLED	
2.10	KANCELÁŘSKÝ KOUT	4,50	R3 PVC	VPC ŠTUK OM.	P4	SDK PODHLED	
2.11	ŠATNA PERSONÁLU (UČITELÉ)	7,38	R3 PVC	VPC ŠTUK OM.	P4/P5	SDK PODHLED	P5 NAD SPRCH. KOUTEM
2.12	WC-PERSONÁL	1,62	R7 KER. DLAŽBA	VPC ŠTUK OM.	P4	SDK PODHLED	KER. OBKLAD V. 2,300
2.13	VÝDEJNA POKRMŮ	10,42	R7 KER. DLAŽBA	VPC ŠTUK OM.	P5	SDK PODHLED	KER. OBKLAD V. 2,300
2.14	CHODBA	13,85	R9 KER. DLAŽBA	VPC ŠTUK OM.	P4	SDK PODHLED	OMYVATEL. NÁTĚR V. 2,020
2.15	CHODBA	5,34	R9 KER. DLAŽBA	VPC ŠTUK OM.	P4	SDK PODHLED	OMYVATEL. NÁTĚR V. 2,020
2.16	WC-VĚŘEJNOST	1,67	R7 KER. DLAŽBA	VPC ŠTUK OM.	P4	SDK PODHLED	KER. OBKLAD V. 2,300
2.17	ÚKLIDOVÁ MÍSTNOST	1,31	R7 KER. DLAŽBA	VPC ŠTUK OM.	P4	SDK PODHLED	KER. OBKLAD V. 2,300
2.18	SKLAD	2,34	R3 PVC	VPC ŠTUK OM.	P4	SDK PODHLED	
2.19	DÍLNA S VYPALOVACÍ PEČÍ	5,78	R9 KER. DLAŽBA	VPC ŠTUK OM.	P4	SDK PODHLED	OMYVATEL. NÁTĚR V. 2,020
2.20	VÝTAHOVÁ ŠACHTA	1,08	-	VPC OM.	-	-	
2.21	STROJOVNA VÝTAHU	0,68	R3 PVC	VPC ŠTUK OM.	P4	SDK PODHLED	
2.22	ŠATNA DĚTÍ	22,75	R3 PVC	VPC ŠTUK OM.	P3	AKUSTIC. PODHL.	
2.23	UMÝVÁRNA DĚTÍ	22,72	R6 KER. DLAŽBA	VPC ŠTUK OM.	P5	SDK PODHLED	KER. OBKLAD V. 2,300
2.24	PRACOVNA	67,06	R3 PVC	VPC ŠTUK OM.	P3	AKUSTIC. PODHL.	
2.25	LEHÁRNA	56,42	R3 PVC	VPC ŠTUK OM.	P3	AKUSTIC. PODHL.	
2.26	SKLAD HRAČEK	3,00	R3 PVC	VPC ŠTUK OM.	P4	SDK PODHLED	
2.27	SKLAD HRAČEK	2,04	R3 PVC	VPC ŠTUK OM.	P4	SDK PODHLED	
2.28	SKLAD HRAČEK	2,94	R3 PVC	VPC ŠTUK OM.	P4	SDK PODHLED	
2.29	SKLAD LEHÁTEK A LŮŽKOVIN	3,46	R3 PVC	VPC ŠTUK OM.	P4	SDK PODHLED	
2.30	KANCELÁŘSKÝ KOUT	4,50	R3 PVC	VPC ŠTUK OM.	P4	SDK PODHLED	
2.31	ŠATNA PERSONÁLU (UČITELÉ)	6,51	R3 PVC	VPC ŠTUK OM.	P4	SDK PODHLED	
2.32	WC-PERSONÁL	1,62	R7 KER. DLAŽBA	VPC ŠTUK OM.	P4	SDK PODHLED	KER. OBKLAD V. 2,300
2.33	VÝDEJNA POKRMŮ	9,84	R7 KER. DLAŽBA	VPC ŠTUK OM.	P5	SDK PODHLED	KER. OBKLAD V. 2,300
2.34	ÚNIKOVÉ SCHODIŠTĚ	20,76	-	OCEL. PLECH	-	-	
2.35	ÚNIKOVÉ SCHODIŠTĚ	20,76	-	OCEL. PLECH	-	-	

hlavní inženýr projektu	Ing. Vít Ševčík	MENHİR PROJEKT Horní 32, 639 00 Brno, tel: 604 200 092
zodpovědný projektant	Dalibor Štastný	
vypracoval	Dalibor Štastný	
investor	Statutární město Brno	
místo stavby	Michalova 2430/2, 628 00 Brno-Líšeň p.č. 7876, 7877, 7878, 7879, 7880, 7881, 7882/1, 7981/1, k.ú. Líšeň	
akce	PŘÍSTAVBA A MODERNIZACE MŠ MICHALOVA: D.1.4.5 POŽADAVKY NA STRAVOVÁNÍ	datum 05/2021
VÝKRESOVÁ ČÁST		formát 630x297
obsah výkresu		č. zakázky 20_021
POŽADAVKY NA ELEKTROINSTALACI 2NP		stupeň DPS
		měřítko 1:100
		číslo výkresu číslo paré
		202