



ZAJIŠŤOVACÍ BETONOVÝ BLOK
 POD PATKOVÉ KOLENO, TVÁRNÁ LITINA DN80
 MĚŘÍTKO 1 : 25

ŘEZ A-A'

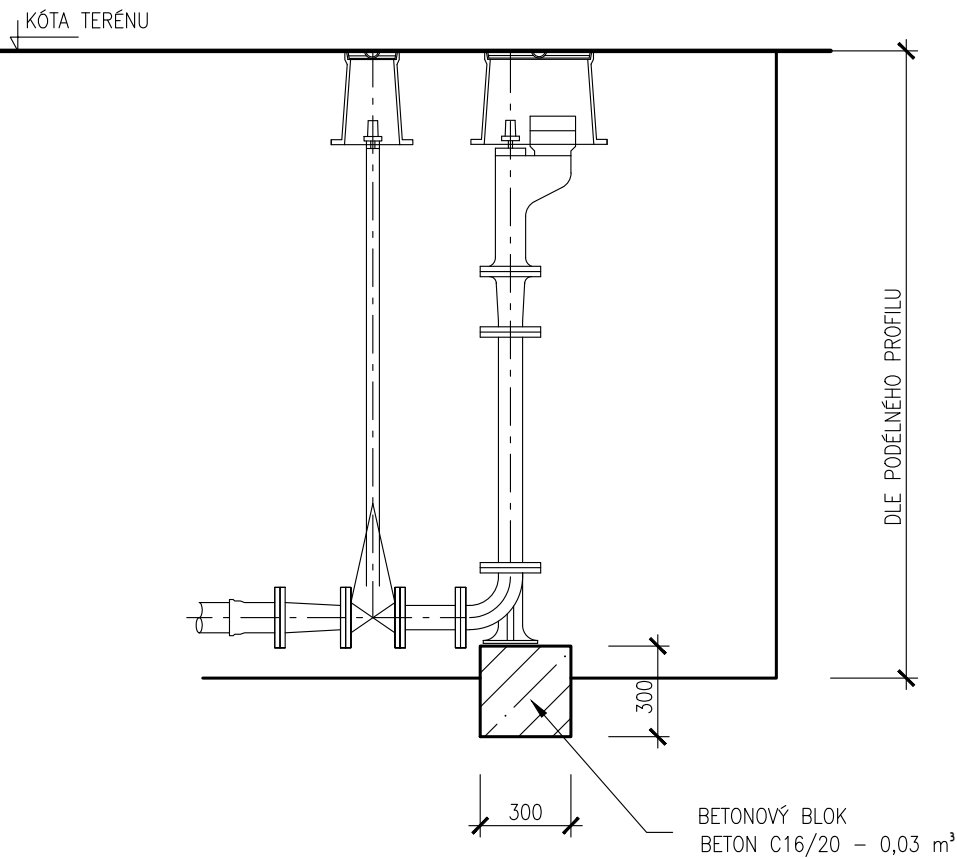

PŮDORYS

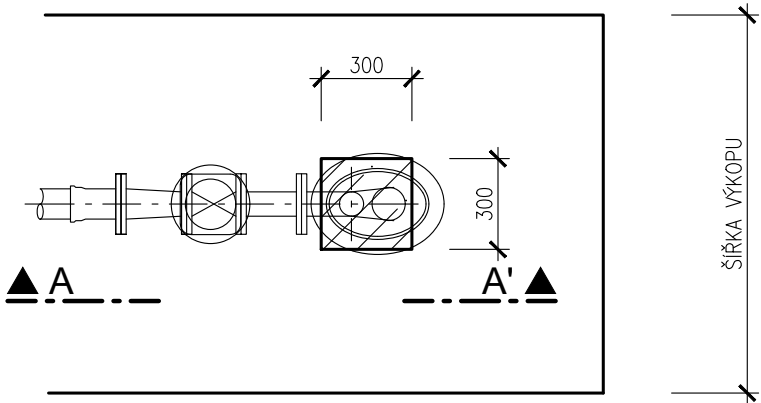

AQUATIS a.s. Botanická 834/56, 602 00 Brno			Tel: +420 541 554 111 Fax: +420 541 211 205	E-mail: info@aquatis.cz http://www.aquatis.cz
Zodpovědný projektant ING. ONDŘEJ PAVLÍK, Ph.D.	Hlavní inženýr projektu ING. ONDŘEJ PAVLÍK, Ph.D.	Vedoucí střediska ING. FILIP KLIMŠA		
Vypracoval ING. JANA NOVÁKOVÁ	Kontroloval ING. FILIP KLIMŠA	Zakázkové číslo 023108A		
Datum PROSINEC, 2023	Stupeň dokumentace DUSP	Název souboru D-05_Beton_blok.dwg		
Akce BRNO, LEITNEROVA IV - REKONSTRUKCE VODOVODU				
Příloha VÝKRES BETONOVÉHO BLOKU				
Měřítko 1 : 25		Číslo přílohy D.05		
Objednatel STATUTÁRNÍ MĚSTO BRNO, V ZASTOUPENÍ: BRNĚNSKÉ VODÁRNY A KANALIZACE, A.S.				

