
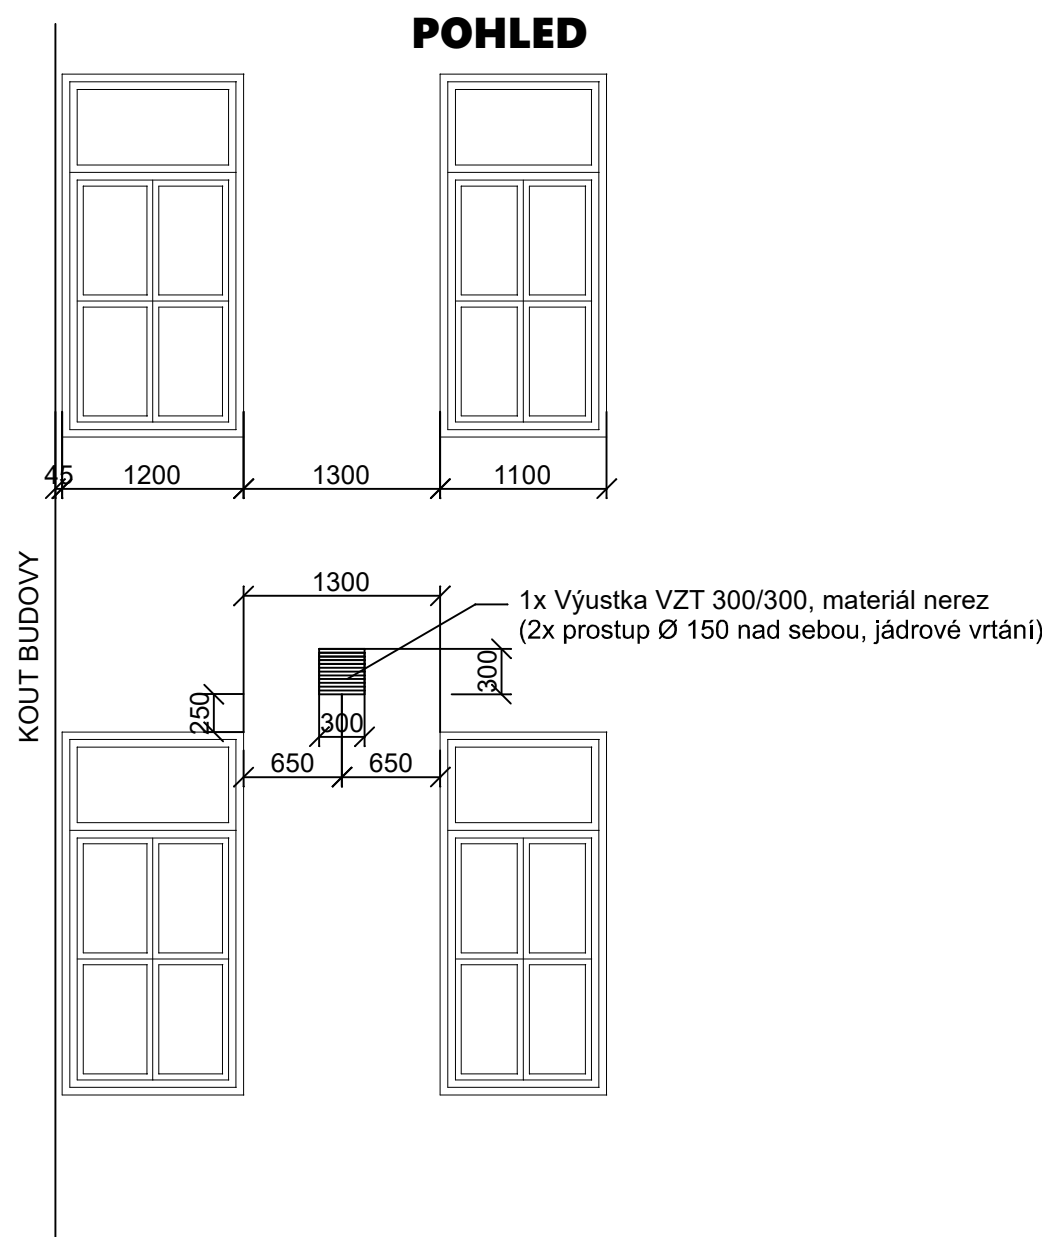


LEGENDA ZNAČENÍ

- DOMOVNÍ VENTILÁTOR VYBAVENÝ ELEKTRICKOU OVLÁDANOU AUTOMATICKOU ŽALUZIÍ NEBO ZPĚTNOU KLAPOUKOU, ČIDLEM VLHKOSTI A ČASOVÝM SPÍNAČEM, KRYTÍ MIN. IPX4, MAX. 30 dB
- FASÁDNÍ MŘÍŽKA SE SÍTKOU PROTI HMYZU
- VZT KOVOVÉ KRUHOVÉ POTRUBÍ O PRŮMĚRU 150 mm, CELKOVÁ DÉLKA 9600 mm
- VZT KOVOVÉ KRUHOVÉ POTRUBÍ O PRŮMĚRU 125 mm, CELKOVÁ DÉLKA 3500 mm
- VZT KOVOVÉ KRUHOVÉ POTRUBÍ O PRŮMĚRU 100 mm, CELKOVÁ DÉLKA 53000 mm
- VZT PŘÍVODNÍ KOVOVÉ KRUHOVÉ POTRUBÍ O PRŮMĚRU 150 mm
- VZT ODVODNÍ KOVOVÉ KRUHOVÉ POTRUBÍ O PRŮMĚRU 150 mm
- 01 NAPOJENÍ NA DIGESTOŘ
- 02 TLUMIČ HLUKU 100/300


ZMĚNA:
ZELENÉ A ČERVENÉ POTRUBÍ VZT + REKUPERAČNÍ JEDNOTKA V MÍSTNOSTI ČÍSLO 3.1.21
NA FASÁDĚ TEDY PŘIBYLY 2 VÝUSTKY (ČERVENÁ A ZELENÁ) - ODTAH A PŘÍVOD PRO REKUPERACI)
MODRÁ VÝUSTKA - STÁVAJÍCÍ ODTAH ZE SOCIÁLNÍCH PROSTORŮ (KOUPELNY, WC)

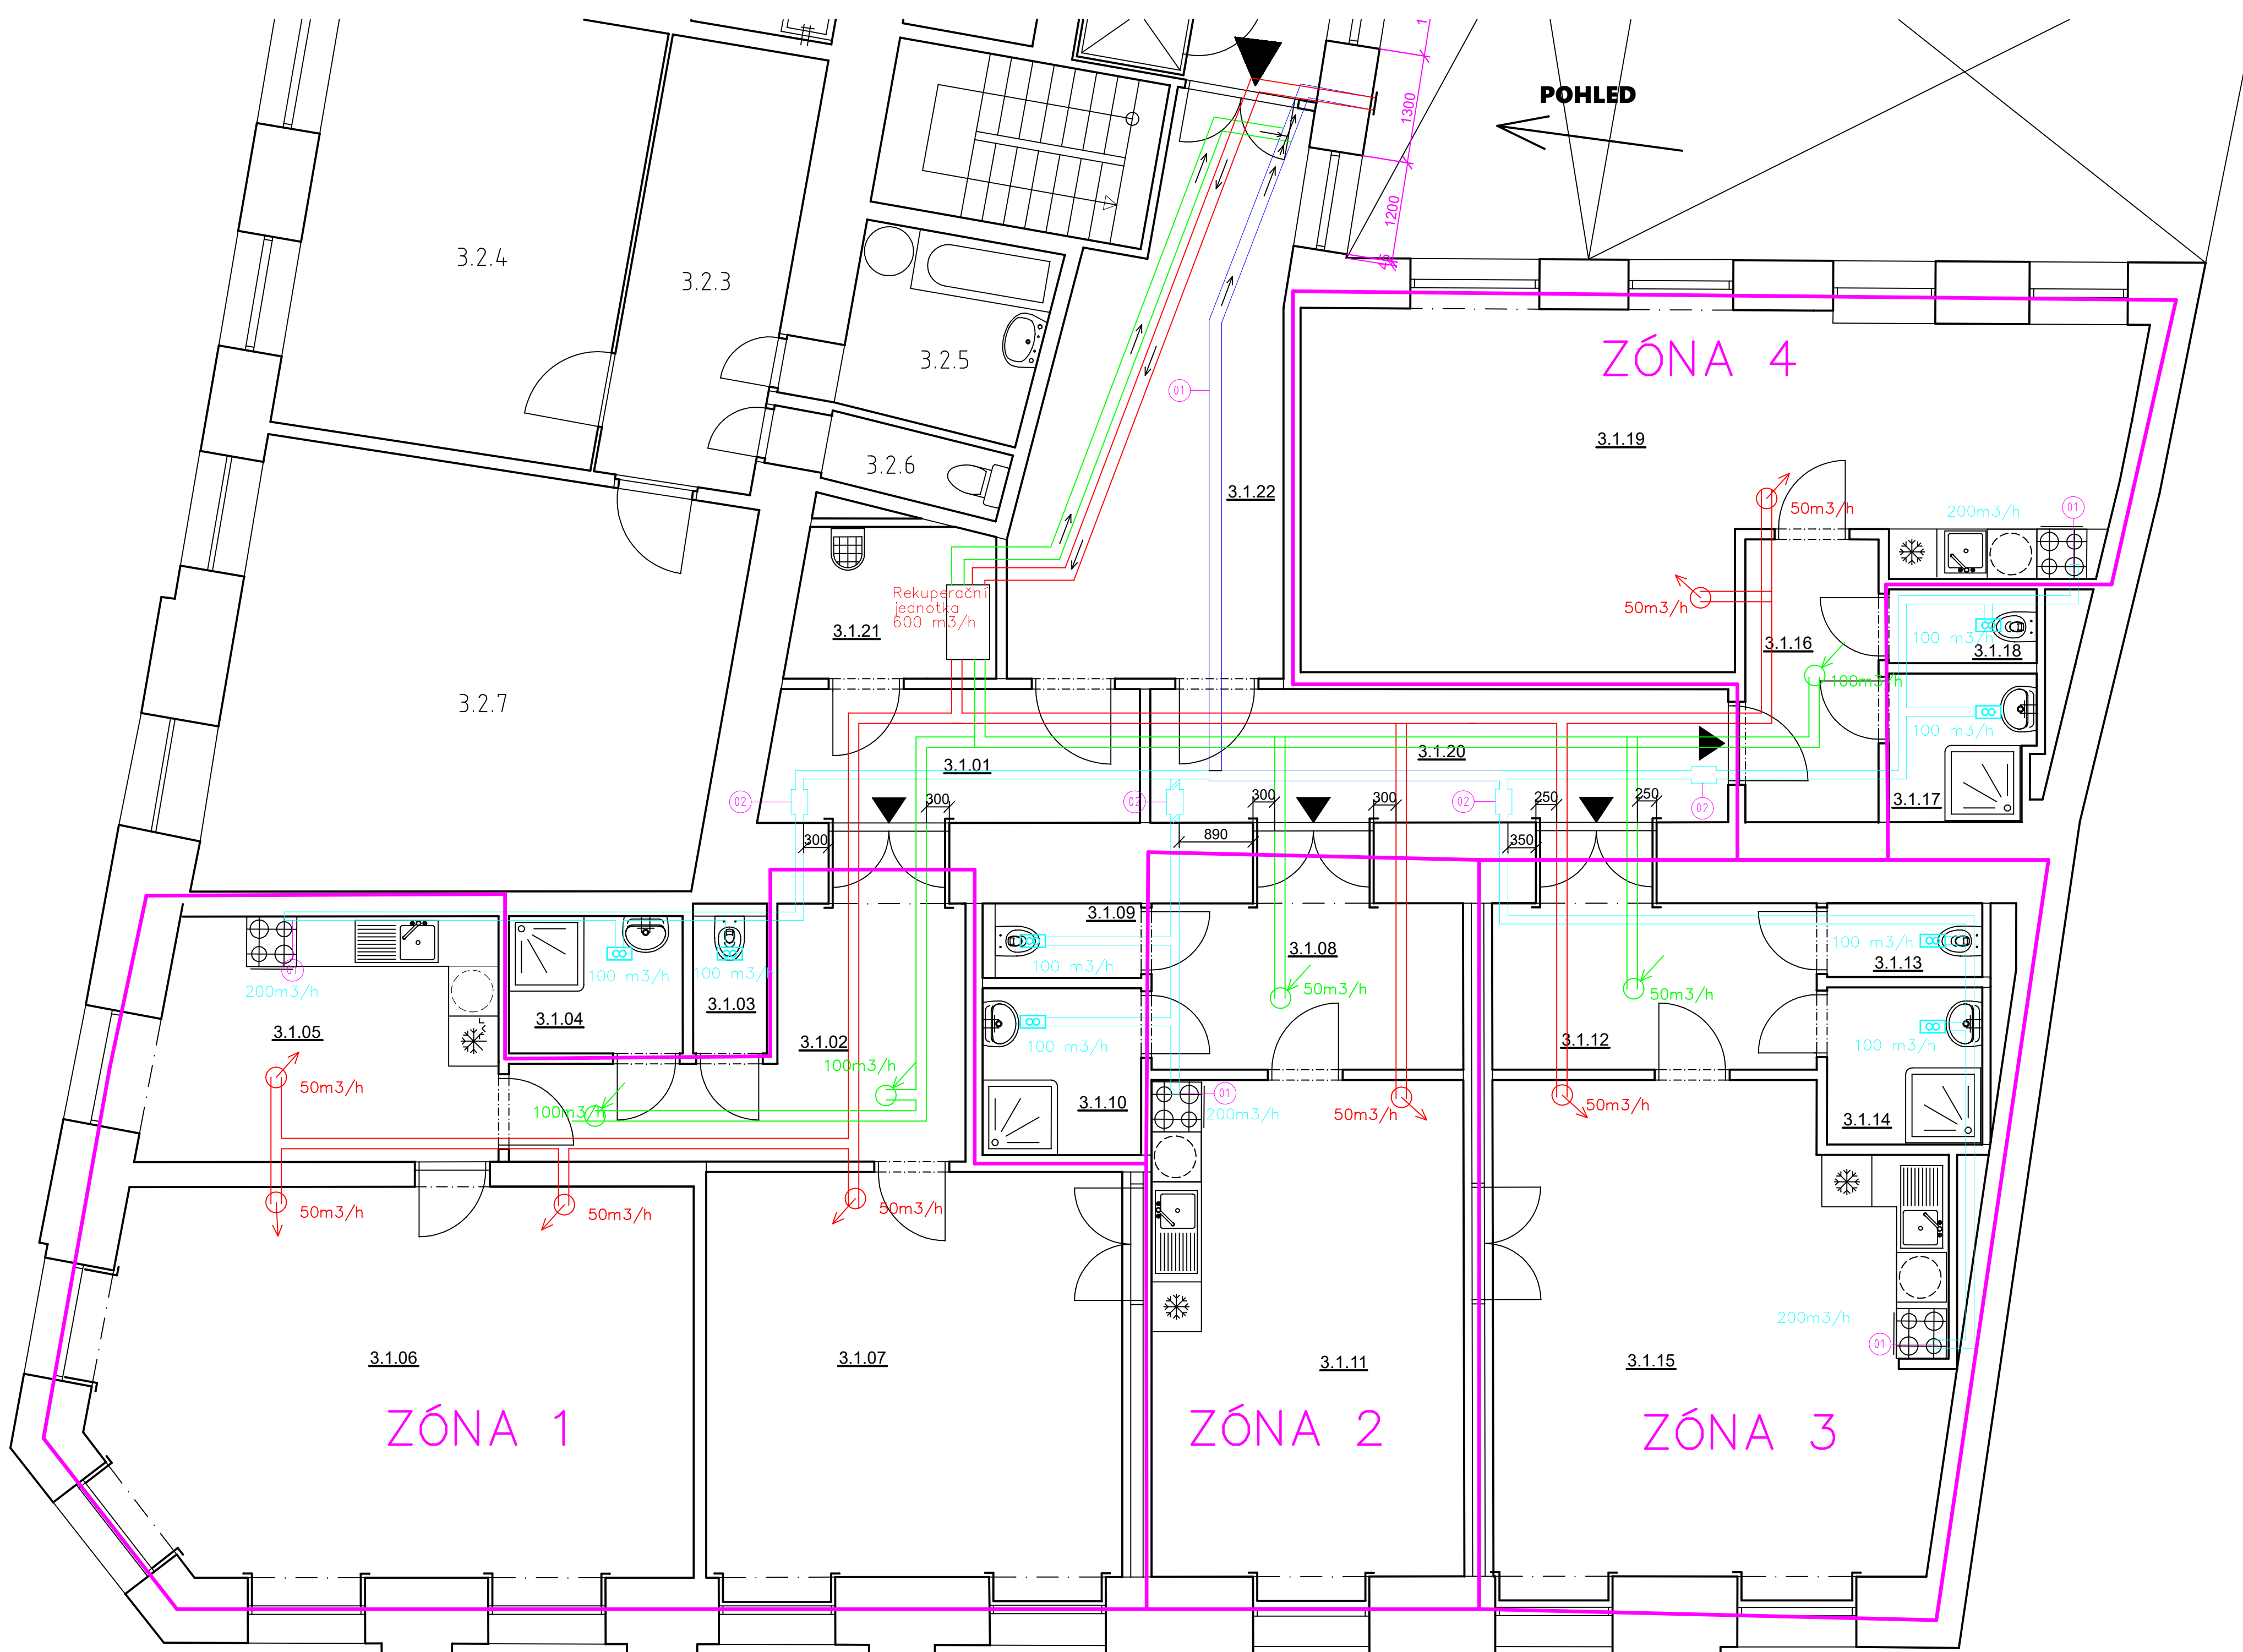

LEGENDA MÍSTNOSTÍ

Č.M.	MÍSTNOST	PL(m2)
3.1.01	Chodba	7,15
3.1.02	Chodba	12,07
3.1.03	WC	1,46
3.1.04	Koupelna	3,75
3.1.05	Kuchyň	13,22
3.1.06	Pokoj	34,44
3.1.07	Pokoj	25,29
3.1.08	Chodba	8,74
3.1.09	WC	1,70
3.1.10	Koupelna	3,82
3.1.11	Pokoj	22,92
3.1.12	Chodba	9,07
3.1.13	WC	1,66
3.1.14	Koupelna	3,52
3.1.15	Pokoj	32,05
3.1.16	Chodba	5,83
3.1.17	Koupelna	2,99
3.1.18	WC	1,58
3.1.19	Pokoj	37,51
3.1.20	Chodba	11,11
3.1.21	Úklid + Tech. místnost	4,35
3.1.22	Chodba	18,68
CELKOVÁ PLOCHA		262,91

A Byt č. 1 B Byt č. 2 C Společné prostory

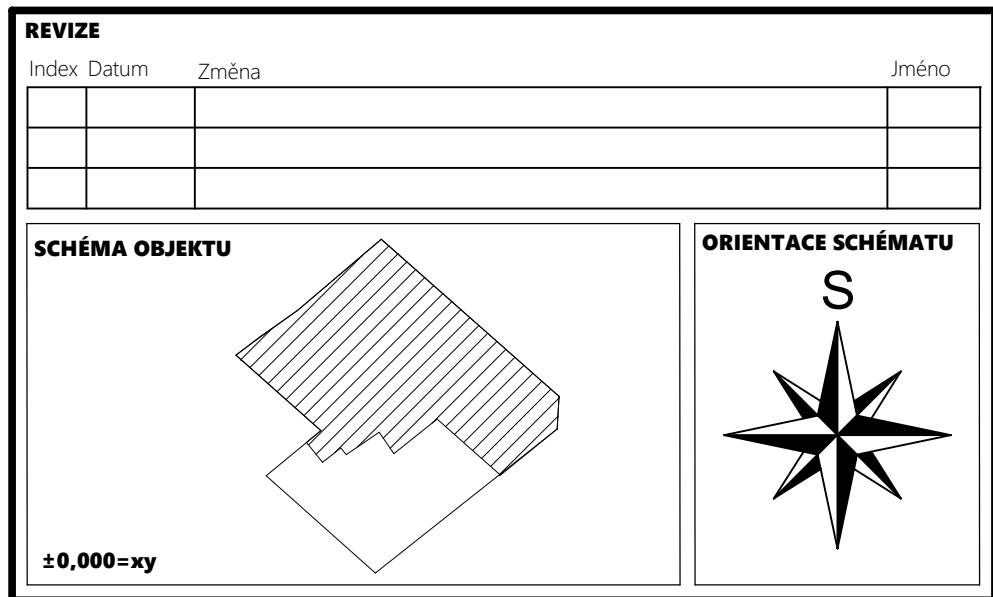

REVIZE Index Datum Změna Jméno	
SCHÉMA OBJEKTU ORIENTACE SCHÉMATU S	
STAVBA UBYTOVACÍ JEDNOTKY - ATELÉRY	
MÍSTO STAVBY Náměstí Svobody 90/19 Zámečnická 90/2 602 00 Brno K.Ú.: Město Brno [610003] OKRES: Brno - město KRAJ: Jihomoravský	
GENERÁLNÍ PROJEKTANT Quality Group s.r.o., Příkop 843/4, 602 00 Brno Č. 08879737, DIČ: CZ08879737 HLAVNÍ INŽENÝR PROJEKTU Ing. Jiří Šoltes, jiri.soltes@qualitygroup.cz, tel.: 736 105 226 ZPRACOVATEL ODBORNÉ ČÁSTI Karel Absolín tel.: 732 481 227 e-mail: karel.absolin@qualitygroup.cz	
STAVEBNÍK - INVESTOR Magistrát města Brna Odbor správy majetku 601 67 Brno, Husova 3 IČO: 44992785 tel.: +420 542 175 017 e-mail: gabriel.petr@brno.cz	
Č. SMLOUVY INVESTORA P-21-032-000 Č. SMLOUVY PROJEKTANTA P-21-032-000	
ODBORNÁ ČÁST Vzduchotechnika OBJEKT SO01	
DATUM 03/2023 PARÉ MĚŘÍTKO 1:50	
NÁZEV DOKUMENTU PŮDORYS 3.NP	
KÓD ELEKTRONICKÉ VERZE DOKUMENTU stavba stupeň část výkres profese název dokumentu revize Ateliéry Brno DPS D.101.08 02 VZT Půdorys 3.NP 00	