


- PŘÍVOD - NOVÉ POTRUBÍ
- ODVOD - NOVÉ POTRUBÍ
- PŘÍVOD - STÁVAJÍCÍ POTRUBÍ
- ODVOD - STÁVAJÍCÍ POTRUBÍ
- PŘÍVOD - DEMONTÁŽE
- ODVOD - DEMONTÁŽE

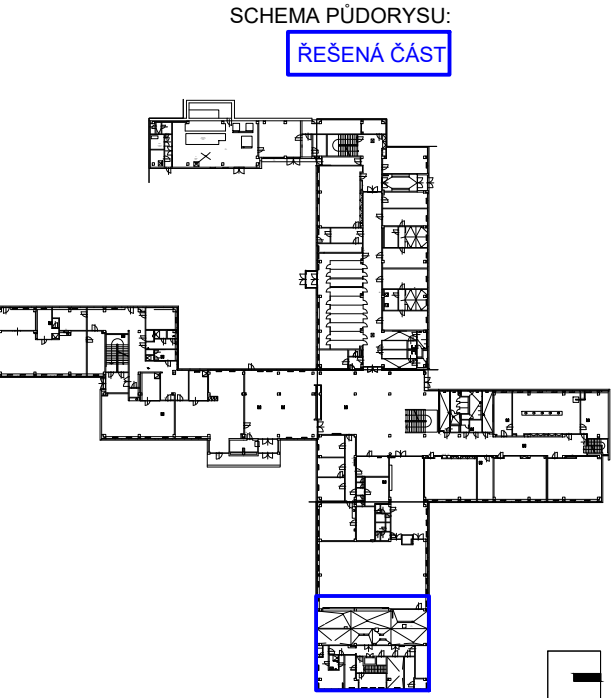

I. FÁZE1.4c - VZT			ing. Jaroslav BREŠTÍČ vzduchotechnika Vězeňská 50 602 41 Proskovky tel. 602 531 415 e-mail: jbrestitc@seznam.cz	
±0,000= 220,15 BPV			<b>PAM ARCH</b> kancelář : Ječná 29a, 621 00 Brno info@pamarch.cz, http://www.pamarch.cz tel. +420 775 377 554	
Zodpovědný projektant	Hlavní inženýr projektu	Vypracoval		
Ing. Jaroslav Brestič	Ing. arch. Olena Slawinski	Ing. Jaroslav Brestič		
Stavebník: Statutární město Brno Městská část Brno-Komín, Vavřínecká 733/15, 624 00 Brno			Formát	900X420
Místo stavby: Pastviny 70, 624 00 Brno-Komín			Datum	11/2022
Název stavby: Rekonstrukce kuchyně a jídelny ZŠ Pastviny, Brno-Komín			Účel dokumentace:	DSP, DPS
			Číslo zakázky:	1314
Stavební objekt: SO 01			D.1c - VZT	
Obsah: VZDUCHOTECHNIKA PŮDORYS 1.PP - NOVÝ STAV			Měřítko: 1 : 50	Číslo výkresu: 1.4c.101