 


LEGENDA MÍSTNOSTÍ


Č. MÍST.	NÁZEV MÍSTNOSTI	PLOŠHA m²	PODLAHA
101	ATRIUM	18,96	
102	CHODBA	48,14	
103	OSĚTOVNÁ ODDĚLENÍ I	22,13	
104	KOUPELNA	2,92	
105	ZÁDVEŘÍ	3,80	
106	KOMORA	0,95	
107	DVOULŮŽKOVÝ POKOJ	11,05	
108	KOMORA	2,18	
109	CHODBA	2,70	
110	TRÍLŮŽKOVÝ POKOJ	21,86	
111	KOMORA	0,67	
112	ZÁDVEŘÍ	4,57	
113	KOUPELNA	2,92	
114	CHODBA	22,13	KERAMICKÁ DIAŽBA + SOKL
115	NEOBSAŽENO	–	
116	NEOBSAŽENO	–	
117	NEOBSAŽENO	–	
118	DVOULŮŽKOVÝ POKOJ	11,05	
119	KOMORA	2,18	
120	CHODBA	2,70	
121	TRÍLŮŽKOVÝ POKOJ	21,86	
122	KOMORA	0,67	
123	ZÁDVEŘÍ	4,57	
124	KOUPELNA	2,92	
125	SCHODIŠTĚ	4,33	
126	VÝTAH	5,74	
127	VÝTAH	7,02	
128	KANCELÁŘ ŘEDITELE	20,38	
129	KOUPELNA	2,88	
130	ZÁDVEŘÍ	3,80	
131	KOMORA	0,95	
132	DVOULŮŽKO VÝPOKOJ	10,20	
133	KOMORA	2,18	
134	CHODBA	2,70	
135	TRÍLŮŽKOVÝ POKOJ	20,11	
136	KOMORA	0,67	

LEGENDA EPS

STÁVAJÍCÍ



NAVŘEZENÉ

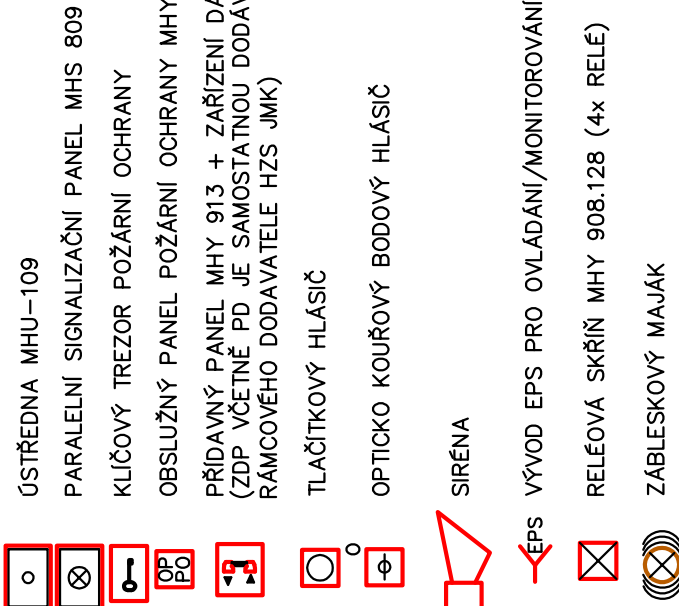

PŘÍSTAVBA EVAKUAČNÍHO
LŮŽKOVÉHO VÝTAHU

ODVĚTRÁVACÍ MŘÍŽKA
PRO ODVĚTRÁNÍ CHŮC

POKRAČOVÁNÍ NA
STÁVAJÍCÍ HLASIČOVOU
LINKU

VZT CHŮC
01.03

OSTRANĚNÍ DVEŘÍ
A DOZDĚNÍ ČÁSTI OTVORU

POŽÁRNÍ UZÁVĚR-
VÝTAHU

Napojit na
stávající hlasičovou
linku

VZT výp.
01.01

STÁVAJÍCÍ TLAKOVÝ
CENTRÁL
STOP A TOTAL
STOP

KLÍČOVÝ TREZOR
-PŘELOŽENÍ STÁVAJÍCÍCH
PRVKŮ NA FASÁDĚ
-OZNAČENÍ OBJEKTU
-ZVONKOVÝ PANEL
-OSVĚTLENÍ
-SLP ČIDLA A KAMERY

STÁVAJÍCÍ VENKOVNÍ
SCHODIŠTĚ

Číslování hlásičů:



Číslování výstupů:



NÁZEV STAVBY:
**PŘÍSTAVBA POŽÁRNÍHO SCHODIŠTĚ,
VÝTAHU A STAVEBNÍ ÚPRAVY
OBJEKTU DOMOVA PRO SENIORY,
KOSMONAUTŮ 21, BRNO**

MÍSTO STAVBY:
ulice KOSMONAUTŮ 548/21, BRNO, PARC. Č. 1981, 2479/1, 2477/2,
2477/5, K.Ú. STARÝ LÍSKOVEC

STAVEBNÍK:
DOMOV PRO SENIORY KOSMONAUTŮ
PŘÍSPĚVKOVÁ ORGANIZACE
ulice KOSMONAUTŮ 548/21
625 00 BRNO - STARÝ LÍSKOVEC

PROJEKTANT:
BC. PETR VÍTEK
Alexa-projekt s.r.o.
Projekt smluvních rozvodů
Stav: Měřičem 100% a, Změna 0% do Brna
Kontaktní osoba: Petr Vítek
Tel: 541 218 999

AUTORIZACE:
ING. MIROSLAV ROZEHNAL, č. a. 1006198

STUPEŇ:
PROJEKTOVÁ DOKUMENTACE PRO STAVEBNÍ ŘÍZENÍ

DATUM:
ČERVEN, 2018

ODDL:
D.1.4.c TECHNIKA PROSTŘEDÍ STAVEB EL. KOMUNIKACE

VÝKRES:
PŮDORYS 1.NP

NÁVRH

ČÍSLO VÝKRESU:
03 MĚŘÍTKO:
1:100