



VYBRANÉ ČÁSTI PŮDORYSŮ
M1:50

TYPOVÉ STAVEBNÍ ÚPRAVY Č.2

KANALIZACE

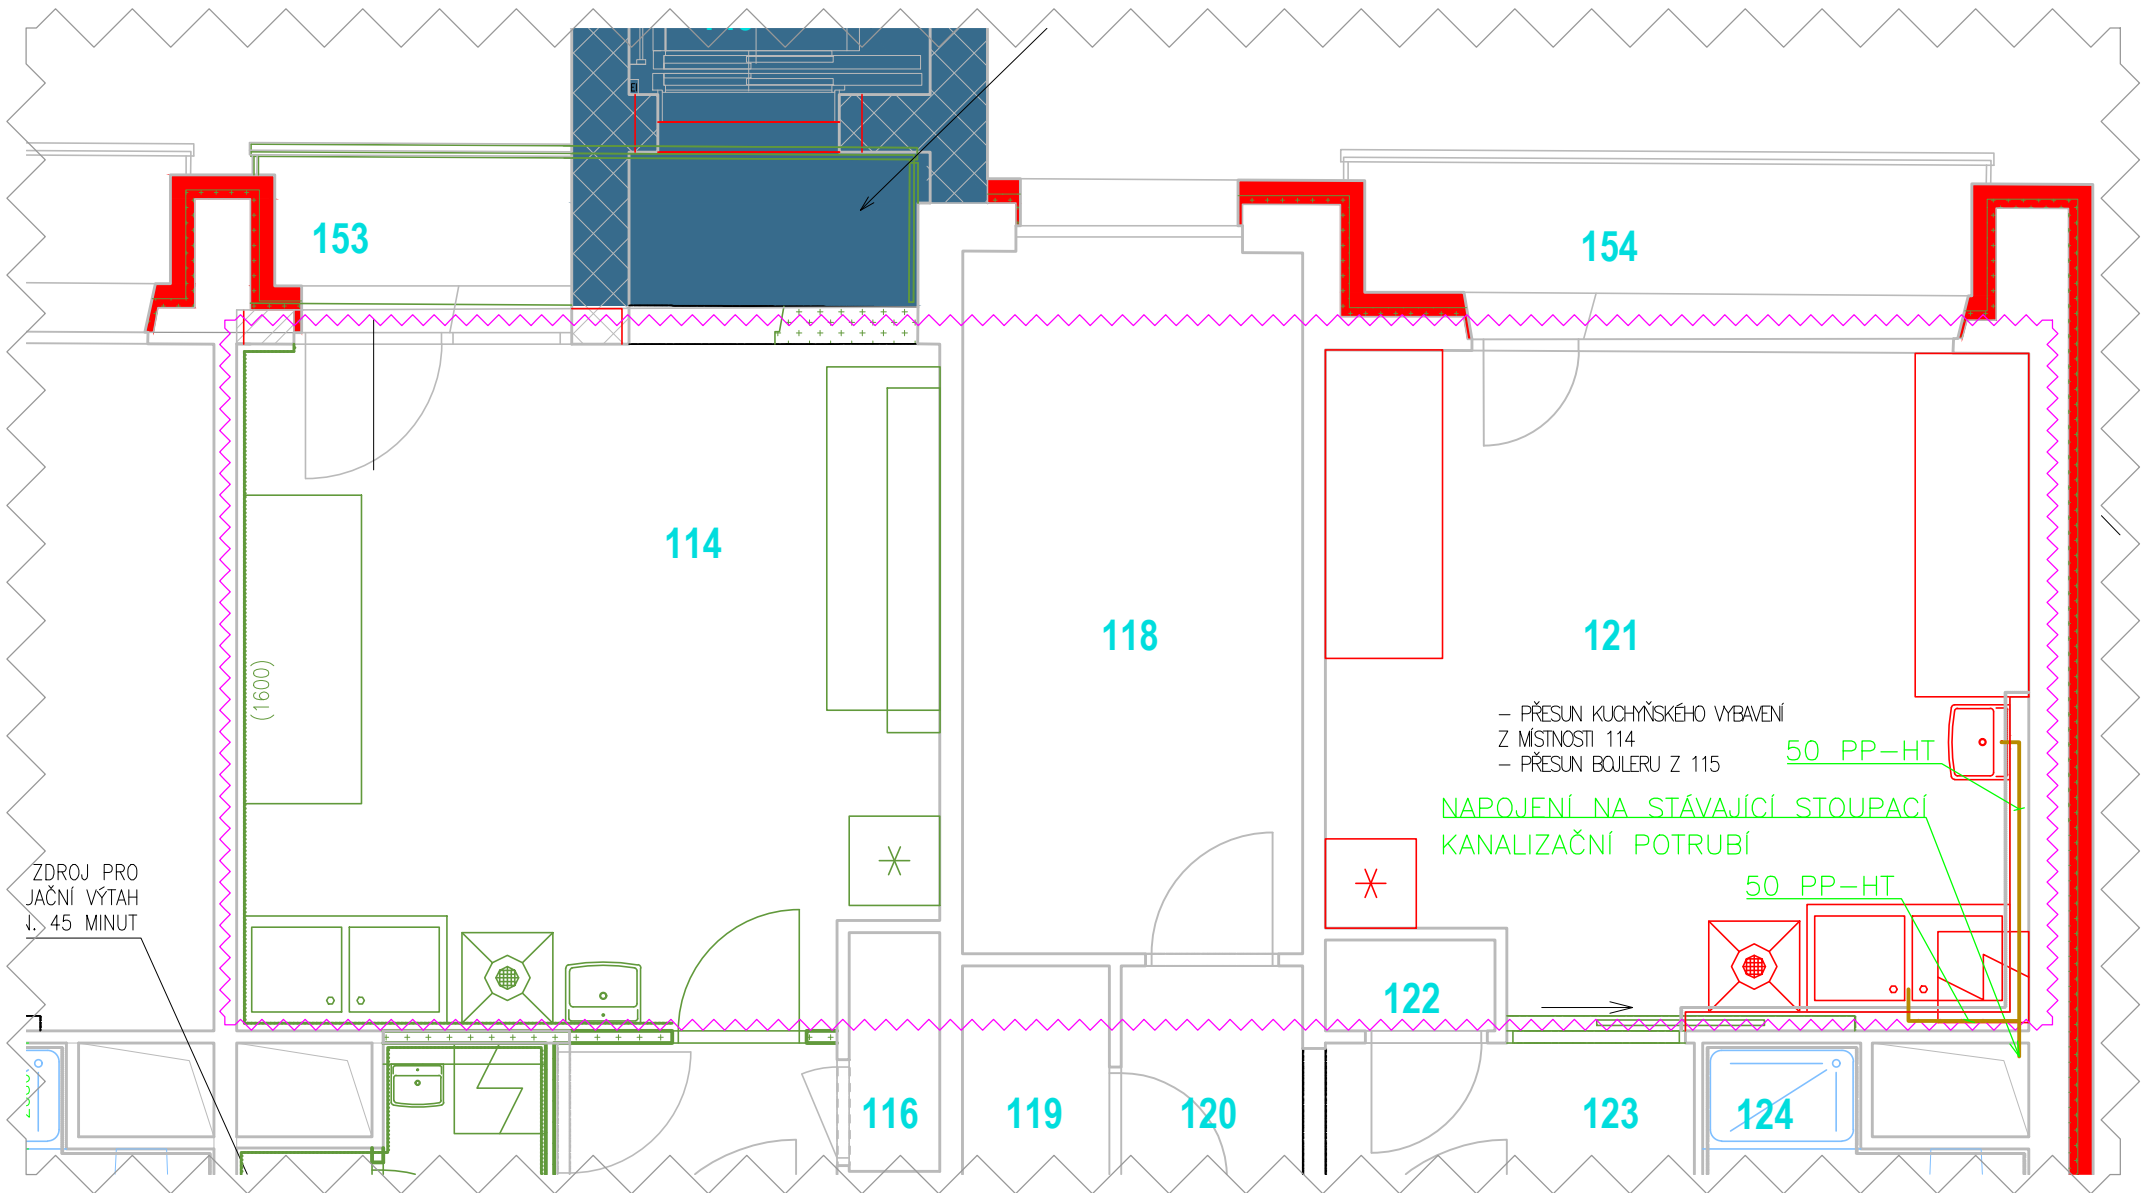

VODOVOD

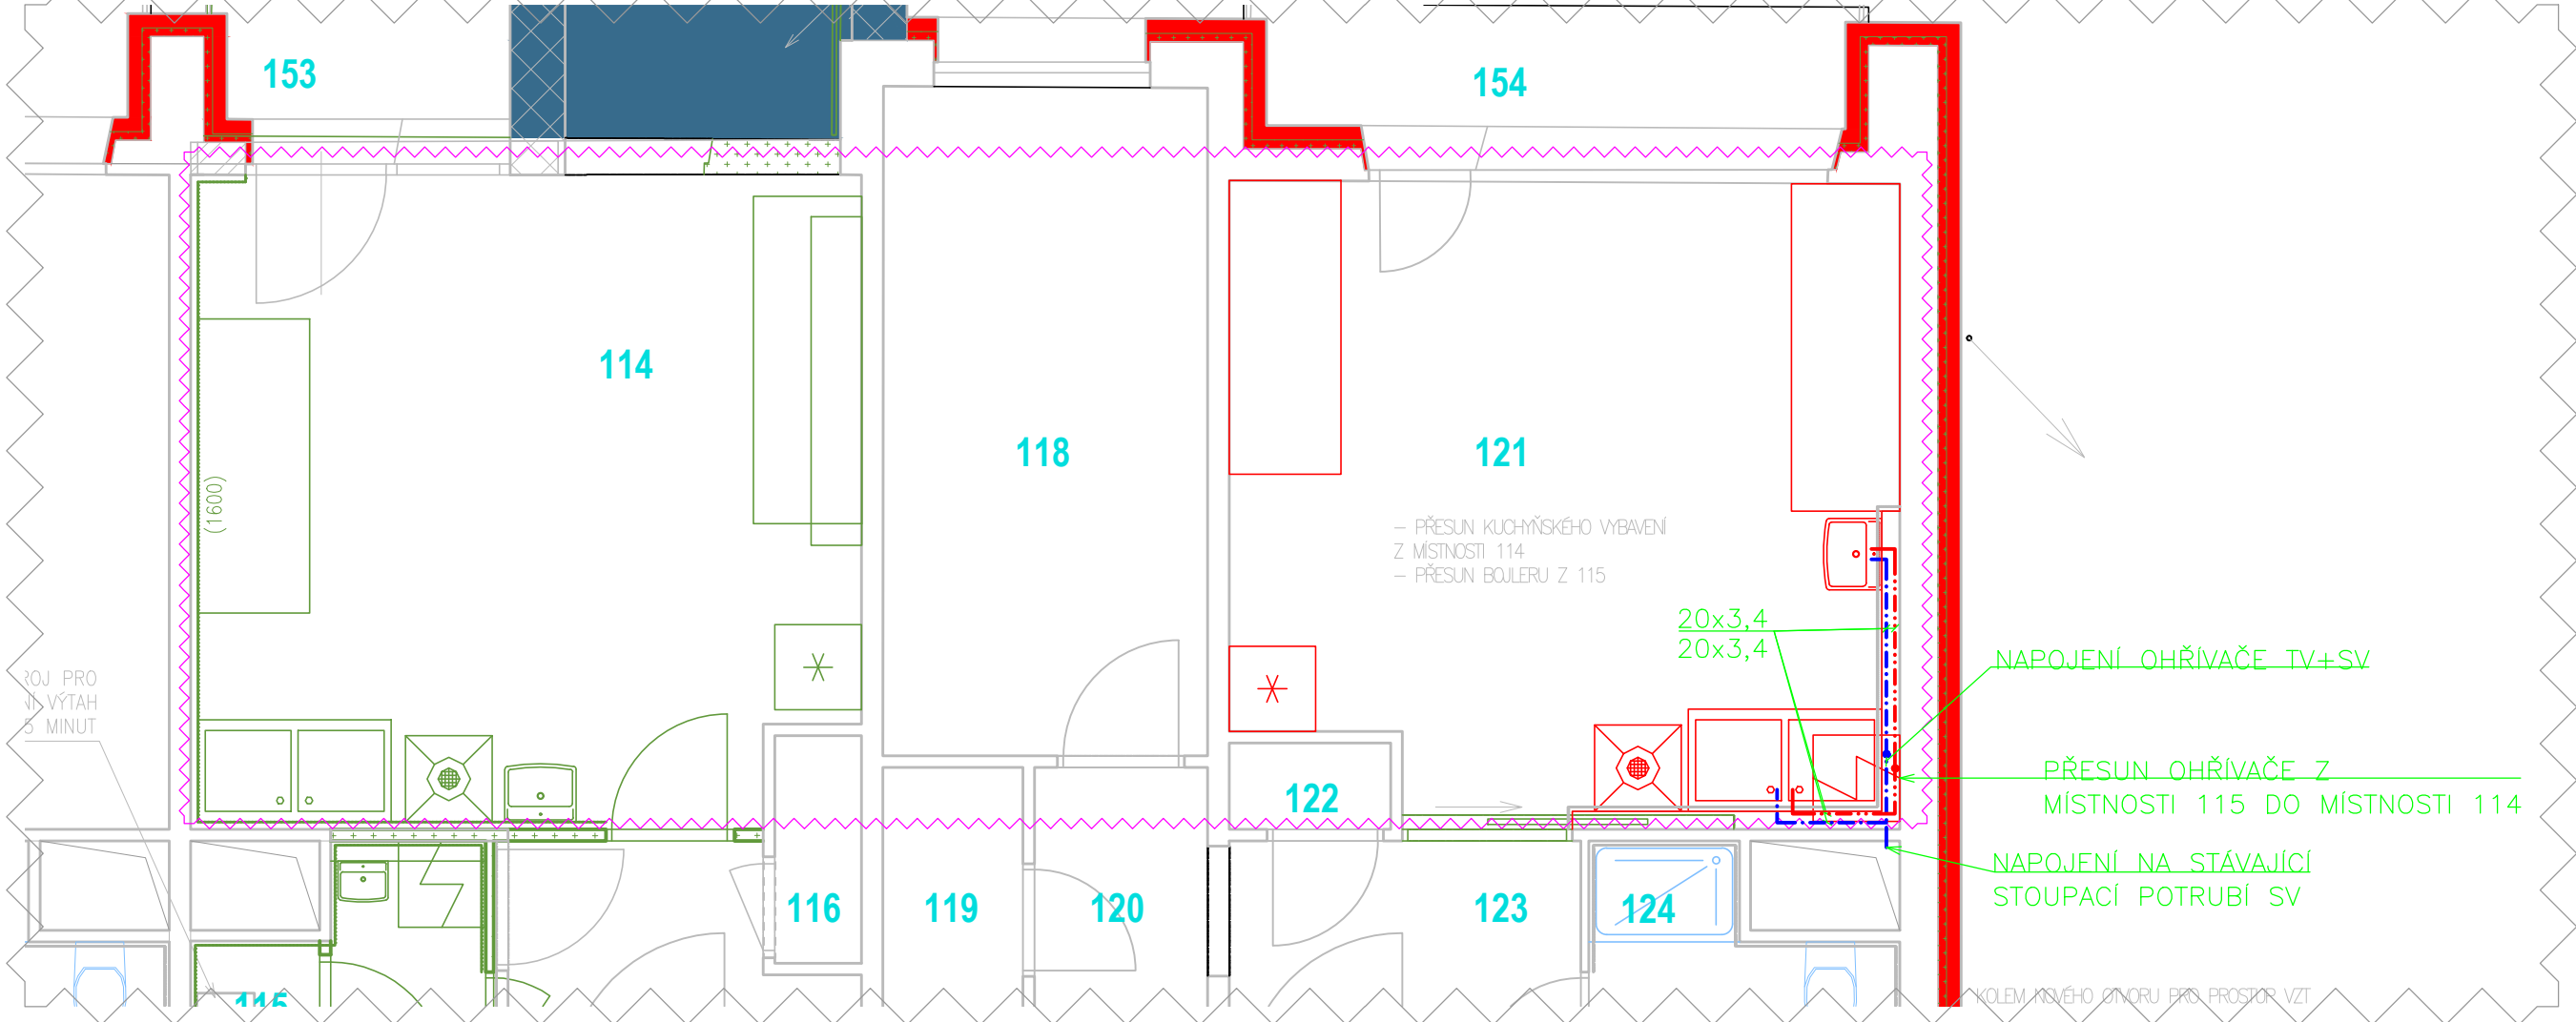

POPIS U STAVEBNÍCH ÚPRAV:

- DEMONTÁŽE:
- UMYVADOVÁ BATERIE S UMYVADLEM BUDOU DEMONTOVÁNY
 - KUCHYŇSKÝ DVOJDŘEŽ S BATERIÍ BUDOU DEMONTOVÁNY
 - OHŘÍVAČ BUDE DEMONTOVÁN
 - KUCHYŇSKÝ NÁBYTEK BUDE DEMONTOVÁN

- MONTÁŽNÍ PRÁCE:
- VYBAVENÍ Z MÍSTNOSTI 114 BUDE PŘESUNUTI DO MÍSTNOSTI 121
- UMYVADOVÁ BATERIE S UMYVADLEM BUDOU UMÍSTĚNY A NAMONTOVÁNY
 - KUCHYŇSKÝ DVOJDŘEŽ S BATERIÍ BUDE UMÍSTĚN A NAMONTOVÁN
 - OHŘÍVAČ BUDE UMÍSTĚN A NAMONTOVÁN

VÝPIS MÍSTNOSTÍ, KDE SE PROVÁDÍ TYTO ZMĚNY:

- V 1NP
- 114, 121
- V 5NP
- 514, 521

LEGENDA ZNAČENÍ:

- STÁVAJÍCÍ STĚNY INSTALAČNÍHO JÁDRA
- NOVÉ STĚNY INSTALAČNÍHO JÁDRA
- BOURANÍ STÁVAJÍCÍCH STĚN
- ŘEŠENÁ OBLAST

LEGENDA ZNAČENÍ POTRUBÍ:

- VODOVOD – STUDENÁ VODA
- VODOVOD – TEPLÁ VODA
- KANALIZACE – PŘIPOJOVACÍ POTRUBÍ

POZNÁMKY:

- TATO DOKUMENTACE JE AUTORSKÝM DÍLEM A MŮŽE BÝT UŽITA VÝHRADNĚ K ÚČELU V NÍ UVEDENÉM A SMLUVNĚ DOHODNUTÉMU MEZI AUTOREM A OBJEDNATELEM
- KONKRÉTNÍ TYPY ZAŘÍZENÍ BUDOU UPŘESNĚNY V PRŮBĚHU VÝBĚROVÉHO ŘÍZENÍ A PROVÁDĚNÍ STAVBY NA ZÁKLADĚ TECHNICKÝCH PARAMETRŮ A POŽADAVKŮ INVESTORA
- PŘED REALIZACÍ NUTNO OVĚŘIT STÁVAJÍCÍ ROZVODY VODY V MÍSTECH NAPOJENÍ NOVÝCH ROZVODŮ, PŘI ZMĚNÁCH (PO ODHALENÍ STÁVAJÍCÍCH ROZVODŮ), PŘIZVAT PROJEKTANTA K UPŘESNĚNÍ ŘEŠENÍ
- ROZVODY ZTI KOORDINOVAT S OSTATNÍMI PROFESEMI
- ODPADY BUDOU ZPRACOVÁNY DLE ZÁKONA č.541/2020 Sb.
- PŘI REALIZACI JE NUTNO POSTUPOVAT V SOULADU DLE TECHNICKÝCH LISTŮ, MONTÁŽNÍCH LISTŮ VÝROBCE JEDNOTLIVÝCH NAVRŽENÝCH POTRUBÍ, ZAŘÍZENÍ APOD.

HLAVNÍ PROJEKTANT: ENERGY BENEFIT CENTRE		Energy Benefit Centre a.s. Křenova 438/3, 160 00 Praha 6 tel.: +420 270 003 300 e-mail: kontakt@energy-benefit.cz internet: www.energy-benefit.cz		Zodpovědný projektant: Ing. Jan Košněr Ph.D.	
PROJEKT: PŘÍSTAVBA POŽÁRNÍHO SCHODIŠTĚ, VÝTAHU A STAVEBNÍ ÚPRAVY OBJEKTU DOMOVA PRO SENIORY, KOSMONAUTŮ 21, BRNO		Vypracoval: Ondřej Kadlček		razítka a podpis	
STAVEBNÍK: Statutární město Brno Dominikánské náměstí 196/1, Brno-město, 602 00 Brno		Zakázkové číslo: 200136		Paré:	
ČÁST, PROFESE: ZDRAVOTNĚ TECHNICKÉ INSTALACE		Datum: 12/2021		Část: D.1.4	
VÝKRES: PŮDORYS - VYBRANÁ ČÁST - TYPOVÉ STAVEBNÍ ÚPRAVY Č.2		Č. výkres.: 07		Formát: 6 x A4	
				Měřítko: 1:50	
				Změna: 00	