


# VYBRANÉ ČÁSTI PŮDORYSŮ

M1:50

## TYPOVÉ STAVEBNÍ ÚPRAVY Č.3

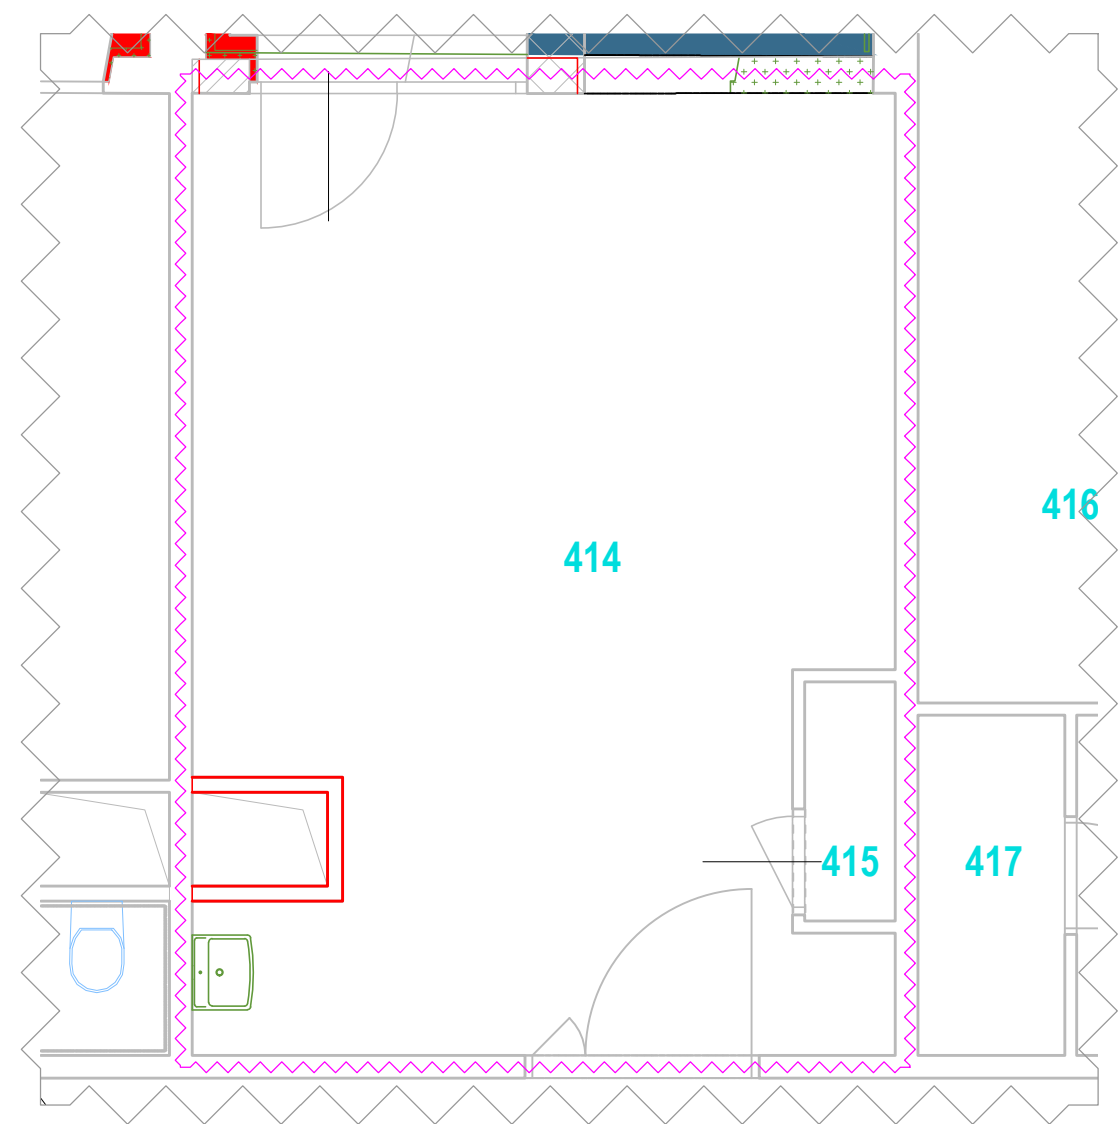

- LEGENDA ZNAČENÍ:
- STÁVAJÍCÍ STĚNY INSTALAČNÍHO JÁDRA
  - NOVÉ STĚNY INSTALAČNÍHO JÁDRA
  - BOURÁNÍ STÁVAJÍCÍCH STĚN
  - ŘEŠENÁ OBLAST

### POPIS U STAVEBNÍCH ÚPRAV:

DEMONTÁŽE:  
– UMYVADLOVÁ BATERIE S UMYVADLEM BUDOU DEMONTOVÁNY

MONTÁŽNÍ PRÁCE:  
–

### VÝPIS MÍSTNOSTÍ, KDE SE PROVÁDÍ TYTO ZMĚNY:

V 4NP  
– 414

### POZNÁMKY:

- TATO DOKUMENTACE JE AUTORSKÝM DÍLEM A MŮŽE BÝT UŽITA VÝHRADNĚ K ÚČELU V NÍ UVEDENÉM A SMLUVNĚ DOHODNUTÉMU MEZI AUTOREM A OBJEDNATELEM
- KONKRÉTNÍ TYPY ZAŘÍZENÍ BUDOU UPŘESNĚNY V PRŮBĚHU VÝBĚROVÉHO ŘÍZENÍ A PROVÁDĚNÍ STAVBY NA ZÁKLADĚ TECHNICKÝCH PARAMETRŮ A POŽADAVKŮ INVESTORA
- PŘED REALIZACÍ NUTNO OVĚŘIT STÁVAJÍCÍ ROZVODY VODY V MÍSTECH NAPOJENÍ NOVÝCH ROZVODŮ, PŘI ZMĚNÁCH (PO ODHALENÍ STÁVAJÍCÍCH ROZVODŮ), PŘIZVAT PROJEKTANTA K UPŘESNĚNÍ ŘEŠENÍ
- ROZVODY ZTI KOORDINOVAT S OSTATNÍMI PROFESEMI
- ODPADY BUDOU ZPRACOVÁNY DLE ZÁKONA č.541/2020 Sb.
- PŘI REALIZACI JE NUTNO POSTUPOVAT V SOULADU DLE TECHNICKÝCH LISTŮ, MONTÁŽNÍCH LISTŮ VÝROBCE JEDNOTLIVÝCH NAVRŽENÝCH POTRUBÍ, ZAŘÍZENÍ APOD.

#### HLAVNÍ PROJEKTANT:



Energy Benefit Centre a.s.  
Křenova 438/3, 160 00 Praha 6  
tel.: +420 270 003 300  
e-mail: kontakt@energy-benefit.cz  
internet: www.energy-benefit.cz

#### Zodpovědný projektant:

Ing. Jan Košněr Ph.D.

#### Vypracoval:

Ondřej Kadlček

#### PROJEKT:

**PRÍSTAVBA POŽÁRNÍHO SCHODIŠTĚ, VÝTAHU A STAVEBNÍ ÚPRAVY OBJEKTU DOMOVA PRO SENIORY, KOSMONAUTŮ 21, BRNO**

#### STAVEBNÍK:

**Statutární město Brno  
Dominikánské náměstí 196/1, Brno-město, 602 00 Brno**

#### ČÁST, PROFESE:

**ZDRAVOTNĚ TECHNICKÉ INSTALACE**

#### VÝKRES:

**PŮDORYS - VYBRANÁ ČÁST - TYPOVÉ STAVEBNÍ ÚPRAVY Č.3**

razítko a podpis

Zakázkové číslo:

**200136**

Paré:

Datum:

**12/2021**

Část:

**D.1.4ZPDS**

Stupeň:

**00**

Změna:

Č.výkr.:

**08**

Formát:

**2 x A4**

Měřítko:

**1:50**