



VYBRANÉ ČÁSTI PŮDORYSŮ  
M1:50

TYPOVÉ STAVEBNÍ ÚPRAVY Č.5

KANALIZACE

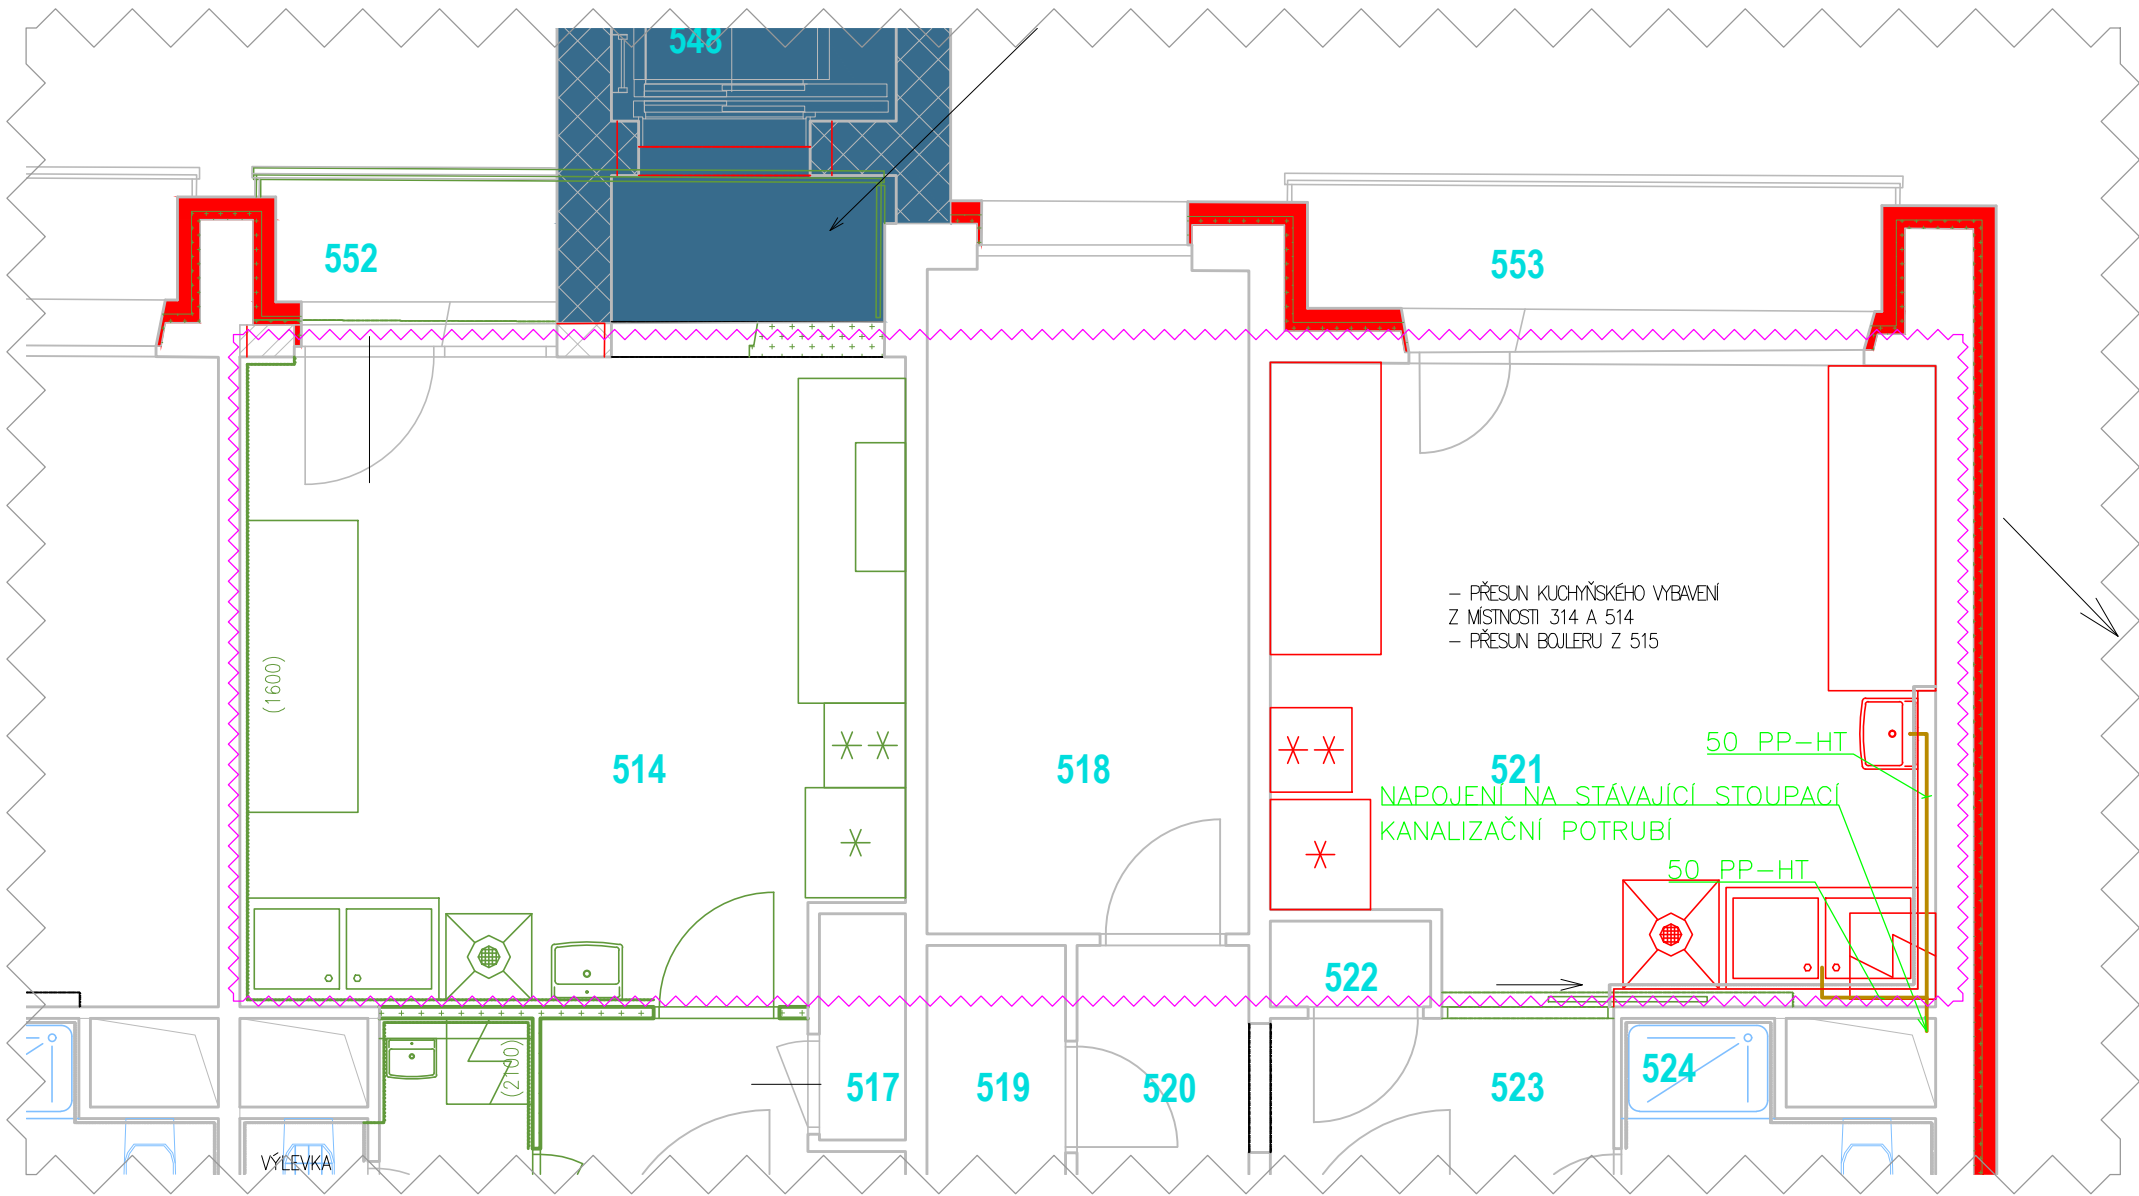

VODOVOD

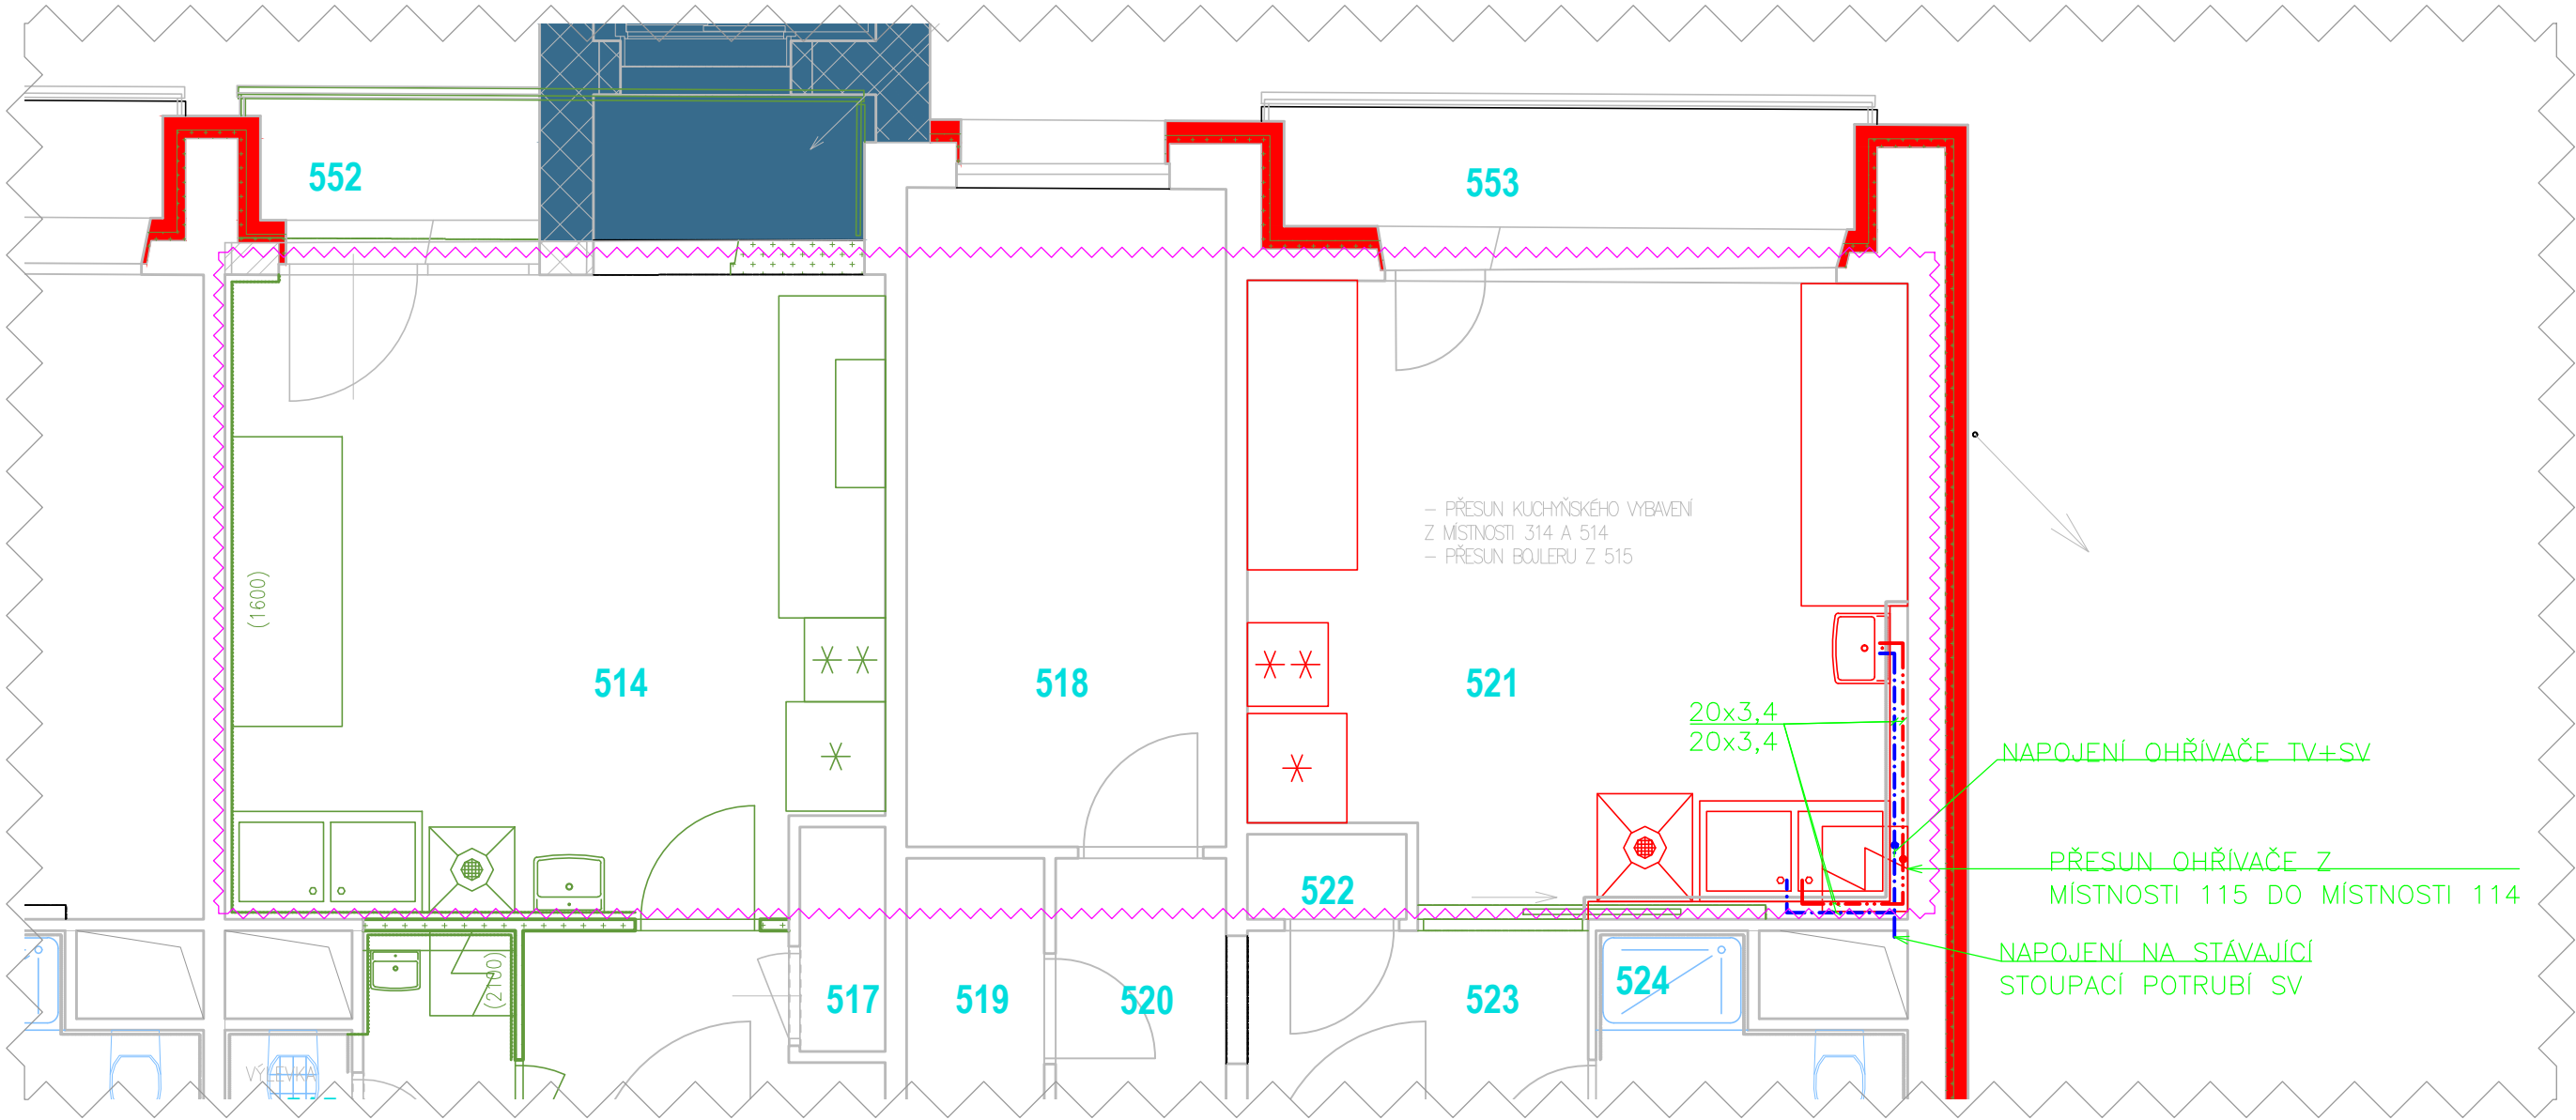

POPIS U STAVEBNÍCH ÚPRAV:

- DEMONTÁŽE:
- UMYVADOVÁ BATERIE S UMYVADLEM BUDOU DEMONTOVÁNY
  - KUCHYŇSKÝ DVOJDŘEŽ S BATERIÍ BUDOU DEMONTOVÁNY
  - OHŘÍVAČ BUDE DEMONTOVÁN
  - KUCHYŇSKÝ NÁBYTEK BUDE DEMONTOVÁN

- MONTÁŽNÍ PRÁCE:
- VYBAVENÍ Z MÍSTNOSTI 314 A 514 BUDE PŘESUNUTÍ DO MÍSTNOSTI 521
- UMYVADOVÁ BATERIE S UMYVADLEM BUDOU UMÍSTĚNY A NAMONTOVÁNY
  - KUCHYŇSKÝ DVOJDŘEŽ S BATERIÍ BUDE UMÍSTĚN A NAMONTOVÁN
  - OHŘÍVAČ BUDE UMÍSTĚN A NAMONTOVÁN

VÝPIS MÍSTNOSTÍ, KDE SE PROVÁDÍ TYTO ZMĚNY:

- V 1NP
- 114, 121
- V 5NP
- 514, 521

LEGENDA ZNAČENÍ:

- STÁVAJÍCÍ STĚNY INSTALAČNÍHO JÁDRA
- NOVÉ STĚNY INSTALAČNÍHO JÁDRA
- BOURANÍ STÁVAJÍCÍCH STĚN
- ŘEŠENÁ OBLAST

LEGENDA ZNAČENÍ POTRUBÍ:

- VODOVOD – STUDENÁ VODA
- VODOVOD – TEPLÁ VODA
- KANALIZACE – PŘIPOJOVACÍ POTRUBÍ

POZNÁMKY:

- TATO DOKUMENTACE JE AUTORSKÝM DÍLEM A MŮŽE BÝT UŽITA VÝHRADNĚ K ÚČELU V NÍ UVEDENÉM A SMLUVNĚ DOHODNUTÉMU MEZI AUTOREM A OBJEDNATELEM
- KONKRÉTNÍ TYPY ZAŘÍZENÍ BUDOU UPŘESNĚNY V PRŮBĚHU VÝBĚROVÉHO ŘÍZENÍ A PROVÁDĚNÍ STAVBY NA ZÁKLADĚ TECHNICKÝCH PARAMETRŮ A POŽADAVKŮ INVESTORA
- PŘED REALIZACÍ NUTNO OVĚŘIT STÁVAJÍCÍ ROZVODY VODY V MÍSTECH NAPOJENÍ NOVÝCH ROZVODŮ, PŘI ZMĚNÁCH (PO ODHALENÍ STÁVAJÍCÍCH ROZVODŮ), PŘIZVAT PROJEKTANTA K UPŘESNĚNÍ ŘEŠENÍ
- ROZVODY ZTI KOORDINOVAT S OSTATNÍMI PROFESEMI
- ODPADY BUDOU ZPRACOVÁNY DLE ZÁKONA č.541/2020 Sb.
- PŘI REALIZACI JE NUTNO POSTUPOVAT V SOULADU DLE TECHNICKÝCH LISTŮ, MONTÁŽNÍCH LISTŮ VÝROBCE JEDNOTLIVÝCH NAVRŽENÝCH POTRUBÍ, ZAŘÍZENÍ APOD.

ENERGY

BENEFIT

CENTRE

HLAVNÍ PROJEKTANT:

Energy Benefit Centre a.s.  
Křenova 438/3, 160 00 Praha 6  
tel.: +420 270 003 300  
e-mail: kontakt@energy-benefit.cz  
internet: www.energy-benefit.cz

Zodpovědný projektant:

Ing. Jan Košněr Ph.D.

Vypracoval:

Ondřej Kadlček

PROJEKT:

PŘÍSTAVBA POŽÁRNÍHO SCHODIŠTĚ, VÝTAHU A  
STAVEBNÍ ÚPRAVY OBJEKTU DOMOVA PRO  
SENIORY, KOSMONAUTŮ 21, BRNO

STAVEBNÍK:

Statutární město Brno  
Dominikánské náměstí 196/1, Brno-město, 602 00 Brno

ČÁST, PROFESE:

ZDRAVOTNĚ TECHNICKÉ INSTALACE

VÝKRES:

PŮDORYS - VYBRANÁ ČÁST - TYPOVÉ STAVEBNÍ ÚPRAVY Č.5

razítko a podpis

Zakázkové číslo:

200136

Datum:

12/2021

Část:

D.1.4ZPDS

Stupeň:

00

Změna:

Č. výkr.:

10

Formát:

6 x A4

Měřítko:

1:50