


4.NP

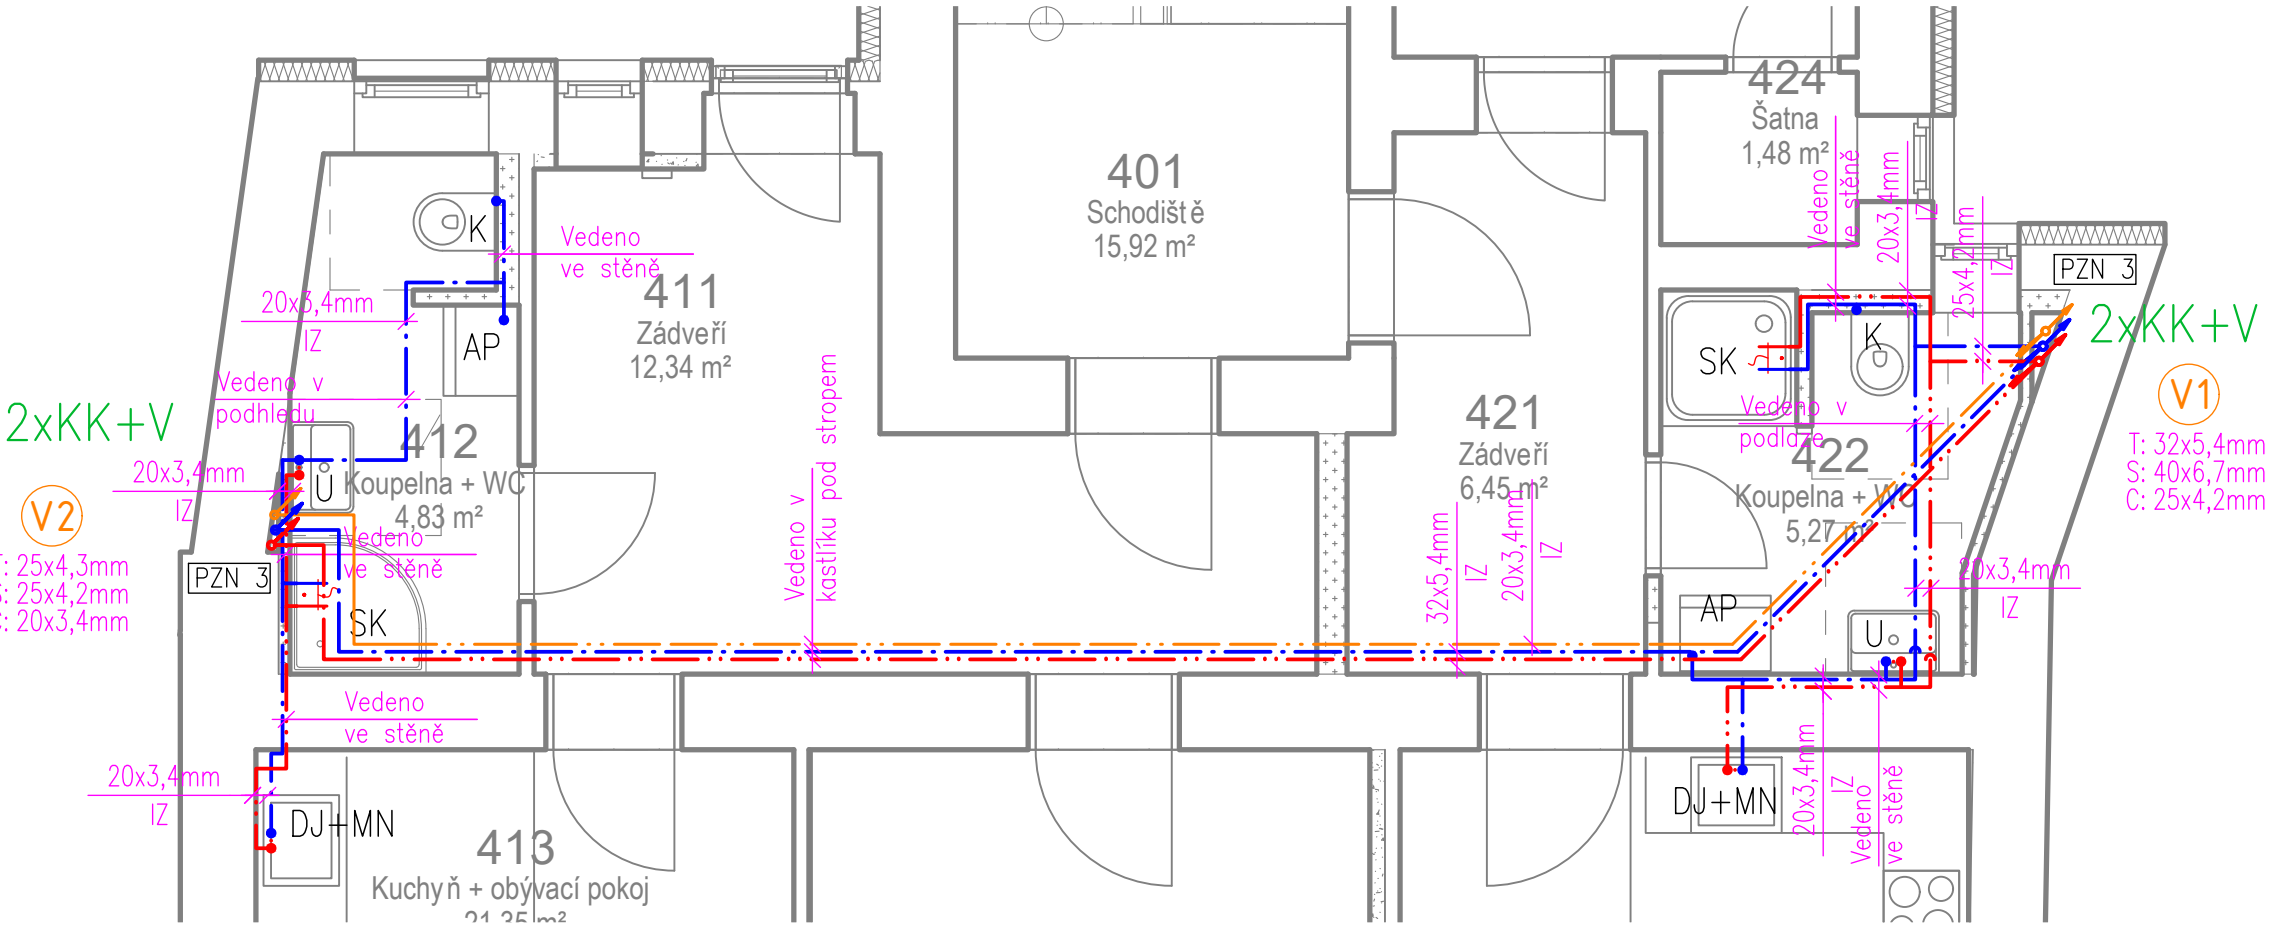

LEGENDA POTRUBÍ

- V1

Číslo stoupacího potrubí
- PPR PN20 Teplá voda
- PPR PN20 Studená voda
- PPR PN20 Cirkulace
- Trubka svařovaná pozinkovaná Požární voda

LEGENDA ZP

- U
- Umyvadlo velké
- K
- Klozet závěsný
- VY
- Výlevka
- DJ
- Dřez jednoduchý
- PI
- Pisořávná mísa
- MN
- Myčka nádobí (podomítková zápachová uzávěra)
- SK
- Sprchový kout, baterie nástěnná směšovací
- AP
- Automatická pračka
- KKN
- Kulový kohout napouštěcí s hadičníkem DN20

Konečná podoba zařizovacích předmětů bude upřesněna investorem




LEGENDA ZAŘÍZENÍ

- 1
- Nepřímý topný zásobníkový ohříváč 500l

POZNÁMKA:
Potrubí, která nejsou vedena v drážkách ve zdivu nebo v podhledech, budou opatřena sádkokartonovým krytím, který bude opatřen stejnou povrchovou úpravou jako místnost. Veškeré odpadní potrubí bude vhodně kotveno ke zdi dle požadavků výrobce.
Osazené čistící kusy budou zpřístupněny zákrytovými dvířky min150x150. Přívzdušňovací ventily budou kryty pomocí plastových mřížek. Kvůli hloubce bude nutno zřídit prostupy základovými pásy pro kanalizaci a vodovod.

Vodoměrná sestava v bytech

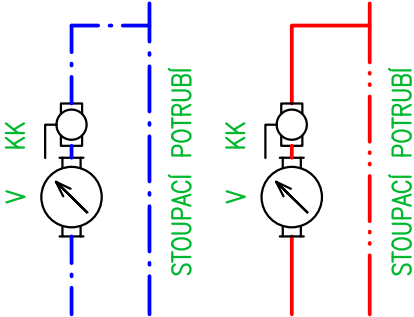

PZN 3 – Umístění vodoměrné sestavy 3 + revizní dvířka 400x400 mm

- KK
- Kulový kohout DN15
- V
- Vodoměr s dálkovým odečtem na teplou a studenou vodu, Qn=1,5m3/h DN15

±0.000 = úrovní podlahy v 1.NP
Veškeré kóty jsou pouze orientační, reálné rozměry je nutno ověřit na stavbě.

Název stavby [Project title]: Rekonstrukce objektu k bydlení Cejl 23; Brno		Zakázka [N.O.]: Z24_002		Stavebník [Investor]: <div><div></div><div>Statutární město Brno Dominikánské náměstí 196/1 602 00 Brno IČ: 44992785</div></div>	
Místo stavby [Site]: Brno - střed p.č. 723/1 k.ú. Zábrdovice [610704]					

Hlavní projektant [General designer] <div><div><div></div><div>instinkt projekt, s.r.o. Václavská 228/7 639 00 Brno IČ: 06071490</div></div></div>		Projektant části PD [Designer of the part] <div><div><div></div><div>instinkt projekt, s.r.o. Václavská 228/7 639 00 Brno IČ: 06071490</div></div></div>	
Architekt: [Architekt]: -		Vypracoval: [Designed by]: Filip Valášek	
HIP: [Project manager]: Ing. Josef Beneš		Kontroloval: [Checked by]: Ing. Josef Beneš	
Zodpovědný projektant: [Accountable designer]: Ing. Josef Beneš		Část dokumentace: [Part of doc.]: ZTI-vnitřní kanalizace a vodovod	

OBSAH VÝKRESU Půdorys 4.NP_Vodovod		Formát [Format] 2xA4	Měřítko [Scale] 1:50	Paré [Pare]	Rev. [Revision] 00
Stavební objekt [Building object] Objekt SO01	Datum [Date] 03.2025	Stupeň [Phase] DPS	Členění dok. D.1.4.1	Č.v. [Drawing No.] 112	