




PŪDORYS
M 1:50

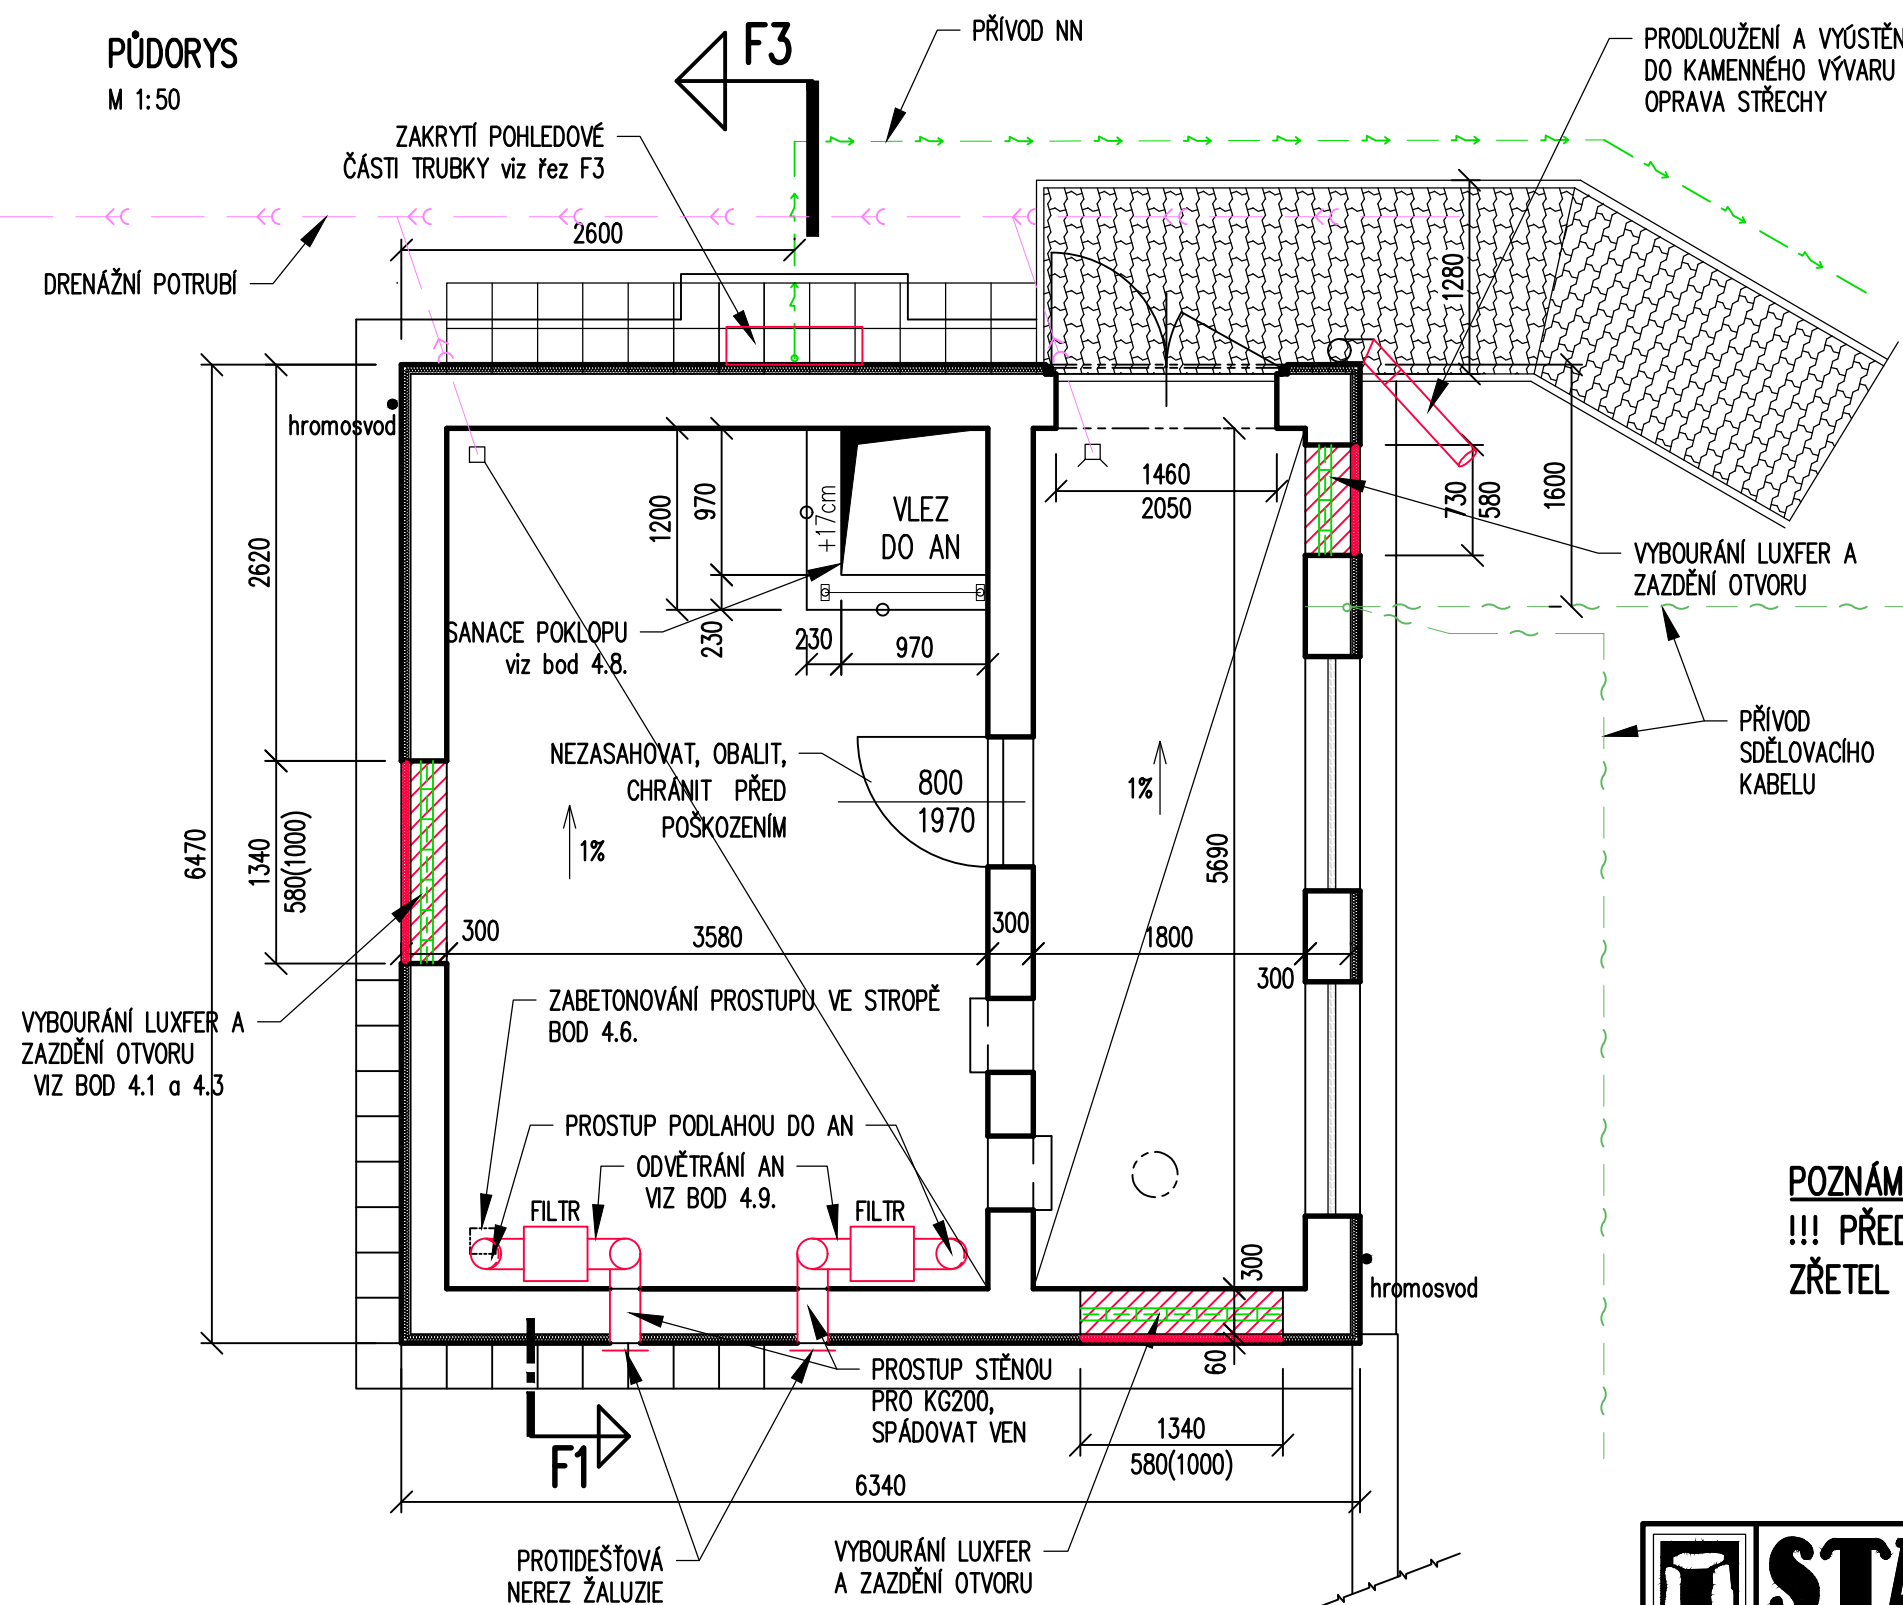

ODVĚTRÁNÍ AKUMULAČNÍ NÁDRŽE – ŘEZ POHLED NA VĚTRACÍ POTRUBÍ

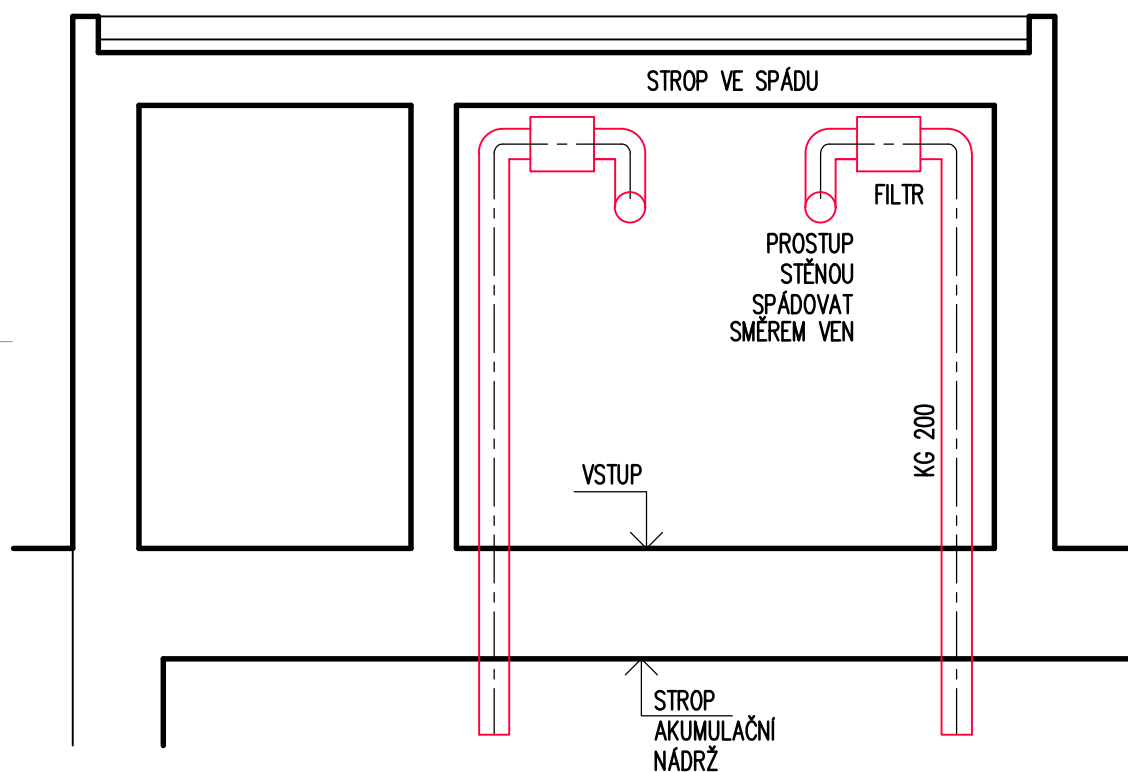

POZNÁMKA:
**!!! PŘED ZAPOČETÍM PRACÍ UVNITŘ VSTUPNÍHO OBJEKTU JE NUTNÉ BRÁT
 ZŘETEL NA ELEKTRO ROZVODY A EZS**

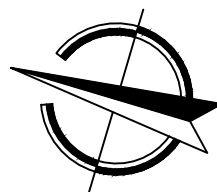

STABIL

s. r. o., 603 00 BRNO, HLINKY 142 c

INVESTOR	BVK a.s.	ÚŘAD	ZAK. ČÍSLO	23104	
VYPRACOVAL	Ing. A. Guziurovů	SPOLUPRÁCE	Ing. P. Bína	ÚČEL	projekt
BRNO, VODOJEM PRESLOVA 7800 m3 REKONSTRUKCE STAVEBNÍ ČÁSTI			DATUM	10/2023	
			FORMÁT	2 A4	
3. SANACE VSTUPNÍHO OBJEKTU PŮDORYS, ŘEZ – ÚPRAVY OBJEKTU			MĚŘÍTKO 1:50	VÝKRES Č. 14	