


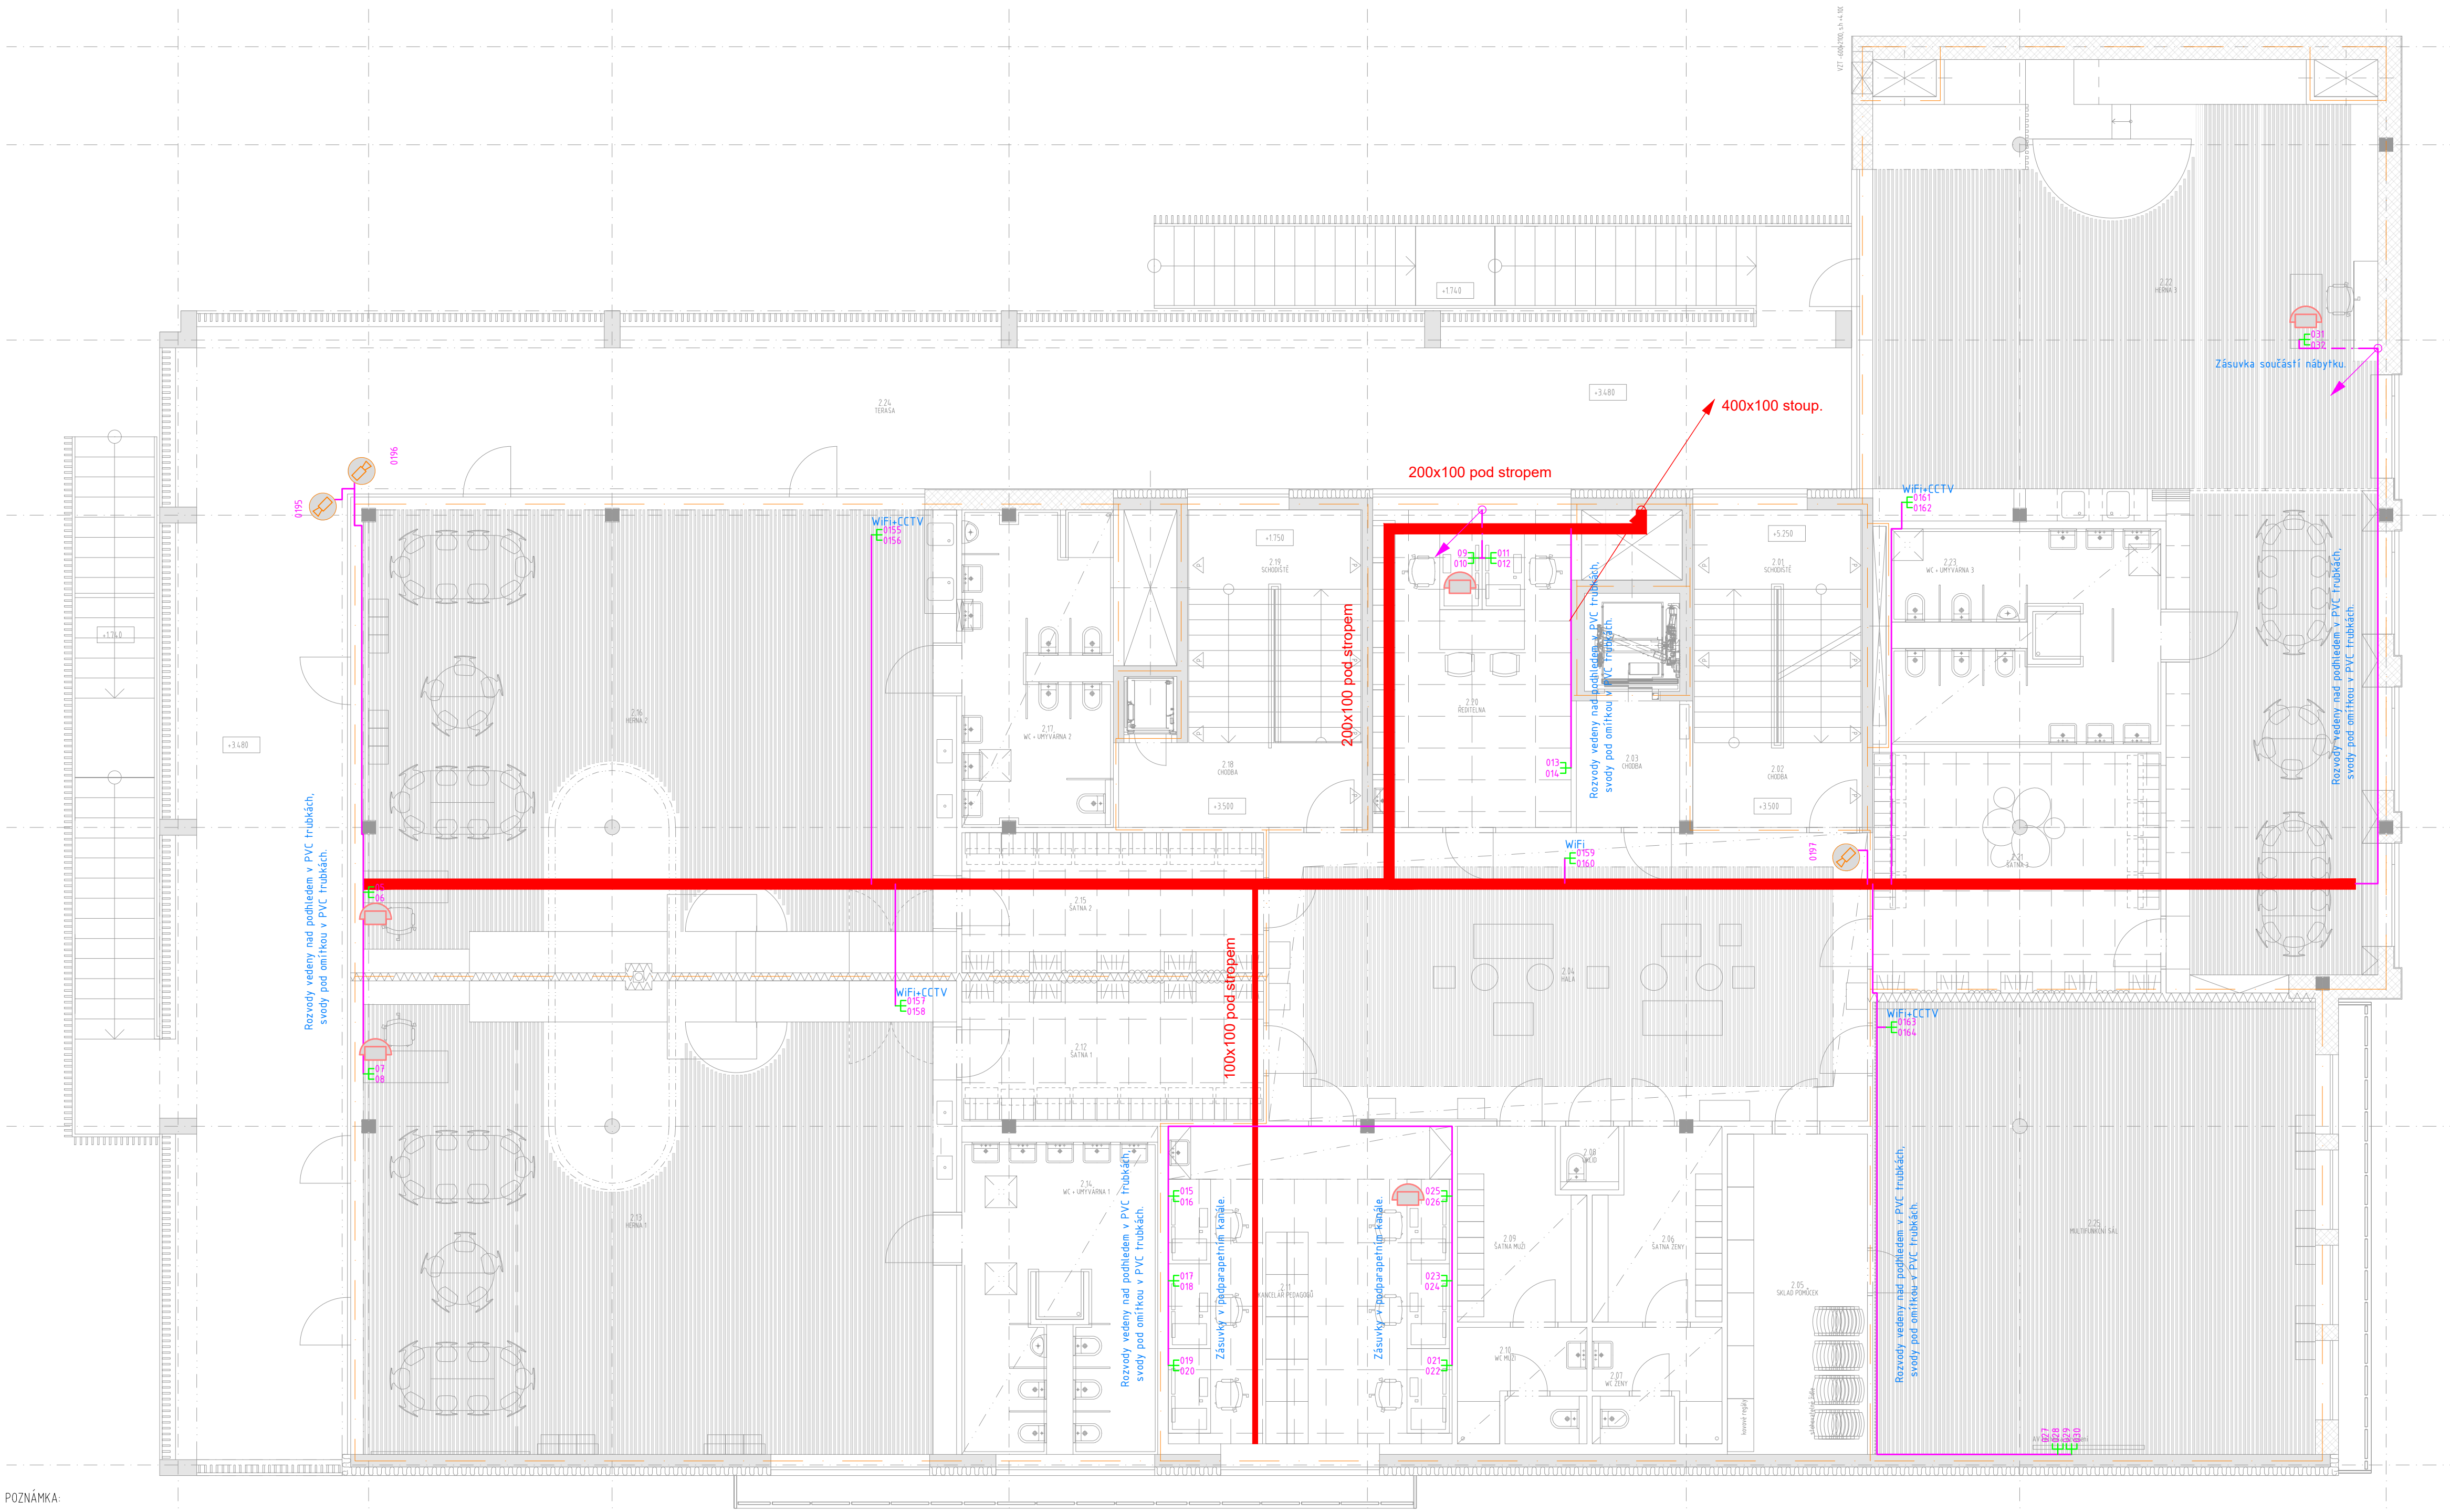









M 1:75

- ZDĚNÉ STĚNY JSOU OPATŘENY SÁDROVOU OMÍTKOU + MALBOU, SDK STĚNY PAK JEN MALBOU RESP. OBKLADEM



POZNÁMKA

Všechny rozměry je třeba doměřit na stavbě před jejím prováděním

- LEGENDA UKS, TEL, DZ :**
(UNIVERZÁLNÍ KABELAŽNÍ SYSTÉM, TELEFON, DOROZUMÍVACÍ ZAŘÍZENÍ)
- | | |
|---|--|
|  | DATOVÝ ROZVÁDĚČ 19" (RACK) |
|  | SKŘÍNĚ TELEFONNÍHO ROZVODU |
|  | DOMÁCÍ TELEFON - VENKOVNÍ HLÁSKA |
|  | DOMÁCÍ TELEFON - VNITŘNÍ TELEFON |
|  | ZÁŠUVKA STRUKTUROVANÉ KABELAŽE, 2xRJ45 |
|  | ZÁŠUVKA STRUKTUROVANÉ KABELAŽE, 1xRJ45 |
|  | VÝVOD STRUKTUROVANÉ KABELAŽE, 1xRJ45 |
|  | KRABICE REZERVNÍHO ROZVODU |
|  | PÁTERNÍ KABELOVÁ TRASA |
|  | KABELOVÁ TRASA VE STĚNĚ |

LEGENDA AVT :

(AV TECHNIKA)

- HDMI,USB,DATA** HDMI,USB,DATA KABEL ZAKONČENÝ ZÁSUVKOU

LEGENDA CCTV :



(IP KAMEROVÝ SYSTÉM)

-
- KAMERA VNITŘNÍ V PROVEDENÍ DOMA

Poznámka :

- Patřící rozvody budou vedeny místními nad podhledem ve žlabu, trubkách PVC, pevně přichycenými ke stropní kci k záuskám a koncovým prvům v trubkách ve stěně
- Rozvody budou provedeny bezohalogenými kabely
- Prostupy mezi požární úseky budou protipožární uřesněny v rámci dodávky profese SLP
- Prostupy stavebními konstrukcemi do průměru $\varnothing 100\text{mm}$ budou zajišřeny v rámci dodávky profese SLP
- Záuskary pro WiFi budou instalovány pod stropem
- Uživatelské budou instalovány ve výšce +300mm
- Výška přístrojů DT = 1450mm



0.00 = 201,90 m.m. B.p.v. INVESTOR : STATUTÁRNÍ MĚSTO BRNO DOMKINŠKÉ NÁM. 196/1, 602 00 BRNO	
MATEŘSKÁ A ZÁKLADNÍ ŠKOLA ŠÁMALOVA, BRNO – ŽIDENICE	
STUPEŇ : PRO DOKONČENÍ STAVBY	
GENERÁLNÍ PROJEKTANT :	 atelier: Šarčichova 1a, 698 00 Brno E-mail: brno@arch.cz CZ 282 79 999
PROJEKT : SLABOPROUDÉ INSTALACE	STAVBNÍ OBJEKT : SO 01 – MŠ A ZŠ
VEDOUcí PROJEKTANT : ING. ARCH. IVO ŠVABENSKÝ ZODPOVĚDNÝ PROJEKTANT : ING. ONDŘEJ TICHÝ VYPRACOVÁL : ING. ONDŘEJ TICHÝ KONTROLOVAL : ING. ONDŘEJ TICHÝ	 ondřej tichý s.r.o. projektování inženýring inženýringová činnost a projektování inženýringová činnost a projektování Husova 100/100 602 00 Brno - Štátní E-mail: brno@ondrej-tichy.cz E-mail: ondrej@ondrej-tichy.cz www.ondrej-tichy.cz
NÁZEV VÝKRESU :	DATUM : 12/2021 MĚŘÍTKO : 1:75
UKS, TEL, DZ, CCTV – PŮDORYS 2.NP	PÁŘE : ČÍSLO VÝKRESU : D.1.4.7.04