


M 1:250

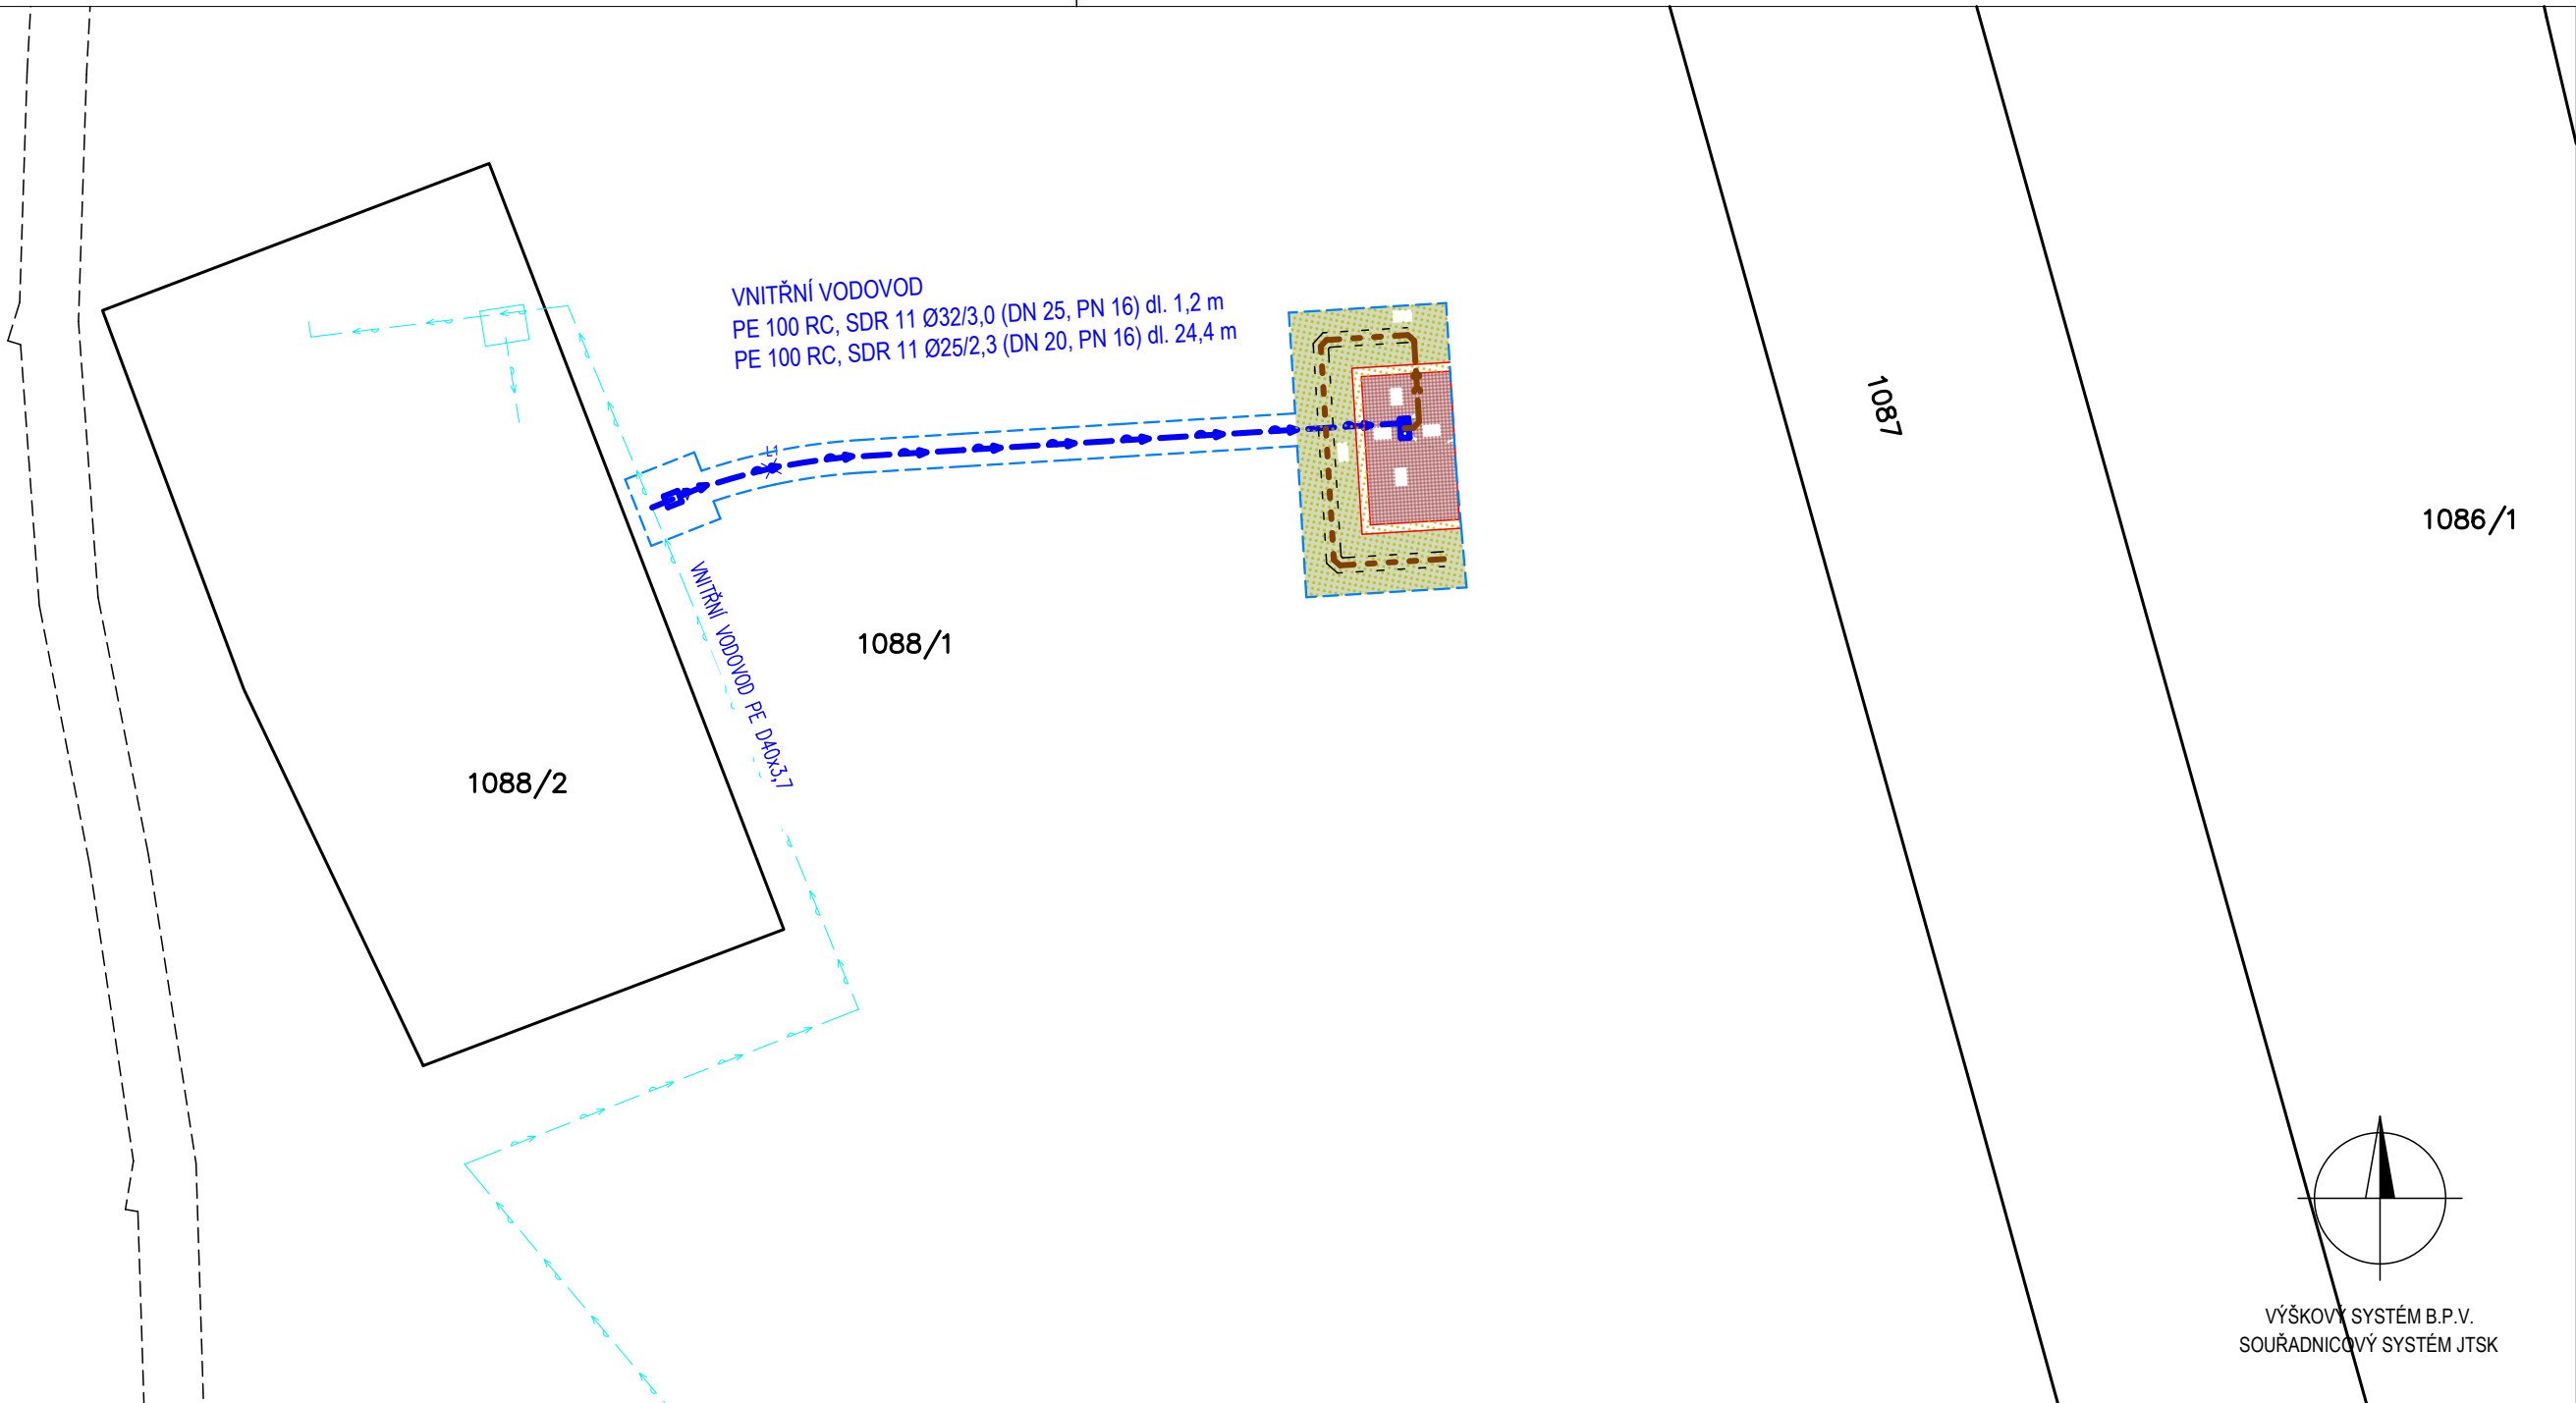


LEGENDA NAVRŽENÝCH INŽENÝRSKÝCH OBJEKTŮ

- NAVRŽENÝ VNITŘNÍ VODOVOD
- PÍTKO
- DISTANČNÍ DLAŽBA
- TRAVNATÉ ŽEBRO S DRENÁŽNÍM POTRUBÍM

LEGENDA OSTATNÍCH OBJEKTŮ

- HRANICE PARCEL DLE KN
- KATASTR NEMOVITOSTÍ - VNITŘNÍ KRESBA
- VĚCNÉ BŘEMENO DLE KN
- VNITŘNÍ VODOVOD
- 528 DOTČENÉ POZEMKY
- 529 DOTČENÉ POZEMKY OCHRANNÝM PÁSMEM

M 1:2000

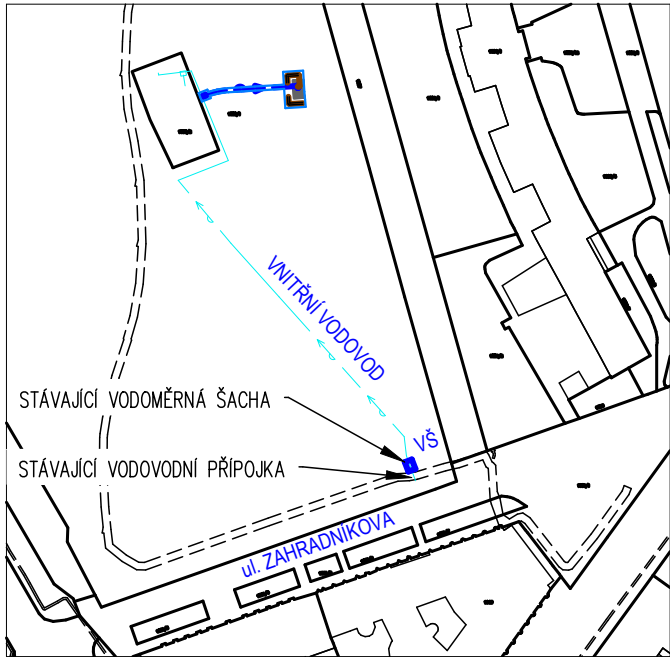

| | |
|---|--|
| Zpracovatel: HYDRIS s.r.o., Okrouhlá 359/22, Brno 625 00 IČO: 216 57 611 | |
| Vypracoval: Ing. Barbora Hamanová | |

| | | |
|--|----------------------------|-----------------------|
| Investor: Statutární město Brno, Dominikánské náměstí 196/1, Brno–město, 60200 Brno | Formát: | 2xA4 |
| | Datum: | 10/2025 |
| Název akce: Pítko v Björnsonově sadu – projektová dokumentace – p.č. 1088/1 k.ú. Veverčí | DROBNÁ STAVBA BEZ POVOLENÍ | |
| | Paré: | |
| Objekt: – | Měřítko: 1: 250 | Číslo přílohy: C.2 |
| Příloha: KATASTRÁLNÍ SITUACE | | |