


PŮDORYS 1.PP - NOVÝ STAV  
1:50

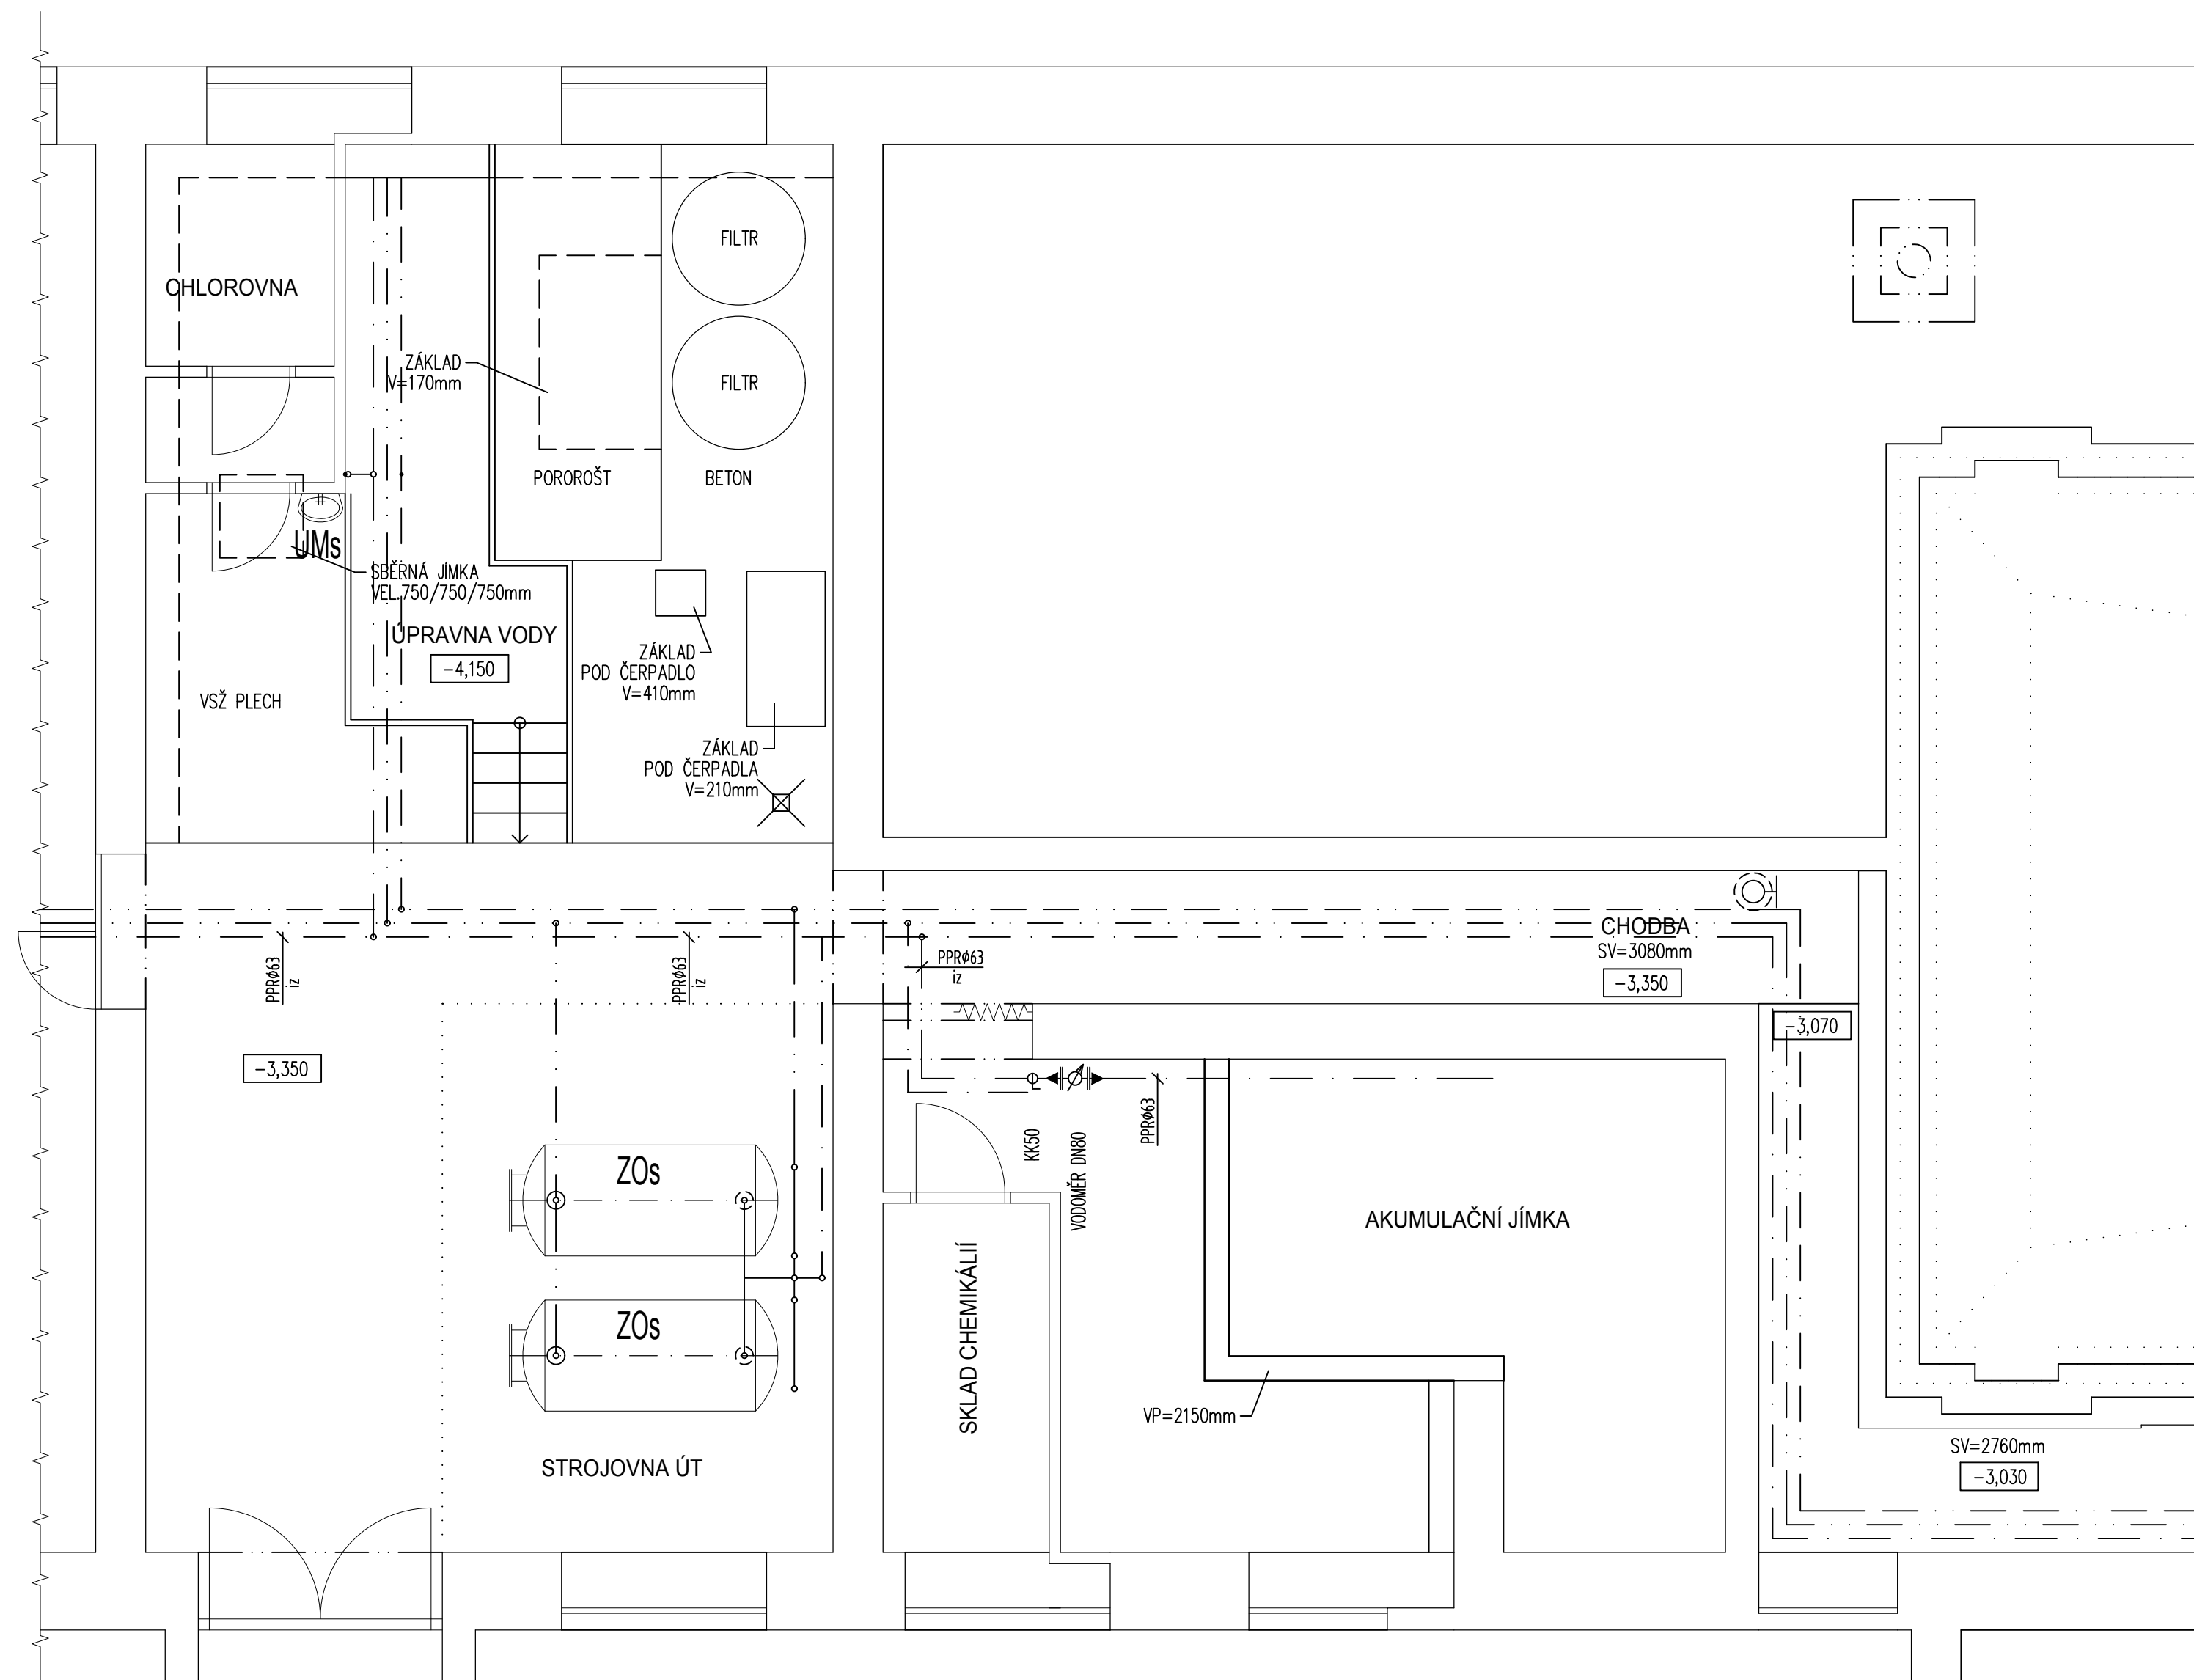






## LEGENDA

- |           |  |
|-----------|--|
| — — — — — | STÁVAJÍCÍ ROZVOD PITNÉ VODY              |
| — — — — — | STÁVAJÍCÍ ROZVOD TEPLÉ VODY              |
| — — — — — | STÁVAJÍCÍ ROZVOD CÍRKULACE TEPLÉ VODY    |
| — — — — — | STÁVAJÍCÍ ROZVOD POŽÁRNÍ VODY            |
| UMs       | STÁVAJÍCÍ UMÝVÁTKO S OČNÍ SPRCHOU        |
| ZOs       | STÁVAJÍCÍ ZÁSOBNIKOVÝ OHŘÍVAČ TEPLÉ VODY |
| KK        | KULOVÝ KOHOUT                            |
| KKV       | KULOVÝ KOHOUT VYPOUŠTĚČÍ                 |
| ZK        | ZPĚTNÁ KLAPKA                            |
| PV        | POJISTNÝ VENTIL, NASTAVENÝ TLAK 0,6 MPa  |

$\pm 0 \cong$  PODLAHA V 1.NP

"DOKUMENTACE JE DUŠEVNÍM MAJETKEM FIRMY HUTNÍ PROJEKT Frýdek-Místek a.s. A NESMÍ BÝT POUŽITA BEZ JEJÍHO VĚDOMÍ."

a)				
OZN.	ZMĚNA	DATUM	PROVEDL	KONTROLA
VYPRACOVAL	ING. ALEŠ GUREČÝ	   	 HUTNÍ PROJEKT FRYDEK-MÍSTEK a.s.	
PROJEKTANT	ING. ALEŠ GUREČÝ		DATUM 09/2023	
SCHVÁLIL	ING. JIŘÍ STAŠEK		ÚČEL PROVÁDĚNÍ  STAVBY	
KONTROLOVAL	ING. JIŘÍ STAŠEK			
INVESTOR	STAREZ-SPORT, a.s.	Č. ZAK. 11364-003-000  ARCHIVNÍ ČÍSLO HP4-2-101432		
MÍSTO STAVBY	Brno - město, 602 00, Ponávka 808/3a			
STAVBA	REKONSTRUKCE BAZÉNOVÉ VANY V OBJEKTU  KRYTÉHO PLYVECKÉHO BAZÉNU PONÁVKA  SO01 BAZÉN ZDRAVOTNÉ TECHNICKÉ INSTALACE  VODOVOD - PŮDORYS 1.PP			
		LISTŮ 1	POČET A4 6	
		MĚŘÍTKO 1:50	POŘADOVÉ Č. 03	