

LEGENDA ZP

PM	PISOAR
WC	ZÁCHODOVÁ MISA
S	SPRCHA
DJ	DRÉŽ
U	UMÝVADLO KERAMICKÉ
VL	VŘEVA

PŘESNÝ TYP ZP BUDE UPŘESŇEN DLE PŘÁNÍ INVESTORA.

LEGENDA POTRUBÍ

Kanalizační potrubí spílkové PP-HT  
Kanalizační potrubí lukové PP-HT

POZNÁMKY


PŘI REALIZACI U BUDOVÁNÍ NOVÝCH STOUPACÍCH POTRUBÍ DO 2.NP, ZKONTROLOVAT STÁVAJÍCÍ VĚTRACÍ POTRUBÍ, A PŘI VÝHODNÉ MOŽNOSTI NOVÉ POTRUBÍ NAPOJIT NA STÁVAJÍCÍ VĚTRACÍ.

LEGENDA ČAR

----- ŘEŠENÁ ČÁST OBJEKTU

LEGENDA MÍSTNOSTÍ

02N	ÚČEL MÍSTNOSTI	PLOCHA
101	KUCHYNĚ - VARNÁ	133,58
102	DENNÍ MÍSTNOST	15,34
103	MYTÍ PROVOZNIHO NÁDOBÍ	16,24
104	MYTÍ STOLNIHO NÁDOBÍ	18,82
105	PŘÍPRAVNA MASA	14,98
106	SUCHÝ SKLAD	14,83
107	SKLAD OBALŮ	4,58
108	ÚKLIDOVÁ MÍSTNOST	1,79
109	ŠATNA MUŽI	9,38
110	SPINAVÉ PRÁDLO	1
111	ČISTÉ PRÁDLO	1,1
112	ČISTÁ PŘÍPRAVA ZELENINY	6,89
113	PŘÍPRAVNA TESTA	10,33
114	CHODBA	7,88
115	STROJOVNA VZT	25,95
116	CHODBA	8,88
117	PŘÍJEM	12,89
118	CHODBA	16,71
119	KANCELÁŘ 1	13,16
120	SKLAD ODPADŮ	4,64
121	VÝTAHOVÁ ŠACHTA	4,2
122	KANCELÁŘ	7,1
123	NÁKLADOVÁ RAMPA	11,8
124	CHODBA	9,71
125	UMÝVÁRNA MUŽI	5,71
126	ŠATNA ŽENY	19,6
127a	PŘEDSÍN WC ŽENY	2,53
127b	WC ŽENY	1,60
128a	PŘEDSÍN POHOTOVOSTNÍ WC	2,2
128b	POHOTOVOSTNÍ WC	1,35
129a	PŘEDSÍN WC PRADELNA	1,32
129b	WC PRADELNA	1,31
130	PŘEDSÍN WC MUŽI VEŘEJNOST	5,31
131	WC MUŽI VEŘEJNOST	5,99
132	PŘEDSÍN WC MUŽI	2,04
133	JÍDELNA	204,92
134	WC MUŽI	1,62
135	WC MUŽI	1,52
136	PŘEDSÍN WC	3,31
137	WC ŽENY VEŘEJNOST	1,88
138	ÚKLIDOVÁ KOMORA	2,8
139	BEZBARIÉROVÉ WC	3,1
140	SPRCHA	2,2
141	SPRCHA ŠATNA ŽENY	1,72
142a	WC MUŽI	1,81
142b	PŘEDSÍN WC MUŽI	2,15
144	CHODBA	8,3
145	CHODBA	51,29
146	PŘEDSÍN WC ŽENY VEŘEJNOST	5,95
147	KANCELÁŘ 2	6,9

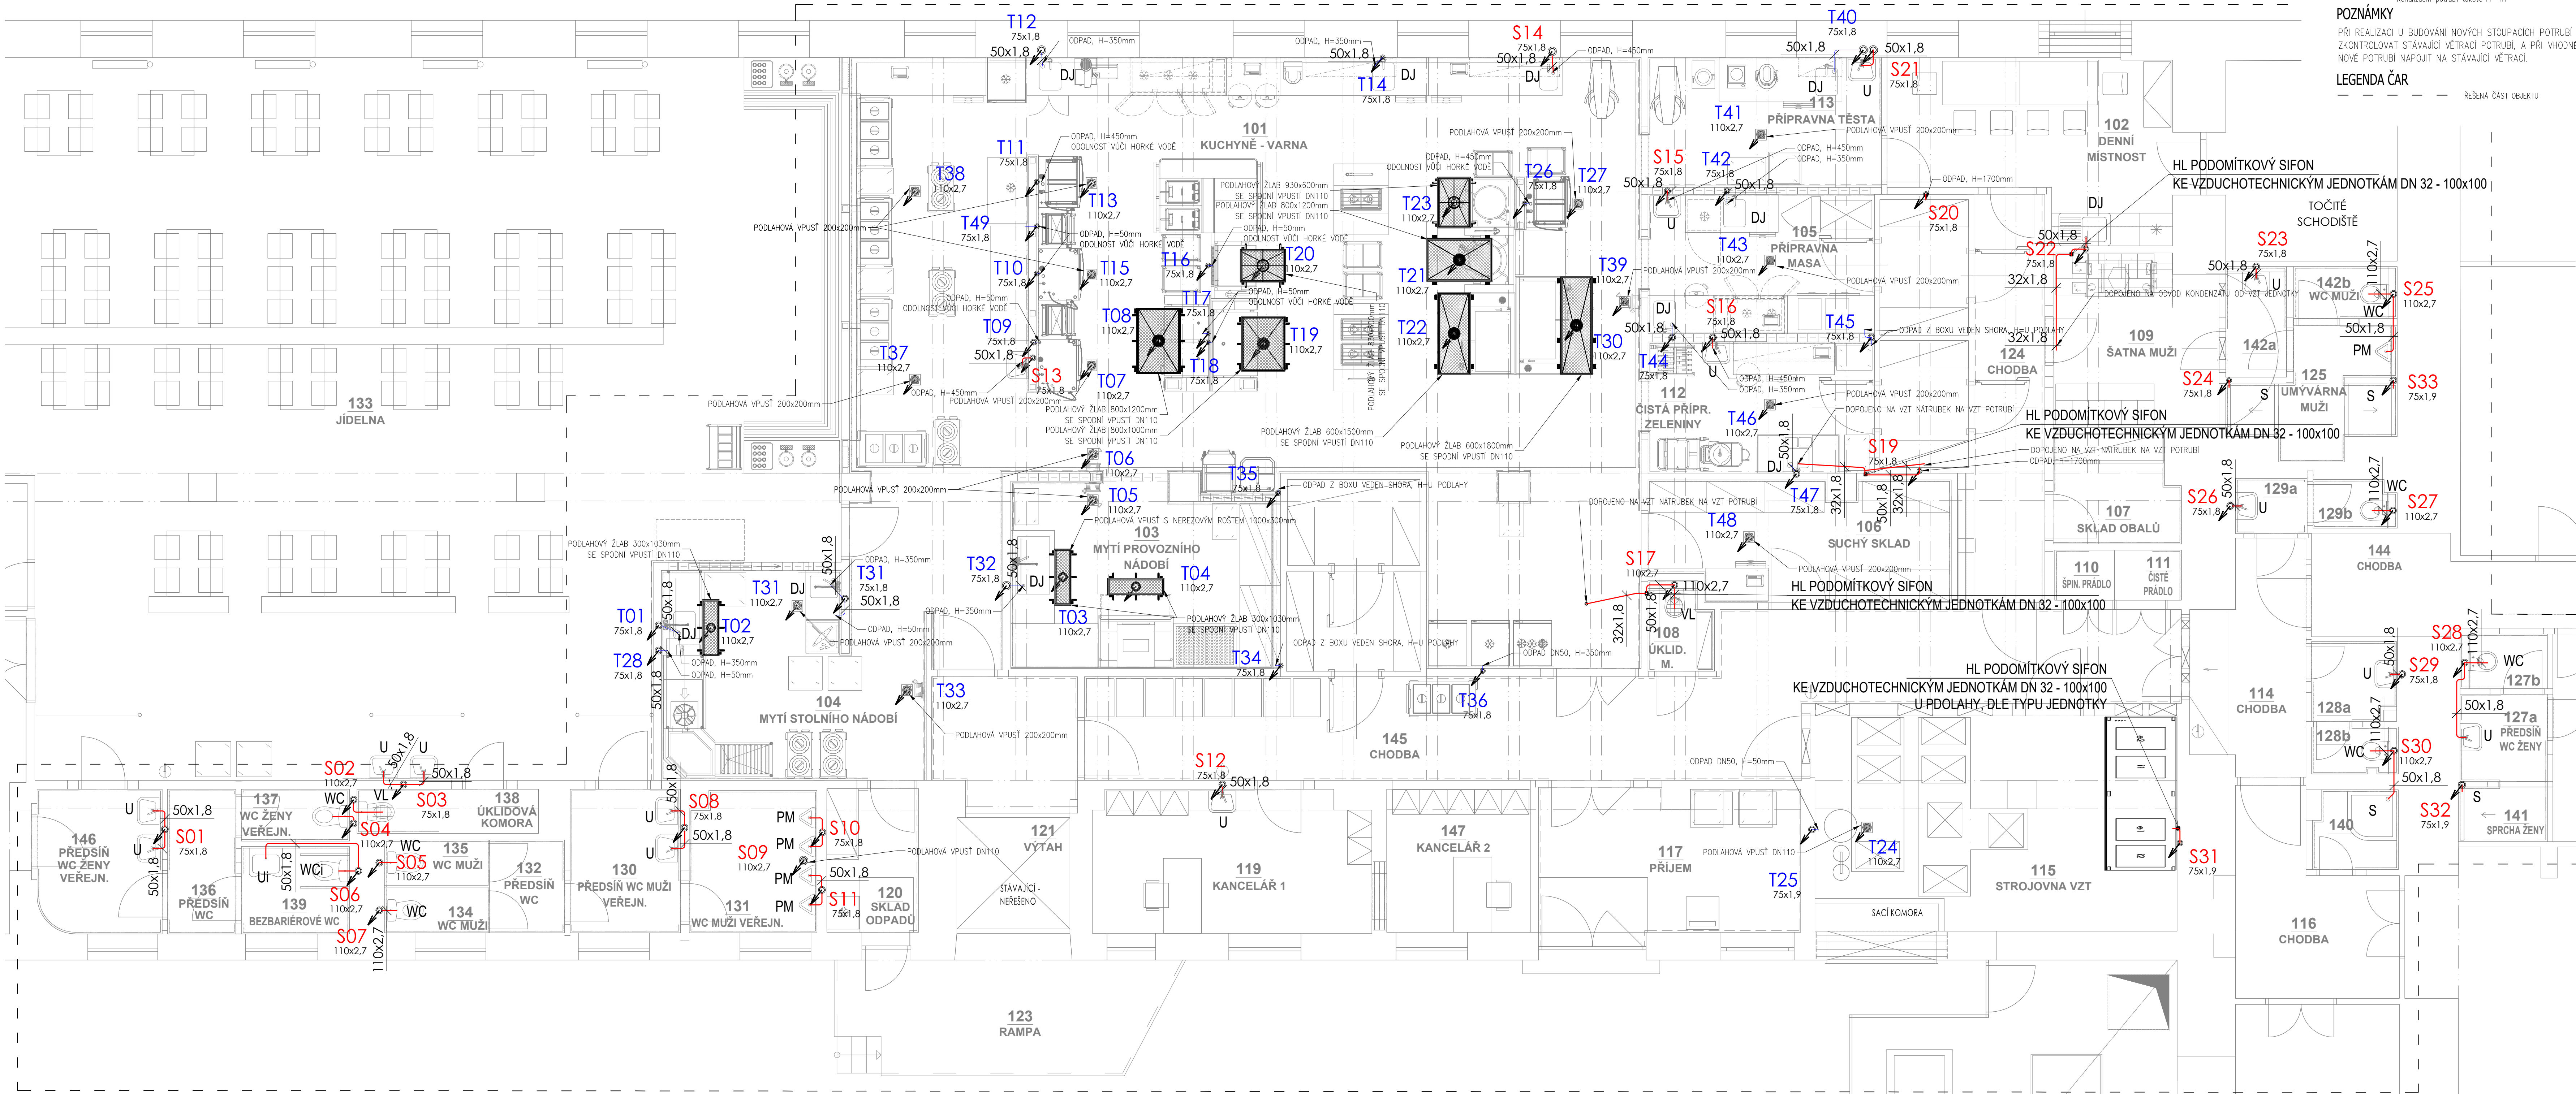

10.000

NÁZEV PROJEKTU

**Modernizace kuchyně MMB Malinovského nám. 3**  
- zpracování projektové dokumentace

MÍSTO STAVBY

Malinovského náměstí 624/3, 602 00 Brno  
parc.č. 271, k.ú. Město Brno [410003]

INVESTOR

Stavování města Brno  
sídlem Dominikánské náměstí 196/1, Brno - město, 602 00 Brno

OBJEKT

DOKUMENTACE STAVBYNÍHO OBJEKTU

ČÁST PROJEKTU

**ZDRAVOTNICKÉ INSTALACE**

**D.1.4.1**


NÁZEV

ČÍSLO

**PŮDORYS VNITŘNÍ KANALIZACE 1.NP**

**104**

RAZÍTKO/PODPIS

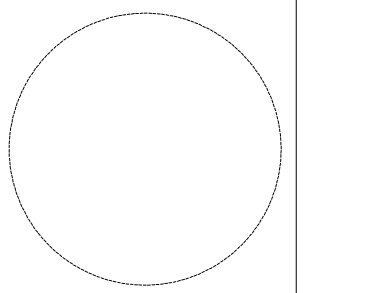

PARÉ



**GARANT projekt s.r.o.**  
Starokova 103/1A, 602 00 Brno  
IČ: 047286A, DIČ: CZ047286A  
E-mail: info@garantprojekt.cz  
mob. +48 213 538  
web: www.garantprojekt.cz

AUTORIZOVANÝ

PROJEKTANT

HLAVNÍ NÁDŘEŽ

PROJEKTU

VYPRACOVAL

ONDRŽEL

HRUŠKA

ČÍSLO ZÁKAZY

DATUM

**GP202401**

**11/2024**

MĚŘÍTKO

**1:50**

**PDPS**

**ING. HANKE MILUTA**  
E-audience: 102884

**ING. JAKUB KARMAZÍN**