



Luminaire list (Building 1, 1PP)	
Index	Quantity
A4 – EMI LED IP66 840 ENEC HACCP, přisazené	9

- LEGENDA PŘÍSTROJŮ
-  - jednofázový vypínač, fáz. 01-bílý
 -  - střídavý přepínač, fáz. 05-bílý
 -  - křížový přepínač, fáz. 07-bílý

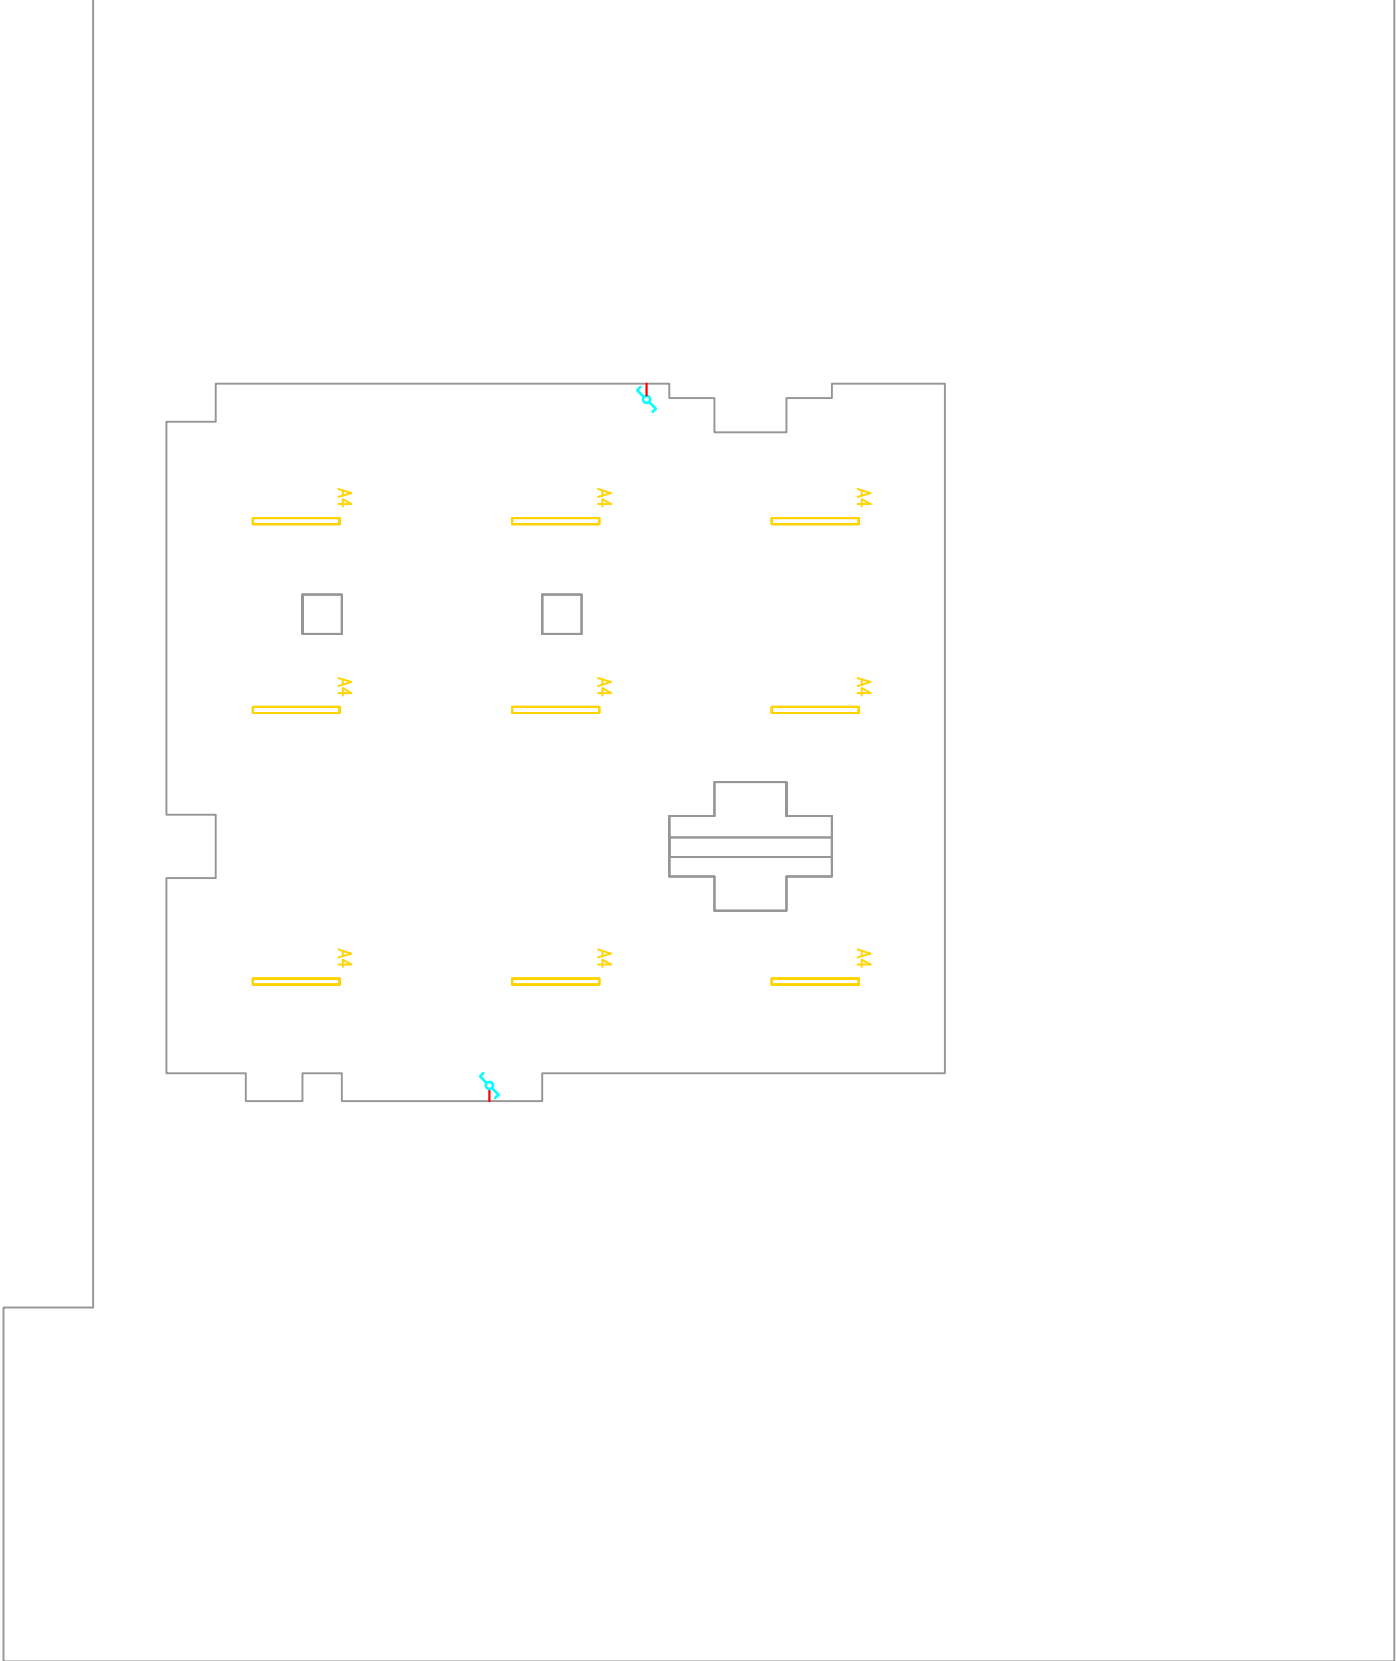

±0.000 = PODLAHA 1.NP STÁVAJÍCÍHO OBJEKTU, VÝŠKOVÝ SYSTÉM B.P.V., MÍSTNÍ SS

NÁZEV PROJEKTU Modernizace kuchyně MMB Malinovského nám. 3 - - zpracování projektové dokumentace	
MÍSTO STAVBY Malinovského náměstí 624/3, 602 00 Brno p.č. 271, k.ú. Město Brno [610003]	
INVESTOR Statutární město Brno, Dominikánské náměstí 196/1, IČO: 44992785	
OBJEKT SO 01 - Magistralní města Brna	
ČÁST PROJEKTU SILNOPROUDÉ ROZVODY	
NÁZEV PŮDORYS 1.PP - OSVĚTLENÍ	
ČÍSLO 104	
MĚŘÍTKO 1:100	
STUPENĚ DPS	

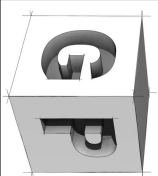	
GARANT projekt s.r.o. Starčkova 103/18, 602 00 Brno IČ: 06722865, DIČ: CZ06722865 E-mail: info@garantprojekt.cz mob.: 608 213 528 web: garantprojekt.cz	
AUTORIZOVANÝ PROJEKTANT ING. MARTIN TRUDA č. autorizace 1006587	ING. MARTIN TRUDA
HLAVNÍ INŽENÝR PROJEKTU ING. JAKUB KARMAZIN	ING. JAKUB KARMAZIN
VYPRACOVAL ING. MARTIN TRUDA	ING. MARTIN TRUDA
ČÍSLO ZAKÁZKY GP202401	DATUM 11/2024
MĚŘÍTKO 1:100	STUPENĚ DPS