


CYKLISTICKÁ STEZKA HLADÍKOVA, úsek 12

1:250

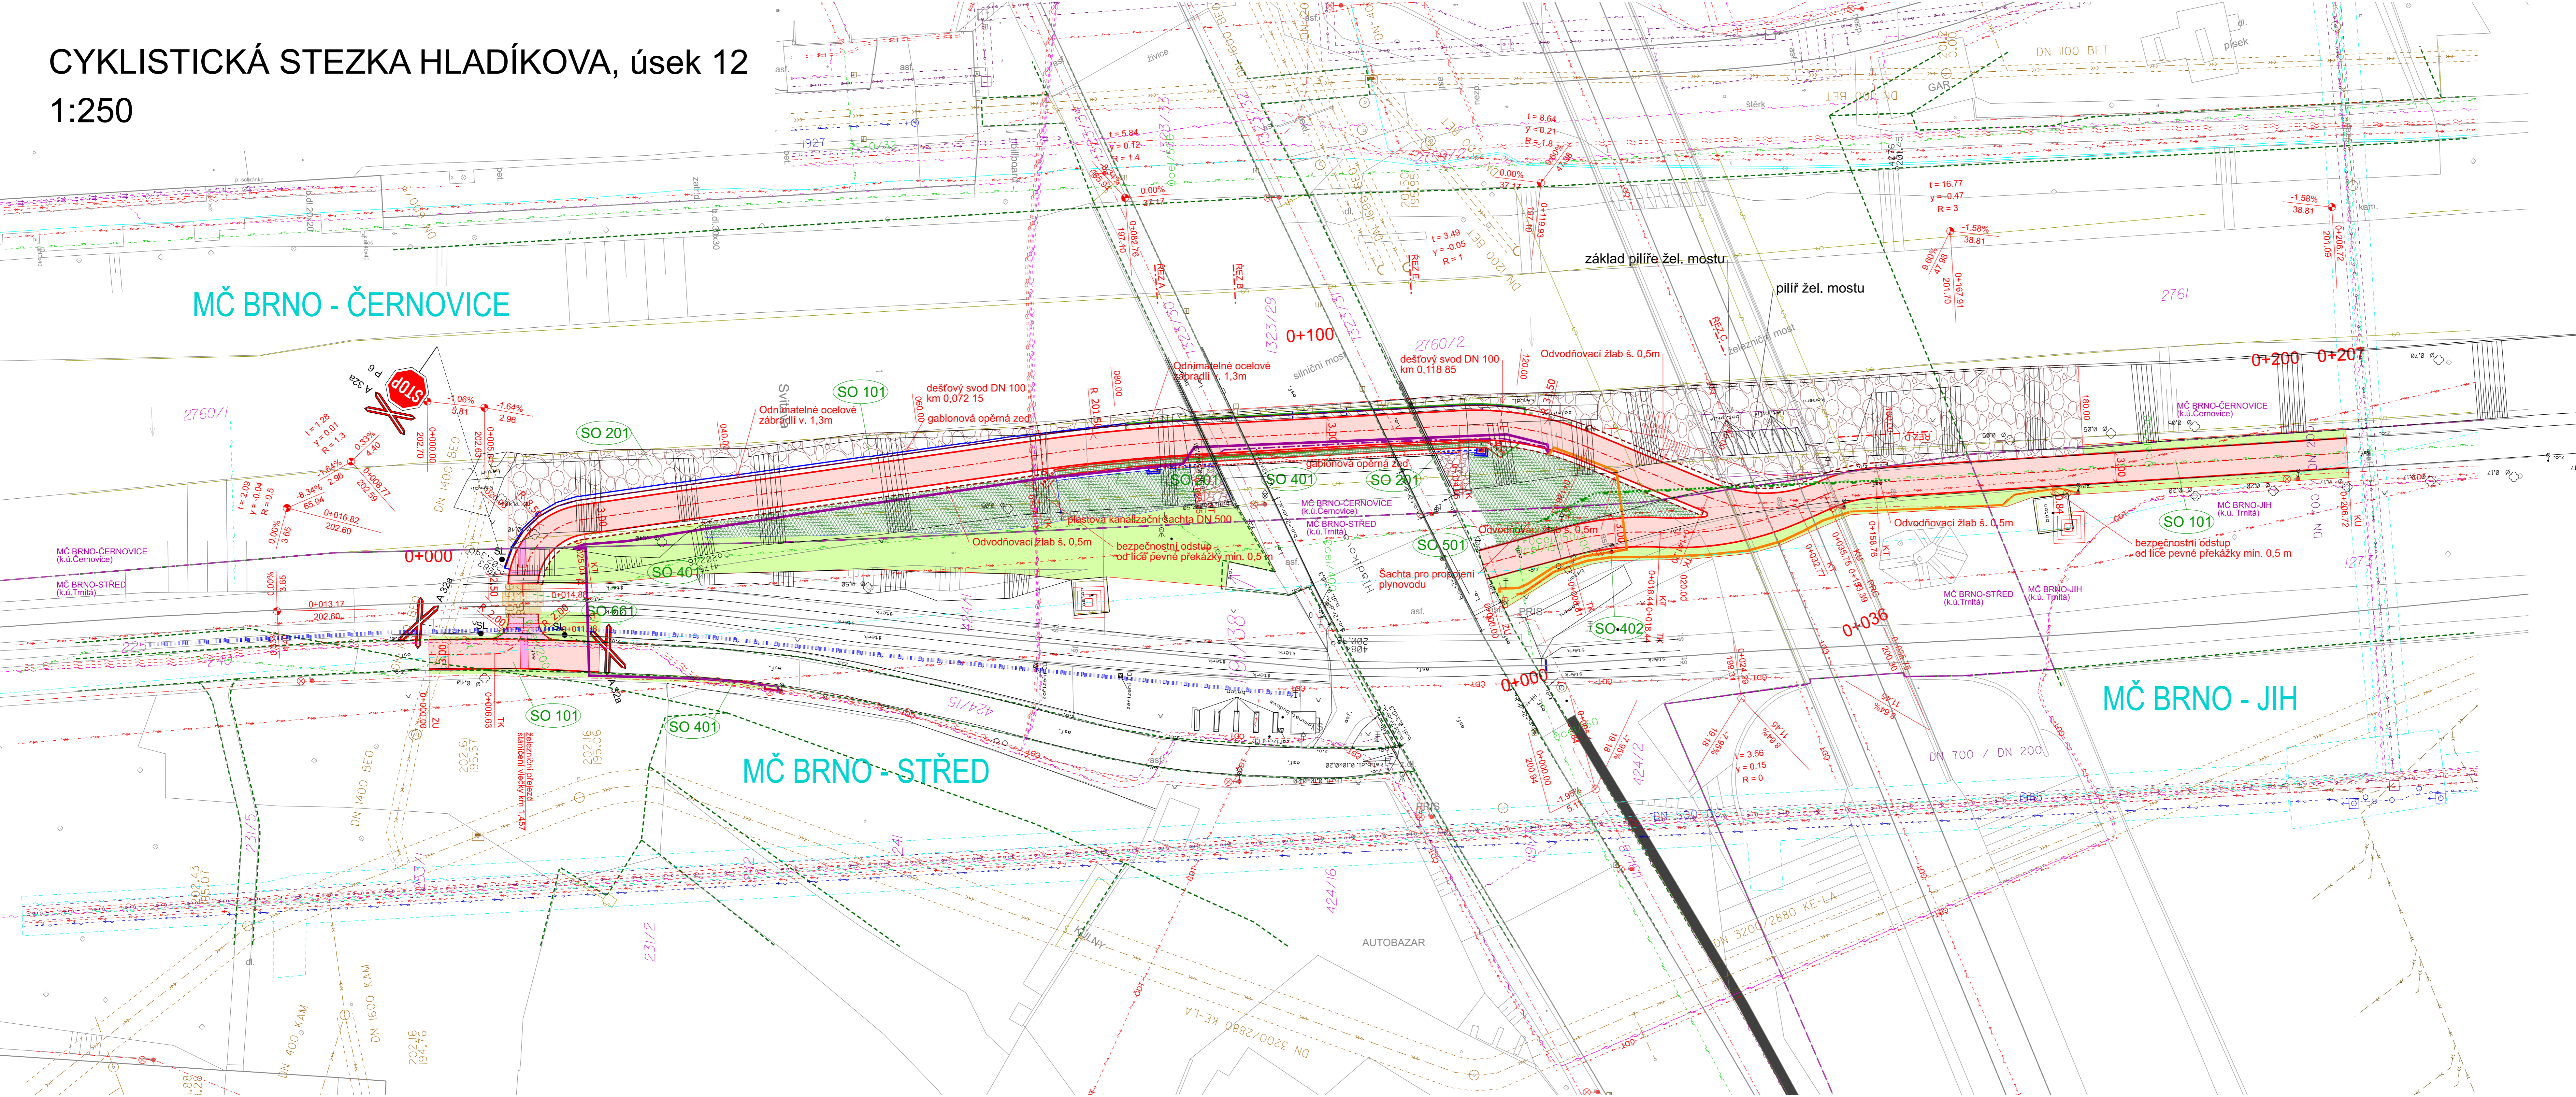

LEGENDA SÍTI:

- KANALIZACE DEŠŤOVÁ BKOM
- KANALIZACE DEŠŤOVÁ
- KANALIZACE SPLASKOVÁ
- KANALIZACE JEDNOTNÁ
- VODOVOD
- PLYN NTL
- PLYN STL
- PLYN VTL
- PAROVOD
- HORKOVOD
- TEPLARNA NN
- KABEL E.ON NN
- KABEL E.ON NN NADZEMNÍ
- KABEL E.ON VN
- KABEL E.ON VVN
- VEŘEJNÉ OSVĚTLENÍ
- SDĚL. KABEL E.ON
- KABEL E.ON NN
- SDĚL. KABEL TSB
- ČD-OPTICKÝ KABEL
- SDĚL. KABEL JINÉ
- SDĚL. KABEL UPC
- SDĚL. KABEL MAXPROGRES
- SDĚL. a NÁPĚJECÍ KABELY SŽDC
- KOLEKTOR

SÍŤ JSOU ZAKRESLENY POULZE INFORMATIVNĚ. PŘED ZAHÁJENÍM STAVBY NUTNO VYTYČIT.

LEGENDA KOMUNIKACE:


- POVRCH CYKLOSTEZKY
- RELIEFNÍ DLAŽBA
- OPĚVNĚNÍ BŘEHOVÉ HRANY
- SVÁHOVNÍ
- ÚPRAVA OKOLNÍ ZELENE
- NOVÝ OBRUBNÍK
- HRANICE PARCEL, HRANICE MČ

LEGENDA NOVÝCH SÍŤÍ:

- NOVÝ STOŽÁR A KABEL VO
- NOVÁ ROZPOJOVACÍ SKŘÍŇ VO
- ÚPRAVA STAV. KABELU VO
- PŘELOŽKA VEDENÍ PLYNU STL

PŘEHLED STAVEBNÍCH OBJEKTŮ:

- SO 101 CYKLISTICKÁ STEZKA HLADÍKOVA
- SO 201 SVÁHOVÉ ÚPRAVY
- SO 401 VEŘEJNÉ OSVĚTLENÍ CS
- SO 402 PŘELOŽKA STOŽÁRŮ VO
- SO 501 PŘELOŽKA STL PLYNOVODU
- SO 661 ŽELEZNIČNÍ PŘEJEZD

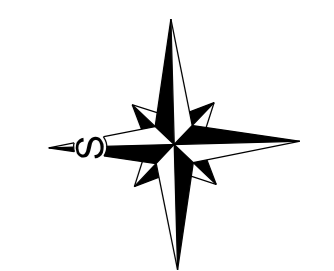

soř. systém: S-JTSK

VEDOUcí ÚDI	VEDOUcí PROJEKTU	VYPRACOVAL	KONTROLOVAL	Brněnské komunikace a.s. ÚTVAR DOPRAVNÍHO INŽENÝRSTVÍ
ING. A. HAVLIČEK	ING. P. KNESL	ING. P. TRŽIL	ING. P. TRŽIL	
INVESTOR: STATUTÁRNÍ MĚSTO BRNO, DOMINKÁNSKÉ NÁM. 1, BRNO				DATUM: listopad 2019
NÁZEV AKCE: Cyklistická stezka Hladíková, úsek 12				FORMÁT: B1, S A4
NÁZEV VÝKRESU: Koordinační situace				STUPĚN: DSP + PDPŠ
				MĚŘÍTKO: 1:250
				Č. ZAKÁZKY: 809
				ČÍSLO PARE: C.3
				ČÍSLO VÝKRESU: C.3