


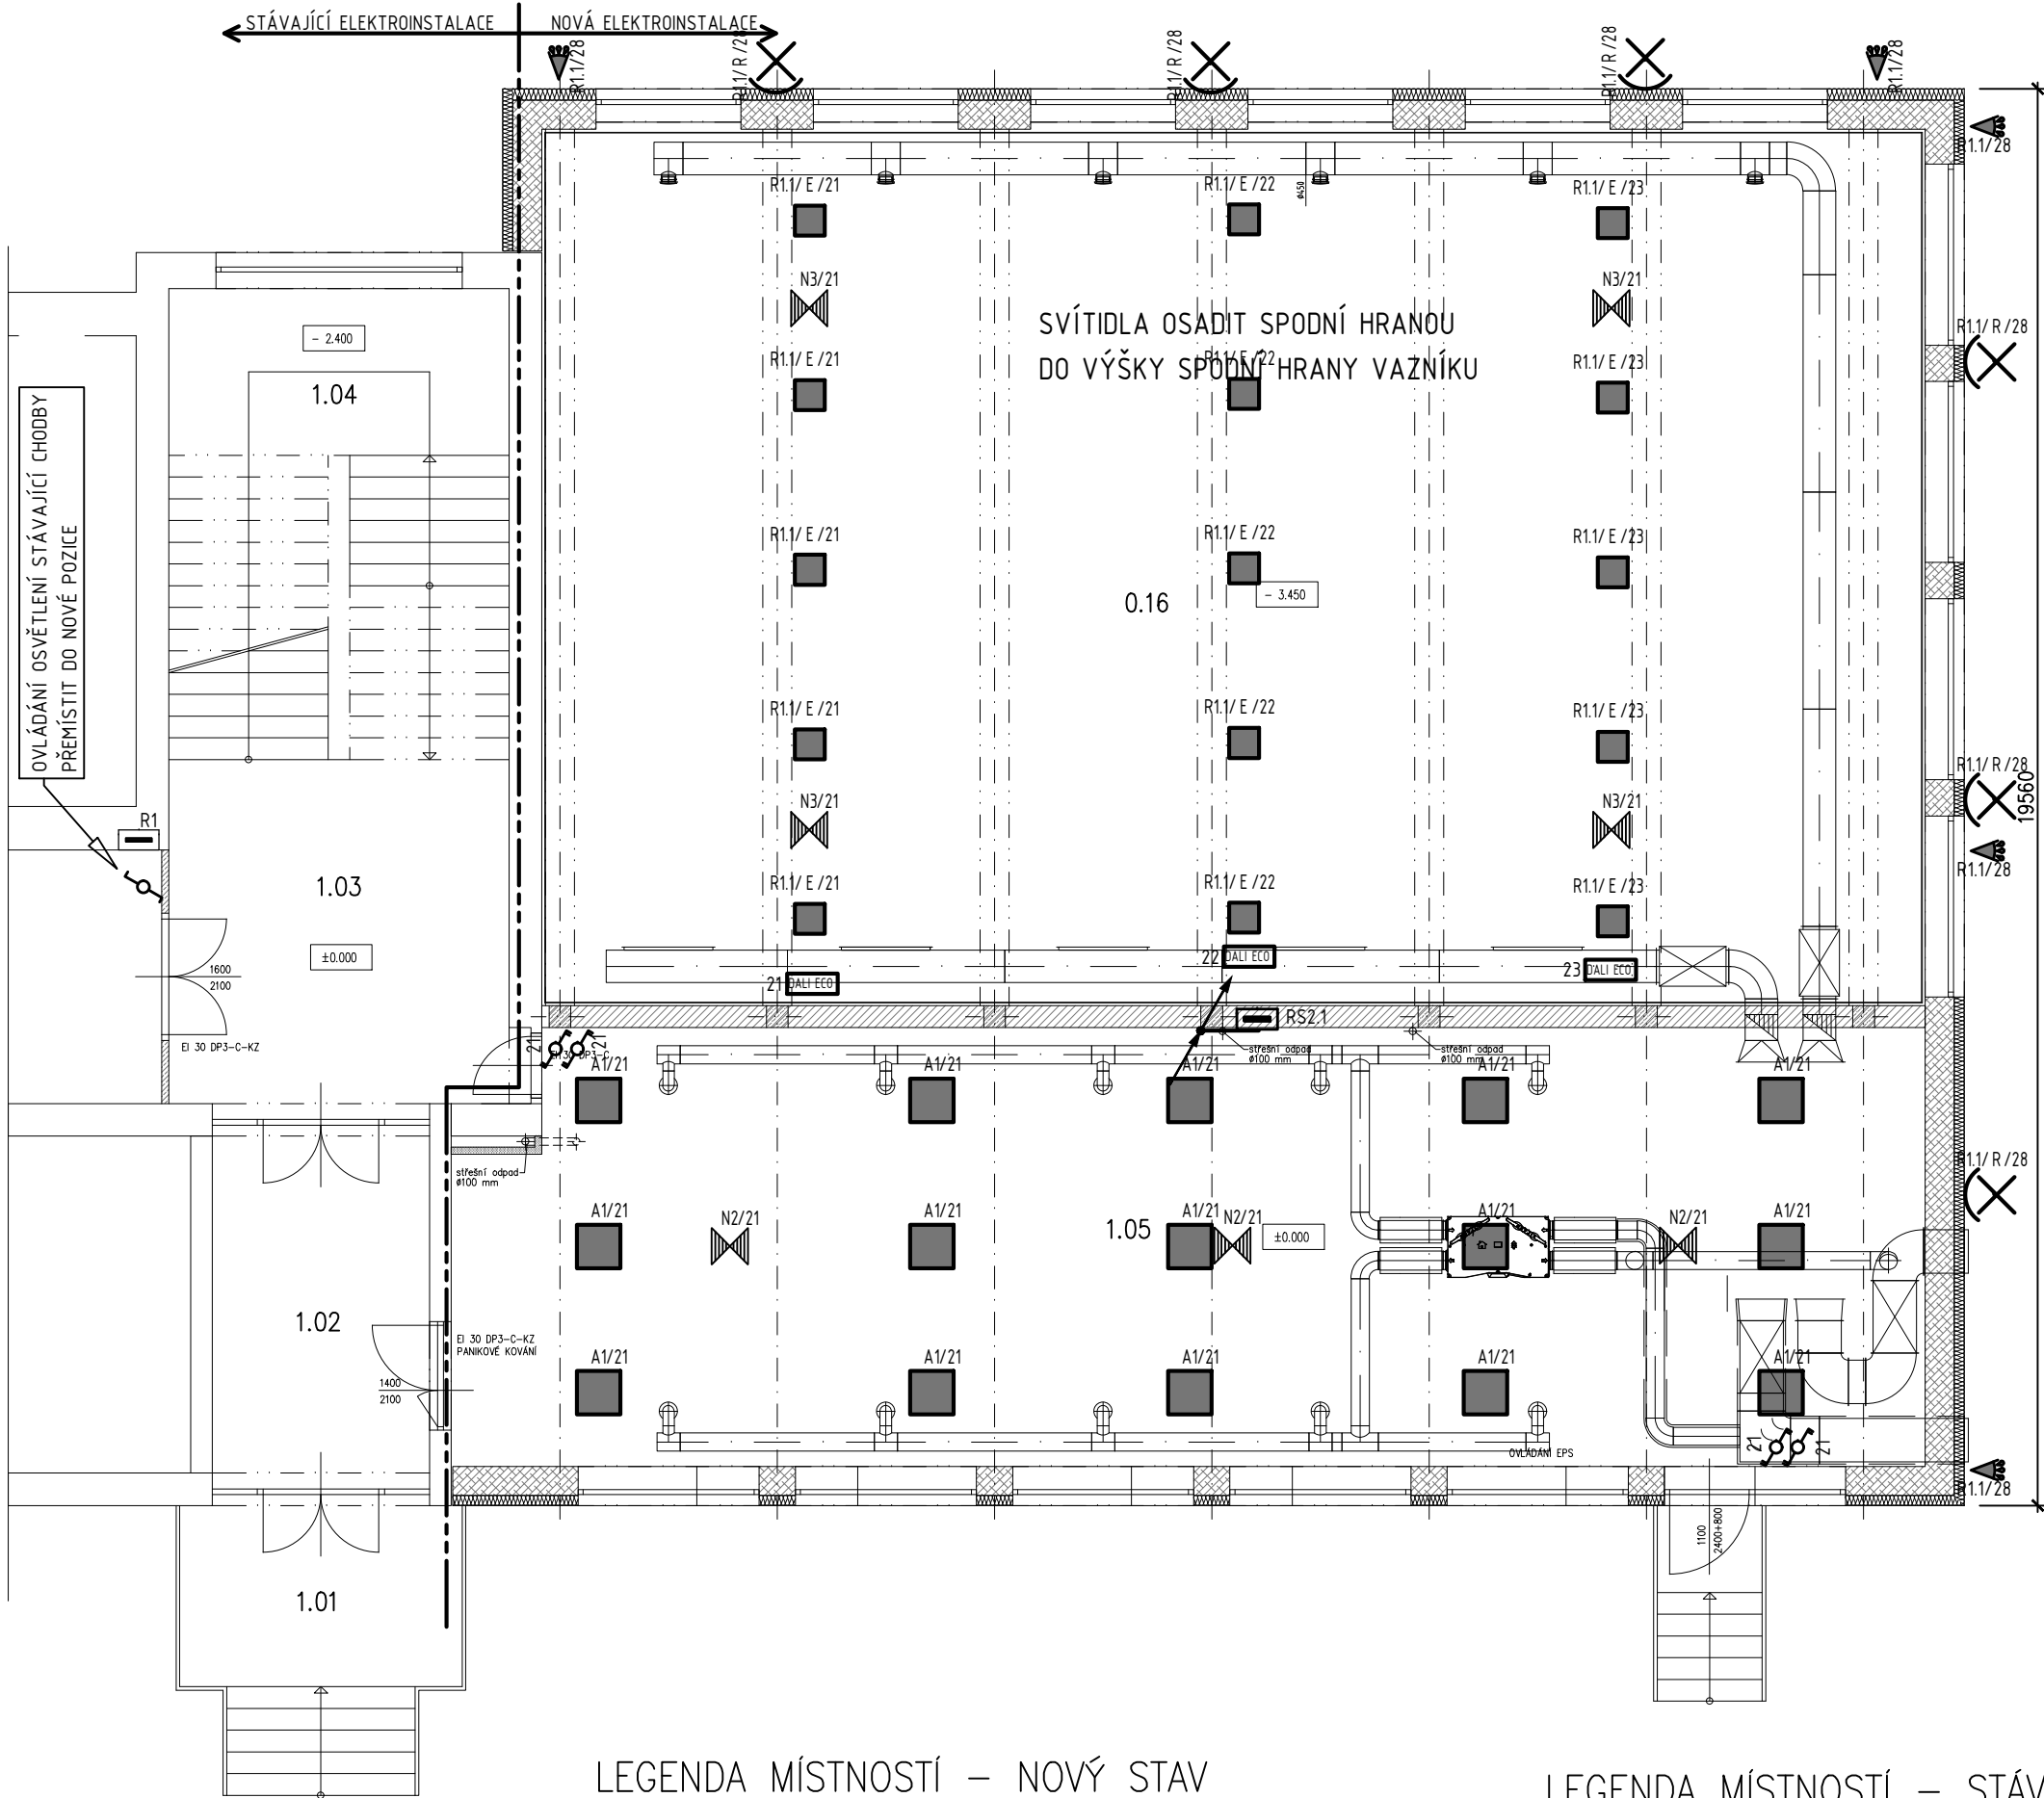

OCHRANA PŘED ÚRAZEM ELEKTRICKÝM PROUDEM DLE ČSN 33 2000-4-41 ED2:
čl. 413.1 - AUTOMATICKÝM ODPOJENÍM OD ZDROJE
čl. 413.12 - POSPOJOVÁNÍM
čl. 412.5 - PROUDOVÝMI CHRÁNIČI
ELEKTRICKÉ NAPÁJENÍ:
STŘÍDAVÁ SÍŤ: 3/PEN AC 50Hz, 400/230V, TN-C-S

LEGENDA MÍSTNOSTÍ – NOVÝ STAV

Ozn.	Účel místnosti	Plocha [m²]	OSVĚTLENOST Epk[lx]	VNĚJŠÍ VLVY
0.16	PROSTOR TĚLOCVIČNÝ	228.00	200	"N"
1.05	ŠATNA	121.45	500	"N"
		349.45		

POZNÁMKY K VNĚJŠÍM VLVŮM:
"N" – OSTATNÍ VLVY PŮSOBÍCÍ V MÍSTNOSTI JSOU NORMÁLNÍ VE SMYSLU ČSN 33 2000-5-51 ed.3.
PŘI UMISŤOVÁNÍ EL. PRVKŮ VE SPRCHÁCH, KOUPELNÁCH A NAD DŘEZEM DODRŽET VZDÁLENOSTI DLE ČSN 33 2000-7-701 ed.2.

LEGENDA MÍSTNOSTÍ – STÁVAJÍCÍ STAV

Ozn.	Účel místnosti	Plocha [m²]
0.16	PROSTOR TĚLOCVIČNÝ	228.00
1.01	NADKYRTÝ VSTUP	10.20
1.02	ZÁDVEŘÍ	15.06
1.03	CHODBA	23.30
1.04	SCHODIŠTĚ	30.55
		307.11

- 14

TLAČÍTKO POD OMÍTKU, 230V/10A, IP20, OBVOD 14, ŘÍZENÍ DALI
- 14

DALI JEDNOTKA OD TL ŘAZENÍ 0/1, PŘÍVOD CYKY 5X1,5mm, OBVOD 14
- A

SV. VESTAVNÉ LED 36W/4000K, TĚLESO SV. OCELOVÝ PLECH, BÍLE LAKOVANÝ, UGR<16, STMÍVATELNÉ DALI, 230V
- A1

SV. VESTAVNÉ LED 36W/4000K, TĚLESO SV. OCELOVÝ PLECH, BÍLE LAKOVANÝ, ČIRÁ OPTIKA, UGR<16, MULTIWATT, 230V
- B

SV.ZÁVĚSNÉ LED 87W/4000K, TĚLESO SV. AL SLITINA, BARVA BÍLÁ, ASYMETRICKÉ VYZÁŘOVÁNÍ WALLWASHER, L= 2880MM, 230V
- C

SV. LED VESTAVNÉ, 20W 4000K, BÍLÝ LAK IP44, D= 220mm, 24V, VČ. ZDROJE 230/24V
- D

SV. PŘISAZENÉ, LED 54W, 4000K, 1572x111x95mm, IP66
- E

SV. PŘISAZENÉ LED 100W/4000K, TĚLESO SV. AL SLITINA, ELQX, PC ČIRÝ KRYT, OPTIKA 90°, IP65, IK10, STMÍVATELNÉ DALI, 230V, VČ.DRŽÁKŮ PRO PŘISAZENÍ
- N2

SV. NOUZOVÉ LED 2W, PROTIPANICKÉ, VESTAVNÉ, OPTIKA AREA, SVÍTÍCÍ 1HOD PO VÝPADKU, AUTOTEST
- N1

NOUZOVÉ LED SVÍTIDLO 180lumen, IP44, DOBA SVÍCENÍ 1H, ASYMETRICKÁ CHARAKTERISTIKA
- N3

SV. NOUZOVÉ, PROTIPANICKÉ, VESTAVNÉ LED 4,5W, SVÍTÍCÍ PŘI VÝPADKU 3H, OPTIKA AREA, AUTOTEST, IP65
- VYPÍNAČ POD OMÍTKU, 230V/10A, IP20
- VYPÍNAČ POD OMÍTKU, 230V/10A, IP43
- STOUPAČKA MEZI JEDNOTLIVÝMI PODLAŽÍMI
- KABELOVÁ TRASA

ÚPRAVA SVÍTIDEL	PETL.	4.5.20	01
REVIZE	KDO	KDY	REV.

Projektant

Zodpovědný projektant profese

Generální projektant

HEXAPLAN
INTERNATIONAL

Zodpovědný projektant ING. ARCH. JOSEF PÁLKA

Akce

PŘÍSTAVBA ZÁKLADNÍ A MATEŘSKÉ ŠKOLY
ELIŠKY PŘEMYSLOVNY 10,

DOKUMENTACE PRO PROVÁDĚNÍ STAVBY

Investor MČ Brno–Starý Lískovec Lokalita Brno

Díleč část–profese

D.1.4.4 ZAŘÍZENÍ SILNOPROUDĚ ELEKTROTECHNIKY

Výkres

PŮDORYS 1.NP – OSVĚTLENÍ

Měřítko 1:100	Datum LISTOPAD 2016
Zpracoval M. NADÁNK	Kontroloval ING. PETLACH
Číslo akce 1085	Výkres číslo 05–10
	Revize 00