


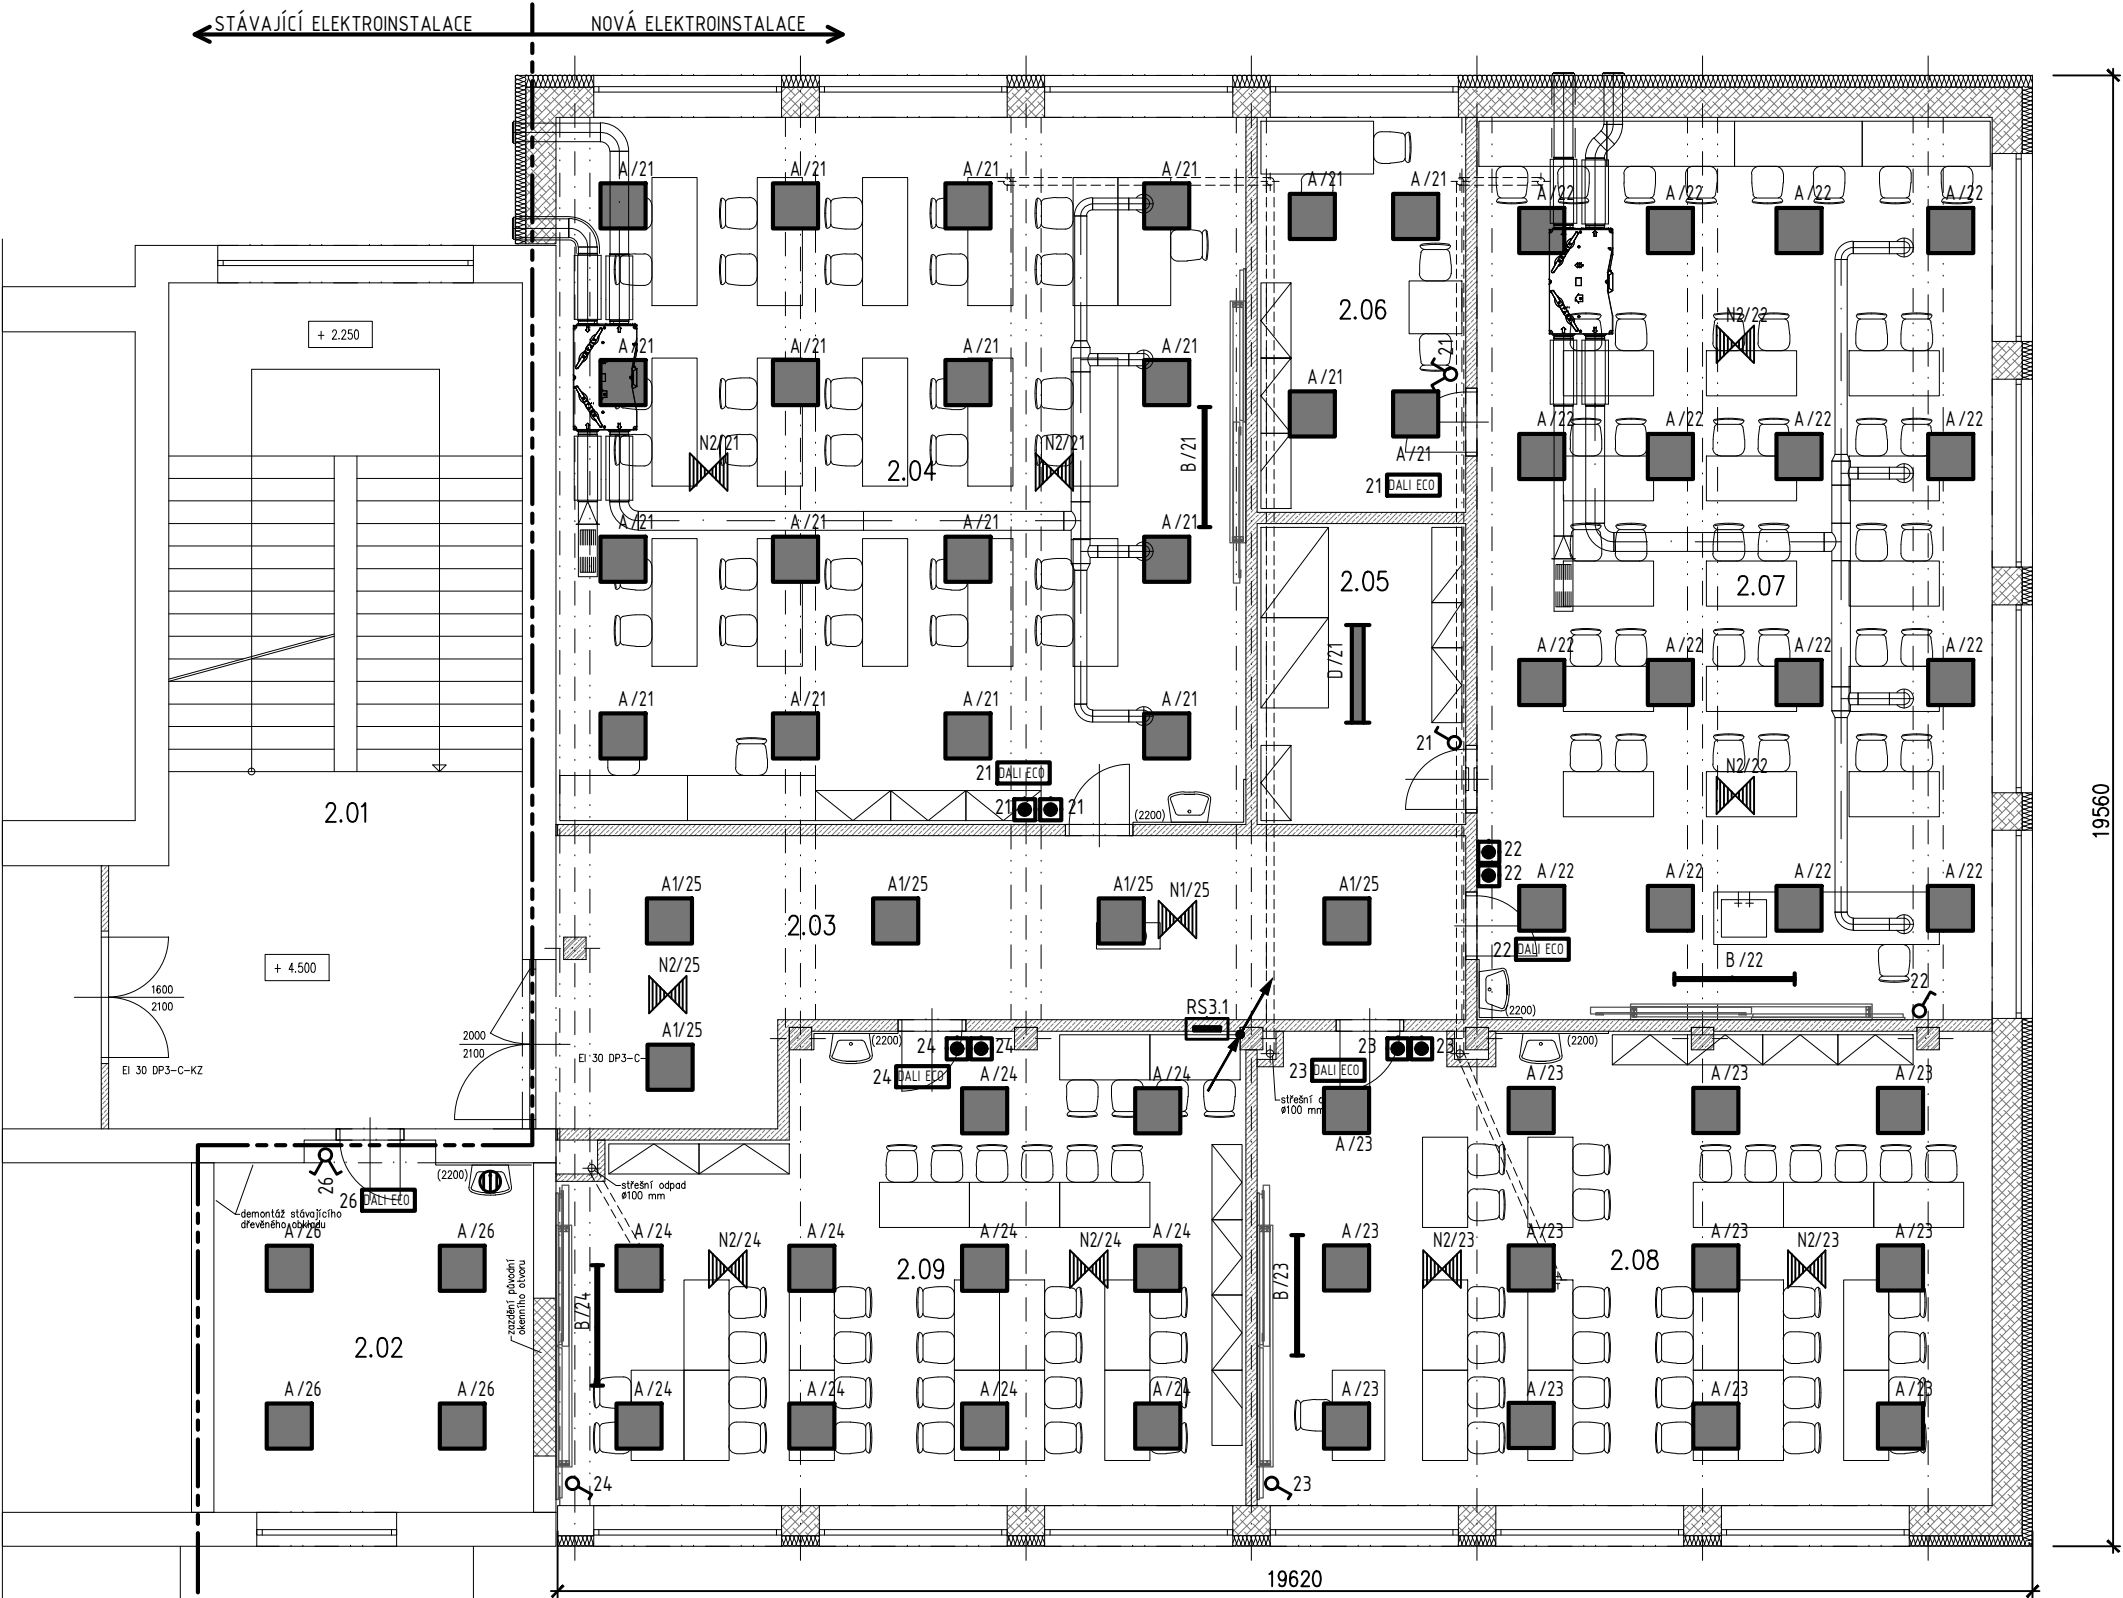

OCHRANA PŘED ÚRAZEM ELEKTRICKÝM
PROUDEM DLE ČSN 33 2000-4-41 ED2:
čl. 413.1 - AUTOMATICKÝM ODPOJENÍM OD ZDROJE
čl. 413.1.2 - POSPOJOVÁNÍM
čl. 412.5 - PROUDOVÝMI CHRÁNIČI
ELEKTRICKÉ NAPÁJENÍ:
STŘÍDAVÁ SÍŤ: 3/PEN AC 50Hz, 400/230V, TN-C-S

LEGENDA MÍSTNOSTÍ – NOVÝ STAV

Ozn.	Účel místnosti	Plocha [m²]	OSVĚTLENOST Epk[lx]	VNĚJŠÍ VLIVY
2.03	CHODBA	33.92	100	"N"
2.04	UČEBNA JAZYKŮ	86.25	300	"N"
2.05	SKLAD	11.10	100	"N"
2.06	KABINET	14.57	500	"N"
2.07	UČEBNA TECHN. A ŘEMESL. OBORŮ	82.20	500	"N"
2.08	KMENOVÁ UČEBNA	61.29	500	"N"
2.09	UČEBNA JAZYKŮ	53.23	500	"N"
		342.56		

POZNÁMKY K VNĚJŠÍM VLIVŮM:
"N" – OSTATNÍ VLIVY PŮSOBÍCÍ V MÍSTNOSTI JSOU NORMÁLNÍ VE SMYSLU ČSN 33 2000-5-51 ed.3.
PŘI UMÍSTOVÁNÍ EL. PRVKŮ VE SPRCHÁCH, KOUPELNÁCH A NAD DŘEZEM DODRŽET VZDÁLENOSTI DLE ČSN 33 2000-7-701 ed.2.

LEGENDA MÍSTNOSTÍ – STÁVAJÍCÍ STAV

Ozn.	Účel místnosti	Plocha [m²]
2.01	SCHODIŠTĚ	55.90
2.02	KABINET	20.29
		76.19

- 14 TLAČÍTKO POD OMÍTKU, 230V/10A, IP20, OBVOD 14, ŘÍZENÍ DALI
- 14 DALI JEDNOTKA OD TL ŘÁZENÍ 0/1, PŘÍVOD CYKY 5x1,5mm, OBVOD 14
- A SV. VESTAVNÉ LED 36W/4000K, TĚLO SV. OCELOVÝ PLECH, BÍLE LAKOVANÝ, UGR<16, STMÍVATELNÉ DALI, 230V
- A1 SV. VESTAVNÉ LED 36W/4000K, TĚLO SV. OCELOVÝ PLECH, BÍLE LAKOVANÝ, ČIRÁ OPTIKA, UGR<16, MULTI WATT, 230V
- B SV. ZÁYĚSNÉ LED 87W/4000K, TĚLO SV. AL SLITINA, BARVA BÍLÁ, ASYMETRICKÉ VYZÁROVÁNÍ WALL WASHER, L= 2880MM, 230V
- C SV. LED VESTAVNÉ, 20W 4000K, BÍLÝ LAK IP44, D= 220mm, 24V, VČ. ZDROJE 230/24V
- D SV. PŘISAZENÉ, LED 54W, 4000K, 1572x111x95mm, IP66
- E SV. PŘISAZENÉ LED 100W/4000K, TĚLO SV. AL SLITINA, ELOX, PC ČIRÝ KRYT, OPTIKA 90°, IP65, IK10, STMÍVATELNÉ DALI, 230V, VČ.DRŽÁKŮ PRO PŘISAZENÍ
- N2 SV. NOUZOVÉ LED 2W, PROTIPANICKÉ, VESTAVNÉ, OPTIKA AREA, SVÍTÍCÍ 1HOD PO VÝPADKU, AUTOTEST
- N1 NOUZOVÉ LED SVÍTIDLO 180lm, IP44, DOBA SVÍCENÍ 1H, ASYMETRICKÁ CHARAKTERISTIKA
- N3 SV. NOUZOVÉ, PROTIPANICKÉ, VESTAVNÉ LED 4,5W, SVÍTÍCÍ PŘI VÝPADKU 3H, OPTIKA AREA, AUTOTEST, IP65
- VYPÍNAČ POD OMÍTKU, 230V/10A, IP20
- VYPÍNAČ POD OMÍTKU, 230V/10A, IP43
- STOUPAČKA MEZI JEDNOTLIVÝMI PODLAŽÍMI
- KABELOVÁ TRASA

ÚPRAVA SVÍTIDEL	PETL	4.5.20	01
REVIZE	KDO	KDY	REV.

Projektant

Zodpovědný projektant profese

Generální projektant

HEXAPLAN
INTERNATIONAL

Zodpovědný projektant ING. ARCH. JOSEF PÁLKA

Akce

PŘÍSTAVBA ZÁKLADNÍ A MATEŘSKÉ ŠKOLY
ELIŠKY PŘEMYSLOVNY 10,

DOKUMENTACE PRO PROVÁDĚNÍ STAVBY

Investor MČ Brno–Starý Lískovec Lokalita Brno

Díleč část–profese

D.1.4.4 ZAŘÍZENÍ SILNOPROUDÉ ELEKTROTECHNIKY

Výkres

PŮDORYS 2.NP – OSVĚTLENÍ

Měřítko 1:100	Datum LISTOPAD 2016
Zpracoval M. NADÁNEK	Kontroloval ING. PETLÁČ
Číslo akce 1085	Výkres číslo 05–11
	Revize 00