




PŮDORYS - 1. část

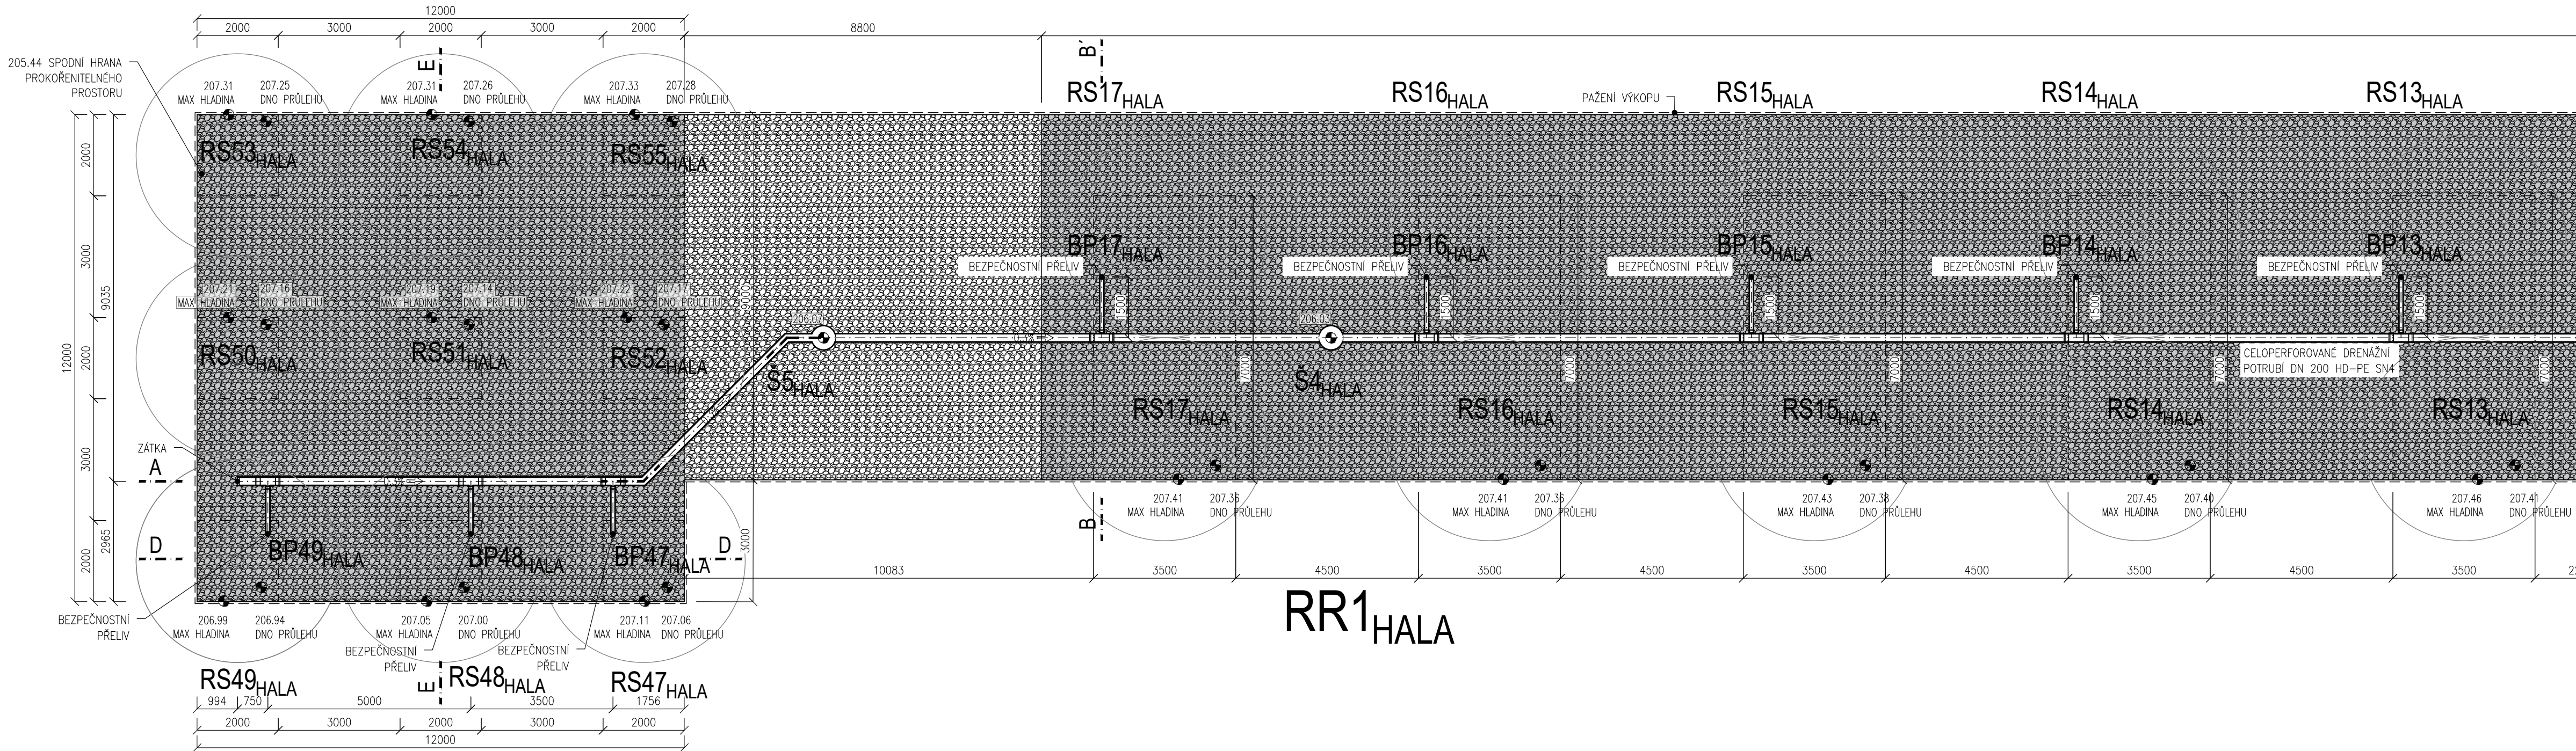


PŮDORYS - 2. část

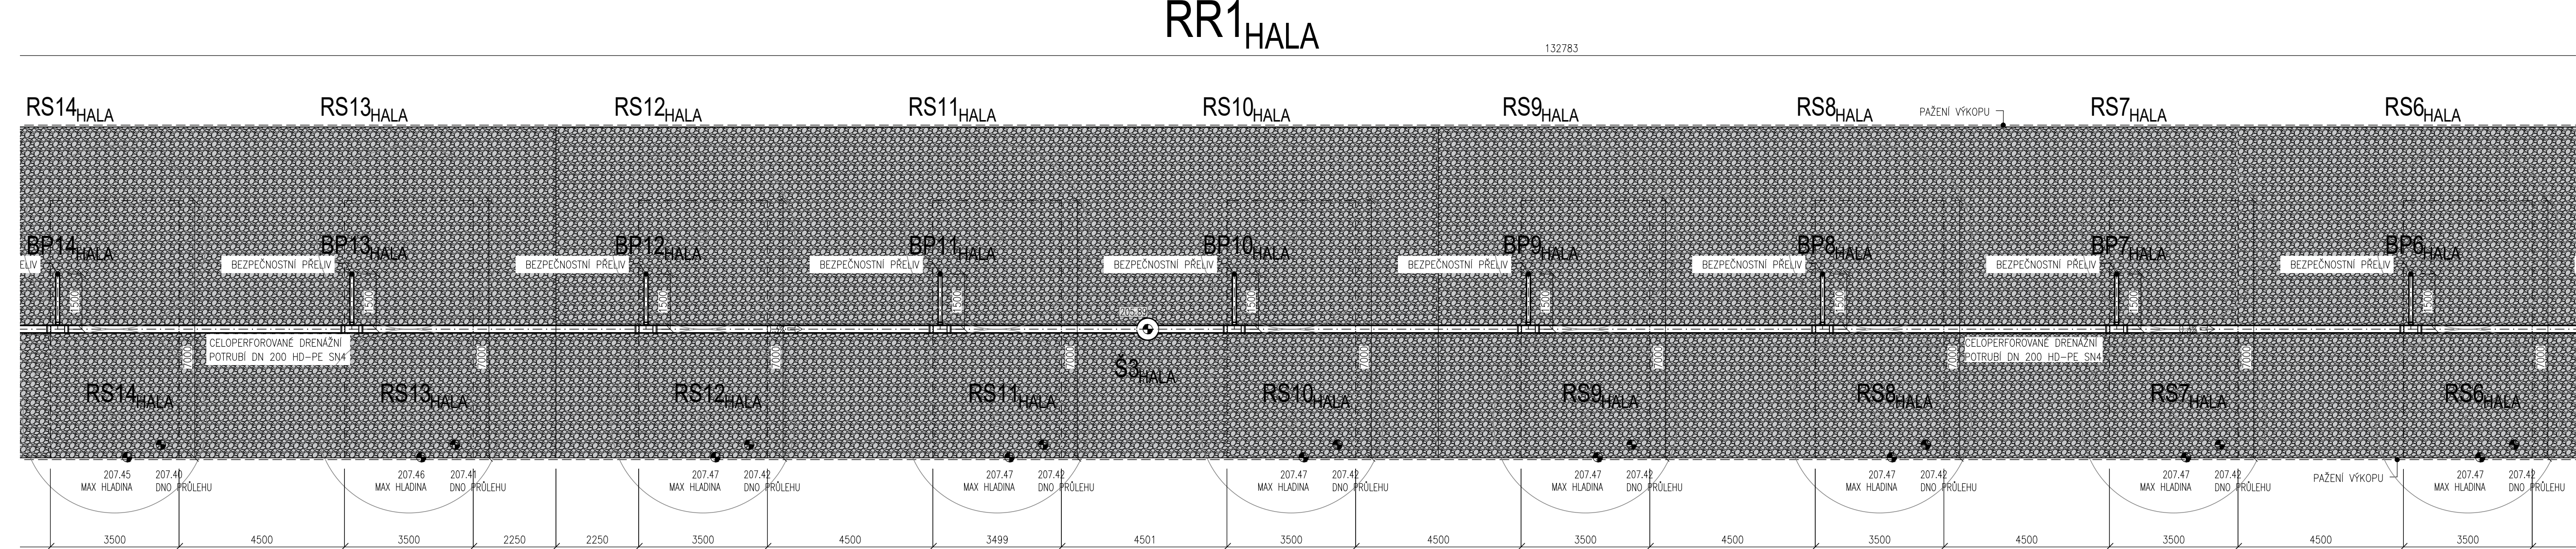

PŮDORYS - 3. část

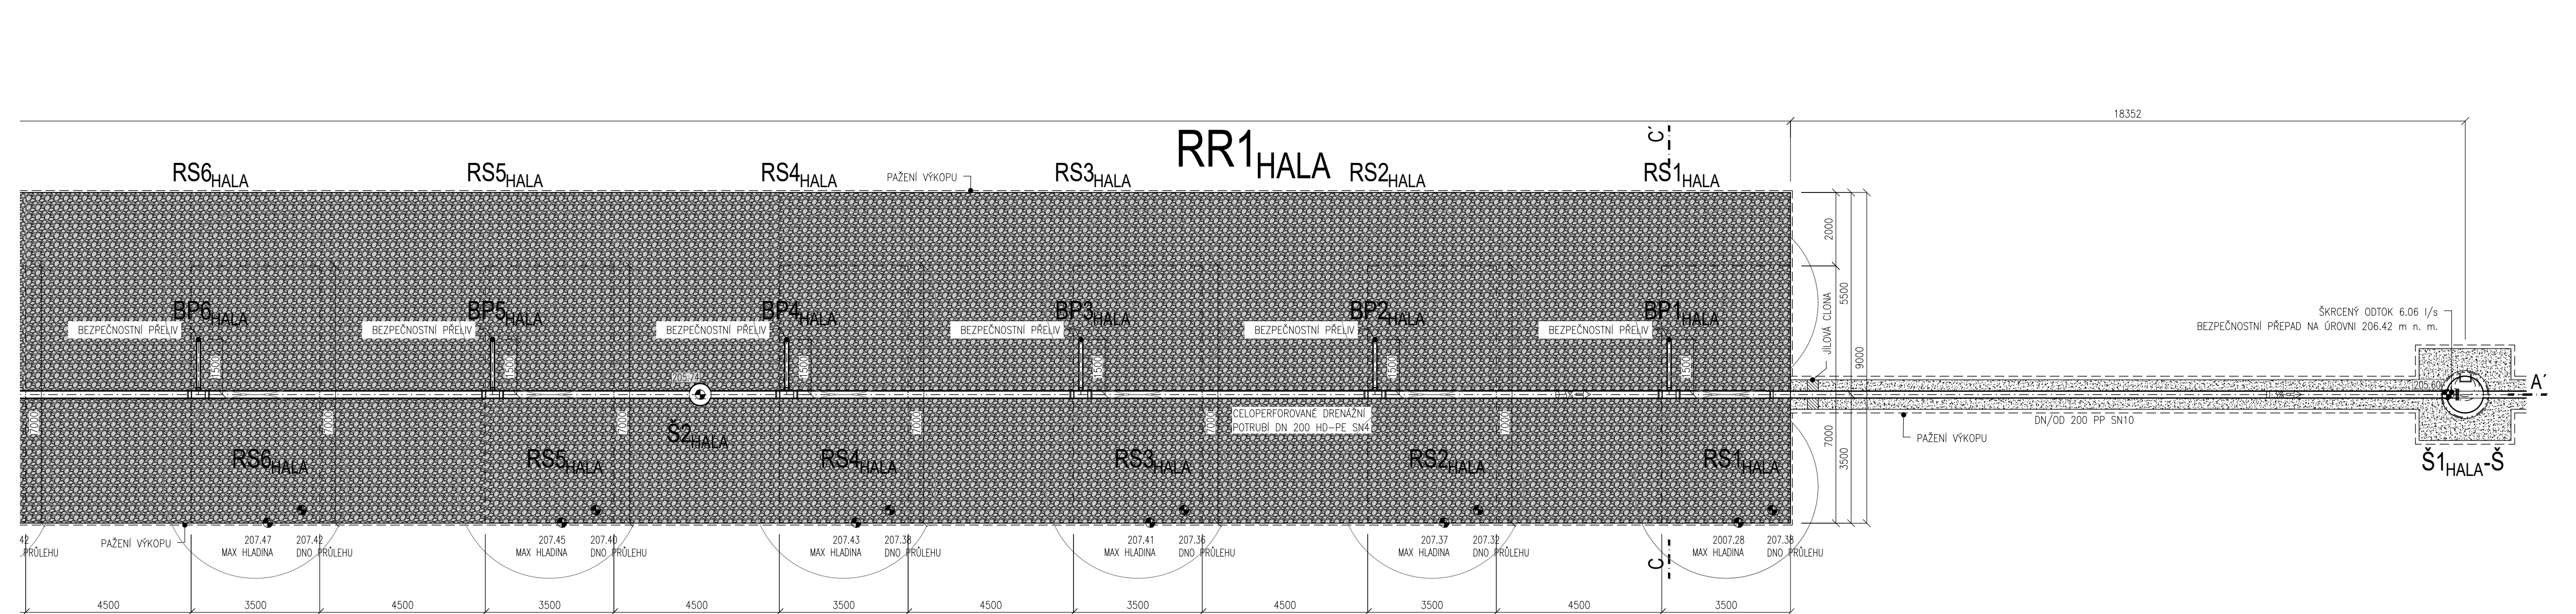

KLAD VÝŘEZŮ

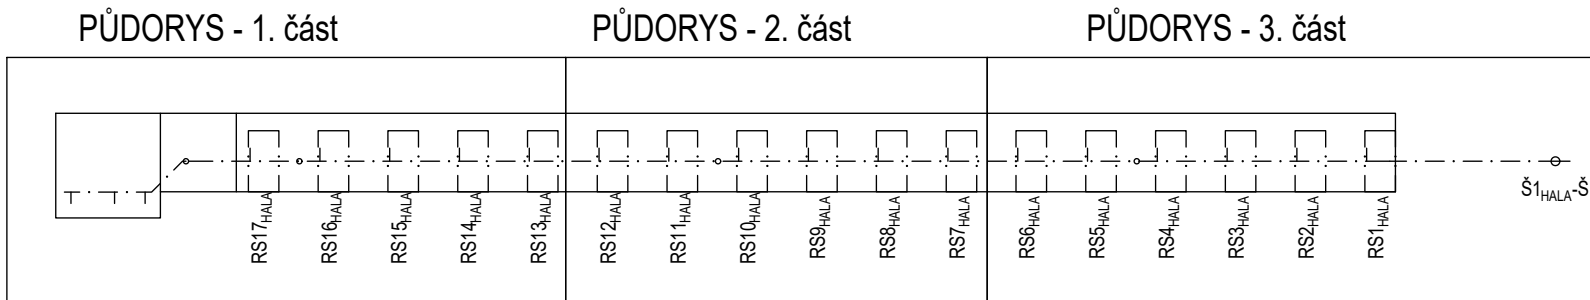

POZNAMKA:

1. ZASTOUPENÍ NULOVÉ FRAKCE V PŘECHODOVÉ VRSTVĚ ŠTERKU MUSÍ BÝT MENŠÍ NEŽ 7 % OBJEMU.
2. ZEMLNÍ PRÁCE BUDOVY PROVÁDĚNÝ PO VÝTÝČNÍ INŽENÝRSKÝCH SÍTÍ A JEJICH OVĚŘENÍ RUČNĚ KOPANÝMI SONDAMI.
3. V RÁMCI STAVENÍSE SE MOHOU NACHÁZĚT ROZVODY NEZAKRESLENÉ V PD – ZEMLNÍ PRÁCE JE NUTNÉ PROVÁDĚT S MAX. OPATRNOSTÍ.
4. RÝHU LZE PROVÉST BEZ PAŽENÍ DO HL. 1,2 m.
5. POKUD BY BYLA STABILITA STĚNÝ VÝKOPU OHROŽENA VIBRACEMI, KLIMATICKÝMI VLIVY, PROVOZEM NA STAVENÍ APOD. MUŠI SE PAŽIT DO HLUBKY 0,7 m.
6. VÝNKLÁ ŠTERBNA MEZI PAŽENÍM A ROSTLOU ZEMLINOU BUDE VYPLNĚNA OBYSEM TAK, ABY PAŽENÍ AKTIVNĚ PŮSOBIL NA OKOLNÍ TERÉN.

PDPS

## D.1.3

## 1. STAVBA

INVESTOR: <b>B   R   N   O   I</b> STATUTÁRNÍ MĚSTO BRNO Dominikánské náměstí 1, 602 00 Brno	<b>DPMB</b> Dopravní podnik města Brna a.s. DOPRAVNÍ PODNIK MĚSTA BRNA, a.s. Hlinky 64/151, Písařky, 603 00 Brno
<b>BRK</b> BRNĚNSKÉ KOMUNIKACE, a.s. Renesánská třída 787/1a, 639 00 Brno	<b>TE</b> TEPLÁRNY BRNO, a.s. Okružní 25, 638 00 Brno-Lesná

KOORDINÁTOR PROJEKTU A PROJEKTANT: <b>PK OSSENDORF s.r.o.</b> Tomešova 1, 602 00 Brno	<b>PRŮJEMKOVÁ KANCELÁŘ OSSENDORF s.r.o.</b> ČÍSLO SMLOUVY: 5500 - 21000231
HLAVNÍ INŽENÝR PROJEKTU: ING. VLASTISLAV NOVÁK Ph.D.	HLAVNÍ PROJEKTANT: <b>PK OSSENDORF s.r.o.</b> Tomešova 1, 602 00 Brno
HLAVNÍ INŽENÝR PROJEKTU: ING. VLASTISLAV NOVÁK Ph.D.	HLAVNÍ PROJEKTANT: <b>PK OSSENDORF s.r.o.</b> Tomešova 1, 602 00 Brno

### IO 333 ODVODNĚNÍ - PLOCHA MSKP OKOLO HALY (MSKP 1.Etapa-OD)

ZODP. PROJEKTANT VYPRACOVAL KONTROLOVAL KRAJ. JIHOMORAVSKÝ AKCESTAVBA	MLOSLAV JILEK ING. PETR HAVL ING. JAR VITEK ING. JIHOMORAVSKÝ KÚ PÍSAŘKY (810208)		<b>příjekt</b> VY a.s.
B. MULTIFUNKČNÍ SPORTOVNÍ A KULTURNÍ PAVILON 1. ETAPA			DATUM 11/02/21
D.1.3 ODVODNĚNÍ KOMUNIKACÍ - MODROZELZENÁ INFRASTRUKTURA			FORMÁT A4 10
RETENČNÍ RÝHA RR1_HALA - PŮDORYS			STUPEŇ PD PDPS
			ČÍSLO ZÁKÁZKY 21.029
			MĚŘÍTKO 1:100
			ČÍSLO PRÁRE ČÍSLO PODPÍŠKY 07.1