



Situace - SO 101 KOMUNIKACE 1. ETAPA  
M 1:1 250  
- I. ČÁST

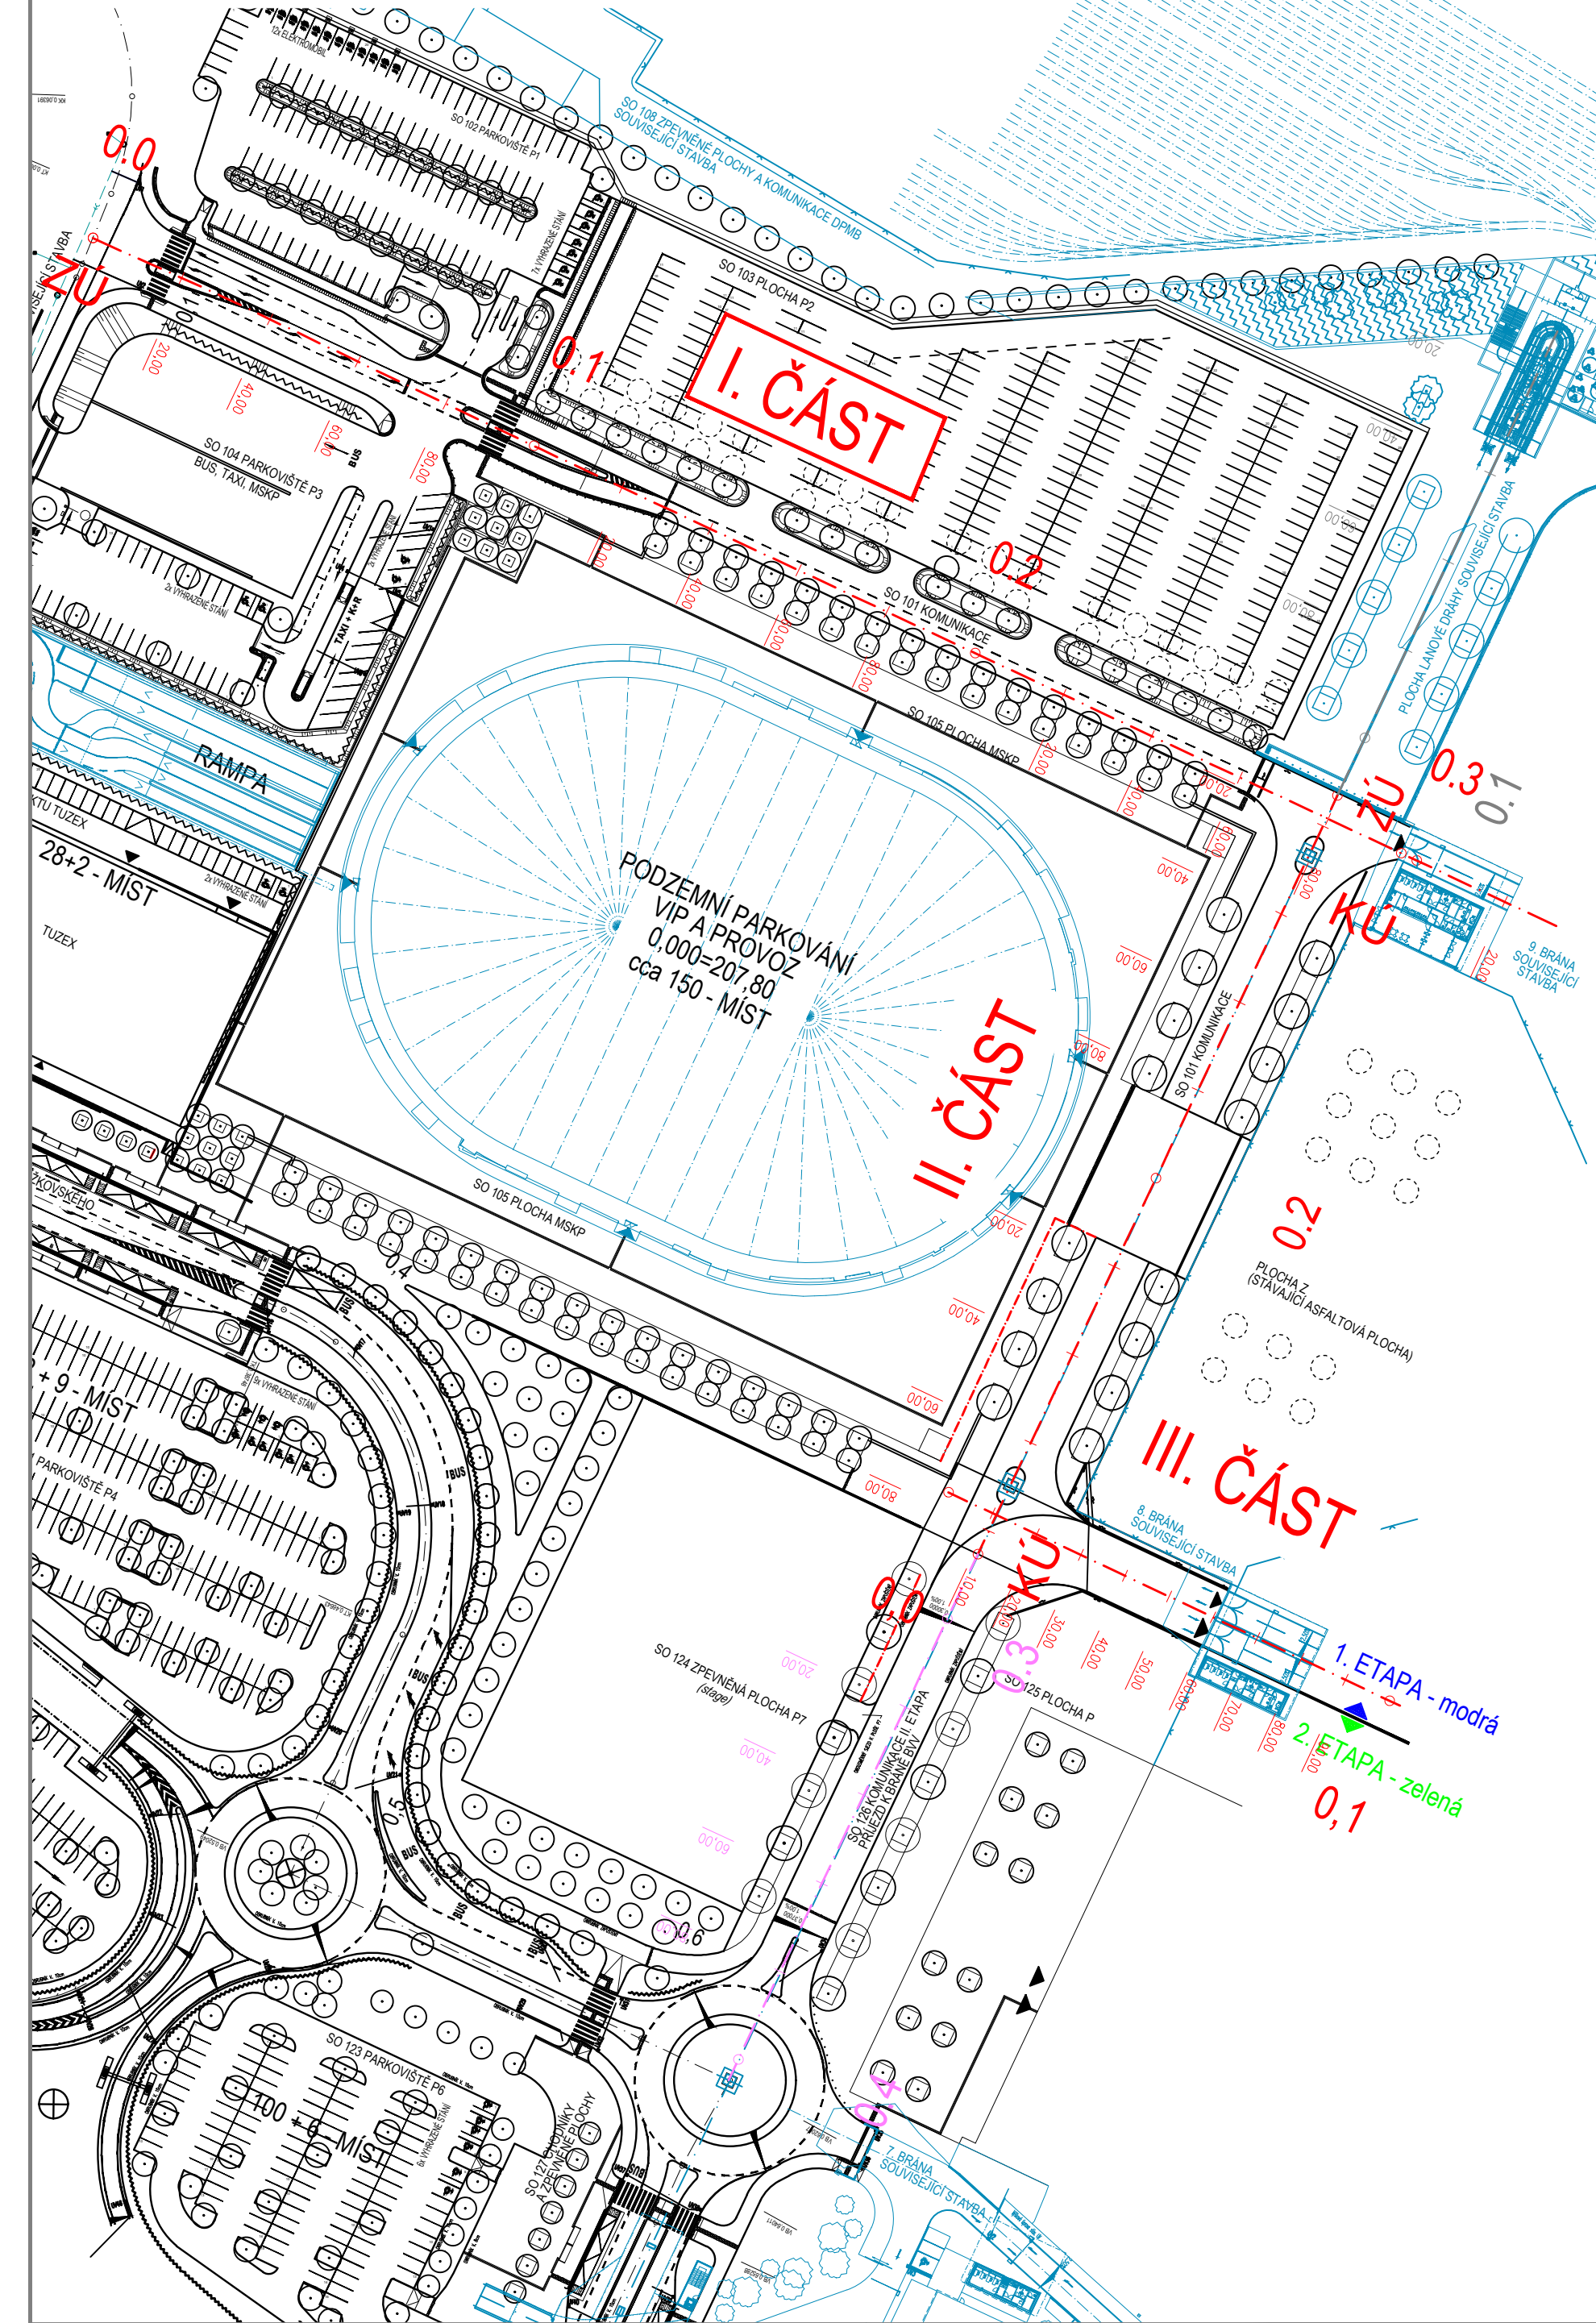

Podélný profil - SO 101 KOMUNIKACE 1. ETAPA  
M 1:500/50  
Rozsah km 0,00000 - 0,33164  
- I. ČÁST

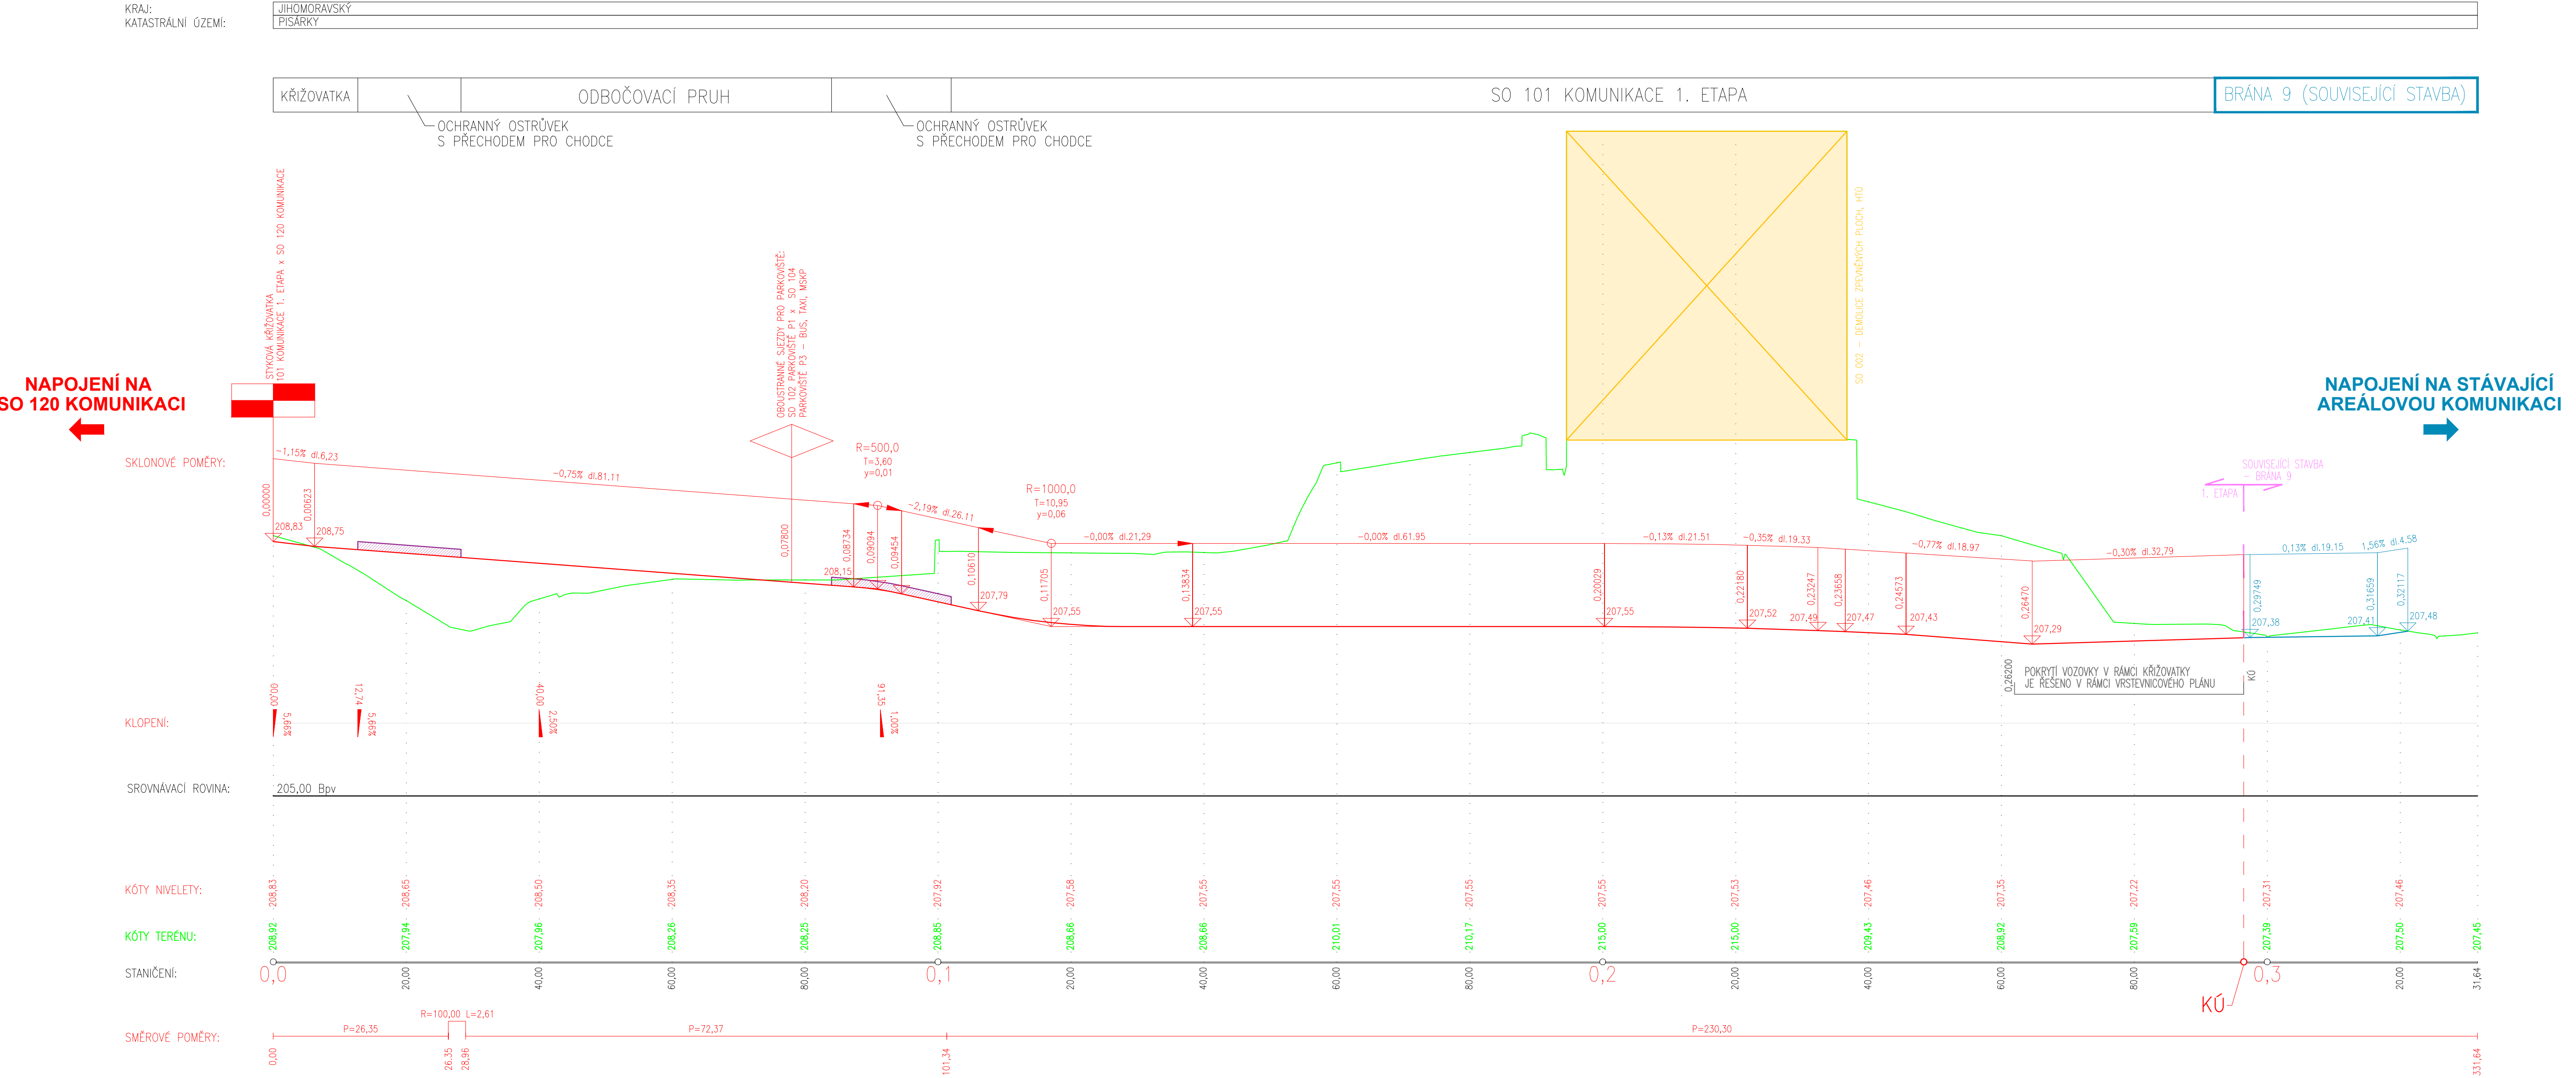

## D 1.1 1. STAVBA

INVESTOR: **BRNO**  
STATUTÁRNÍ MĚSTO BRNO  
Domnická náměstí 1, 601 67 Brno

BRNĚNSKÉ KOMUNIKACE, a.s.  
Renesánská třída 787/1a, 639 00 Brno

TEPLÁRNÝ BRNO, a.s.  
Okružní 25, 638 00 Brno

KOORDINÁTOR PROJEKTU A PROJEKTANT: **PK OSSENDORF s.r.o.**  
Tomešova 1, 602 00 Brno

HLAVNÍ INŽENÝR PROJEKTU: ING. VLASTISLAV NOVÁK Ph.D.

PROJEKTOVÁ KANCELÁŘ: **OSSENDORF**  
ČÍSLO SMLOUVY: 5500 - 21000231

**SO 101 KOMUNIKACE 1. ETAPA (MSKP 1. ETAPA-OD)**

ZODP. PROJEKTANT: ING. KATEŘINA ŠÍPKOVÁ	ING. KATEŘINA ŠÍPKOVÁ	<b>SHB</b> projektová kancelář s.r.o.
VYPRACOVAL: ING. MICHAL PAZDIZORA	ING. MICHAL PAZDIZORA	
KONTROLOVAL: ING. HUBERT ŘEHULKA	ING. HUBERT ŘEHULKA	
KRAJ: JIHO-MORAVSKÝ	KU: PÍŠARKY 810208	DATUM: 11/02/21
INVESTOR: <b>B. MULTIFUNKČNÍ SPORTOVNÍ A KULTURNÍ PAVILON 1. ETAPA</b>		FORMÁT: 12x44
	<b>D. DOKUMENTACE OBJEKTŮ</b>	STUPEŇ PD: POPS
	<b>D.1.1 OBJEKTY POZEMNÍCH KOMUNIKACÍ</b>	ČÍSLO ZAKÁZKY: 520 010
		MĚŘÍTKO: 1:500/50
ČÁST POPRÁVLOU: <b>PODÉLNÝ PROFIL - I. ČÁST</b>		ČÍSLO PÁRE: <b>03.1</b>