
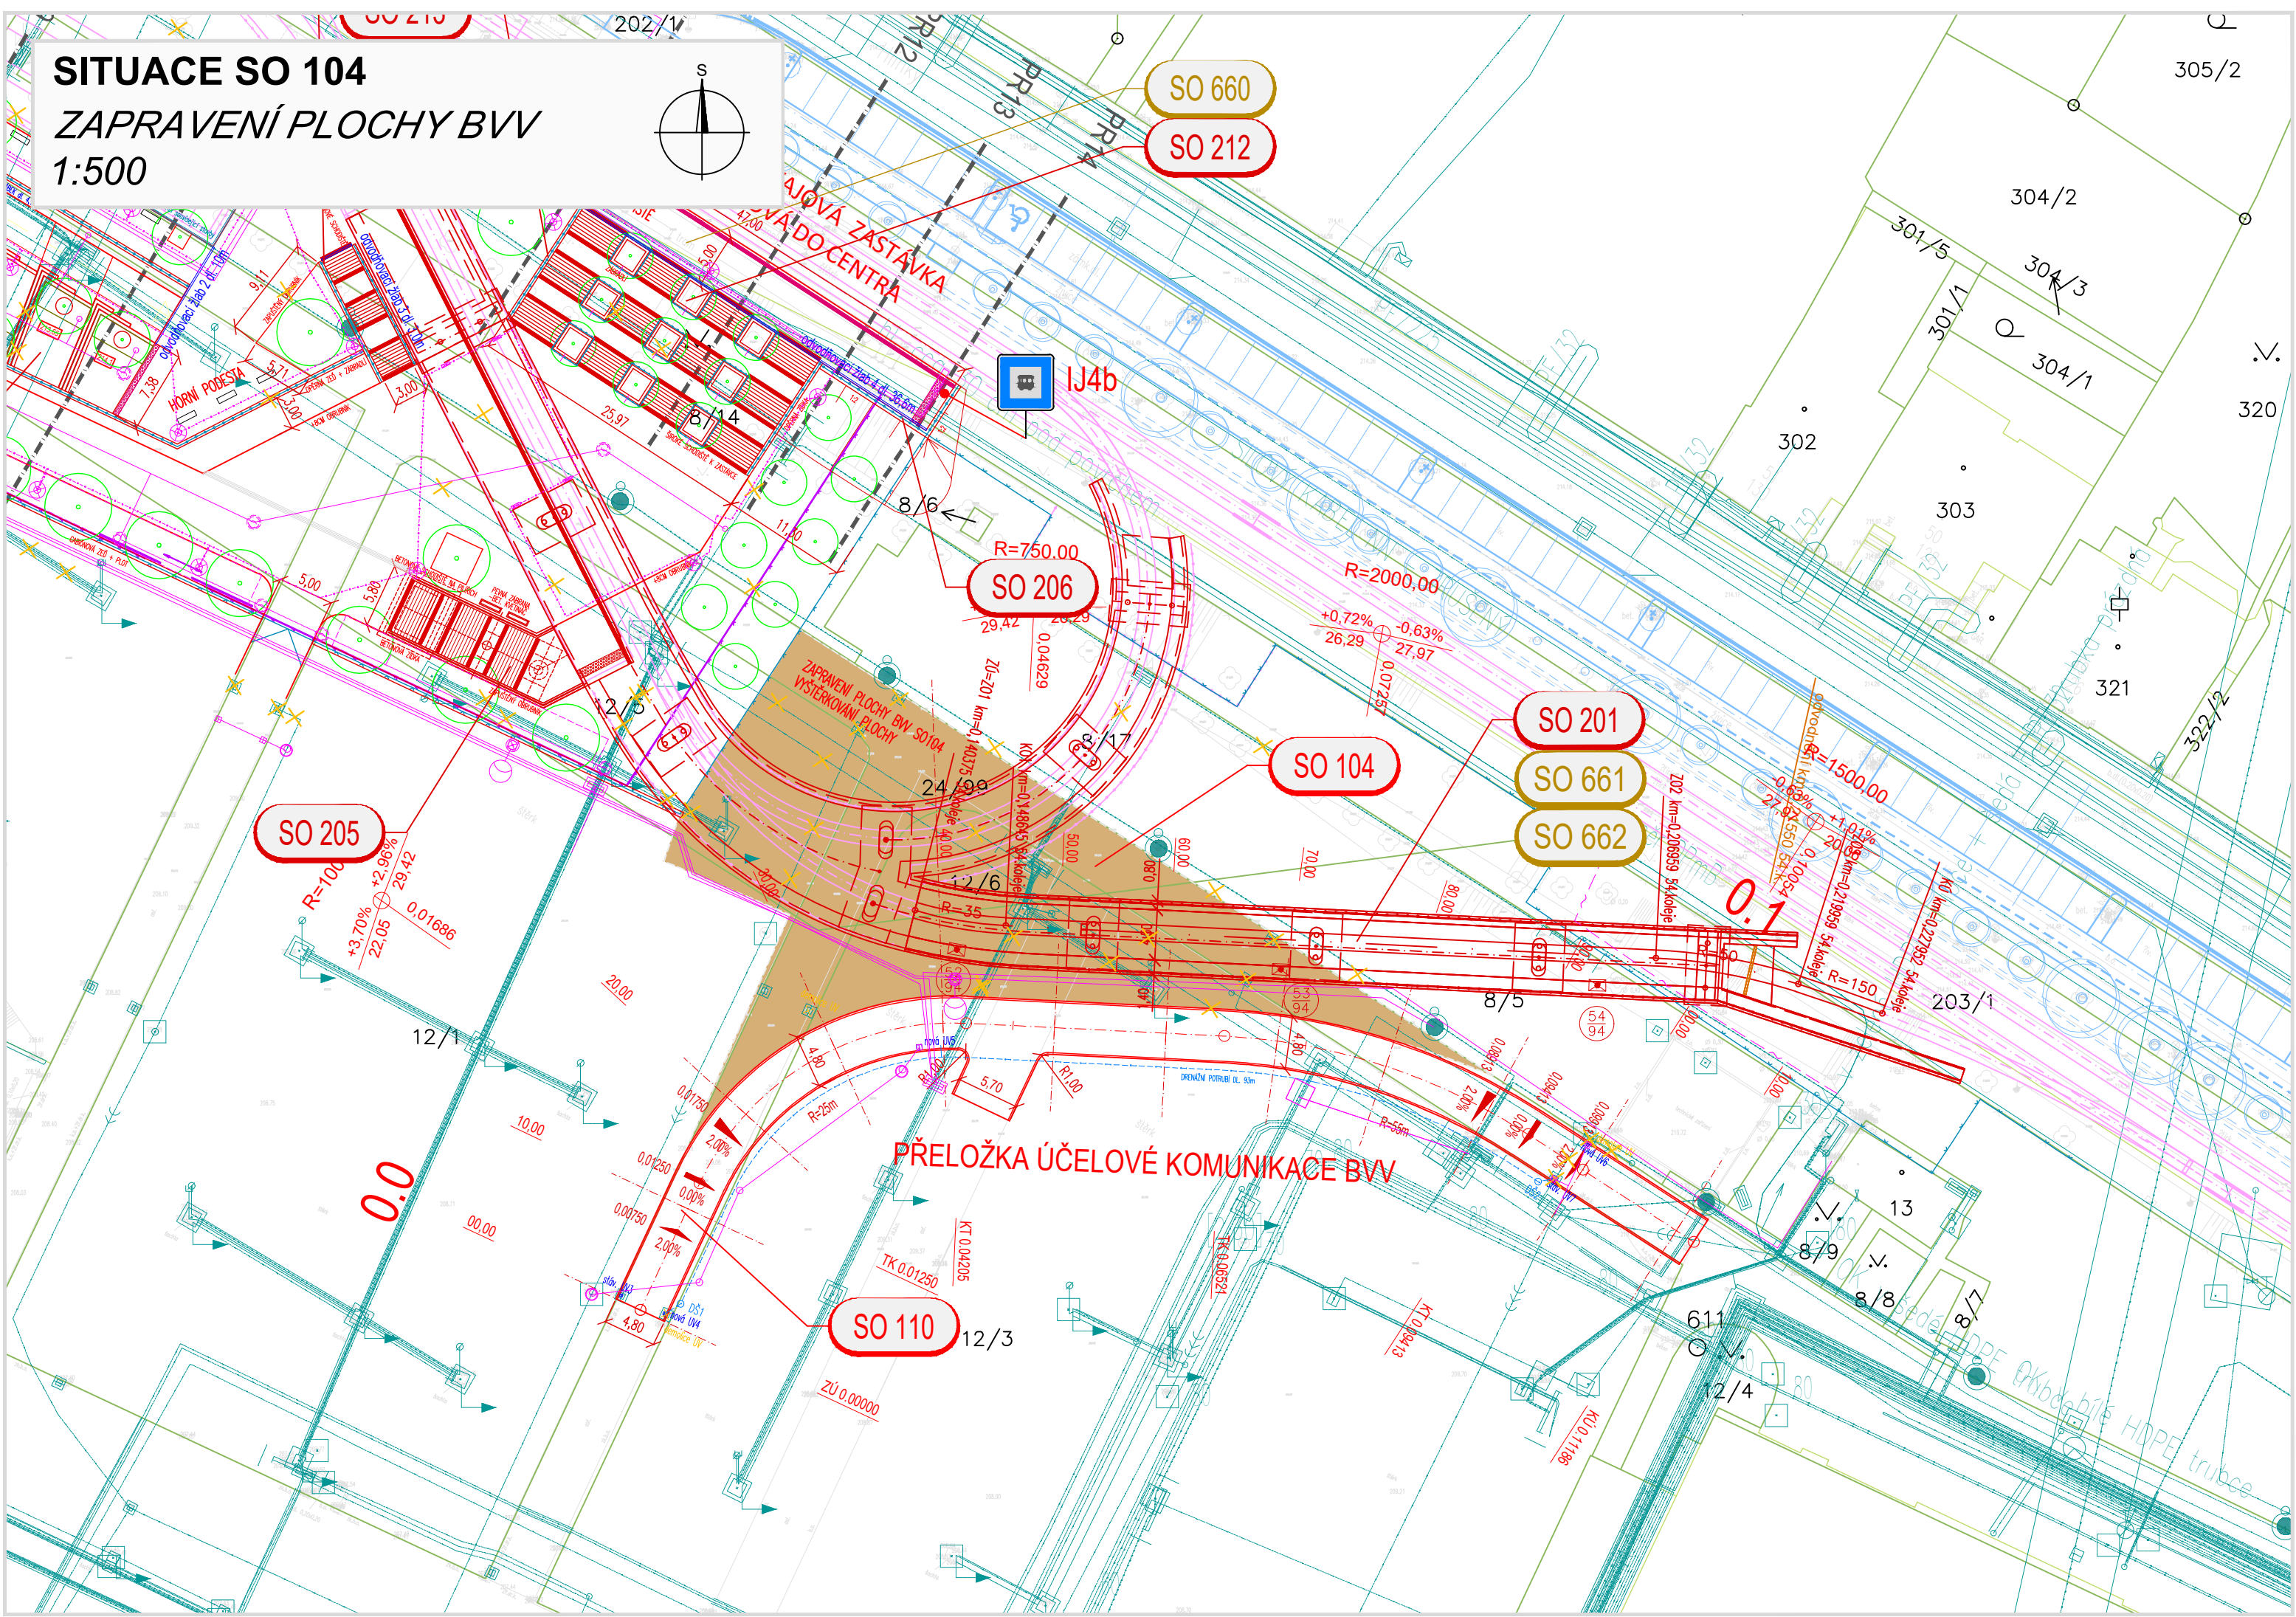


SITUACE SO 104  
ZAPRAVENÍ PLOCHY BVV  
1:500

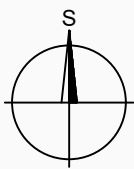

- LEGENDA PLOCH:
- ZAPRAVENÍ PLOCHY BW – VYŠTĚRKOVÁNÍ PLOCHY – ŠTĚRKODRŤ
- LEGENDA ČAR:
- STÁVAJÍCÍ ZAMĚŘENÍ
  - NOVÝ STAV
  - SOUVISEJÍCÍ STAVBA BRNO – HLINKY REKONSTRUKCE VODOVODU (BVaK)
  - SOUVISEJÍCÍ STAVBA VOZOVNA PISÁRKY – ETAPA III, VRATNÁ SMYČKA (MTP)
  - SOUVISEJÍCÍ STAVBA MSKP 1. ETAPA (SHB)
  - PLÁNOVANÁ STAVBA STANICE LANOVKY PISÁRKY – LIPOVÁ (AiD)
  - NOVÉ OPLOCENÍ
  - DRENÁŽ
  - HRANICE PARCEL
  - VNITŘNÍ HRANICE PARCEL
  - 151/17 PARCELNÍ ČÍSLO

- LEGENDA STÁVAJÍCÍCH INŽENÝRSKÝCH SÍTÍ
- VODOVOD
  - ROZVODY PLYNU
  - KANALIZACE SPLAŠKOVÁ
  - KANALIZACE DEŠŤOVÁ
  - KANALIZACE JEDNOTNÁ
  - SDĚLOVACÍ KABELY
  - EL. VEDENÍ

- LEGENDA NOVÝCH INŽENÝRSKÝCH SÍTÍ
- NOVÉ PŘÍPOJKY
  - NOVÁ KANALIZACE DEŠŤOVÁ
  - NOVÉ VEDENÍ SLABOPRODU
  - NOVÉ VEDENÍ NN, VO

PDPS

D 1.1 1. STAVBA

INVESTOR:

STATUTÁRNÍ MĚSTO BRNO  
Dominikánské náměstí 1, 601 67 Brno

ABENAB

BRNĚNSKÉ KOMUNIKACE, a.s.  
Renneská třída 787/1a, 639 00 Brno

TEPLÁRNY BRNO, a.s.  
Okružní 25, 638 00 Brno-Lesná

KOORDINÁTOR PROJEKTU A PROJEKTANT

PK OSSENDORF s.r.o.  
Tomešova 1, 602 00 Brno

PROJEKTOVÁ KANCELÁŘ  
OSSENDORF  
BRNO

HLAVNÍ INŽENÝR PROJEKTU

ING. VLASTISLAV NOVÁK Ph.D.

ČÍSLO SMLOUVY 5500 – 21000231

HLAVNÍ PROJEKTANT

PK OSSENDORF s.r.o.  
Tomešova 1, 602 00 Brno

PROJEKTOVÁ KANCELÁŘ  
OSSENDORF  
BRNO

HLAVNÍ INŽENÝR PROJEKTU

ING. VLASTISLAV NOVÁK Ph.D.

ČÍSLO SMLOUVY 5500 – 21000231

SO 104 ZAPRAVENÍ PLOCHY BVV (SMYČKA DUSP)

ZODP. PROJEKTANT	ING. KATEŘINA ŠÍPKOVÁ	<i>Šípková</i>	<p>SHB, stavby dopravních staveb sídlo: Moravská 1453/II, CZ 702 00 Olomouc</p>
VYPRACOVAL	ING. ONDŘEJ LIŠKA	<i>Liška</i>	
KONTROLOVAL	ING. HUBERT ŘEHULKA	<i>Řehulka</i>	
KRAJ: JIHO-MORAVSKÝ	KÚ: PISÁRKY [610208]		DATUM 11/2021
AKCE: STAVBA C. VOZOVNA PISÁRKY, ETAPA III. VRATNÁ TRAMVAJOVÁ SMYČKA, SOUVISEJÍCÍ STAVBY KOMUNIKACÍ, PLOCH A ZAŘÍZENÍ SLOUŽÍCÍCH K OBSLUZE BUDOUCÍHO MULTIFUNKČNÍHO SPORTOVNÍHO A KULTURNÍHO PAVILONU			FORMÁT 4x44
D DOKUMENTACE OBJEKTU D.1.1 OBJEKTY POZEMNÍCH KOMUNIKACÍ			STUPEŇ PD PDPS
			ČÍSLO ZAKÁZKY 5/20 117
			MĚŘÍTKO 1:500
ČÁST PD PŘÍLOHA	SITUACE		ČÍSLO PARÉ ČÍSLO PD PŘÍLOHY 02