

LEGENDA MÍSTNOSTÍ


Č.MÍST.	ÚČEL MÍSTNOSTI	PLOCHA [m2]
-201-	ZÁDVEŘÍ	4,45
-202-	CHODBA	84,33
-203-	ATRIUM	35,25
-204-	POKOJ RODIČŮ	23,25
-205-	KOUPELNA	4,05
-206-	POKOJ RODIČŮ	24,39
-207-	KOUPELNA	4,05
-208-	KOUPELNA	4,05
-209-	POKOJ RODIČŮ	21,43
-210-	POKOJ RODIČŮ	21,43
-211-	KOUPELNA	4,05
-212-	BEZBARIÉROVÁ KOUPELNA	6,62
-213-	BEZBARIÉROVÝ POKOJ RODIČŮ	21,49
-214-	LŮŽKOVÝ VÝTAH	6,06
-215-	INSTALAČNÍ ŠACHTA	2,66
-216-	ÚKLIDOVÁ MÍSTNOST	1,71
-217-	KUCHYNĚ RODIČŮ	38,83
-218-	POKOJ RODIČŮ	20,47
-219-	KOUPELNA	4,05
-220-	KOUPELNA	4,05
-221-	POKOJ RODIČŮ	21,95
-222-	POKOJ RODIČŮ	21,94
-223-	KOUPELNA	4,05
-224-	SCHODIŠTĚ	15,49
-225-	SKLAD	10,44
-226-	TERASA	12,56
-227-	VSTUPNÍ TERASA	13,04
-228-	TERASA	26,68
-229-	STŘEŠNÍ TERASA	147,16

LEGENDA ZAŘÍZOVACÍCH PŘEDMĚTŮ

OZN	POPIS	POČET KUSŮ
K	WC ZÁVĚSNÉ	8
VL	VÝLEVKA	1
U	UMYVADLO	8
D	DŘEZ	1
M	MYČKA	1
S	SPRCHA	8
VV	VÝTOKOVÝ VENTIL	1

LEGENDA ČAR

- STUDENÁ VODA
TEPLÁ VODA
OPIVÁNÍ
POŽÁRNÍ VODA

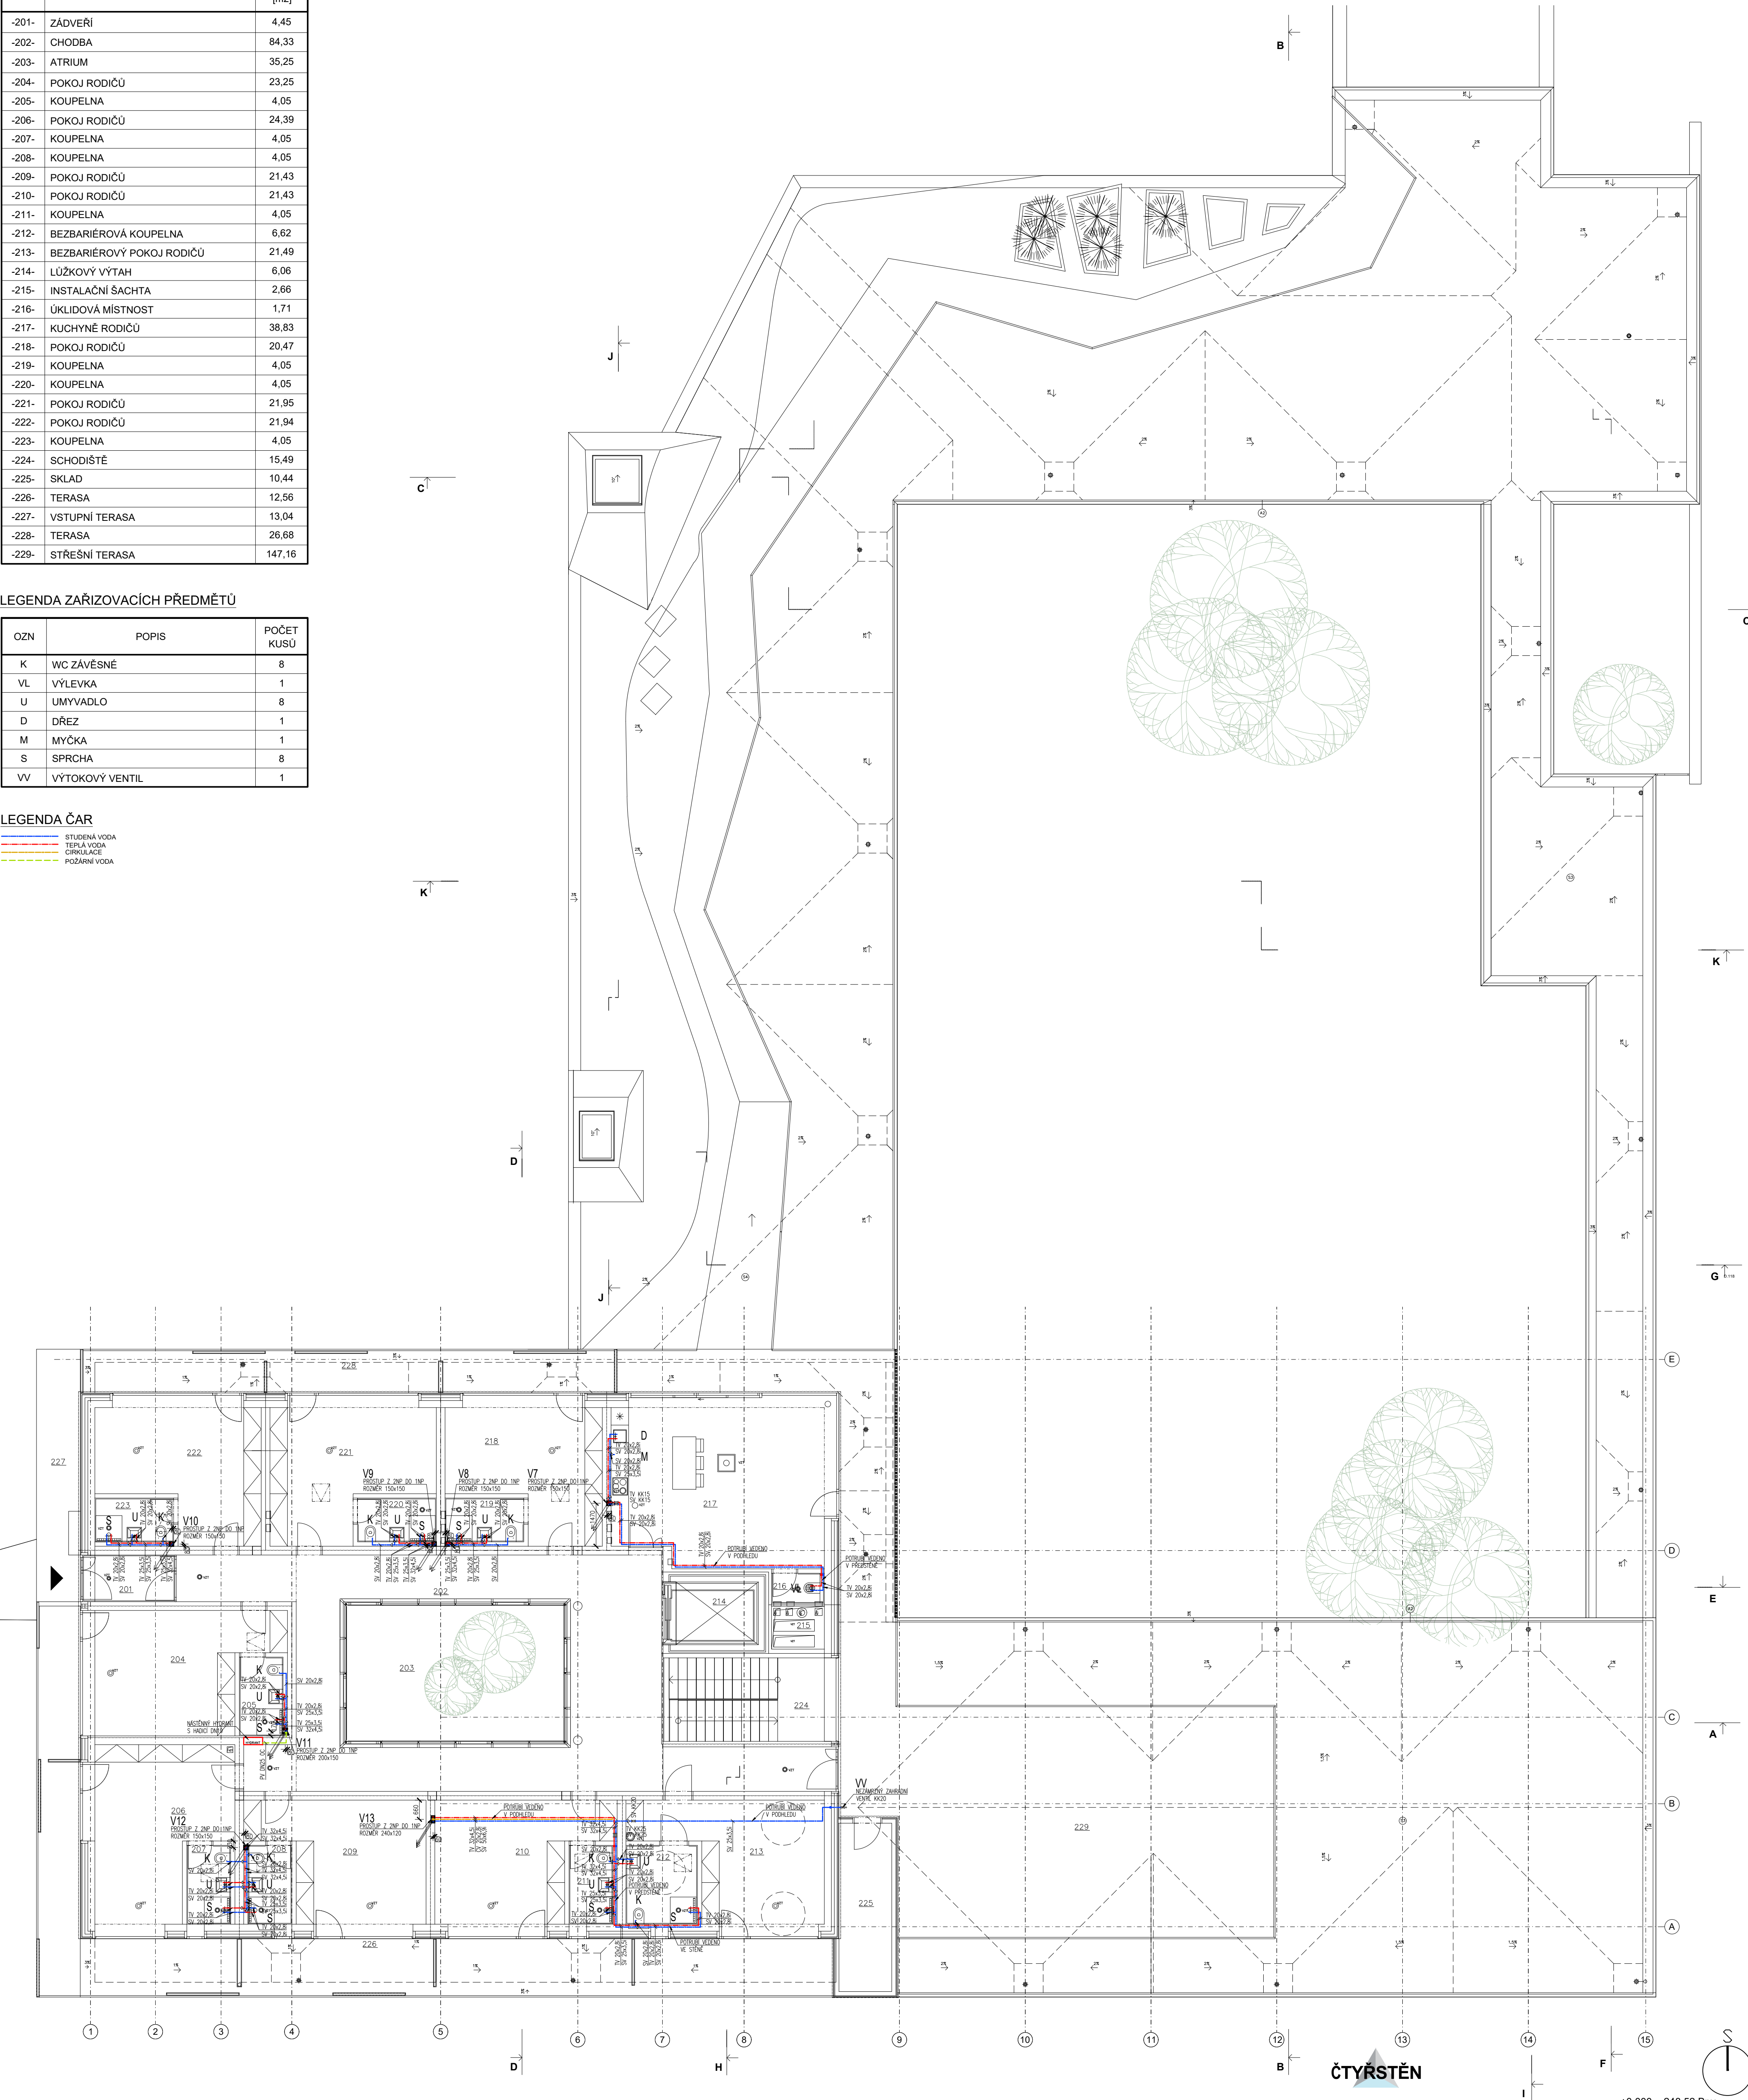

Zodpovědný projektant : PROJEKT 315 s.r.o. V Zátěši 810/1 709 00 Ostrava - Mariánské hory e-mail: kaplan@p315.cz tel. 603 511 365		Generální projektant : ČTYRSTĚN architekti v.o.s. Ing. arch. Tomáš Págo Husova 355/13, 602 00 Brno e-mail: pago@ctyrsten.cz tel. 603 185 481		Hlavní inženýr projektu : Ing. Roman Koplik Brněnská 28, 664 51 Šlapanice e-mail: rkoplik@centrum.cz tel. 725 128 181		Zpracoval / kreslil : Bc. Jakub Kaplan Kontroloval : Ing. František Kořistka	
---	--	---	--	---	--	---	--

názov stavby :			
Novostavba dětského hospice Dům pro Julii			
místo stavby :			
k.ú. Sadová [611565] č.parc. 27/1			
objednatel :			
Dům pro Julii, z. ú. Ečerova 14, 635 00 Brno			
Autorizace:		stupeň PD	
DPS - dokumentace pro provedení stavby		zakázka č. ---	
datum 05/2021		formátů A4 8x44	
část projektové dokumentace :		měřítko 1:100	
D.1.4 - A - ZDRAVOTNĚ TECHNICKÉ INSTALACE		výkres č. paré č.	
stavební objekt :		A.1.08	
SO 01 - DĚTSKÝ HOSPIC			
názov výkresu :			
VODOVOD - PŮDORYS 2NP			