



# VÝKRES ULIČNÍ VPUSTI


ŘEZ A - A

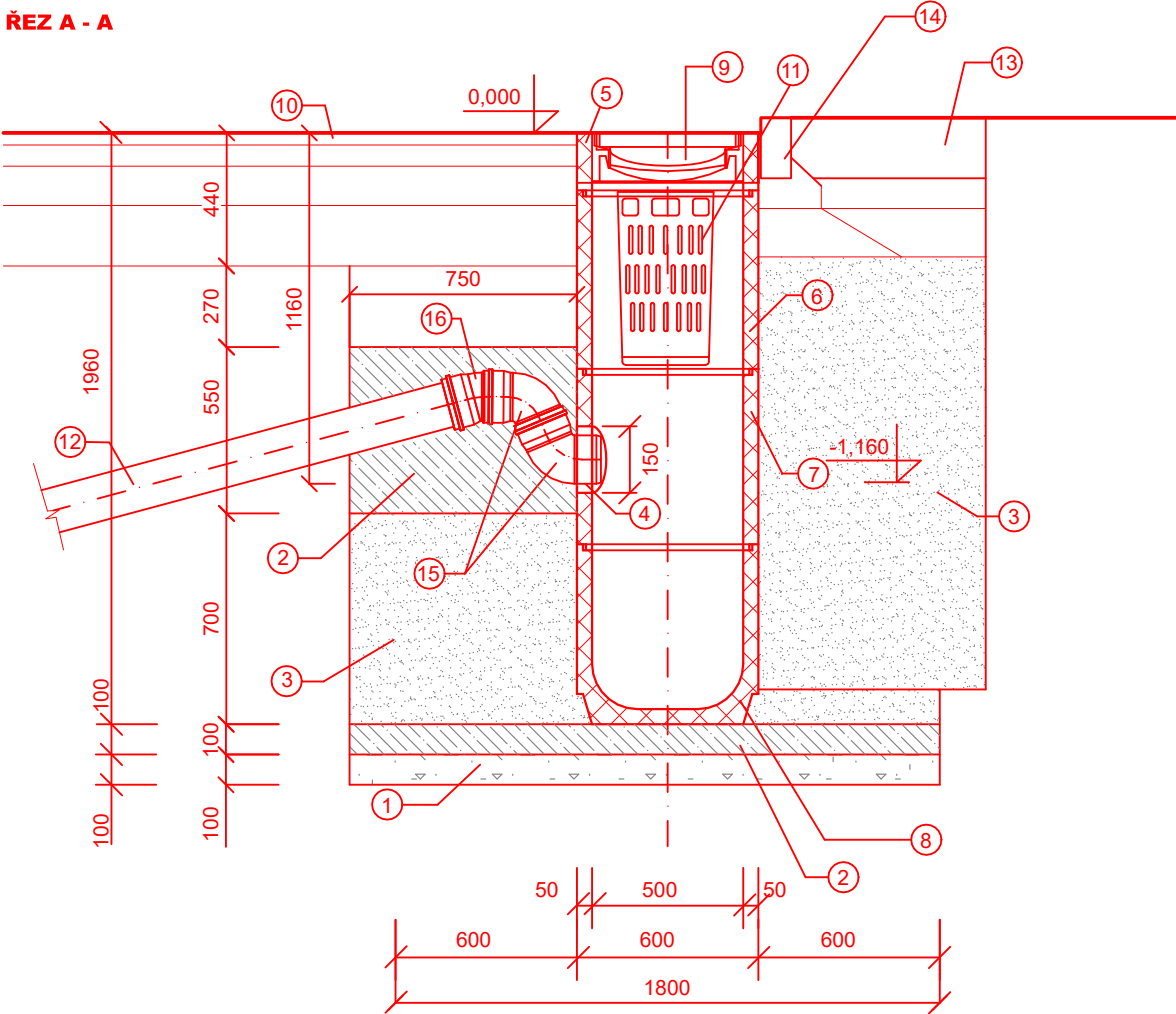

PŮDORYS MŘIŽE

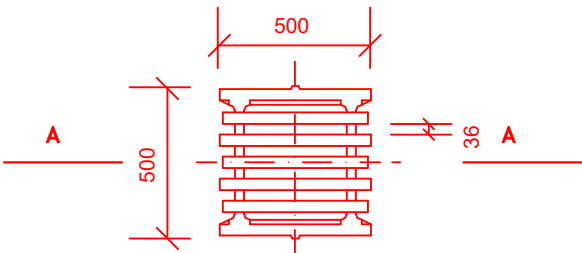


PŮDORYS RÁMU

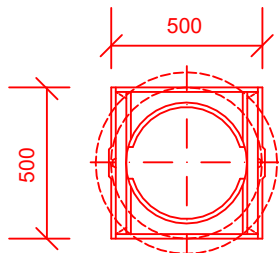


LEGENDA:

- |   |  |
|---|--|
| ① ŠTĚRKOPÍSKOVÝ PODSYP fr. 0/16 mm                                  | ⑪ VTOKOVÝ KOŠ KALOVÝ HLUBOKÝ               |
| ② BETON PROSTÝ C12/15   | ⑫ DEŠŤOVÁ KANAL. PŘÍP. (DKP) PP SN12 DN150 |
| ③ OBSYP ŠTĚRKOPÍSKEM fr. 0/16 mm - HUTNĚNÝ                          | ⑬ OHUMUSOVÁNÍ A OSETÍ TRAVNÍ SMĚSÍ         |
| ④ ODTOK Z VPUSTI DO DEŠŤ. KANAL. PŘÍPOJKY (DKP)                     | ⑭ SILNIČNÍ OBRUBNÍK DLE NÁVRHU             |
| ⑤ HORNÍ BETONOVÝ DÍLEC - TBV-Q 50/20 CP                             | ⑮ PVC KOLENO 67,3° DN150                   |
| ⑥ BETONOVÝ DÍL ROVNÝ DN500-TBV-Q 50/59 SV                           | ⑯ PVC KOLENO 15,0° DN150                   |
| ⑦ BETONOVÝ DÍL ROVNÝ S OTVOREM PRO PŘÍPOJKU DN500-TBV-Q 50/59 S0PVC |  |
| ⑧ BET. DÍL S KALOVOU PROHLUBNÍ DN500 - TBV-Q 50/49 KW               |  |
| ⑨ LITINOVÁ MŘIŽ 500x500mm, TŘÍDA D400                               |  |
| ⑩ KONSTRUKCE VOZOVKY DLE NÁVRHU                                     |  |

DETAIL NAPOJENÍ DKP NA KANALIZACI - ŘEZ

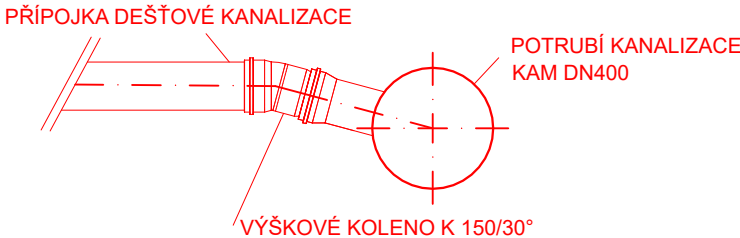

DETAIL NAPOJENÍ DKP NA KANALIZACI - PŮDORYS

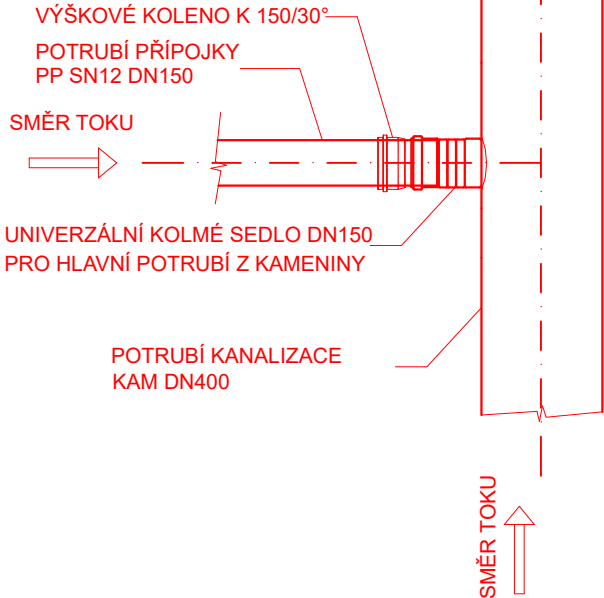

POZNÁMKA:

NAPOJENÍ DEŠŤOVÉ PŘÍPOJKY DO KAMENINOVÉHO POTRUBÍ BUDE PROVEDENO JADROVÝM VRTÁNÍM O PRŮMĚRU 172 mm, DO KTERÉHO BUDE VLOŽENO SEDLO PRO NAPOJENÍ POTRUBÍ DEŠŤOVÉ KANALIZACE. V NÁVRHU NA NAPOJENÍ ULIČNÍ VPUSTI JE UVAŽOVÁNO S VÝŠKOVÝM KOLENEM K 150/30°.

0,000 = 259,20 m n. m. B.p.v.

**A99**

Atelier 99 s.r.o.  
Purkyňova 71/99  
612 00 Brno

**DIMENSE**

DIMENSE v.o.s., HRN ČIŘSKÁ 15, 602 00 BRNO  
ČESKÁ REPUBLIKA / THE CZECH REPUBLIC  
WWW.DIMENSE.CZ, E-MAIL: INFO@DIMENSE.CZ

architekt	Dimense V.O.S.	vypracoval	Ing. Mosná
HIP	Ing. Marek Vrba	kontroloval	Ing. Lazárek, Dis.
ved. projektant	Ing. Marie Kudělková	zodp. projektant	Ing. Lazárek, Dis.
stavebník	Statutární město Brno, Dominikánské náměstí 196/1, 602 00 Brno		

## Tréninková hala pro míčové sporty Vodova

název stavby

objekt

část

název dokumentu

číslo pare

projektant části



Mojmírovo nám. 3105/6a, 612 00 Brno  
IČ: 29262747, TEL.: 605 114 896

zakázka A-19-44

datum 07/2021

stupeň DPS

měřítko 1:25

číslo přílohy

**D.4.4**

Výkres uliční vpuští