


SITUACE
1:250

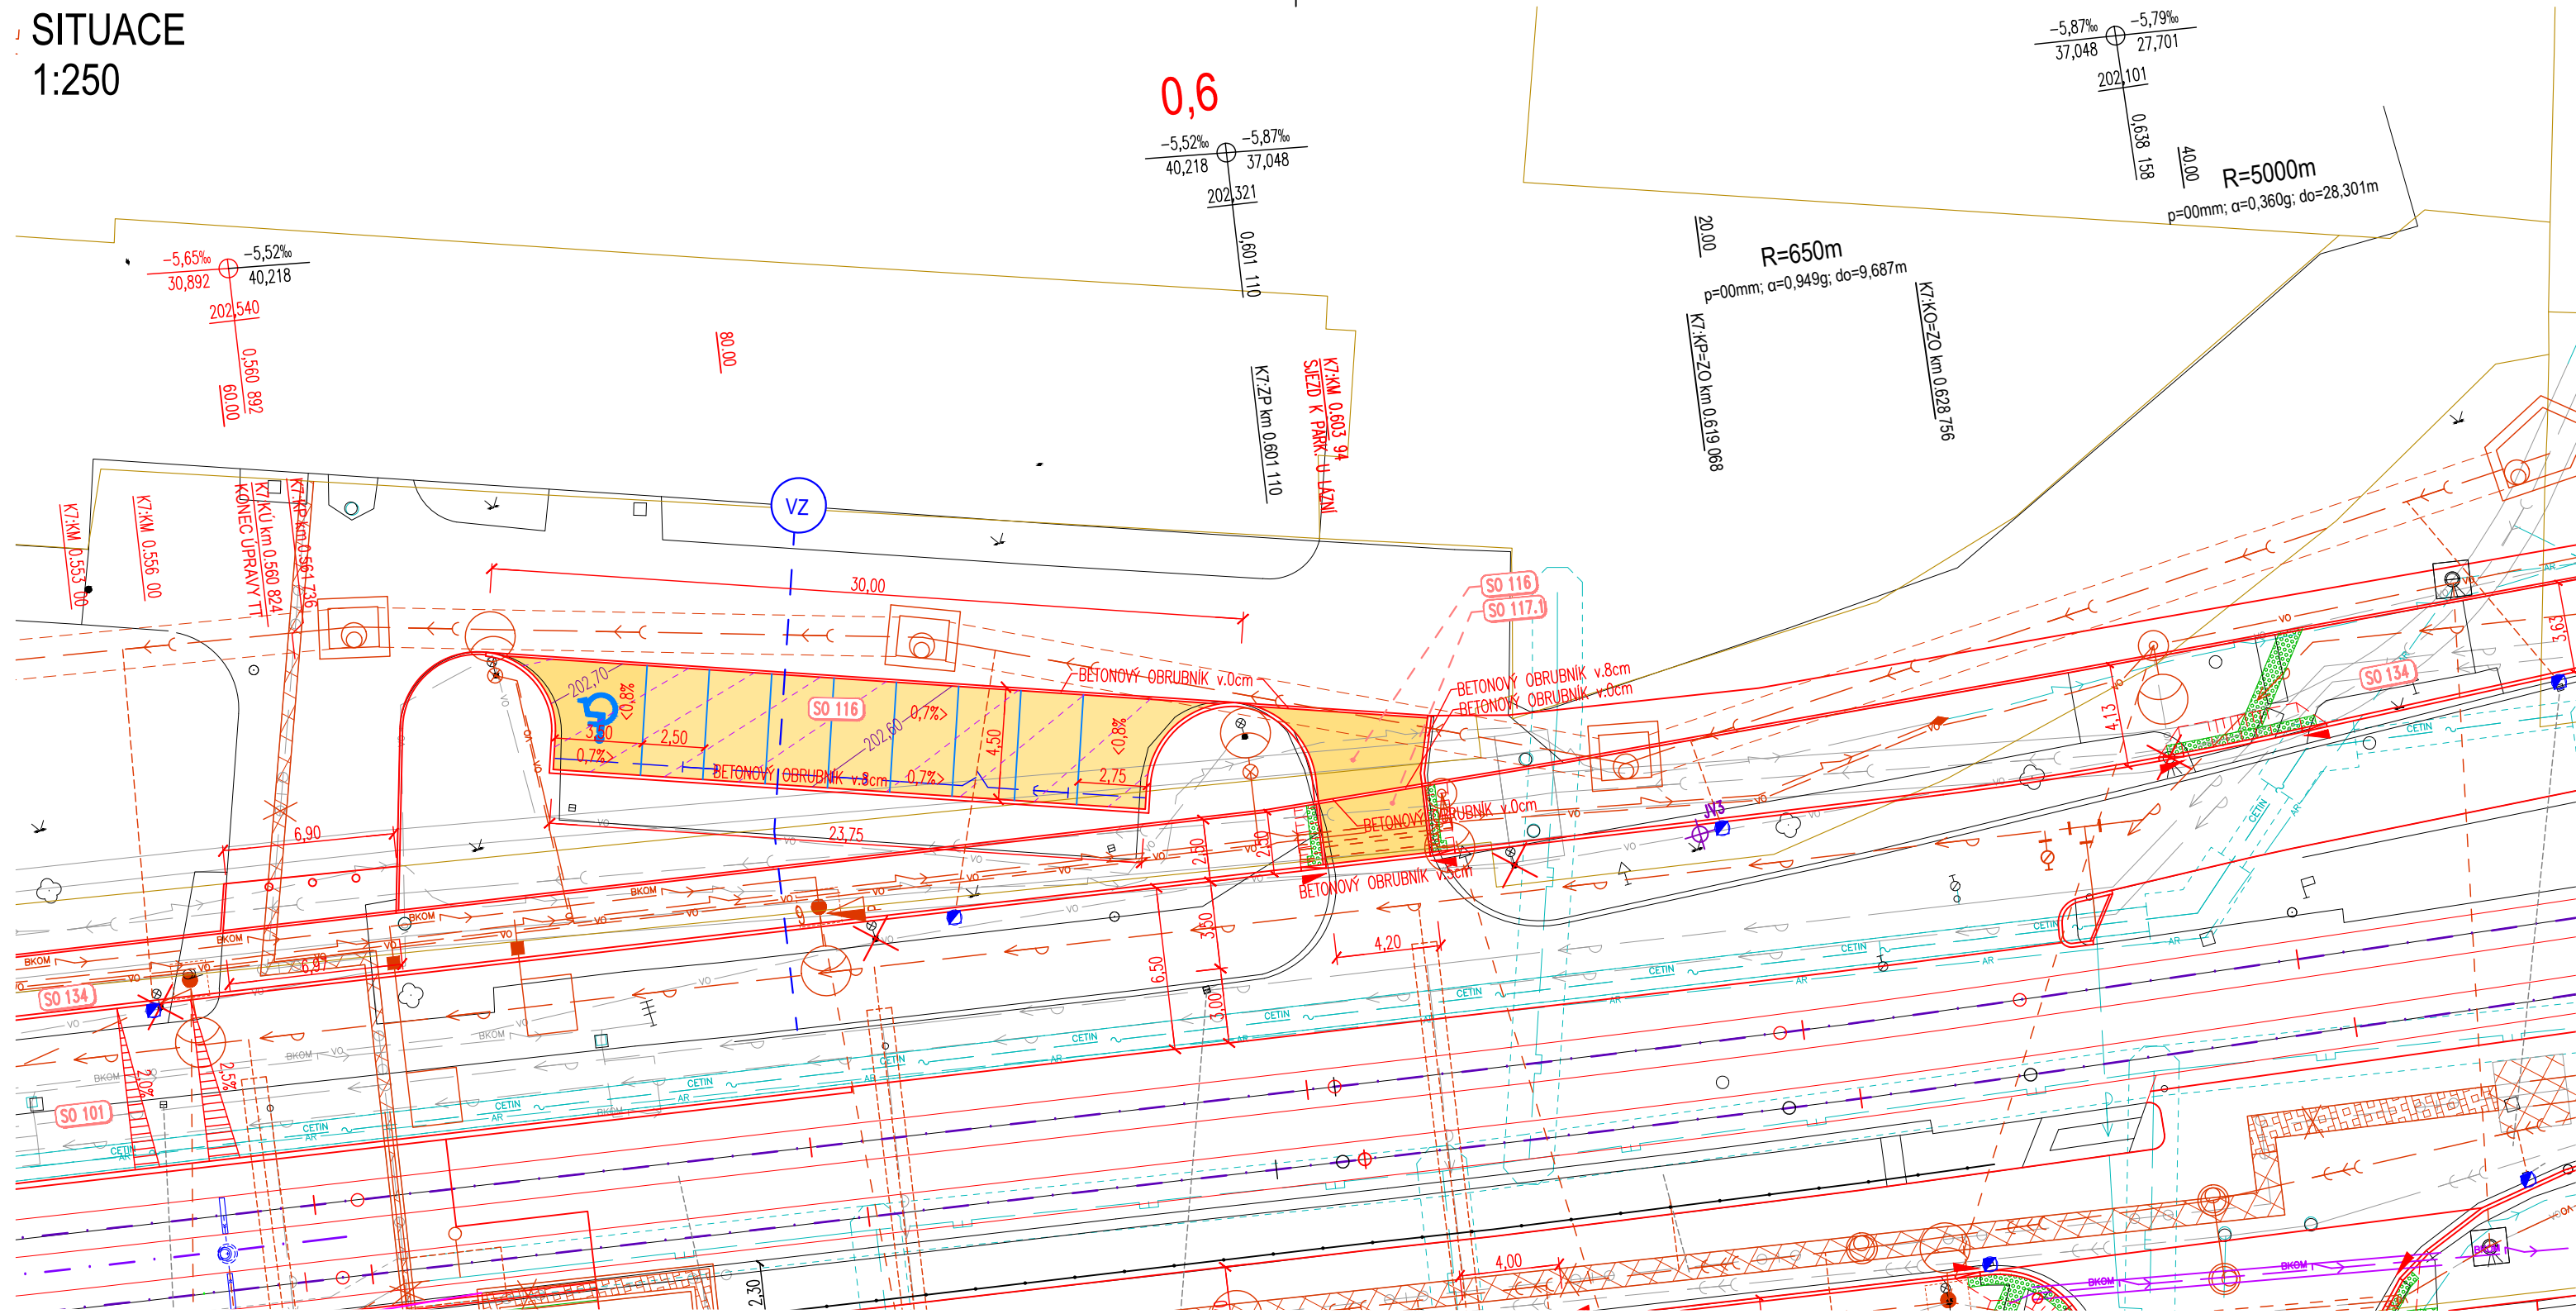

LEGENDA STAVEBNÍCH OBJEKTŮ

- SO 001 PŘÍPRAVA ÚZEMÍ
- SO 101 UL. ZÁBRDOVIČKÁ
- SO 102 UL. ŠÁMALOVA – SEVER
- SO 103 UL. ŠÁMALOVA – JIH
- SO 104 UL. LAZARETNÍ
- SO 116 ÚPRAVA PARKOVIŠTĚ U LÁZNÍ
- SO 117.1 SJEZDY – UL. ZÁBRDOVIČKÁ
- SO 117.2 SJEZD NOVÁ ZBROJOVKA
- SO 134 CHODNÍKY – UL. ZÁBRDOVIČKÁ – BRNĚNSKÉ KOMUNIKACE
- SO 135.1 CHODNÍKY – UL. ŠÁMALOVA – BRNĚNSKÉ KOMUNIKACE
- SO 182 DOPRAVNĚ INŽENÝRSKÁ OPATŘENÍ
- SO 191 DOPRAVNÍ ZNAČENÍ – UL. ZÁBRDOVIČKÁ
- SO 192 DOPRAVNÍ ZNAČENÍ – UL. ŠÁMALOVA

LEGENDA:

- STÁVAJÍCÍ STAV
- KOMUNIKACE – NOVÝ STAV
- DLAŽBA
- DLAŽBA ZASAKOVACÍ
- OZNAČENÍ VZOROVÝCH A CHARAKTERISTICKÝCH ŘEZŮ
- ULIČNÍ VPUST
- KOLEJOVÝ ODVODŇOVAČ
- VEŘEJNÉ OSVĚTLENÍ
- SLOUP TRAKČNÍHO VEDENÍ – NOVÝ / STÁVAJÍCÍ / RUŠENÝ
- SLOUP TRAKČNÍHO VEDENÍ NA PILOTĚ

LEGENDA INŽENÝRSKÝCH SÍTÍ

- STÁVAJÍCÍ: RUŠENÉ: PŘELOŽKY:
- VEŘEJNÉ OSVĚTLENÍ (TSB)
- NN VEDENÍ PODZEMNÍ (E.ON)
- NN VEDENÍ PODZEMNÍ (CETIN)
- NN VEDENÍ PODZEMNÍ (EUROAWK)
- VN VEDENÍ PODZEMNÍ (E.ON)
- VODOVOD PODZEMNÍ (BVK)
- KANALIZACE (BVK)
- KANALIZACE DEŠŤOVÁ (BVK)
- NTL PLYN (INNOGY)
- PAROVOD – VYBOURÁN (TEPLÁRNÝ)
- PAROVOD – ZALITÍ (TEPLÁRNÝ)
- SDĚLOVACÍ VEDENÍ (CETIN)
- SDĚLOVACÍ VEDENÍ (BKOM)
- VEDENÍ SSZ (BKOM)

LEGENDA KATASTRU NEMOVITOSTÍ

- HRANICE KATASTRÁLNÍCH ÚZEMÍ
- HRANICE PARCEL KN
- ČÍSLO PARCEL KN

SO 116 ÚPRAVA PARKOVIŠTĚ U LÁZNÍ

D.1

PDPS

SOUŘADNICOVÝ SYSTÉM S-JTSK; VÝŠKOVÝ SYSTÉM BPV

OBJEDNATEL	NOVÁ ZBROJOVKA, s.r.o. Vladislavova 1390/17, 110 00 Praha 1	NOVÁ ZBROJOVKA
------------	---	-------------------

HLAVNÍ PROJEKTANT	PK OSSENDORF s.r.o. Tomešova 1, 602 00 BRNO	PROJEKTOVÁ KANCELÁŘ OSSENDORF BRNO
HLAVNÍ INŽENÝR PROJEKTU	ING. NYKODYM	ČÍSLO ZAKÁZKY 2019-187
VEDOUcí PROJEKTU	ING. NOHEL	ODPOVĚDNÁ SKUPINA ATELIÉR III

ZODP. PROJEKTANT	ING. NOHEL	DATUM 10 / 2022
VYPRACOVAL	BC. MACEK	FORMÁT 3 A4
KONTROLOVAL	ING. ŠTĚPÁNKOVÁ	STUPĚŇ PD PDPS
KRAJ: JIHO-MORAVSKÝ	KAT. ÚZ: ZÁBRDOVICE, ŽIDENICE	ČÍSLO ZAKÁZKY 2019-187
AKCE/STAVBA ÚPRAVA TT ZÁBRDOVIČKÁ, DOPRAVNÍ NÁPOJENÍ ULICE ŠÁMALOVY D.1 - STAVEBNÍ ČÁST 100 - OBJEKTY POZEMNÍCH KOMUNIKACÍ	ČÍSLO PARÉ	MĚŘÍTKO 1:250
ČÁST PODPŘÍLOHA SITUACE	ČÍSLO PARÉ	ČÍSLO PODPŘÍLOHY 02