


ZAJIŠŤ. BETON. BLOK OS1 - POD PATKOVÉ KOLENO
 TVÁRNÁ LITINA DN80
 ŘAD V2


POČET – 7 ks

BETON C16/20 – 0.03m³
 CELKEM BETON C16/20 – 0.21m³

PŮDORYS

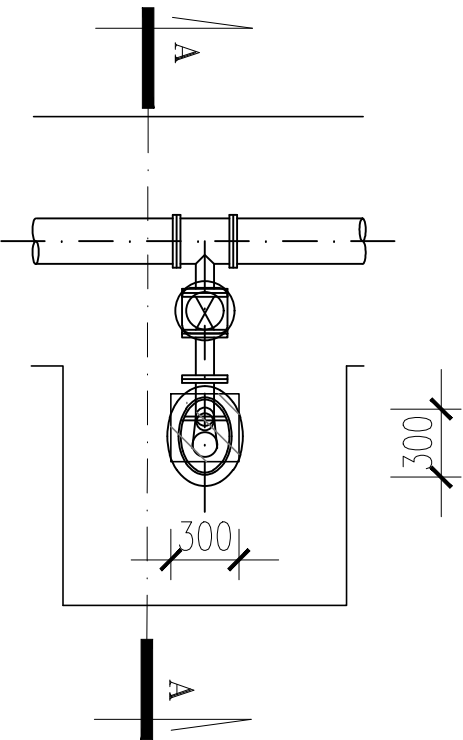

ŘEZ A-A

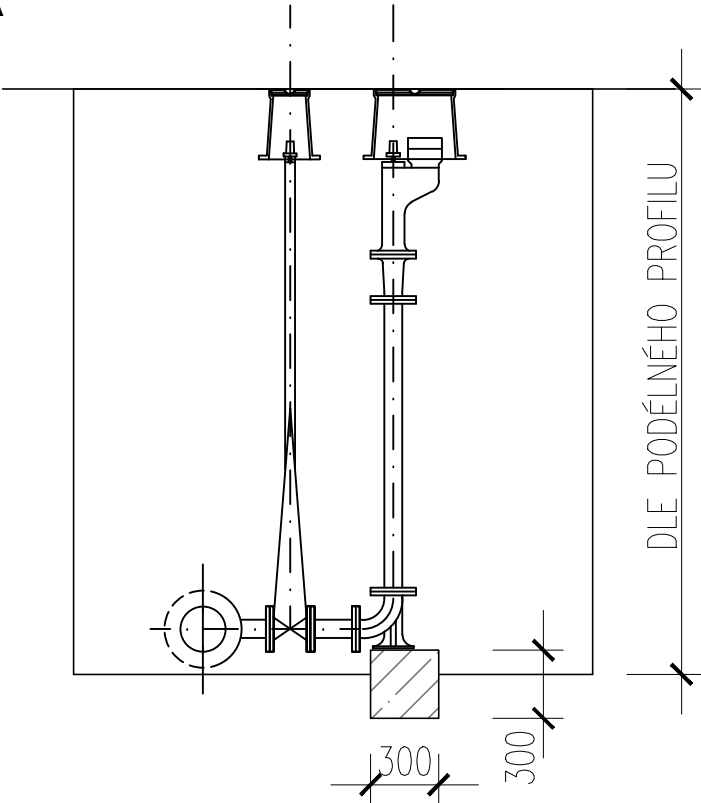


ZAJIŠŤ. BETON. BLOK OS2
 TVÁRNÁ LITINA DN200
 ŘAD V1 - PROPOJ P1


POČET – 1 ks

BETON C16/20 – 0.60m³
 CELKEM BETON C16/20 – 0.60m³


PŮDORYS

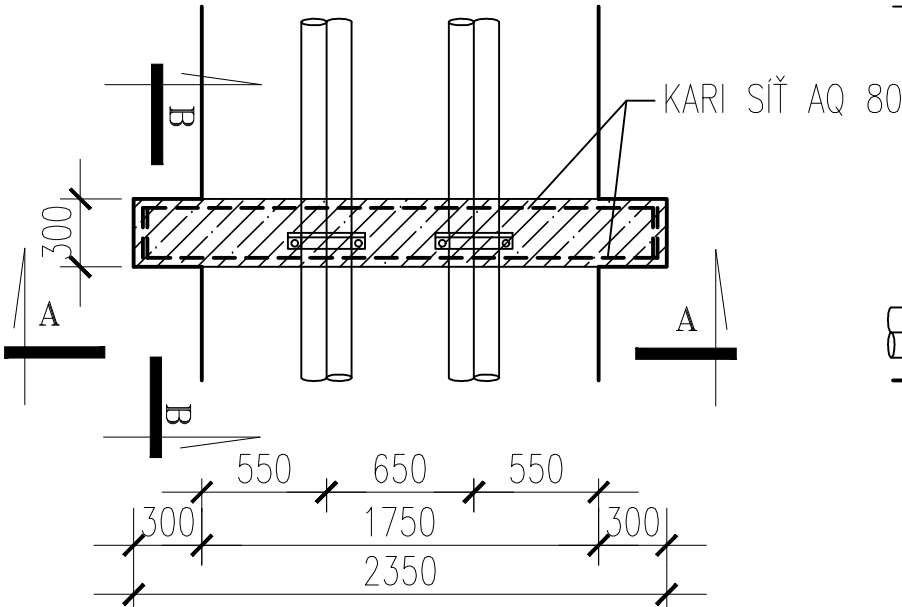

ŘEZ A-A

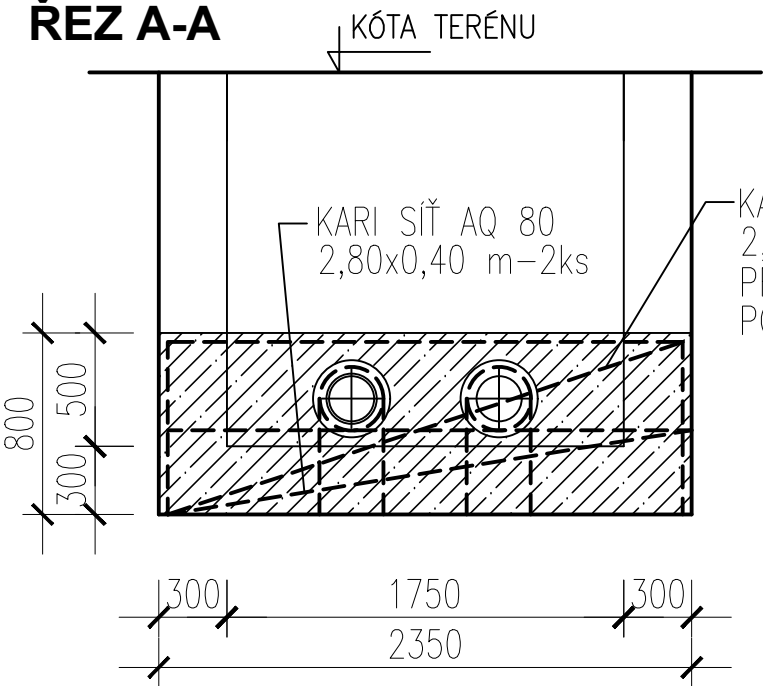

ŘEZ B-B

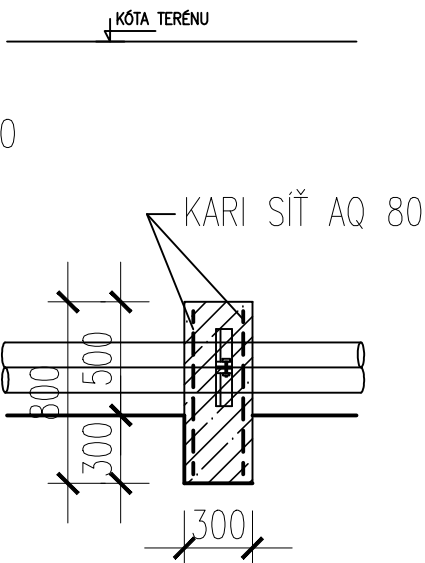

SO 341 REKONSTRUKCE VODOVODU UL. ZÁBRDOVICKÁ

D.1.9 DPS

SOUŘADNICOVÝ SYSTÉM S-JTSK; VÝŠKOVÝ SYSTÉM BPV

OBJEDNATEL	NOVÁ ZBROJOVKA, s.r.o. Vladislavova 1390/17, 110 00 Praha 1	NOVÁ ZBROJOVKA
------------	--	----------------

HLAVNÍ PROJEKTANT	PK OSSENDORF s.r.o. Tomešova 1, 602 00 BRNO	PROJEKTOVÁ KANCELÁŘ OSSENDORF BRNO
HLAVNÍ INŽENÝR PROJEKTU	ING. NYKODYM	ČÍSLO ZAKÁZKY 2019-187
VEDOUČÍ PROJEKTU	ING. NOHEL	ODPOVĚDNÁ SKUPINA ATELIER III

ZODP. PROJEKTANT	ING. VÁCLAV KAŠTAN		AQUATIS
VYPRACOVAL	ING. VÁCLAV KAŠTAN		
KONTROLOVAL	ING. PETR CHALOUPKA		
KRAJ: JIHO-MORAVSKÝ	KAT. ÚZ.: ZÁBRDOVICE; ŽIDENICE		
AKCE/STAVBA	ÚPRAVA TT ZÁBRDOVICKÁ, DOPRAVNÍ NAPOJENÍ ULICE ŠÁMALOVY D.1 - STAVEBNÍ ČÁST D.1.9 - OSTATNÍ OBJEKTY	DATUM 02 / 2023	FORMÁT 2 X A4
		STUPEŇ PD DPS	
		ČÍSLO ZAKÁZKY 2019-187	
		MĚŘÍTKO 1 : 250	
ČÁST PODPŘÍLOHA	BETONOVÉ BLOKY OS1, OS2	ČÍSLO PARÉ	ČÍSLO PODPŘÍLOHY 08