



- Legenda:**
- Kabely SSZ 5.04 Zábrdovická – Šámalova
  - Výložníkový stožár s údajem o délce výložníku
  - Chodecký stožár
  - Řadič SSZ
  - RE
  - O5.04
  - Řadič SSZ 5.04 Zábrdovická – Šámalova
  - Elektroměrový rozvaděč
  - Optický rozvaděč
  - Návěstidlo tříbarevné soustavy s plnými signály (S 1)
  - Návěstidlo tříbarevné soustavy s plnými signály (S 1) s kontrastním rámem
  - Návěstidlo s doplňkovou zelenou šipkou (S 5)
  - Návěstidlo se signálem pro opuštění křižovatky (S 6)
  - Návěstidlo přerušovaného žlutého světla (S 7) ve tvaru chodce s kontrastním rámem
  - Návěstidlo se signály pro chodce (S 9) vybavené akustickou signalizací pro nevidomé
  - Návěstidlo se signály pro tramvaje (S 15)
  - Předsignál pro tramvaje se signály ve tvaru S 15
  - Tlačítko pro chodce
  - Videodetektor
  - Fixní (nepohyblivá) kamera - výhled
  - Otočná kamera - výhled
  - DVA4
  - Indukční smyčka s šachtou
  - DVA1
  - Virtuální detekční zóna

**Poznámka:**  
Polohy všech inženýrských sítí vyznačených na koordinátní situaci jsou pouze informativní, a proto bude třeba před zahájením zemních prací nechat všechny inženýrské sítě vytyčit.  
Pro převedení kabelů SSZ a HDPE trubek pod vozovkami a tramvajovou tratí budou použity řízené protlaky a kopané prostupy, které budou tvořeny jednou až třemi PE trubkami DN110 respektive DN160.  
Pro zvýšení mechanické odolnosti budou všechny kabely SSZ uloženy do PE chráničků DN110.

Vzorový řez uložení kabelů SSZ v chodníku a zeleni (M 1:10)

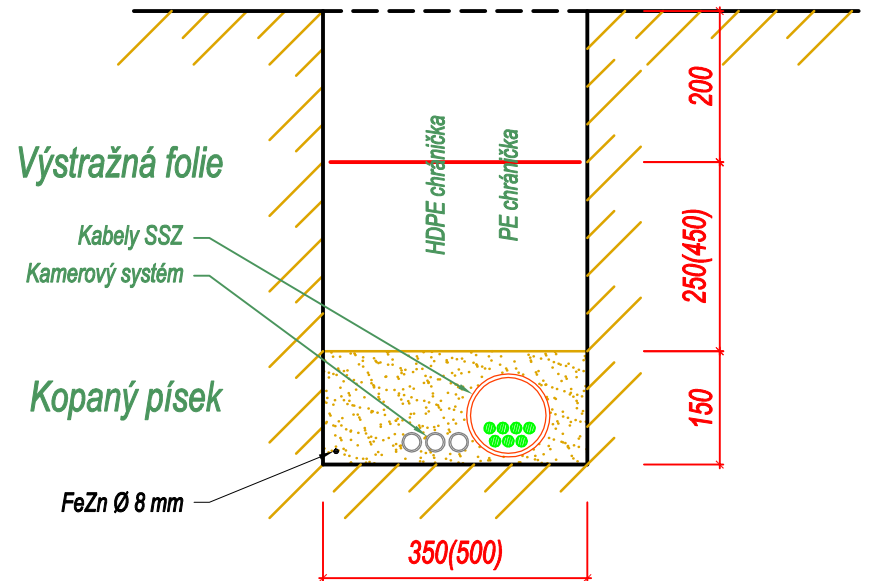


Vzorový řez kopaným prostupem (M 1 : 20)

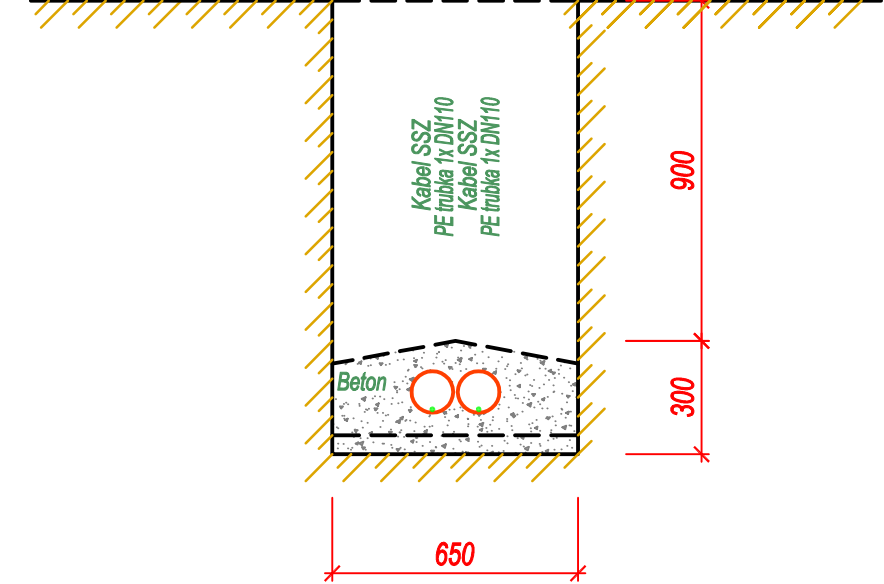

SO 451 ÚPRAVA SSZ ZÁBRDOVICKÁ

**D.1**

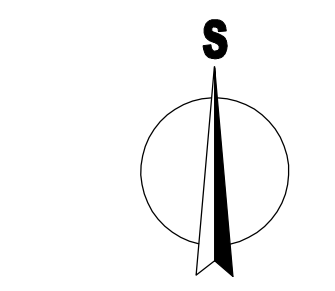

**PDPS**

SOUŘADNICOVÝ SYSTÉM S-JTSK; VÝŠKOVÝ SYSTÉM BPV

OBJEDNATEL	<b>NOVÁ ZBROJOVKA, s.r.o.</b> Vladislavova 1390/17, 110 00 Praha 1	<b>NOVÁ ZBROJOVKA</b>
------------	---	-----------------------

HLAVNÍ PROJEKTANT	<b>PK OSSENDORF s.r.o.</b> Tomešova 1, 602 00 BRNO	<b>PROJEKTOVÁ KANCELÁŘ OSSENDORF s.r.o.</b>
HLAVNÍ INŽENÝR PROJEKTU	ING. NYKODYM	ČÍSLO ZAKÁZKY 2019-187
VEDOUČÍ PROJEKTU	ING. NOHEL	ODPOVĚDNÁ SKUPINA ATELJÉR III

ZOOP. PROJEKTANT	ING. OBRDLÍK	<b>PK SSZ Obrdlík, s.r.o.</b> Sardická 1053/1, 641 00 Brno Tel: +420 224 989 Email: info@pk-ssz-obrdlik.eu
VYPRACOVAL	ING. OBRDLÍK	DATUM 09/2022
KONTROLOVAL	ING. OBRDLÍK	FORMÁT 6 A4
KRAJ: JIHOHMORAVSKÝ	KAT. ÚZ: ZÁBRDOVICE, ŽIDENICE	STUPEŇ PD PDPS
AKCE/STAVBA	<b>ÚPRAVA TT ZÁBRDOVICKÁ, DOPRAVNÍ NAPOJENÍ ULICE ŠÁMALOVY</b> <b>D.1 - STAVEBNÍ ČÁST</b> <b>400 - ELEKTRO A SĐELOVACÍ OBJEKTY</b>	ČÍSLO ZAKÁZKY 2019-187
		MĚŘÍTKO 1:250
ČÁST PODPŘÍLOHA	<b>SITUACE</b>	ČÍSLO PARÉ 02