


SITUACE M=1:500

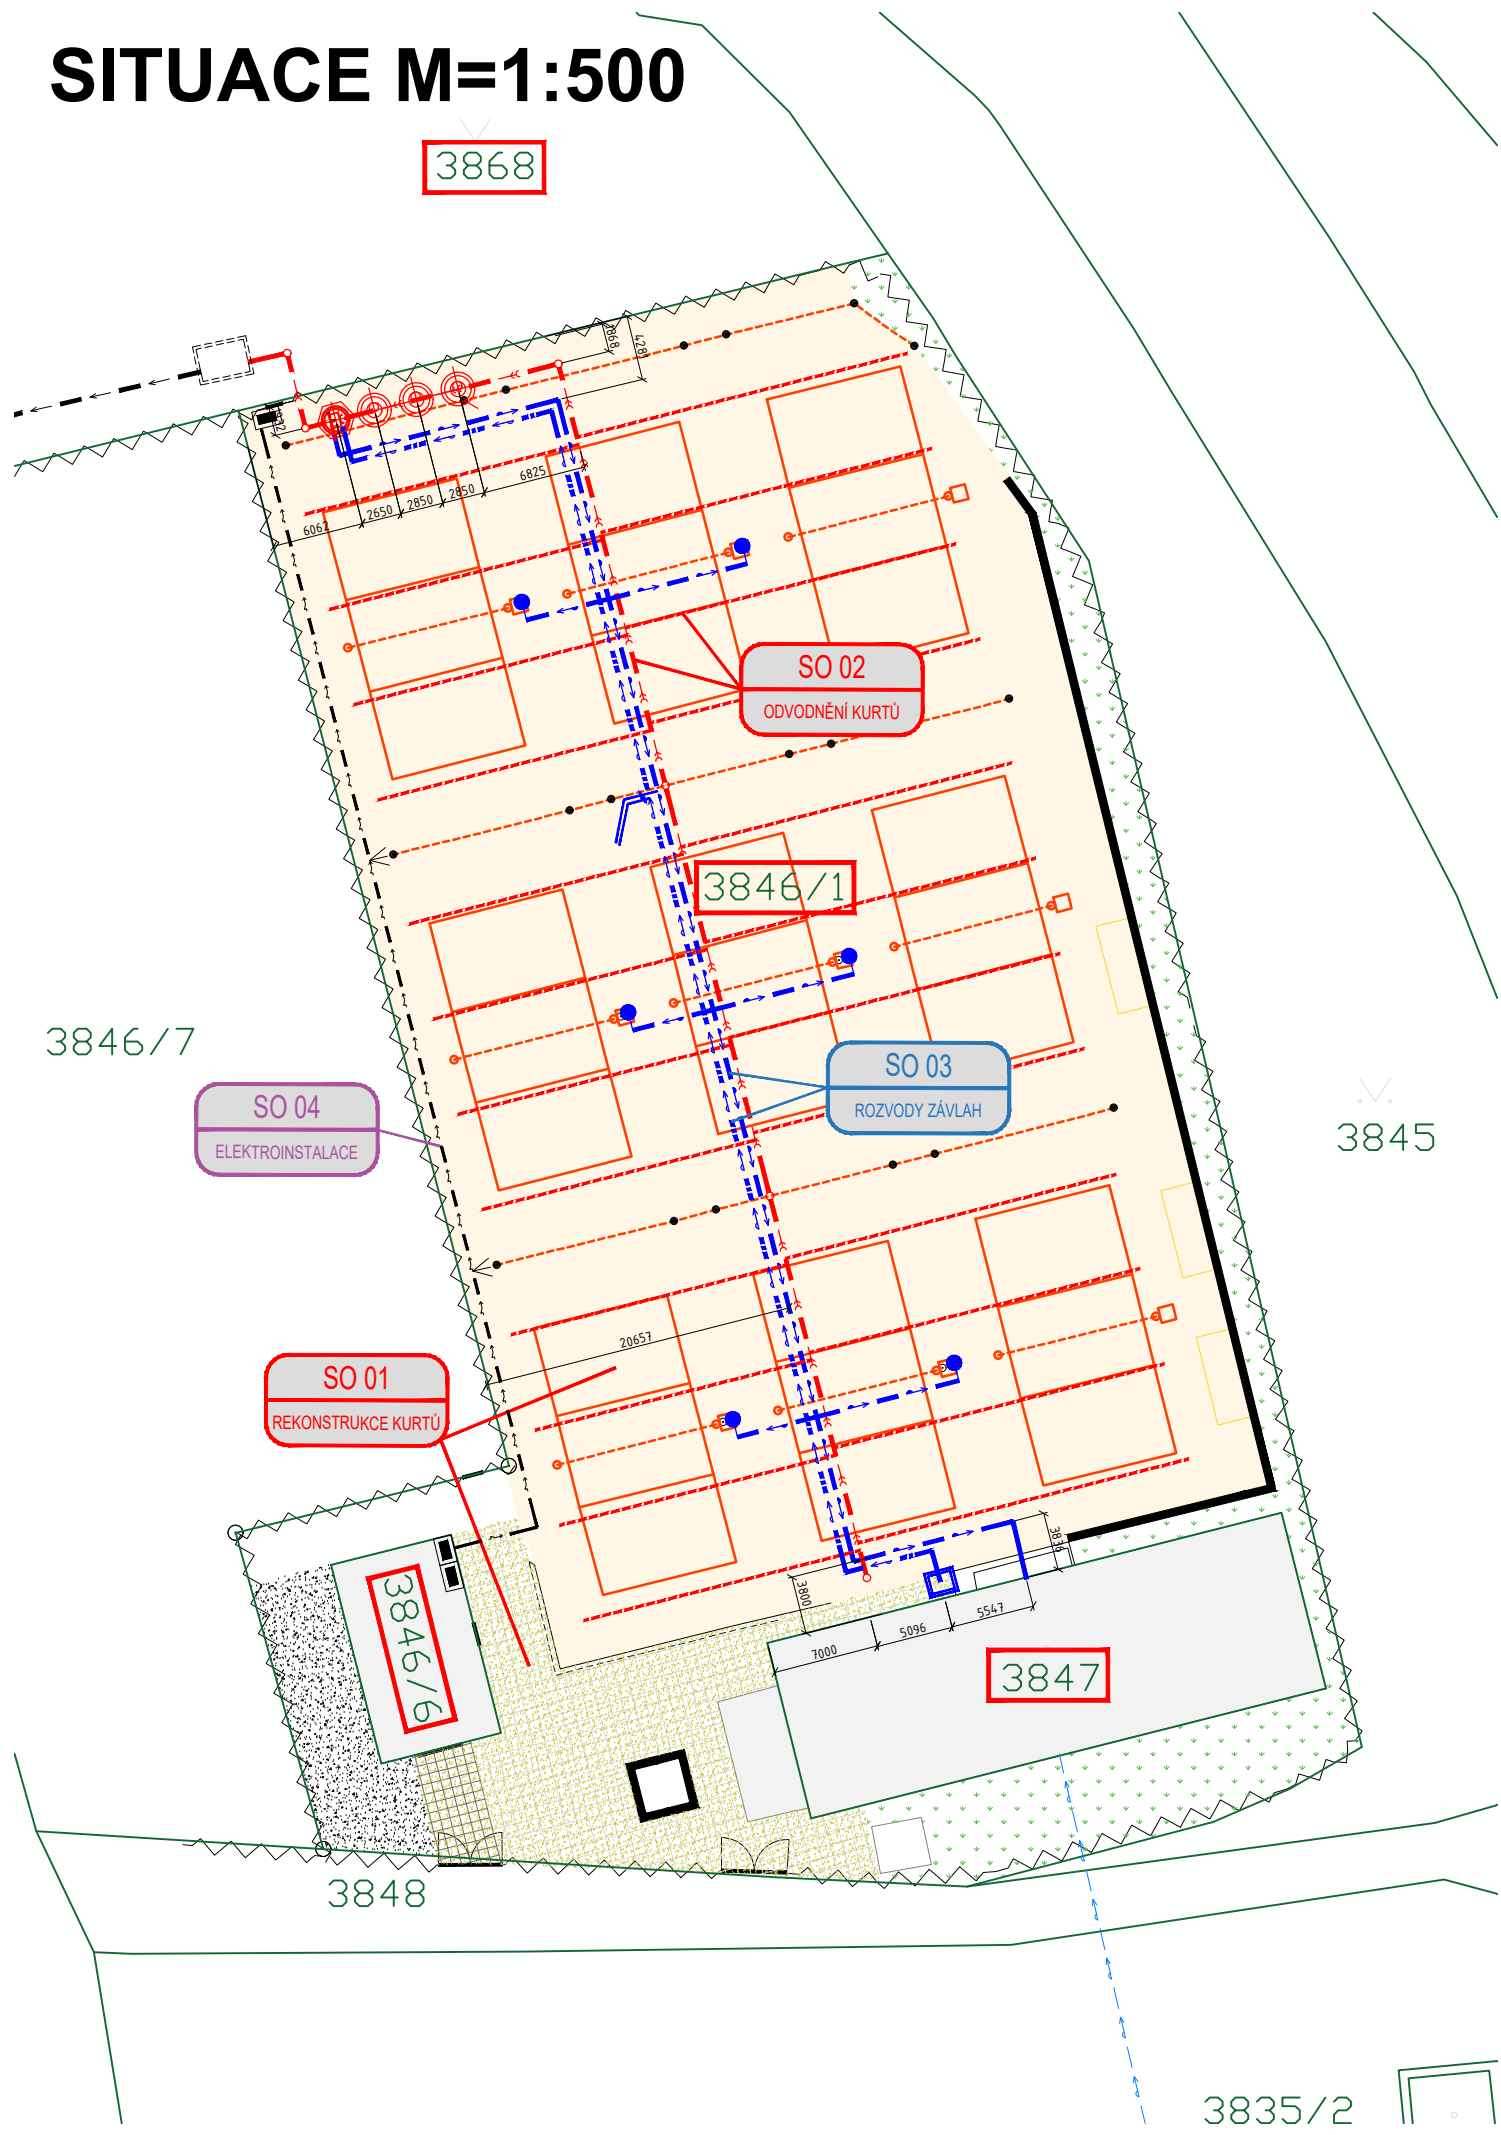


LEGENDA

NAVRŽENÉ INŽ.SÍTĚ

- DEŠŤOVÁ KANALIZACE
- SBĚRNÝ DRÉN
- VODOVOD PITNÝ/DOPLŇOVÁNÍ
- VODOVOD UŽITKOVÝ
- ROZVODY NN

XXXX/X DOTČENÁ PARCELA

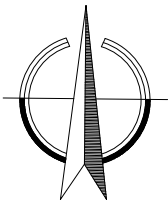

POZNÁMKA:
STÁVAJÍCÍ IS JSOU ZAKRESLENY POUZE ORIENTAČNĚ.
PŘED STAVBOU JE NUTNO VEŠKERÉ SÍTĚ VYTÝČIT ABY NEDOŠLO K JEJICH POŠKOZENÍ.
VÝŠKOVÝ SYSTÉM: BPV
POLOHOPISNÝ SYSTÉM: S-JTSK
±0,000 = 205,75

REVIZE Č.	DATUM	POPIS ZMĚNY	PODPIS

INVESTOR:	STATUTÁRNÍ MĚSTO BRNO DOMINIKÁNSKÉ NÁMĚSTÍ 196/1 602 00 BRNO
MÍSTO AKCE:	BRNO, k.ú.: ČERNÁ POLE parc.č.:3846/1; 3846/6; 3847; 3868

HLAVNÍ PROJEKTANT				ING.JIŘÍ MACHOVEC PROJEKTOVÁ ČINNOST VE VÝSTAVBĚ VENHUDOVA 31, 613 00 BRNO IČ: 724 00 935 tel.:+420 515 546 053 mjprojekt@technic.cz http://www.mjprojekt.eu http://www.mjprojekt.technic.cz
HIP	ZODP.PROJEKTANT	VYPRACOVAL	KONTROLOVAL	
ING.MACHOVEC	ING.MACHOVEC	ING.MACHOVEC	ING.MACHOVEC	
		<i>Machovec</i>	<i>Machovec</i>	

PROJEKTANT ČÁSTI PD				ING.JIŘÍ MACHOVEC PROJEKTOVÁ ČINNOST VE VÝSTAVBĚ VENHUDOVA 31, 613 00 BRNO IČ: 724 00 935 tel.:+420 515 546 053 mjprojekt@technic.cz http://www.mjprojekt.eu http://www.mjprojekt.technic.cz
	ZODP.PROJEKTANT	VYPRACOVAL	KONTROLOVAL	
	ING.MACHOVEC	ING.MACHOVEC	ING.MACHOVEC	
		<i>Machovec</i>	<i>Machovec</i>	

AKCE: VOLEJBALOVÉ KURTY LUŽÁNKY OPRAVA HŘIŠŤ PROJEKTOVÁ DOKUMENTACE C. SITUAČNÍ VÝKRESY	FORMÁT	3A4
	DATUM	06/2023
	ÚČEL	DUSP, PDPS
	Č.ZAKÁZKY	19-2023
	ARCH.Č.	19-2023
PŘÍLOHA: Katastrální situační výkres	MĚŘÍTKO 1:500	VÝKRES Č. C.2

Tento výkres používá ochrany dle zákona č. 121/2000 Sb. (autorský zák.). Originál tohoto výkresu a návrh řešení na něm zobrazené jsou majetkem autora .
Bez souhlasu autora není možné tuto dokumentaci kopírovat a ani nijak veřejně rozšiřovat.