



ŘEZ 1-1'

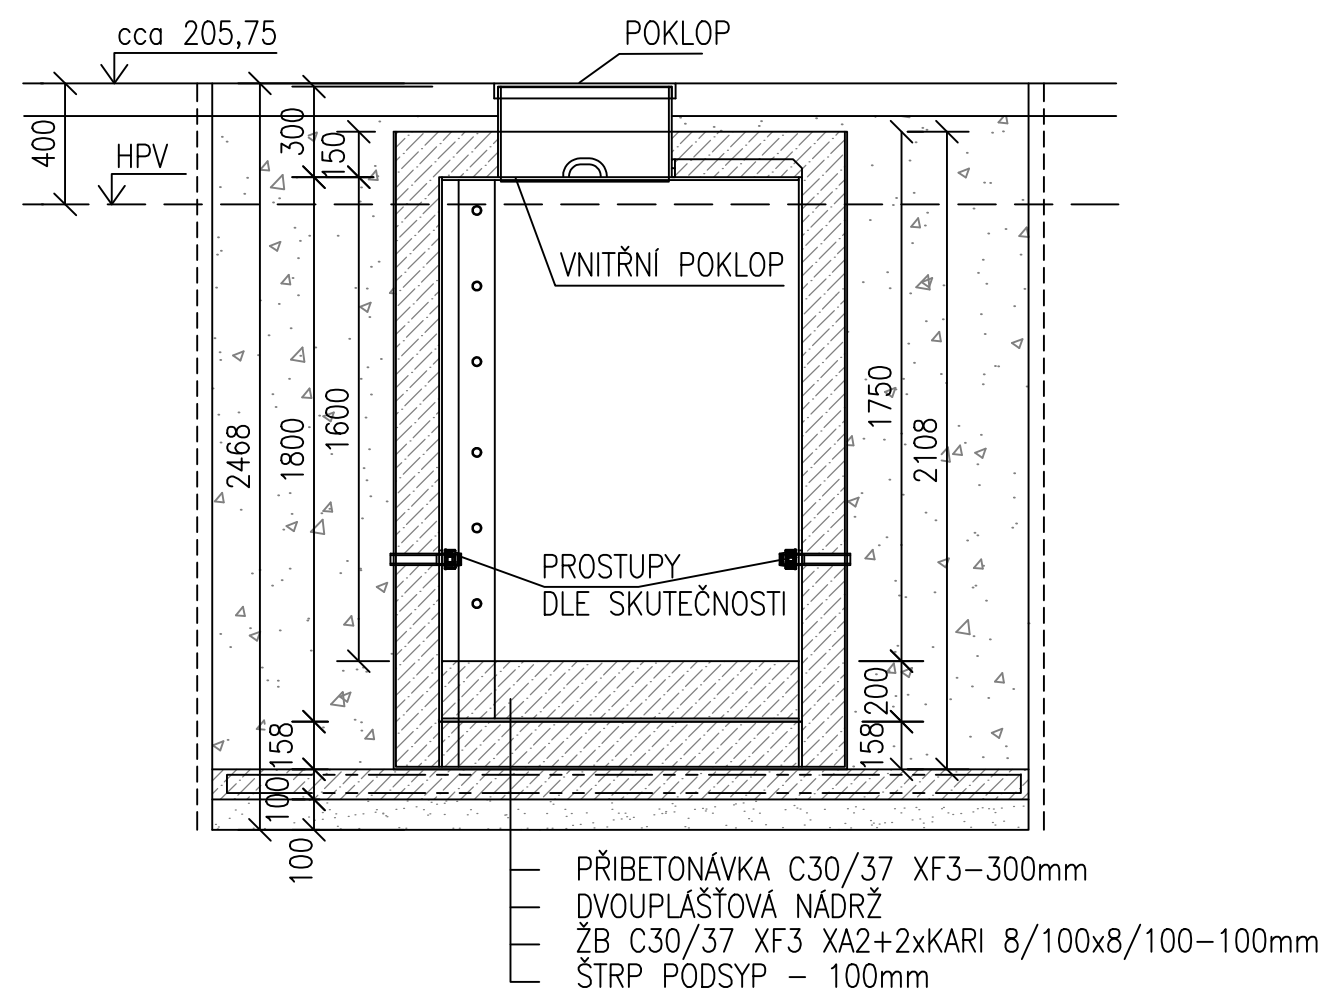

PŮDORYS

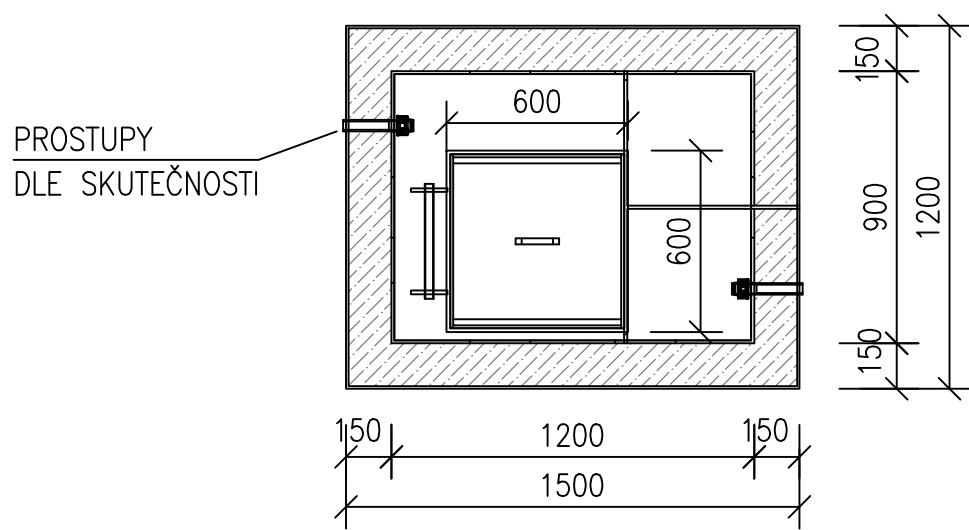

Typ zařízení	AK-VODO PB 120/90/180 PB/SV
Vnitřní rozměry (cm)	120/90/180
Vnější rozměry (cm)	150/120/210
Převážná hmotnost (kg)	280

POZNÁMKA:
STÁVAJÍCÍ IS JSOU ZAKRESLENY POUZE ORIENTAČNĚ.
PŘED STAVBOU JE NUTNO VEŠKERÉ SÍTĚ VYTÝČIT ABY NEDOŠLO K JEJICH POŠKOZENÍ.
VÝŠKOVÝ SYSTÉM: BPV
POLOHOPISNÝ SYSTÉM: S-JTSK
±0,000 = 205,75

REVIZE Č.	DATUM	POPIS ZMĚNY	PODPIS

INVESTOR:	STATUTÁRNÍ MĚSTO BRNO DOMINIKÁNSKÉ NÁMĚSTÍ 196/1 602 00 BRNO
MÍSTO AKCE:	BRNO, k.ú.: ČERNÁ POLE parc.č.:3846/1; 3846/6; 3847; 3868

HLAVNÍ PROJEKTANT				ING. JIŘÍ MACHOVEC PROJEKTOVÁ ČINNOST VE VÝSTAVBĚ VENHUDOVA 31, 613 00 BRNO IČ: 724 00 935 tel.: +420 515 546 053 mjprojekt@technic.cz http://www.mjprojekt.eu http://www.mjprojekt.technic.cz
HIP	ZODP. PROJEKTANT	VYPRACOVAL	KONTROLOVAL	
ING. MACHOVEC	ING. MACHOVEC	ING. MACHOVEC	ING. MACHOVEC	
		<i>Machovec</i>	<i>Machovec</i>	

PROJEKTANT ČÁSTI PD				ING. JIŘÍ MACHOVEC PROJEKTOVÁ ČINNOST VE VÝSTAVBĚ VENHUDOVA 31, 613 00 BRNO IČ: 724 00 935 tel.: +420 515 546 053 mjprojekt@technic.cz http://www.mjprojekt.eu http://www.mjprojekt.technic.cz
	ZODP. PROJEKTANT	VYPRACOVAL	KONTROLOVAL	
	ING. MACHOVEC	ING. MACHOVEC	ING. MACHOVEC	
		<i>Machovec</i>	<i>Machovec</i>	

AKCE: VOLEJBALOVÉ KURTY LUŽÁNKY OPRAVA HŘIŠŤ PROJEKTOVÁ DOKUMENTACE	FORMÁT	2A4
	DATUM	06/2023
	ÚČEL	DUSP, PDPS
	Č. ZAKÁZKY	19-2023
OBJEKT: SO 03 - ROZVODY ZÁVLAH PŘÍLOHA: ARMATURNÍ/VODOMĚRNÁ ŠACHTA	ARCH.Č.	19-2023
	MĚŘÍTKO 1:25	VÝKRES Č. D.3.07

Tento výkres používá ochrany dle zákona č. 121/2000 Sb. (autorský zák.). Originál tohoto výkresu a návrh řešení na něm zobrazené jsou majetkem autora. ©
Bez souhlasu autora není možné tuto dokumentaci kopírovat a ani nijak veřejně rozšiřovat.