




## NAVRHOVANÉ ŘEŠENÍ

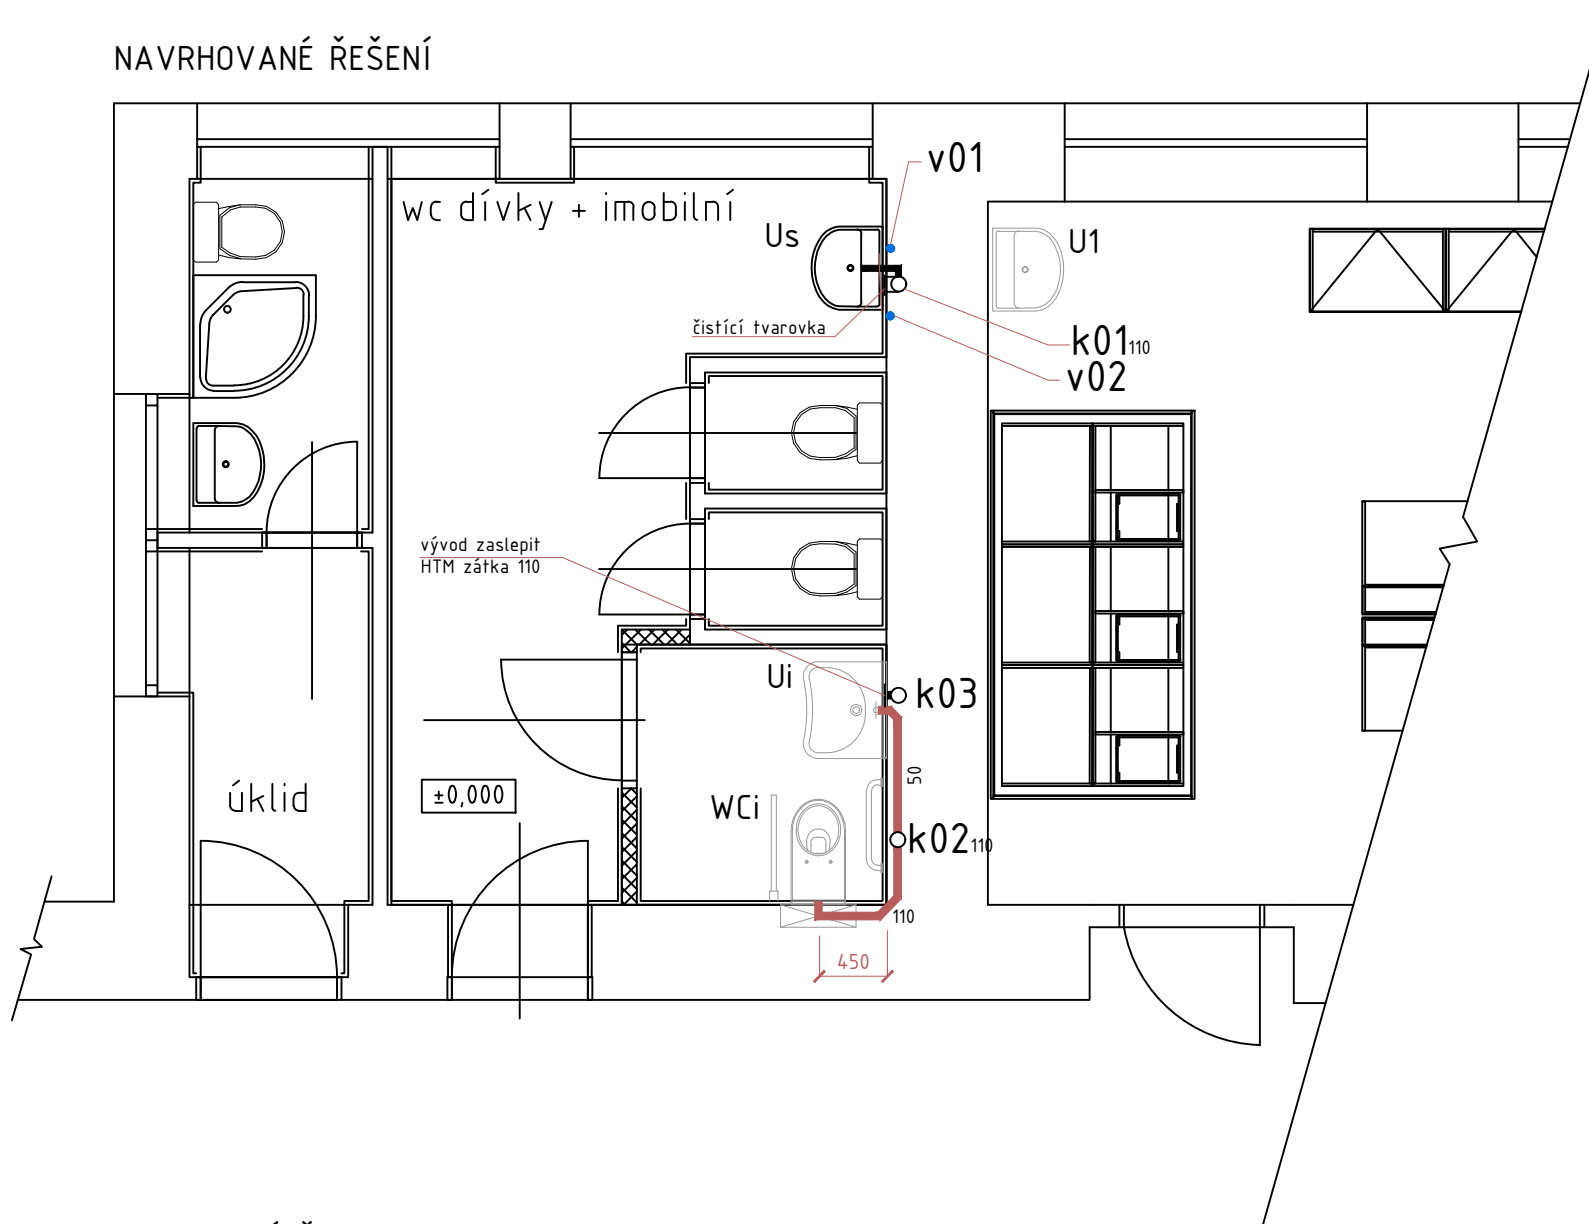

## ROZVINUTÉ ŘEZY

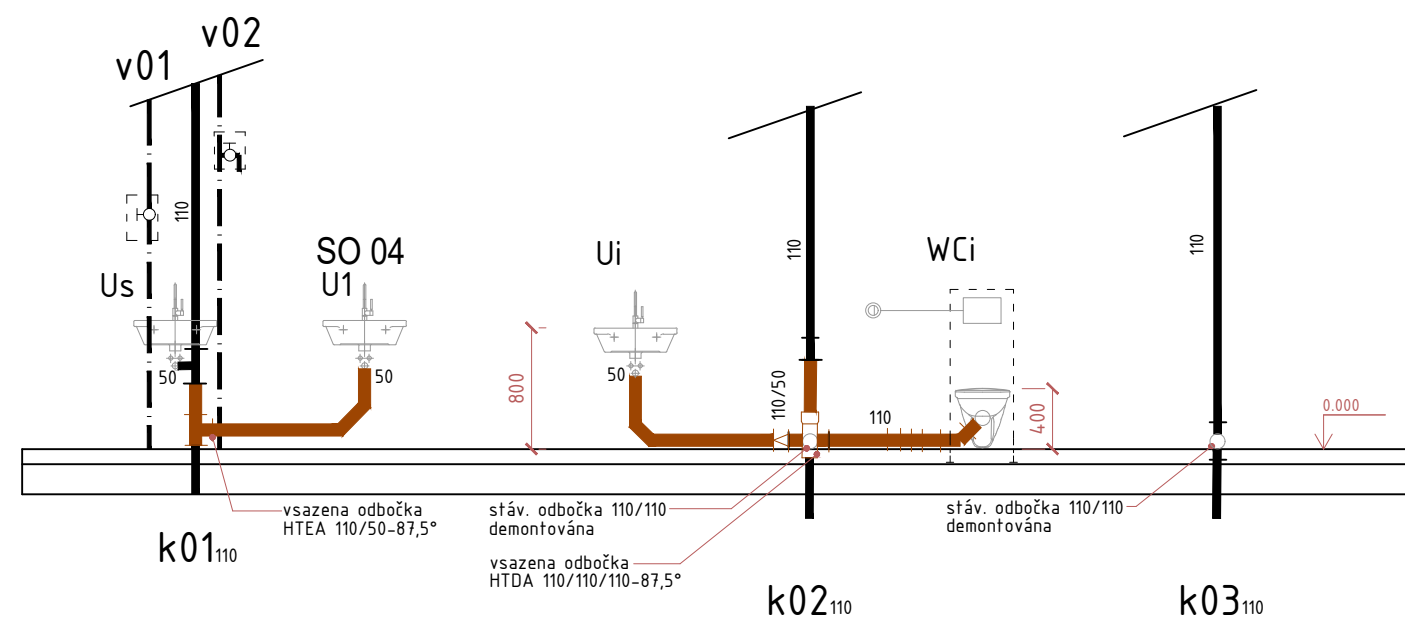
 
## LEGENDA ZAŘÍZENÍ




POZNÁMKA

- PŘI BOURACÍCH PRACÍCH JE NUTNO POSTUPOVAT OPATRNĚ, ABY NEDOŠLO K POŠKOZENÍ STÁVAJÍCÍCH ROZVODŮ VODY A KANALIZACE.
- ULOŽENÍ ZAKRESLENÝCH POTRUBÍ JE INFORMATIVNÍ, SKUTEČNOU POLOHU BUDE NUTNÉ PŘED ZAHÁJENÍM MONTÁŽE OVĚŘIT

0,000 = 211,48 m.n.m. Bpv

Číslo paré:

Hlavní projektant:	Zodpovědný projektant:	Kreslil:	Ing. Dagmar Wicherková projektová činnost IČ:163 30 471 Ječmínkova 2906/12, 628 00 Brno tel.: +420777598123 e-mail : dagmar@wiherek.cz	
Ing. arch. Martin Borák	Ing. Dagmar Wicherková			
Místo: Gajdošova 3, 615 00 Brno			Formát: 2xA4	
Investor: Základní škola Gajdošova, Gajdošova 3, 615 00 Brno			Datum: 12/2023	
Akce:			Stupeň: DPS	
VÝSTAVBA NOVÉHO VÝTAHU A BEZBARIÉROVÉ ÚPRAVY			Číslo zakázky:	
			Archivní číslo:	
Obsah: D.1.4a TPS - SO 02 BEZBARIÉROVÉ WC KANALIZACE - PŮDORYS IMOBILNÍHO WC, ROZVINUTÉ ŘEZY			Měřítko: 1 : 50	Číslo výkresu: D.1.4a-02