



NAVRHOVANÉ ŘEŠENÍ

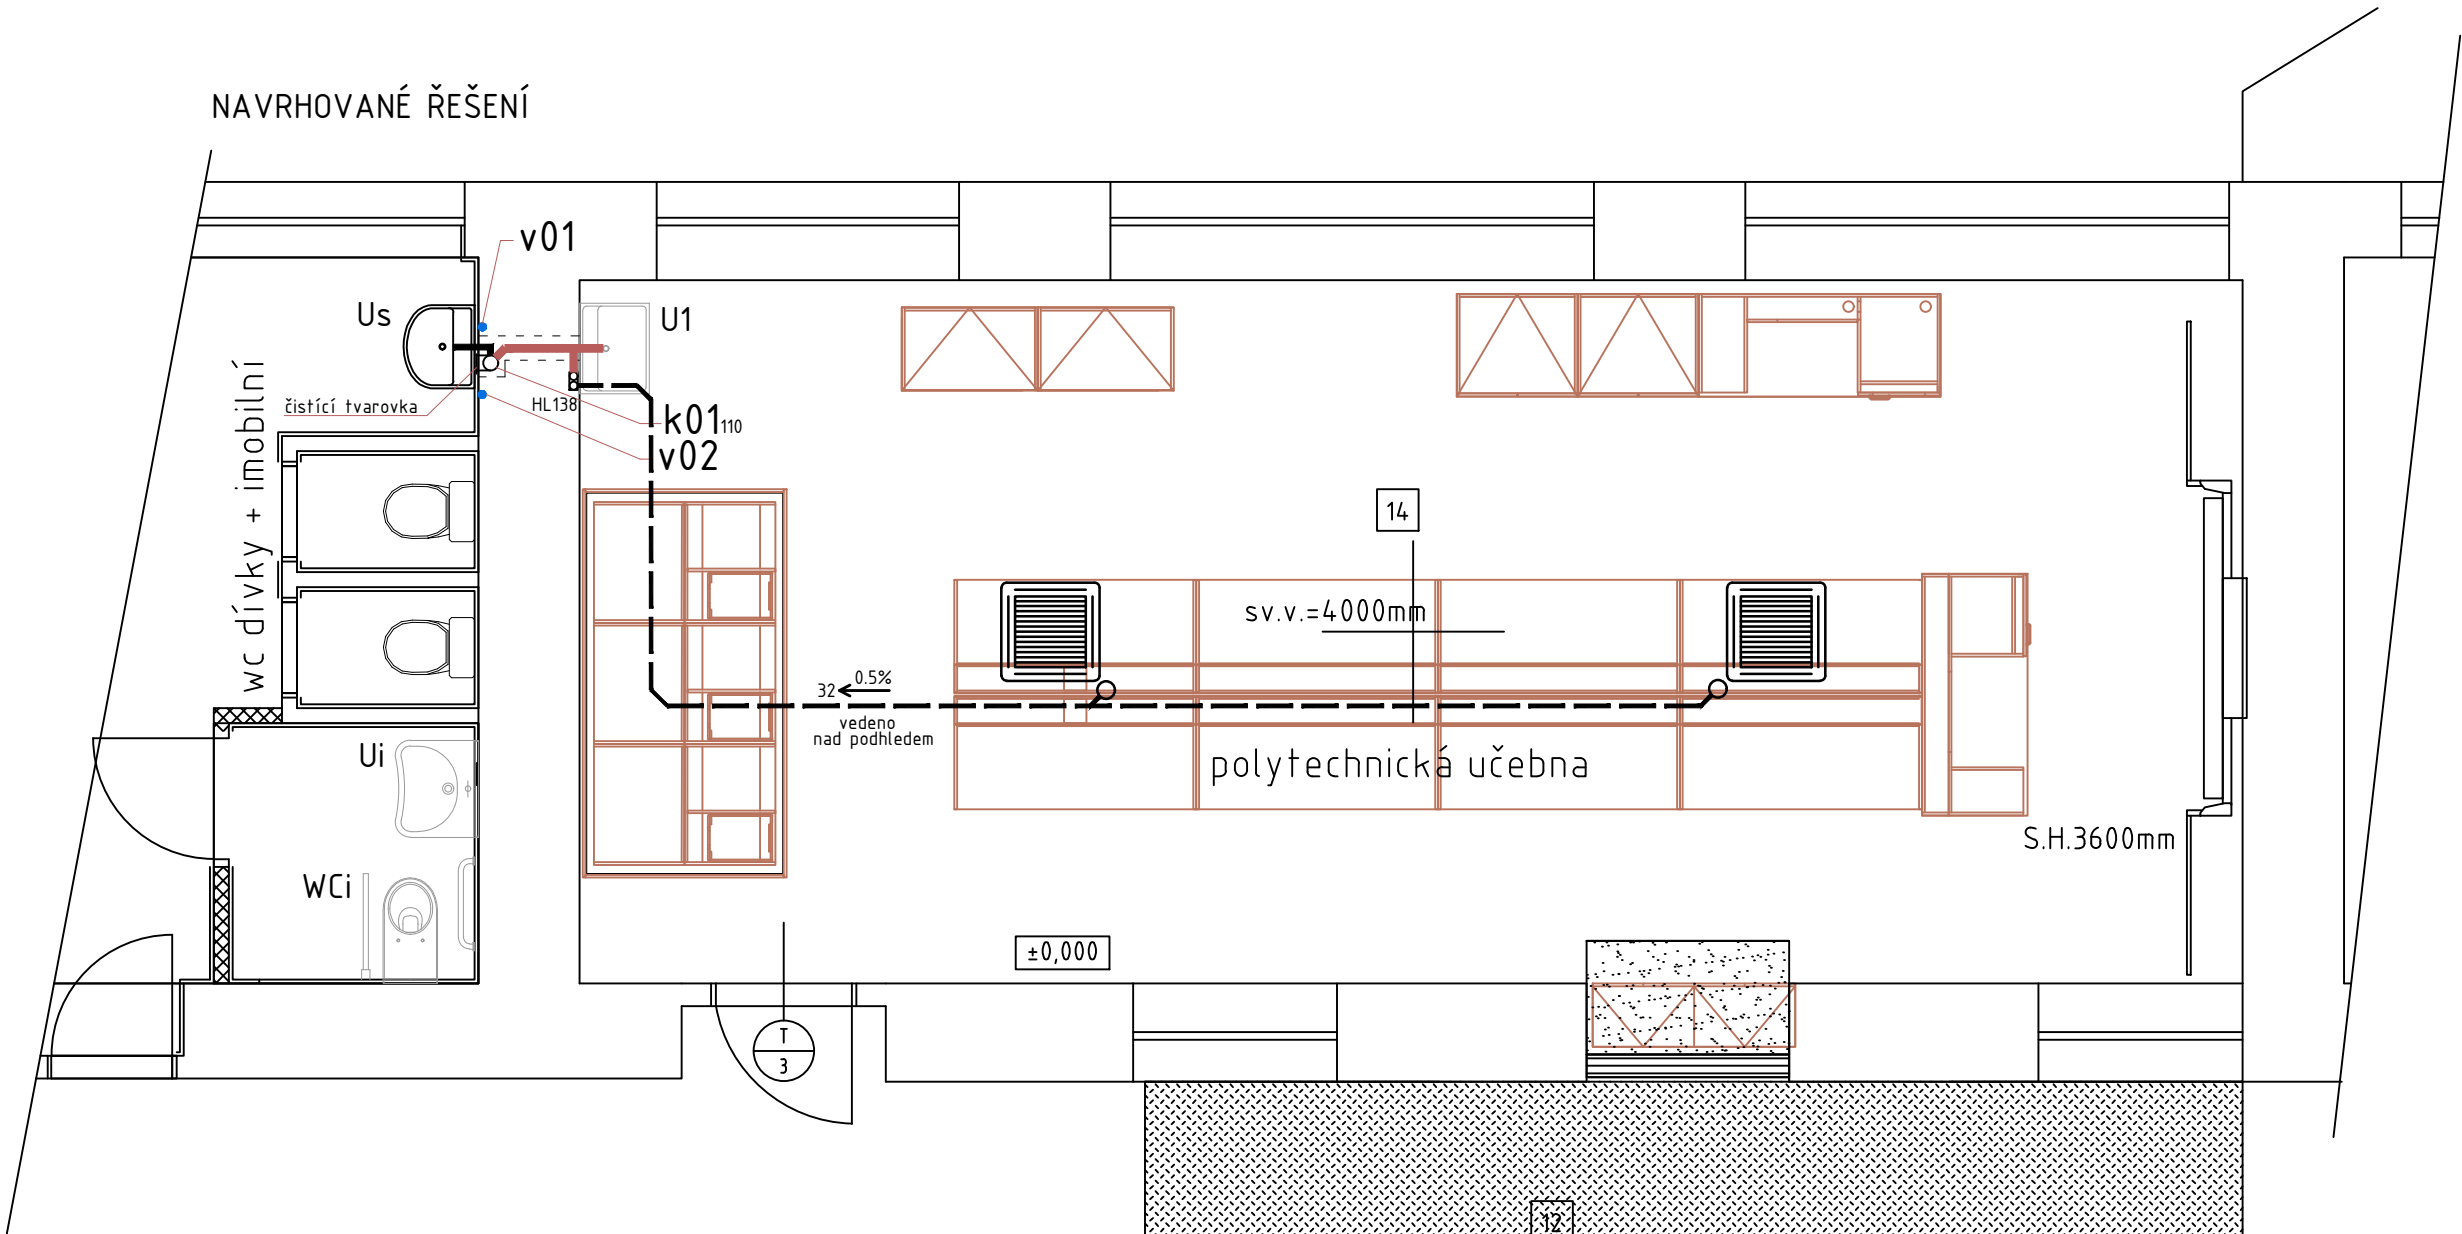

LEGENDA ZAŘÍZENÍ

- STÁVAJÍCÍ KANALIZACE
- NOVĚ NAVRHOVANÁ KANALIZACE
- ODVOD KONDENZÁTU
- STÁVAJÍCÍ VODOVOD

ROZVINUTÉ ŘEZY

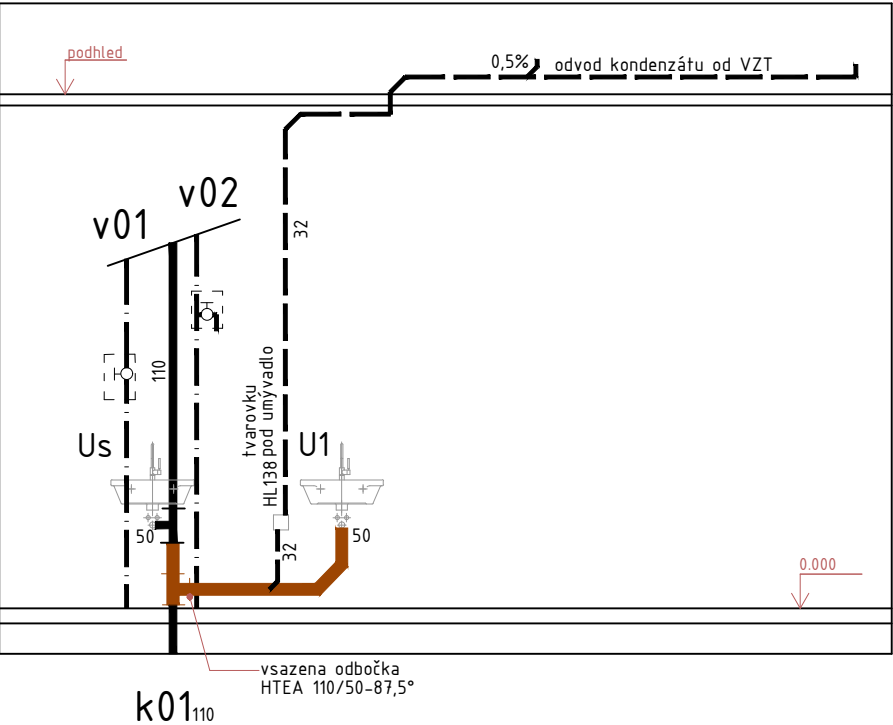

POZNÁMKA
• PŘI BOURACÍCH PRACÍCH JE NUTNO POSTUPOVAT OPATRNĚ, ABY NEDOŠLO K POŠKOZENÍ STÁVAJÍCÍCH ROZVODŮ VODY A KANALIZACE.

0,000 = 211,48 m.n.m. Bpv

Číslo paré:

Hlavní projektant: Ing. arch. Martin Borák	Zodpovědný projektant: Ing. Dagmar Wicherková	Kreslil:	Ing. Dagmar Wicherková projektová činnost IČ:163 30 471 Ječmínkova 2906/12, 628 00 Brno tel.: +420777598123 e-mail : dagmar@wicherek.cz
Místo: Gajdošova 3, 615 00 Brno	Formát: 2xA4		
Investor: Základní škola Gajdošova, Gajdošova 3, 615 00 Brno	Datum: 12/2023		
Akce: VÝSTAVBA NOVÉHO VÝTAHU A BEZBARIÉROVÉ ÚPRAVY	Stupeň: DPS		
	Číslo zakázky:		
	Archivní číslo:		
Obsah: D.1.4a TPS - SO 03 POLYTECHNICKÁ UČEBNA KANALIZACE - PŮDORYS, ROZVINUTÝ ŘEZ	Měřítko: 1 : 50	Číslo výkresu: D.1.4a-02	