


LEGENDA ZNAČENÍ

- STÁVAJÍCÍ STOUPACÍ POTRUBÍ VODY, POLOHA ORIENTAČNÍ
- PPR 20x3,4, TEPLÁ VODA
- PPR 20x3,4, STUDENÁ VODA
- PPR 25x4,2, TEPLÁ VODA
- PPR 25x4,2, STUDENÁ VODA
- VODOMĚRNÁ SESTAVA
- S POLOHA PRO SPORÁK
- WC POLOHA PRO WC
- SP POLOHA PRO SPRCHU 900x900 mm
- U POLOHA PRO UMYVADLO
- D POLOHA PRO DŘEZ
- V POLOHA PRO VÝLEVKU
- P POLOHA PRO PRAČKU
- NOVÝ ELEKTRICKÝ BOJLER, 160 L

POZNÁMKY

POTRUBÍ VEDENÉ K BOJLERŮM, JE VEDENO POD PODHLEDEM

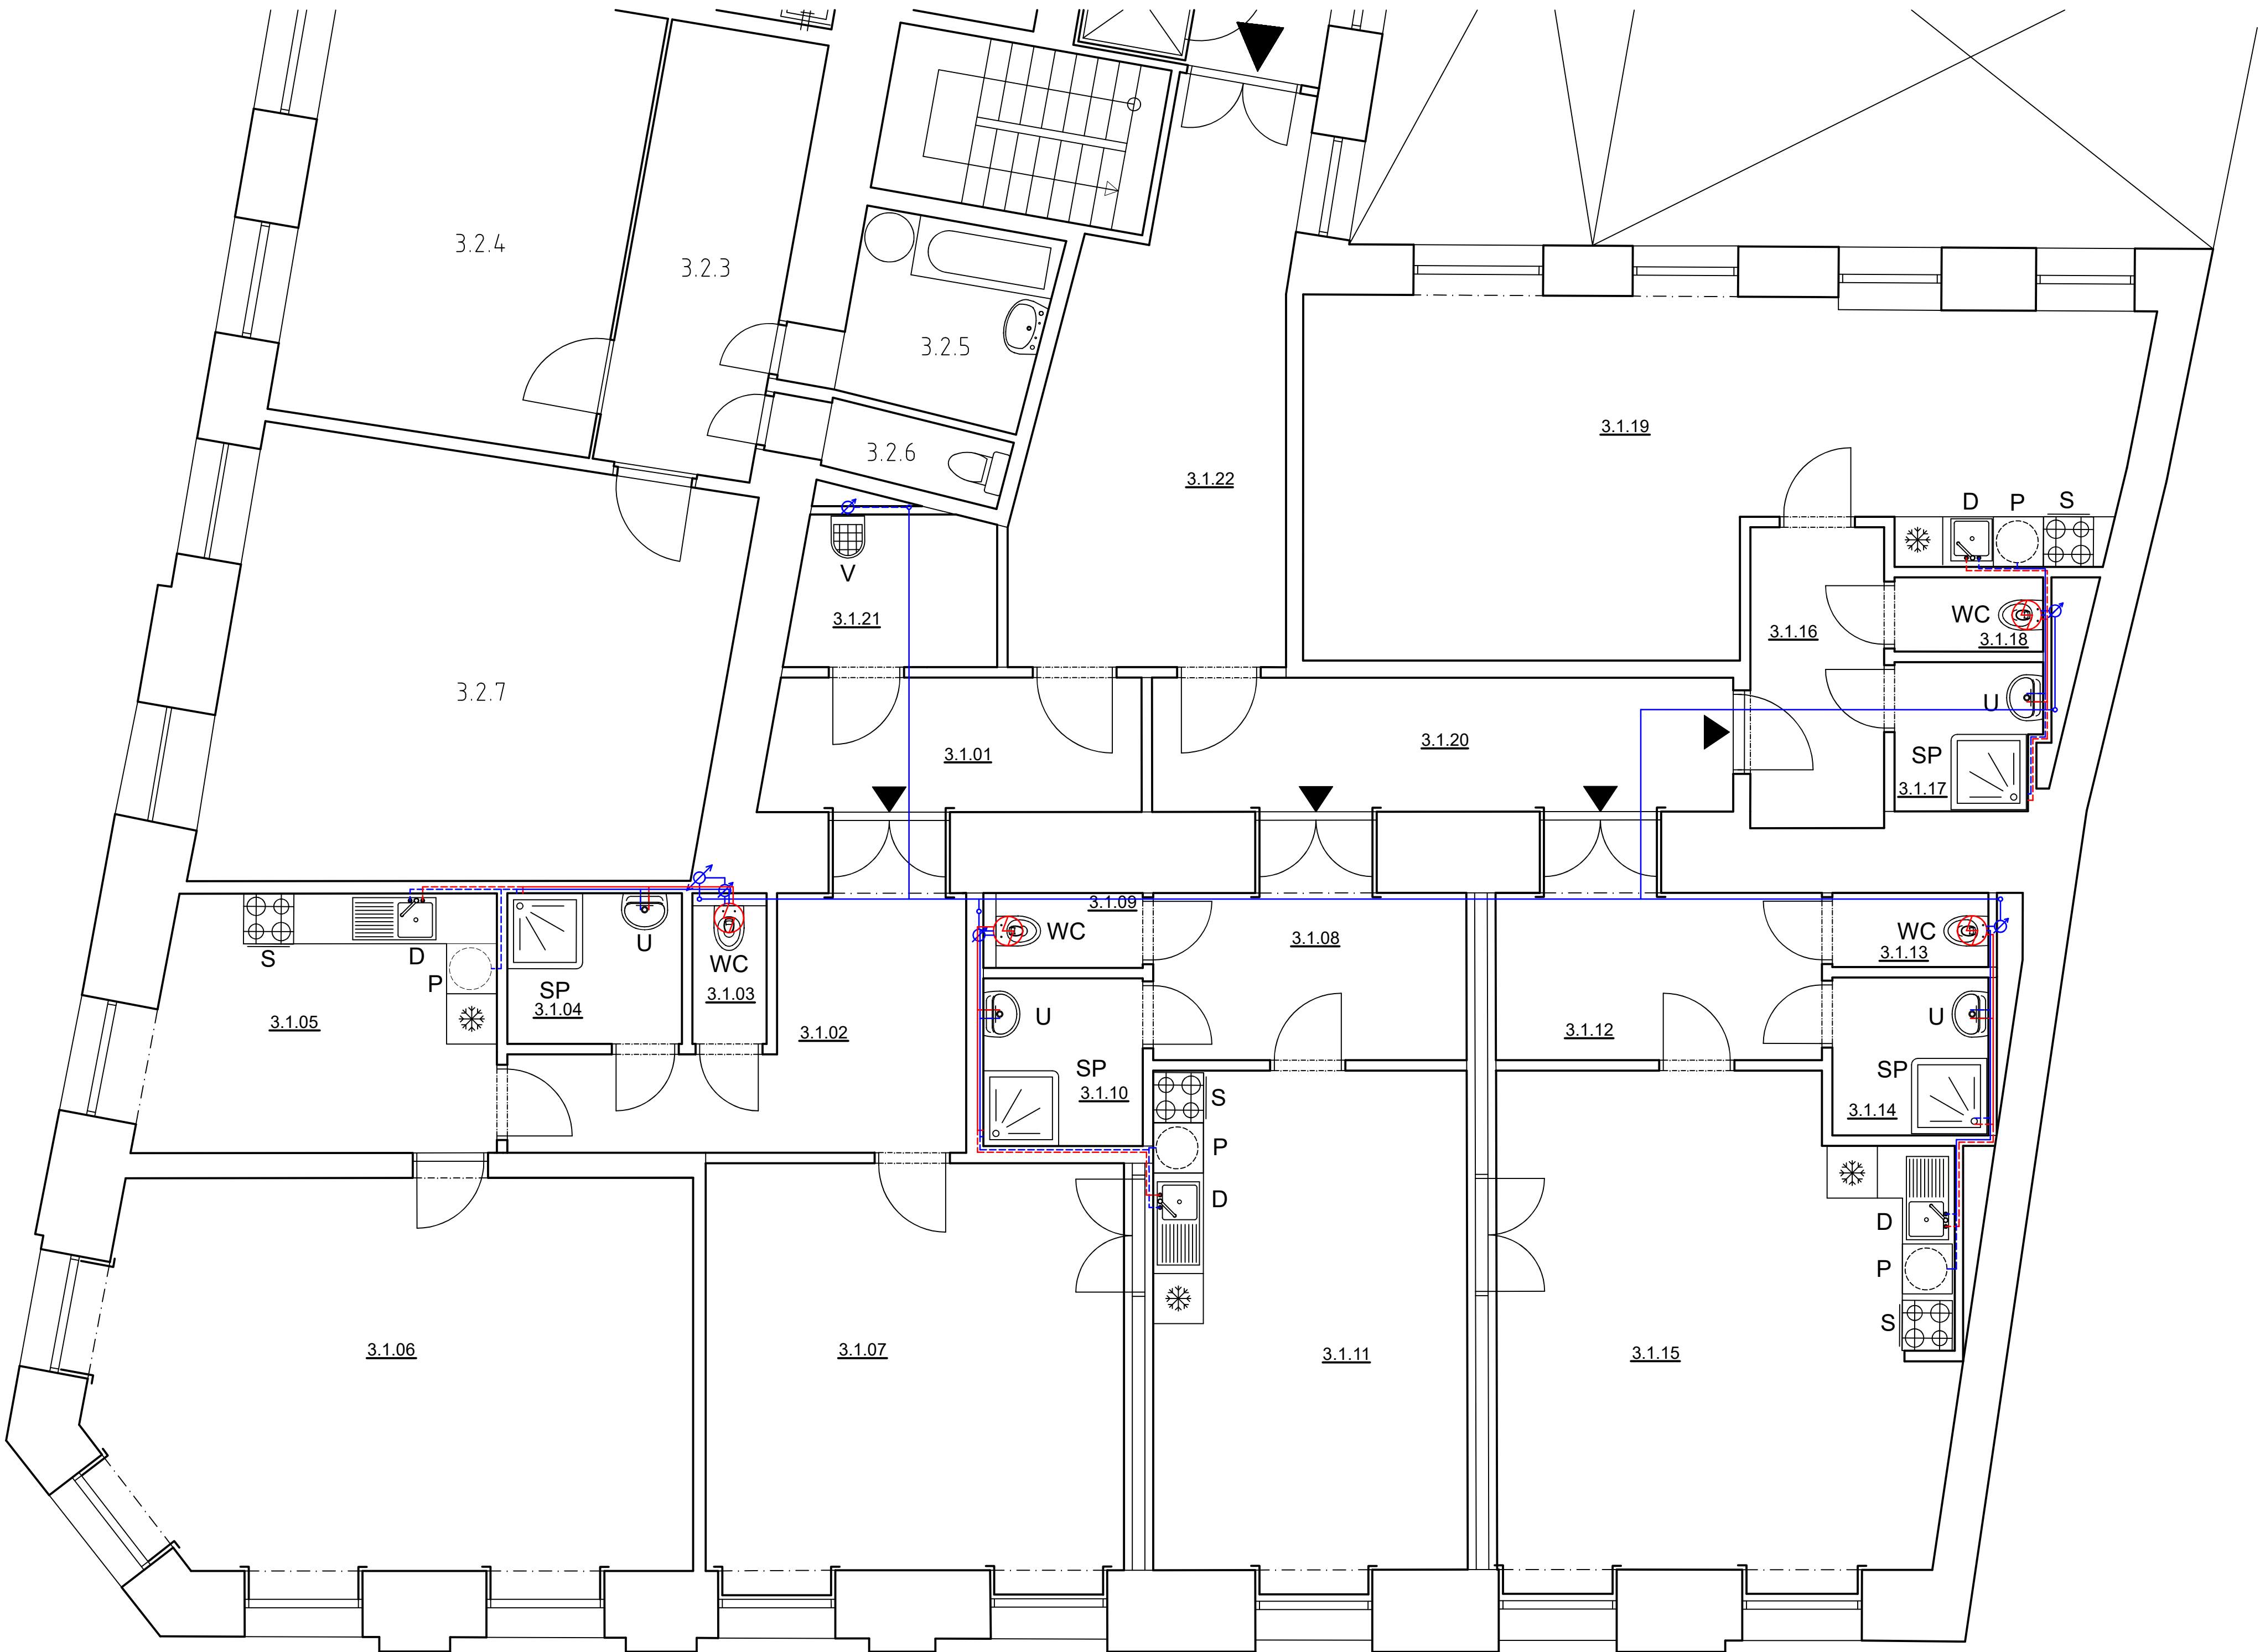

LEGENDA MÍSTNOSTÍ

Č.M.	MÍSTNOST	PL(m2)
A	3.1.01	Chodba 7,15
	3.1.02	Chodba 12,07
	3.1.03	WC 1,46
	3.1.04	Koupelna 3,75
	3.1.05	Kuchyně 13,22
	3.1.06	Pokoj 34,44
	3.1.07	Pokoj 25,29
B	3.1.08	Chodba 8,74
	3.1.09	WC 1,70
	3.1.10	Koupelna 3,82
	3.1.11	Pokoj 22,92
	3.1.12	Chodba 9,07
	3.1.13	WC 1,66
	3.1.14	Koupelna 3,52
	3.1.15	Pokoj 32,05
	3.1.16	Chodba 5,83
	3.1.17	Koupelna 2,99
	3.1.18	WC 1,58
C	3.1.19	Pokoj 37,51
	3.1.20	Chodba 11,11
	3.1.21	Oklid + Tech. místnost 4,35
	3.1.22	Chodba 18,68
CELKOVÁ PLOCHA		262,91

A Byt č. 1 B Byt č. 2 C Společné prostory

REVIZE

Index	Datum	Změna	Jméno

SCHÉMA OBJEKTU

ORIENTACE SCHÉMATU

QUALITY GROUP

Projekty | Realizace | Projektový management

info@qualitygroup.cz | www.qualitygroup.cz

STAVTE CHYTŘE

STAVBA

UBYTOVACÍ JEDNOTKY - ATELIÉRY

MÍSTO STAVBY

Náměstí Svobody 90/19
Zámečnická 90/2
602 00 Brno

K.Ú.: Město Brno [610003]
OKRES: Brno - město
KRAJ: Jihomoravský

GENERÁLNÍ PROJEKTANT

Quality Group s.r.o., Příkop 843/4, 602 00 Brno
Č.Ú. 08879737, DI: svymlsB

HLAVNÍ INŽENÝR PROJEKTU

Jiří Šoltes, jiri.soltes@qualitygroup.cz, tel.: 736 105 226

ZPRACOVATEL ODBORNÉ ČÁSTI

Karel Absolín
tel.: 732 481 227
e-mail: karel.absolin@qualitygroup.cz

STAVEBNÍK - INVESTOR

Magistrát města Brna
Odbor správy majetku
601 67 Brno, Husova 3
IČO: 44992785

tel.: +420 542 175 017
e-mail: gabriel.petr@brno.cz

Č. SMLOUVY INVESTORA

Č. SMLOUVY PROJEKTANTA

P-21-032-000

ODBORNÁ ČÁST

Zdravotně technické instalace

DATUM

03/2022

PARÉ

OBJEKT

SO01

MĚŘÍTKO

1:50

NÁZEV DOKUMENTU

PŮDORYS 3.NP - VODOINSTALACE

KÓD ELEKTRONICKÉ VERZE DOKUMENTU

stavba	stupeň	část	výkres	profese	název dokumentu	revize
Ateliéry Brno	DPS	D.101.04	02	ZTI	Půdorys 3.NP - V	00