

LEGENDA SILNOPROUDÝCH ELEMENTŮ

- DVOJITÁ ZÁSUVKA POD OMÍTKU 230V, 16A, KDE x ZNAČÍ ČÍSLO OKRUHU
- DVOJITÁ ZÁSUVKA POD OMÍTKU 230V, KRYTÍ IP44, 16A, KDE x ZNAČÍ ČÍSLO OKRUHU
- ROZVÁDĚČ BYTOVÝ
- OCHRANNÉ POSPOJOVÁNÍ
- VOLNÝ KABEL S OBJÍMKOU A ŽÁROVKOU – STĚNA
- VOLNÝ VÝVOD S OBJÍMKOU A ŽÁROVKOU – STROP
- AUTONOMNÍ HLÁSIČ KOUŘE
- JEDNOPÓLOVÝ VYPÍNAČ, ŘAZENÍ 1
- SCHODIŠTOVÝ PŘEPÍNAČ, ŘAZENÍ 6
- KŘÍŽOVÝ PŘEPÍNAČ, ŘAZENÍ 7
- TLAČÍTKOVÝ SPÍNAČ NA VENTILÁTOR, ŘAZENÍ 1/0
- VENTILÁTOR – STROP
- KABELOVÁ TRASA SILNOPROUD

LEGENDA SLABOPROUDÝCH ELEMENTŮ

- Z ZVONKOVÉ TLAČÍTKO
- STA ZÁSUVKA
- ZÁSUVKA 2xRJ45
- AUDIO TELEFON
- K SLP KRABICE SLP PRO PROPOJENÍ VNĚJŠÍ SLP S BYTOVÝM SLP (STA, UPC, OZ ATD), KRABICE K0100E
- KABELOVÁ TRASA SLP


POZNÁMKY

– PŘESNÉ ROZMÍSTĚNÍ ZÁSUVK ZA KUCHYŇSKOU LINKOU DLE MONTÁŽNÍCH ZÁSAD

LEGENDA MÍSTNOSTÍ

	Č.M.	MÍSTNOST	PL(m2)
A	3.1.01	Chodba	7,15
	3.1.02	Chodba	12,07
	3.1.03	WC	1,46
	3.1.04	Koupelna	3,75
	3.1.05	Kuchyň	13,22
	3.1.06	Pokoj	34,44
	3.1.07	Pokoj	25,29
B	3.1.08	Chodba	8,74
	3.1.09	WC	1,70
	3.1.10	Koupelna	3,82
	3.1.11	Pokoj	22,92
	3.1.12	Chodba	9,07
	3.1.13	WC	1,66
	3.1.14	Koupelna	3,52
	3.1.15	Pokoj	32,05
	3.1.16	Chodba	5,83
	3.1.17	Koupelna	2,99
	3.1.18	WC	1,58
	3.1.19	Pokoj	37,51
C	3.1.20	Chodba	11,11
	3.1.21	Úklid + Tech. místnost	4,35
	3.1.22	Chodba	18,68
	CELKOVÁ PLOCHA		262,91

A Byt č. 1 B Byt č. 2 C Společné prostory

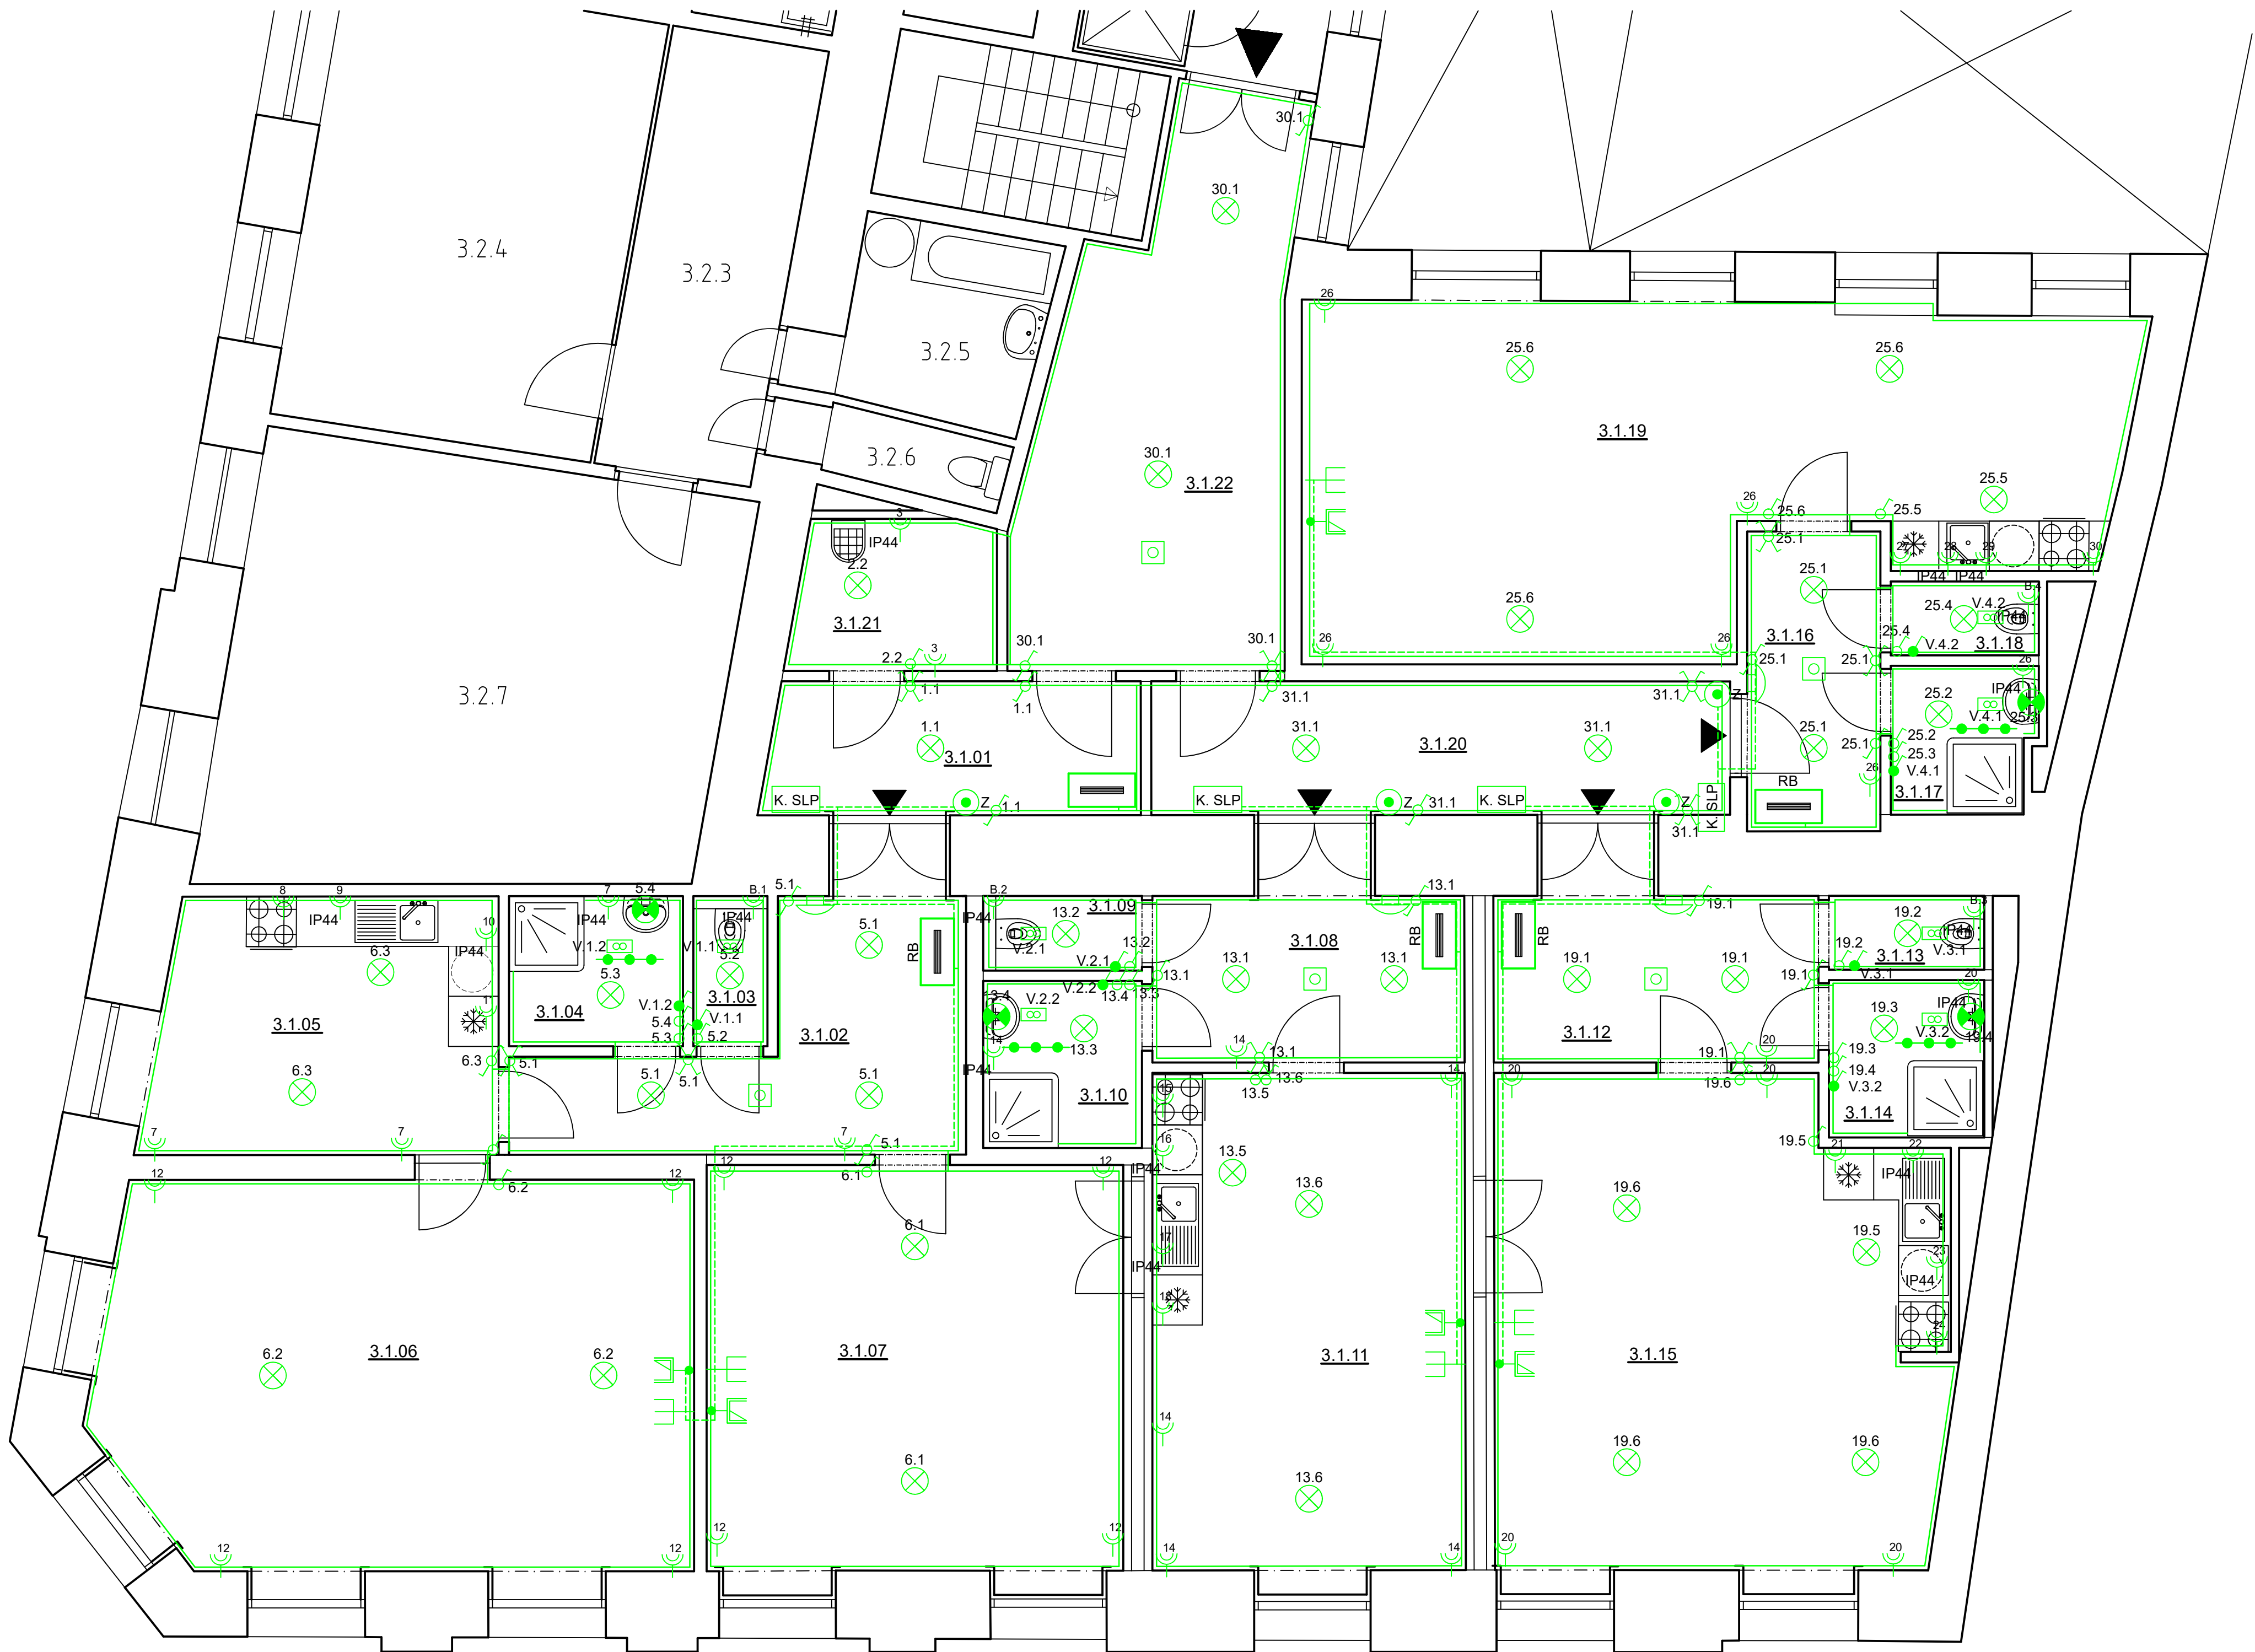

REVIZE

Index	Datum	Změna	Jméno

SCHEMA OBJEKTU

ORIENTACE SCHÉMATU

Projekty | Realizace | Projektový management
info@qualitygroup.cz | www.qualitygroup.cz
STAVTE CHYTŘE

STAVBA
UBYTOVACÍ JEDNOTKY - ATELIÉRY

MÍSTO STAVBY
Náměstí Svobody 90/19
Zámečnická 90/2
602 00 Brno
K.Ú.: Město Brno [610003]
OKRES: Brno - město
KRAJ: Jihomoravský

GENERÁLNÍ PROJEKTANT
Quality Group s.r.o., Příkop 843/4, 602 00 Brno
Č.Ú.: 08879737, DI: svymis@qg
HLAVNÍ INŽENÝR PROJEKTU
Ing. Jiří Šoltes, jiri.soltes@qualitygroup.cz, tel.: 736 105 226
ZPRACOVATEL ODBORNÉ ČÁSTI
Karel Absolín
tel.: 732 481 227
e-mail: karel.absolin@qualitygroup.cz

STAVEBNÍK - INVESTOR
Magistrát města Brna
Odbor správy majetku
601 67 Brno, Husova 3
IČO: 44992785
tel.: +420 542 175 017
e-mail: gabriel.petr@brno.cz

AUTORIZACE
Č. SMLOUVY INVESTORA
P-21-032-000
Č. SMLOUVY PROJEKTANTA
P-21-032-000

ODBORNÁ ČÁST
Silnoproudá a slaboproudá elektrotechnika
OBJEKT
S001

DATUM
03/2022
PARÉ
MĚŘÍTKO
1:50

NÁZEV DOKUMENTU
PŮDORYS 3.NP

KÓD ELEKTRONICKÉ VERZE DOKUMENTU
stavba stupeň část výkres profese název dokumentu revize
Ateliéry Brno DPS D.101.06 02 ELI + SLP Půdorys 3.NP 00