




Půdorys 1:100
provizorní řešení

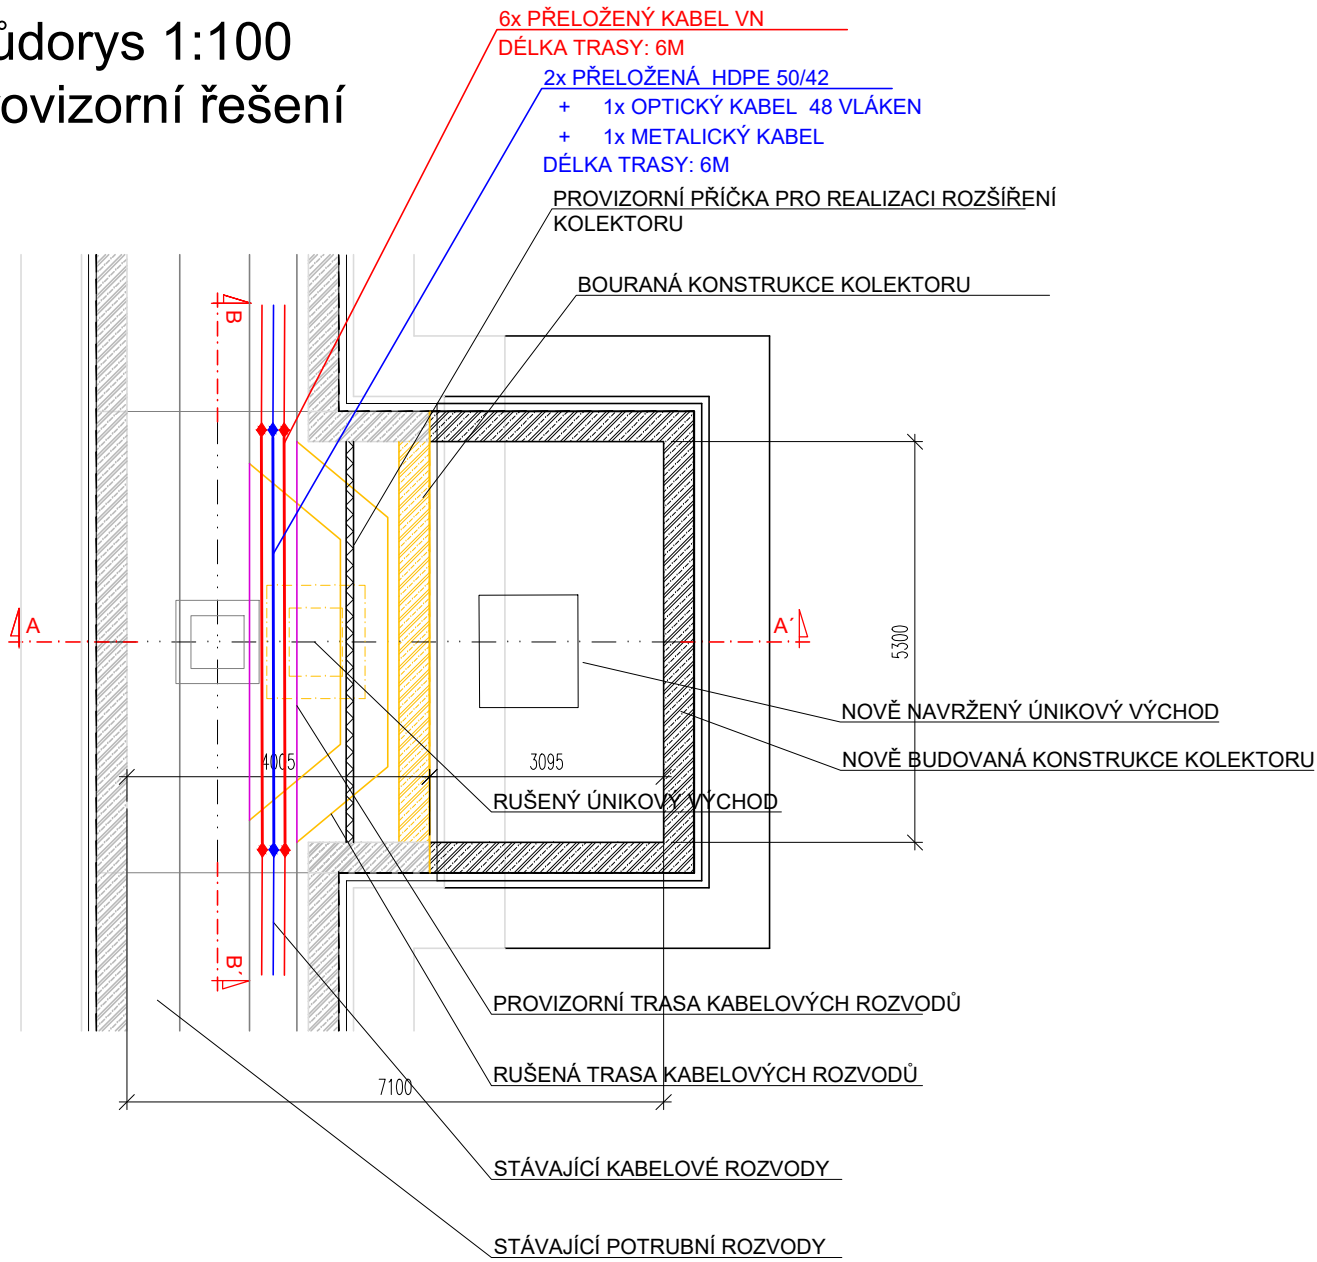


Půdorys 1:100
definitivní řešení

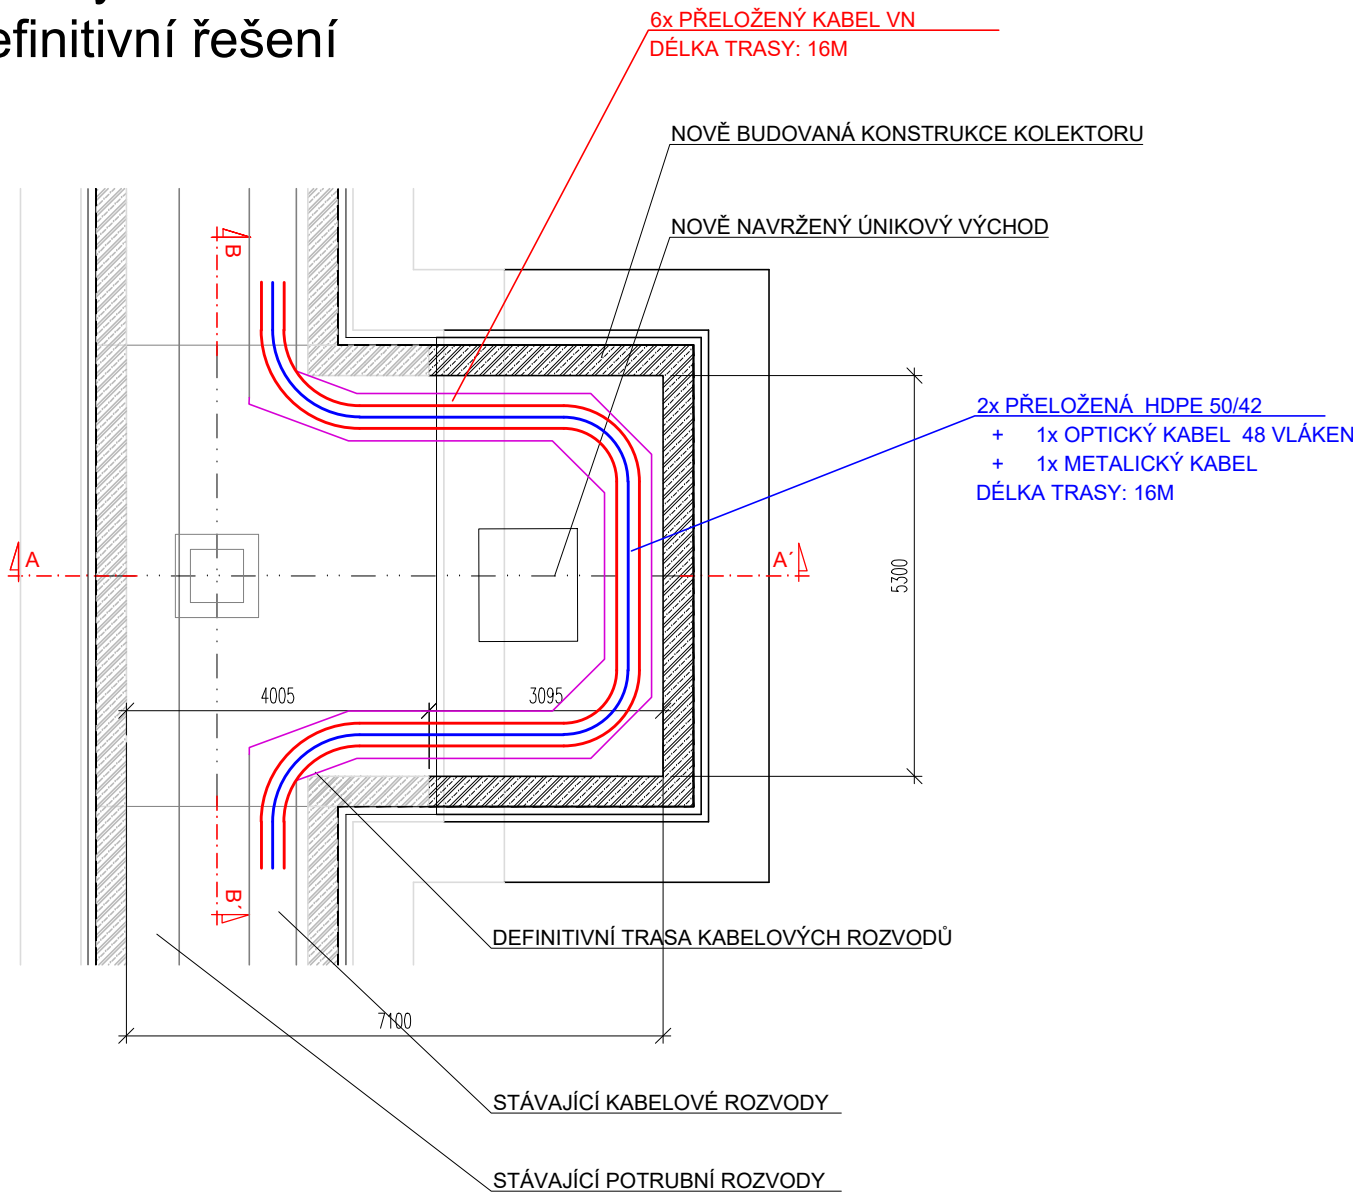


PŘÍČNÝ ŘEZ A - A'

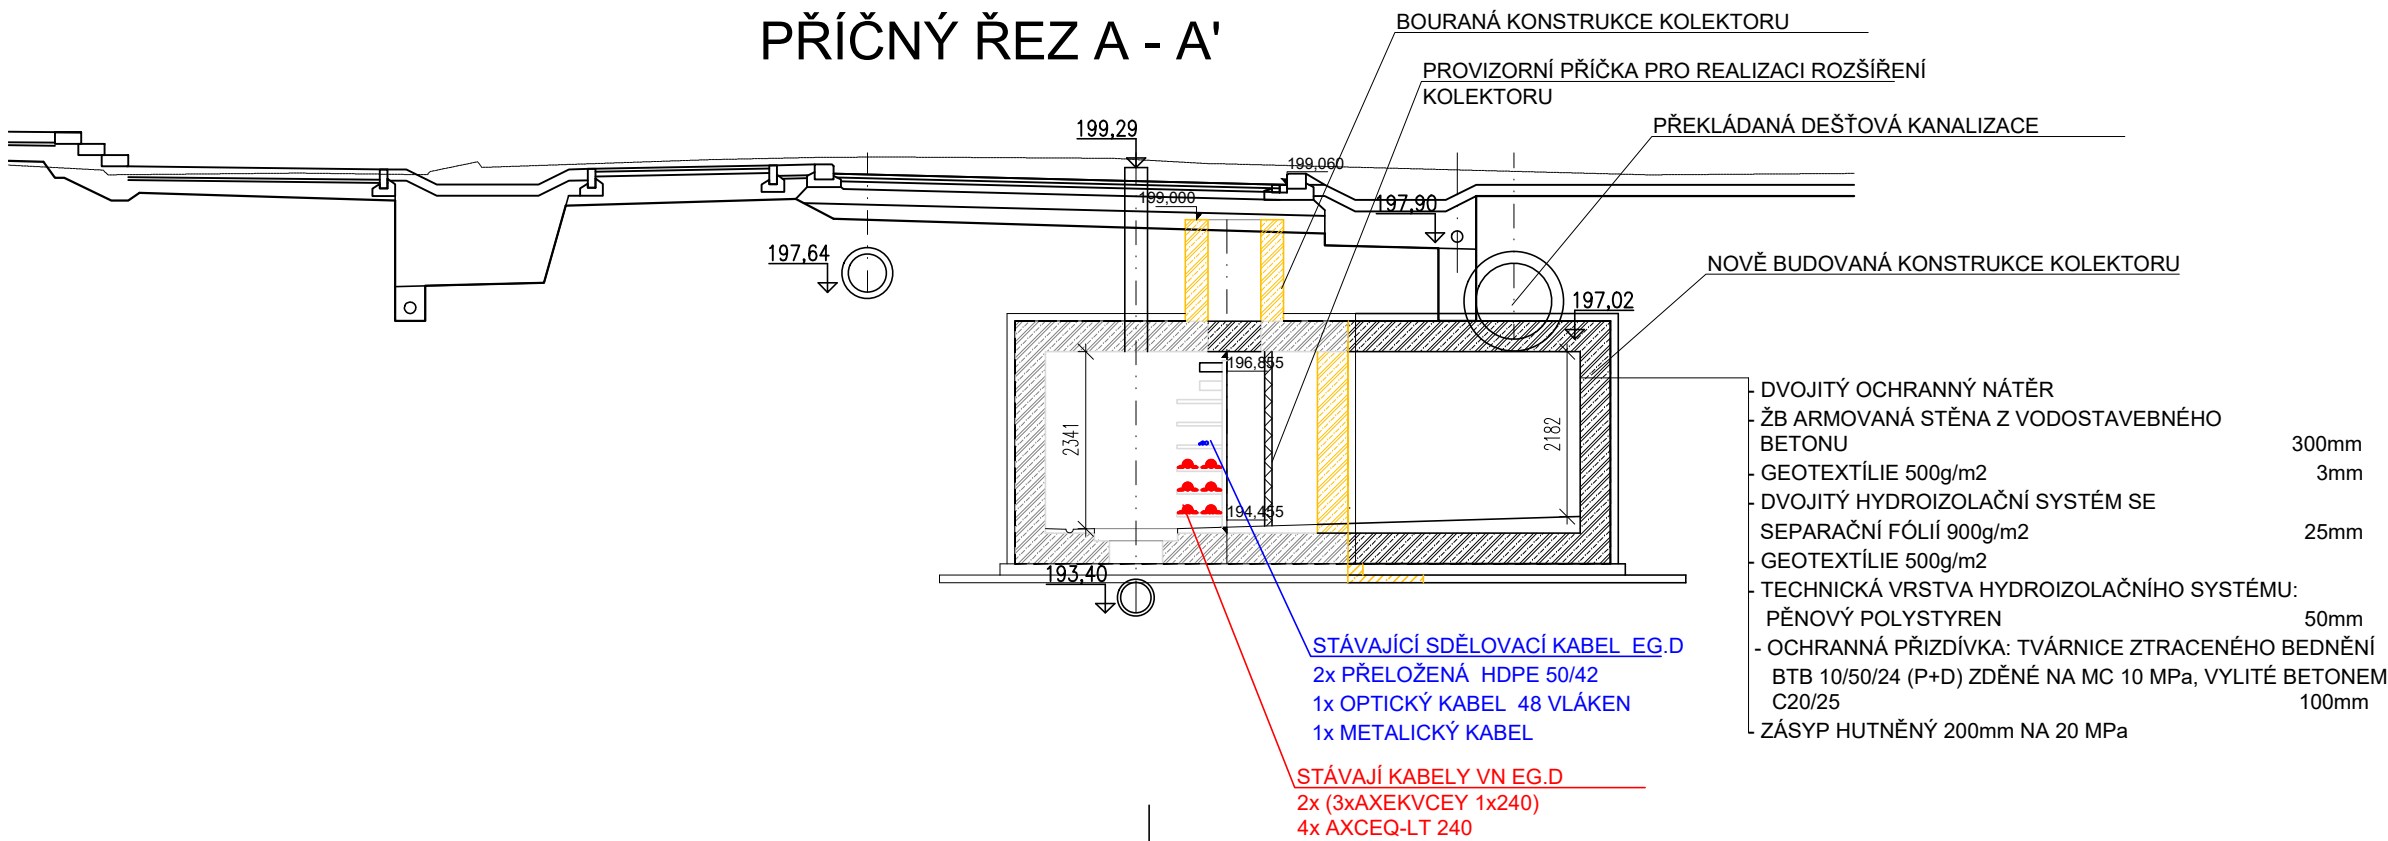

Výškový systém: B.p.v.
Souřadnicový systém: JTSK

	GENERÁLNÍ PROJEKTANT	
	HLAVNÍ INŽENÝR PROJEKTU	Ing. Petr Soldán
	ZODPOVĚDNÝ PROJEKTANT	Ing. Luděk Rohovský
	VEDOUCÍ PROJEKTANT	Ing. Petr Soldán

	PROJEKTANT ČÁSTI PD	
	ZODPOVĚDNÝ PROJEKTANT	Ing. Martin Kružík
	VEDOUCÍ PROJEKTANT	Bc. Radim Pala
	VYPRACOVAL	Ing. Martin Kružík

INVESTOR Statutární město Brno Dominikánské náměstí 1, 601 67 Brno	OBJEDNATEL Karlín development II. s.r.o. Sokolovská 700/113a, 186 00 Praha 8	DATUM 09/2023
NÁZEV ZAKÁZKY Stavba 06 Železniční uzel Brno - městská infrastruktura Ulice Bulvár 1.A etapa - propojení ul. Opuštěná a ul. Uhelná		ČÍSLO ZAKÁZKY ZPRACOVATELE 21_10_188
		ČÍSLO ZAKÁZKY OBJEDNATELE
Úpravy kolektoru Opuštěná – Metropol - blok 27		MĚŘÍTKO 1:100
STUPEŇ PROJEKTOVÉ DOKUMENTACE Dokumentace pro vydání společného povolení		FORMÁT 3x4
OBJEKT D.6 Silnoproudé rozvody a přeložky 06-12-06.2 Přeložka kabelových rozvodů vn 22 kV - kolektor 06-12-06.3 Přeložka sdělovacích rozvodů EGD - kolektor		PARÉ
DOKUMENT (VÝKRES) Uložení kabelu v kolektoru		ČÍSLO VÝKRESU / REVIZE 06 12 06.b-01