
 


M 1:75

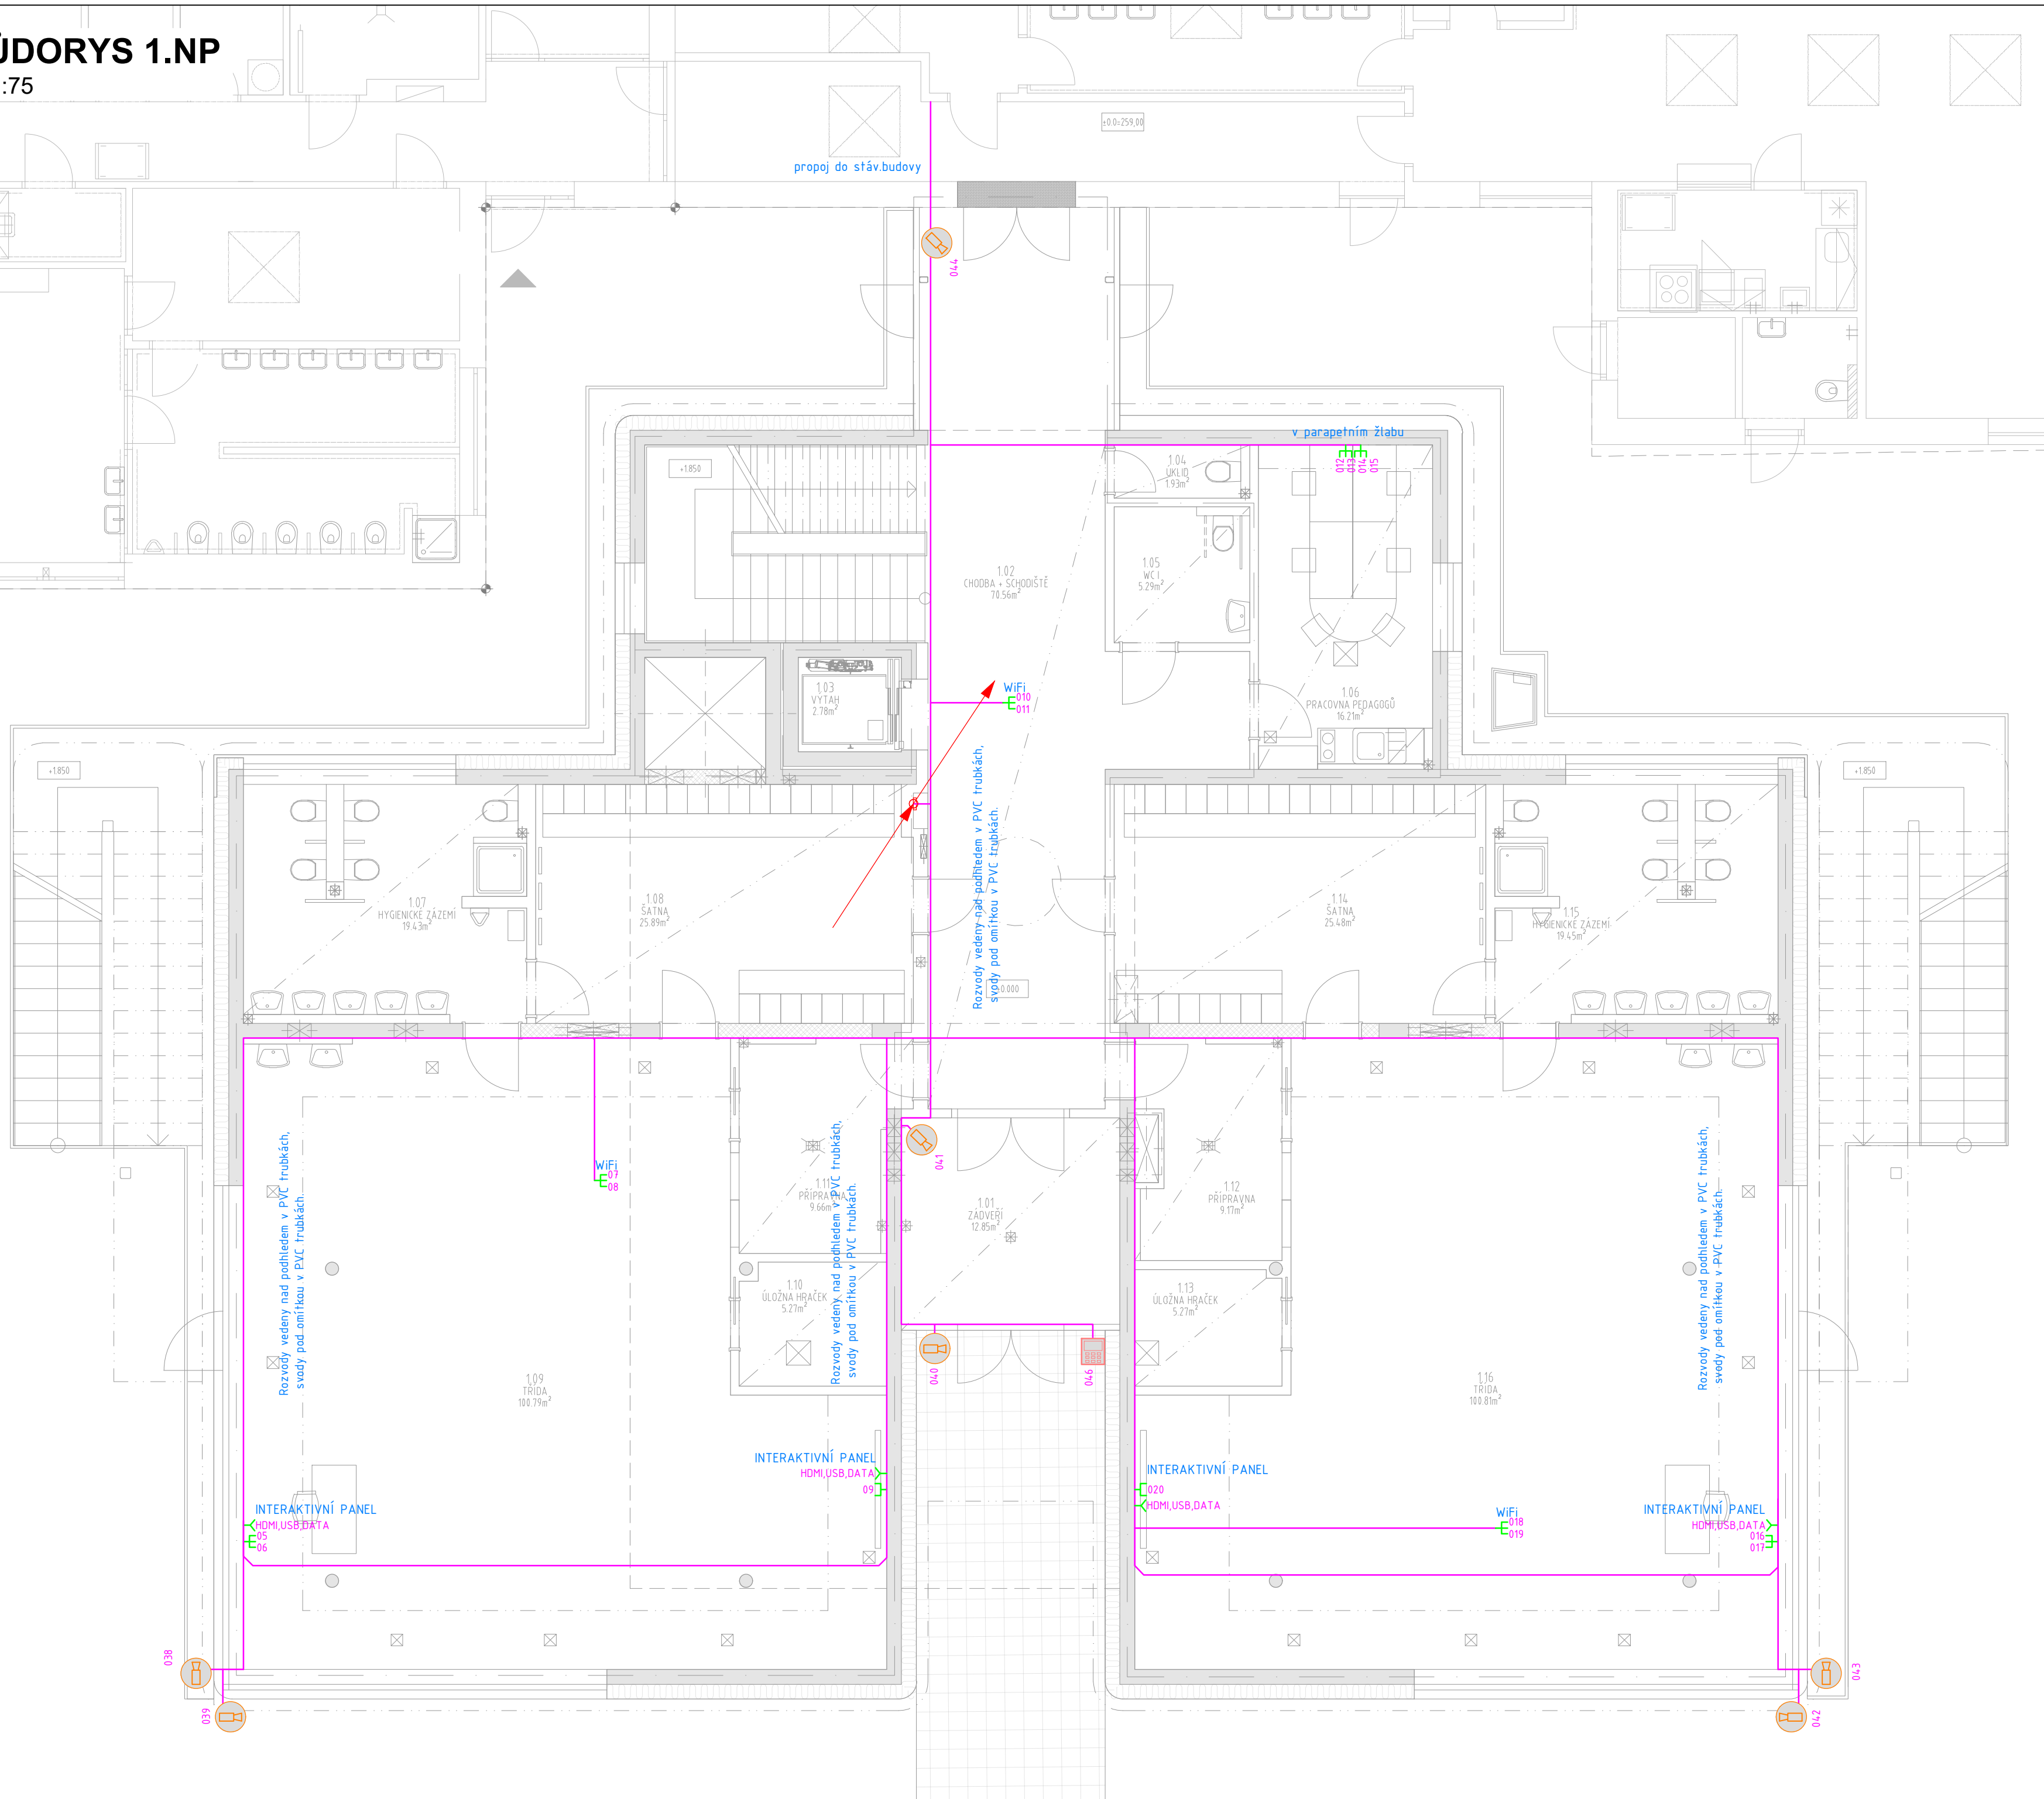

(UNIVERSÁLNÍ KABELÁŽNÍ SYSTÉM, TELEFON, DOROZUMÍVACÍ ZAŘÍZENÍ)



DATOVÝ ROZVÁDEČ 19" (RACK)



DOMÁCÍ TELEFON - VENKOVNÍ HLÁSKA



DOMÁCÍ TELEFON - VNITŘNÍ TELEFON

ELEKTRICKÝ SAMOZAMYKACÍ ZÁMEK

UKS, TEL:



ZÁSUVKA STRUKTUROVANÉ KABELÁŽE, 2xRJ45



ZÁSUVKA STRUKTUROVANÉ KABELÁŽE, 1xRJ45

KABELOVÁ TRASA

(AV TECHNIKA)



HDMI,USB,DATA KABEL ZAKONČENÝ ZÁSUVKOU

(IP KAMEROVÝ SYSTÉM)



KAMERA, V PROVEDENÍ DOME

Poznámka :

- Pátéřílné rozvody budou vedeny místností nad podhledem v trubkách PVC, pevně přichycenými ke stropní kci, k zásuvkám a koncovým prvům v trubkách ve stěně.
- Rozvody budou provedeny bezohlednými kabely.
- Prostory mezi požárními úseky budou protipožárně utěsněny v rámci dodávky profese SLP.
- Prostory stavebními konstrukcemi do průměru Ø100mm budou zajištěny v rámci dodávky profese SLP.
- Zásuvky pro WiFi budou instalovány pod stropem.
- Uživatelské trouby budou instalovány ve výšce +300mm.
- Výška přístrojů DT + 1450mm.

Číslo	Název	Plocha [m ²]	Podlaha	Stěny	Strop	Poznámka
1.01	ZADVĚŘÍ	12,85	TEXTILNÍ ROHOŽ	P1a	MALBA	SDK - PODHLED "A" TEXT. SOKL
1.02	CHODBA + SCHODIŠTĚ	70,56	PVC	P2a+b,P4	MALBA	SDK - PODHLED "A" PVC SOKL
1.03	VÝTAH	2,78				
1.04	ÚKLID	1,93	KERAMICKÁ DLAŽBA	P3a	KER. OBKLAD [2,65]	SDK - PODHLED "A"
1.05	WC I	5,29	KERAMICKÁ DLAŽBA	P3a	KER. OBKLAD [2,65]	SDK - PODHLED "A"
1.06	PRACOVNA PEDAGOGŮ	16,21	PVC	P2a	MALBA	SDK - PODHLED "A" PVC SOKL
1.07	HYGIENICKÉ ZÁZEMÍ	19,43	KERAMICKÁ DLAŽBA	P3b	KER. OBKLAD [2,95]	SDK - PODHLED "A"
1.08	ŠATNA	25,89	PVC	P2a+b	MALBA	SDK - PODHLED "A" PVC SOKL
1.09	TRÍDA	100,79	PVC	P2a+b	MALBA	AKU - PODHLED "B" PVC SOKL
1.10	ÚLOŽNA HRAČEK	5,27	PVC	P3a	MALBA	SDK - PODHLED "A" PVC SOKL
1.11	PŘÍPRAVNA	9,66	KERAMICKÁ DLAŽBA	P3a	KER. OBKLAD [2,65]	SDK - PODHLED "A"
1.12	PŘÍPRAVNA	9,17	KERAMICKÁ DLAŽBA	P3b	KER. OBKLAD [2,65]	SDK - PODHLED "A"
1.13	ÚLOŽNA HRAČEK	5,27	PVC	P2b	MALBA	SDK - PODHLED "A" PVC SOKL
1.14	ŠATNA	25,48	PVC	P2a+b	MALBA	SDK - PODHLED "A" PVC SOKL
1.15	HYGIENICKÉ ZÁZEMÍ	19,45	KERAMICKÁ DLAŽBA	P3b	KER. OBKLAD [2,95]	SDK - PODHLED "A"
1.16	TRÍDA	100,81	PVC	P2b	MALBA	AKU - PODHLED "B" PVC SOKL



M 1 : 100



$\pm 0.000 =$ SO 01: 260.90, SO 02 259.00 m.n.m. B.p.v.

INVESTOR : STATUTÁRNÍ MĚSTO BRNO		DOMKŇANSKÉ NÁM. 196/1, 602 00 BRNO	
MATEŘSKÁ ŠKOLA A ŠKOLNÍ DRUŽINA SLATINA, KIKRLEHO			
STUPEŇ : DOKUMENTACE PRO PROVÁDĚNÍ STAVBY			
GENERALNÍ PROJEKTANT : 		atelier: Slatina č.1a, 638 00 Brno IČO: 282 79 999 DIČ: CZ 282 79 999	
PROFESÍ : SLABOPROUDÉ INSTALACE		STAVBNÍ OBJEKT : SO 02 – MATEŘSKÁ ŠKOLA	
VEDOUcí PROJEKTANT : ING.ARCH. IVO ŠVABENSKÝ ZODPOVĚDNÝ PROJEKTANT : ING. ONDŘEJ TICHÝ VYPRACOVAL : KONTROLOVAL : ING. ONDŘEJ TICHÝ		 ondrej_tichy,ing. inženýringová činnost ve výstavbě inženýringová činnost ve stavebnictví IBC - Písek 843/4 602 02 Brno - Zábřeh tel: +420 773 805 367 E: ondrej@ondrej-tichy.cz www.projekt-tichy.cz	
NÁZEV VÝKRESU :		DATUM : 06/2024	
		MĚŘÍTKO : 1:75	
UKS,TEL,DZ,CCTV – PŮDORYS 1.NP		PARÉ : ČÍSLO VÝKRESU : <div>D.1.4.7.03</div>	