


VYBRANÉ ČÁSTI PŮDORYSŮ

M1:50

TYPOVÉ INSTALAČNÍ JÁDRO – A

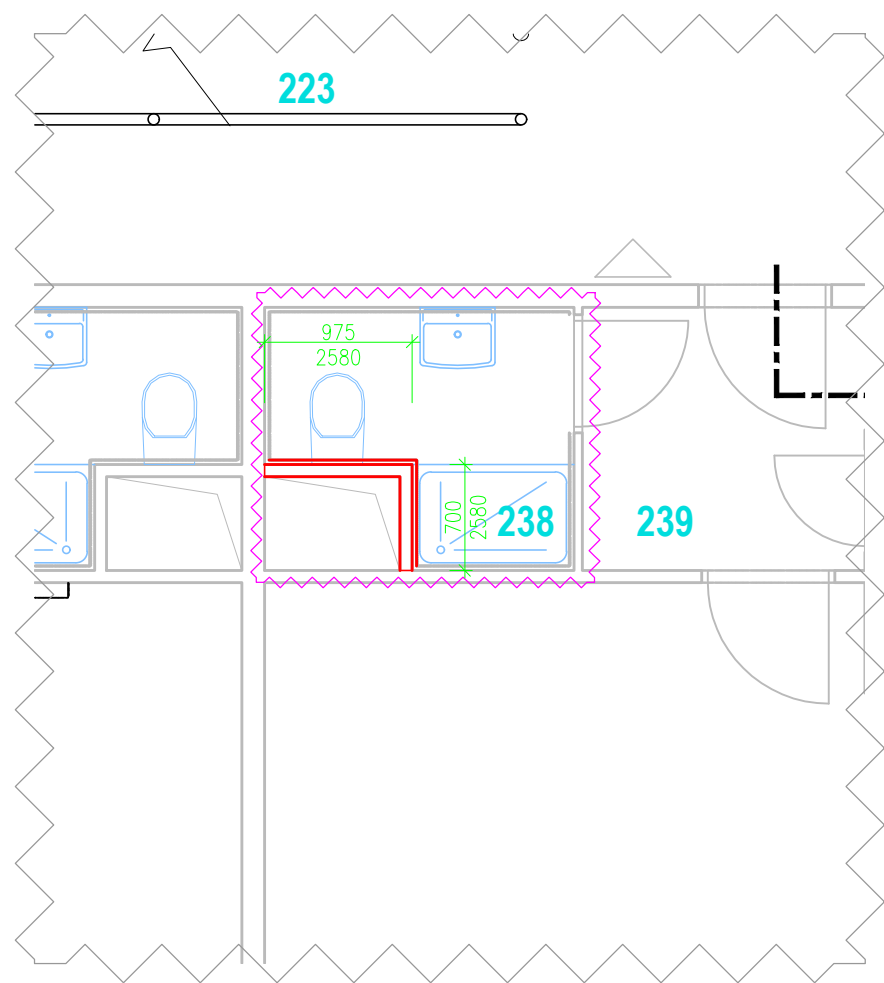

- LEGENDA ZNAČENÍ:
- STÁVAJÍCÍ STĚNY INSTALAČNÍHO JÁDRA
 - NOVÉ STĚNY INSTALAČNÍHO JÁDRA
 - BOURÁNÍ STÁVAJÍCÍCH STĚN
 - ŘEŠENÁ OBLAST

POPIS ÚPRAV U TYPOVÉHO INSTALAČNÍHO JÁDRA:

- DEMONTÁŽE U INSTALAČNÍHO JÁDRA:
- SPRCHOVÁ BATERIE BUDE DEMONTOVÁNA
 - SPRCHOVÁ VANIČKA BUDE ZACHOVÁNA, ALE BUDE ZAKRYTA PROTI POŠKOZENÍ PŘI STAVEBNÍCH ÚPRAVÁCH
 - WC BUDE DEMONTOVÁNO
- MONTÁŽNÍ PRÁCE U INSTALAČNÍHO JÁDRA:
- MONTÁŽ SPRCHOVÉ BATERIE
 - NA KANALIZAČNÍ POTRUBÍ OD WC BUDE UMÍSTĚNA PROTIPOŽÁRNÍ MANŽETA
 - MONTÁŽ MODULU PRO WC K ZAZDĚNÍ
 - ZPĚTNÁ MONTÁŽ STÁVAJÍCÍHO WC

VÝPIS MÍSTNOSTÍ, KDE SE PROVÁDÍ TYTO ZMĚNY:

- V 2NP
- 238
- V 3NP
- 329
- V 4NP
- 438

POZNÁMKY:

- TATO DOKUMENTACE JE AUTORSKÝM DÍLEM A MŮŽE BÝT UŽITA VÝHRADNĚ K ÚČELU V NÍ UVEDENÉM A SMLUVNĚ DOHODNUTÉMU MEZI AUTOREM A OBJEDNATELEM
- KONKRÉTNÍ TYPY ZAŘÍZENÍ BUDOU UPŘESNĚNY V PRŮBĚHU VÝBĚROVÉHO ŘÍZENÍ A PROVÁDĚNÍ STAVBY NA ZÁKLADĚ TECHNICKÝCH PARAMETRŮ A POŽADAVKŮ INVESTORA
- PŘED REALIZACÍ NUTNO OVĚŘIT STÁVAJÍCÍ ROZVODY VODY V MÍSTECH NAPOJENÍ NOVÝCH ROZVODŮ, PŘI ZMĚNÁCH (PO ODHALENÍ STÁVAJÍCÍCH ROZVODŮ), PŘIZVAT PROJEKTANTA K UPŘESNĚNÍ ŘEŠENÍ
- ROZVODY ZTI KOORDINOVAT S OSTATNÍMI PROFESEMI
- ODPADY BUDOU ZPRACOVÁNY DLE ZÁKONA č.541/2020 Sb.
- PŘI REALIZACI JE NUTNO POSTUPOVAT V SOULADU DLE TECHNICKÝCH LISTŮ, MONTÁŽNÍCH LISTŮ VÝROBCE JEDNOTLIVÝCH NAVRŽENÝCH POTRUBÍ, ZAŘÍZENÍ APOD.

HLAVNÍ PROJEKTANT: ENERGY BENEFIT CENTRE Energy Benefit Centre a.s. Křenova 438/3, 160 00 Praha 6 tel.: +420 270 003 300 e-mail: kontakt@energy-benefit.cz internet: www.energy-benefit.cz		Zodpovědný projektant: Ing. Jan Košněr Ph.D. Vypracoval: Ondřej Kadlček	
PROJEKT: PRÍSTAVBA POŽÁRNÍHO SCHODIŠTĚ, VÝTAHU A STAVEBNÍ ÚPRAVY OBJEKTU DOMOVA PRO SENIORY, KOSMONAUTŮ 21, BRNO		razítko a podpis Zakázkové číslo: 200136 Paré: Datum: 12/2021	
STAVEBNÍK: Statutární město Brno Dominikánské náměstí 196/1, Brno-město, 602 00 Brno		Část: D.1.4 Stupeň: ZPDS Změna: 00	
ČÁST, PROFESE: ZDRAVOTNĚ TECHNICKÉ INSTALACE		Č.výkr.: 01 Formát: 2 x A4 Měřítko: 1:50	
VÝKRES: PŮDORYS - VYBRANÁ ČÁST - INSTALAČNÍ TYPOVÉ JÁDRO - A			