


1.NP

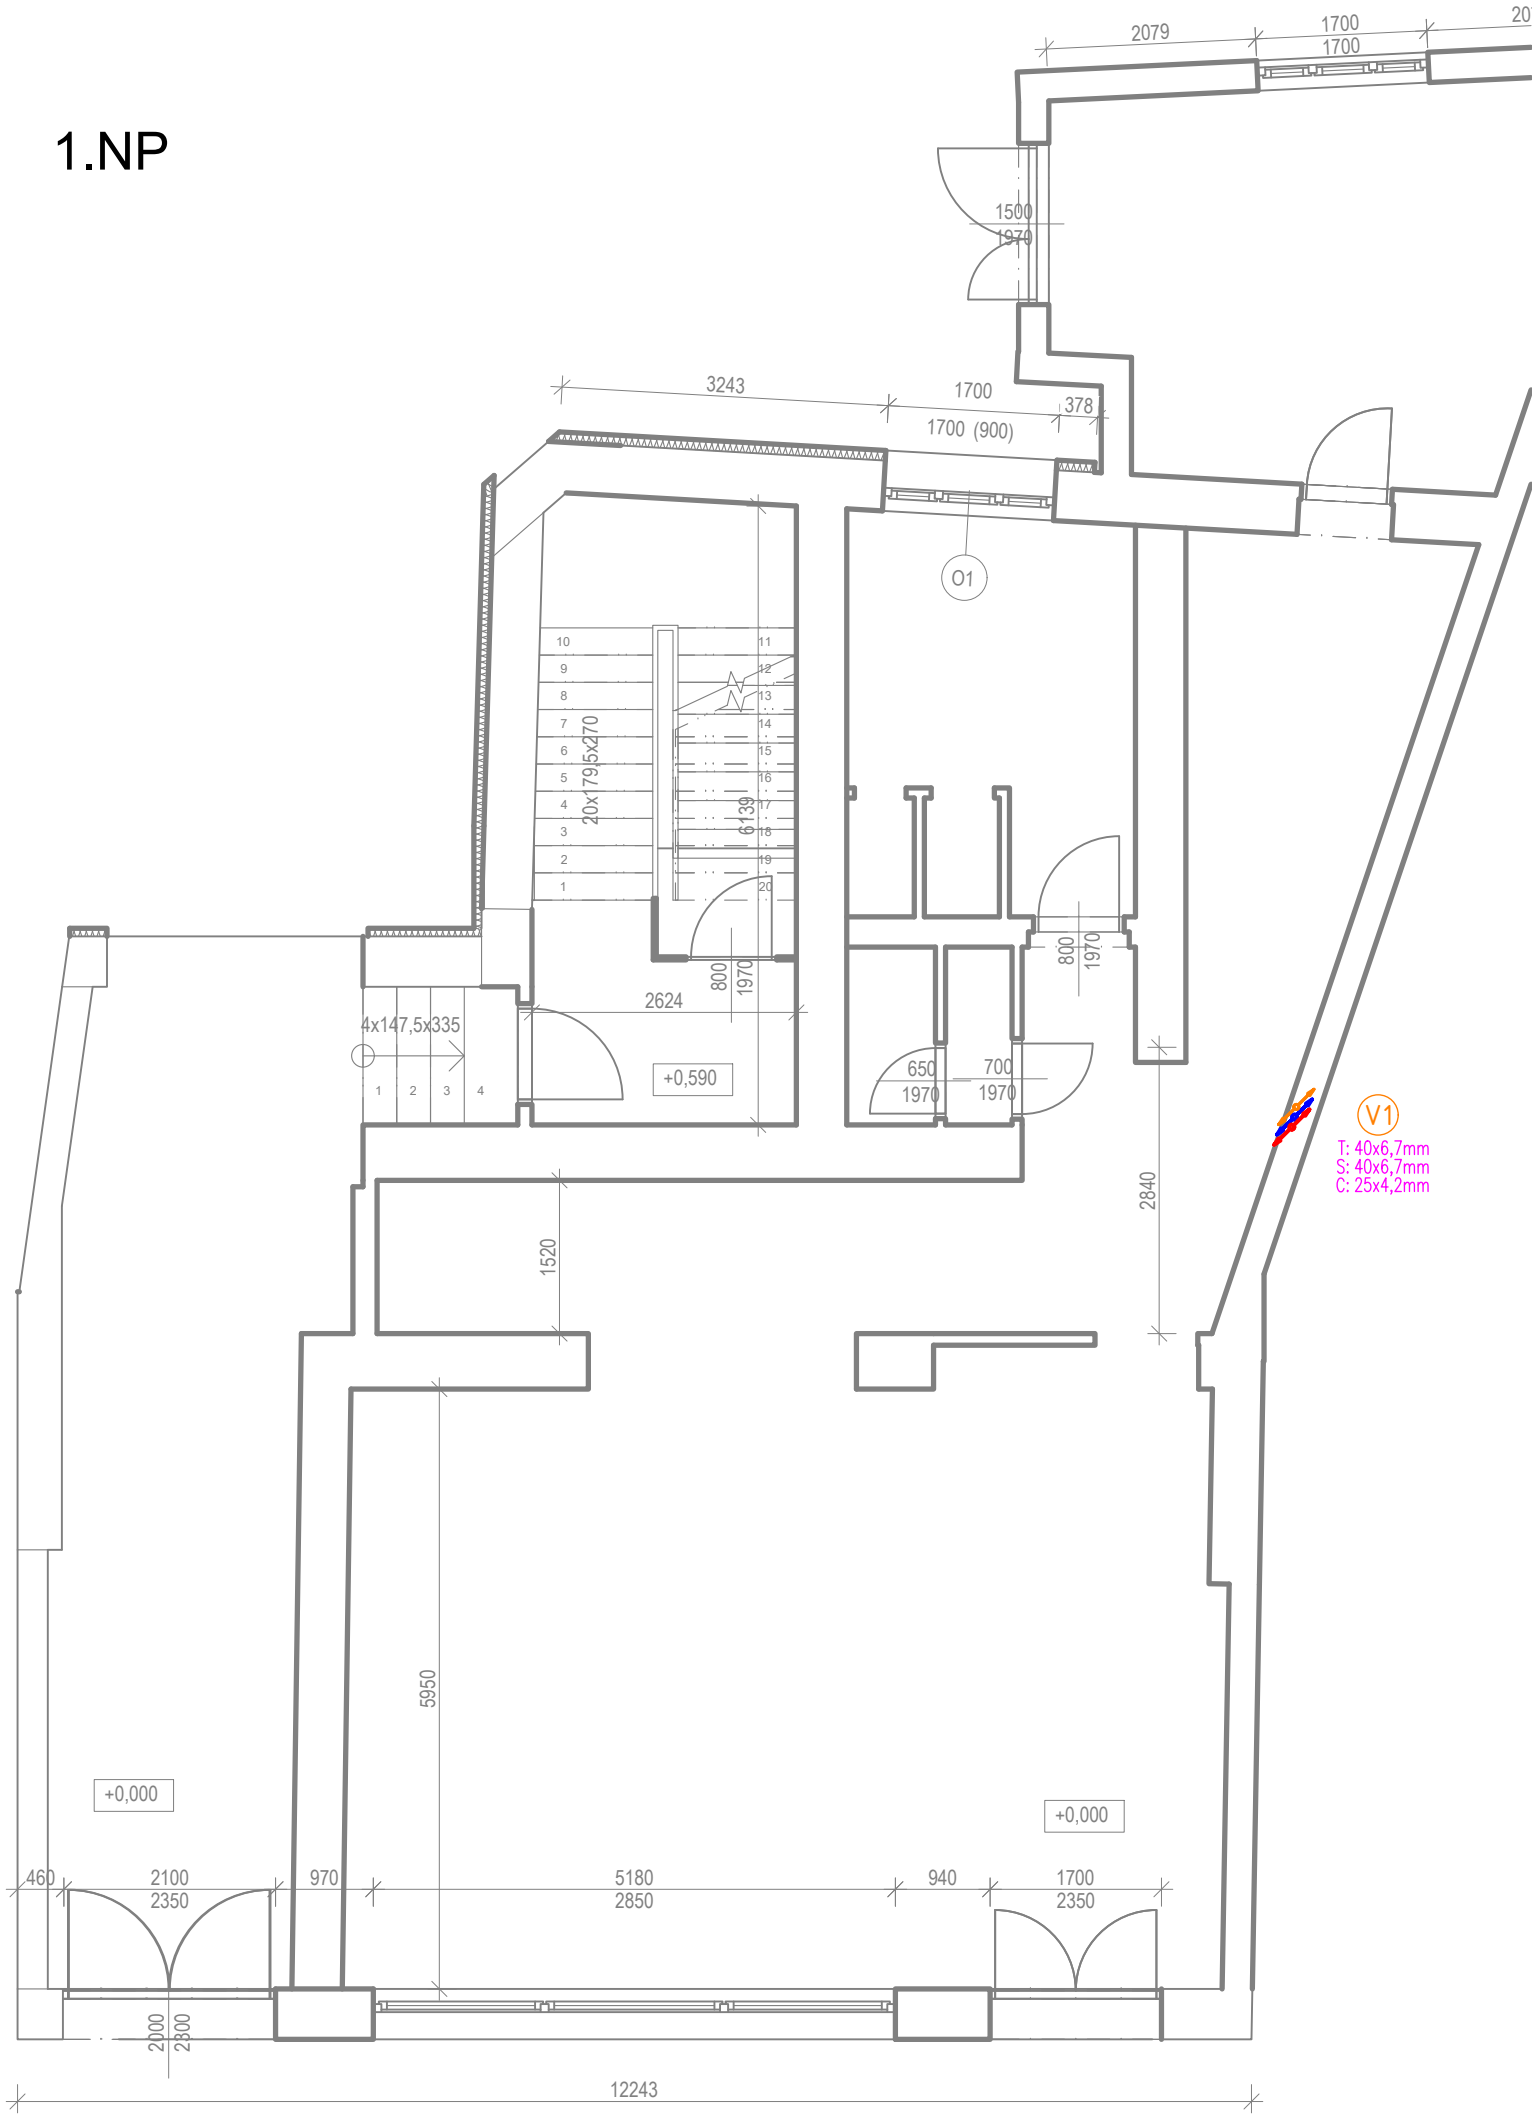

LEGENDA POTRUBÍ

- V1

Číslo stoupacího potrubí
- PPR PN20 Teplá voda
- PPR PN20 Studená voda
- PPR PN20 Cirkulace
- Trubka svařovaná pozinkovaná Požární voda
- PPR PN20 Studená voda stávající
- Přípojka studené vody stávající

LEGENDA ZP

- U
- Umyvadlo velké
- K
- Klozet závěsný
- VY
- Výlevka
- DJ
- Dřez jednoduchý
- PI
- Pisoárová mísa
- MN
- Myčka nádobí (podomítková zápachová uzávěra)
- SK
- Sprchový kout, baterie nástěnná směšovací
- AP
- Automatická pračka
- KKN
- Kulový kohout napouštěcí s hadičníkem DN20

Konečná podoba zařizovacích předmětů bude upřesněna investorem


LEGENDA ZAŘÍZENÍ

- 1
- Nepřímo topný zásobníkový ohřivač 500l




POZNÁMKA:
Potrubí, která nejsou vedena v drážkách ve zdivu nebo v podhledech, budou opatřena sádrokartonovým krytím, který bude opatřen stejnou povrchovou úpravou jako místnost. Veškeré odpadní potrubí bude vhodně kotveno ke zdi dle požadavků výrobce.
Osazené čistící kusy budou zpřístupněny zákrytovými dvířky min150x150. Přívzdušňovací ventily budou kryty pomocí plastových mřížek. Kvůli hloubce bude nutno zřídit prostupy základovými pásy pro kanalizaci a vodovod.

PZN 3 – Umístění vodoměrné sestavy 3 + revizní dvířka 400x400 mm

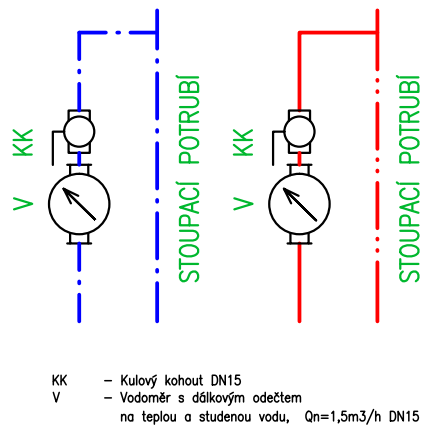Vodoměrná sestava v bytech



±0.000 = úrovní podlahy v 1.NP
Veškeré kóty jsou pouze orientační, reálné rozměry je nutno ověřit na stavbě.

Název stavby [Project title]: Rekonstrukce objektu k bydlení Cejl 23; Brno		Zakázka [N.O.]: Z24_002	Stavebník [Investor]:  Statutární město Brno Dominikánské náměstí 196/1 602 00 Brno IČ: 44992785	
Místo stavby [Site]: Brno - střed p.č. 723/1 k.ú. Zábřovice [610704]			Hlavní projektant [General designer]:  instinkt projekt, s.r.o. Václavská 228/7 639 00 Brno IČ: 06071490	
Projektant části PD [Designer of the part]:  instinkt projekt, s.r.o. Václavská 228/7 639 00 Brno IČ: 06071490			Architekt: [Architekt]: -	
Architekt: [Architekt]: -			Vypracoval: [Designed by]: : Filip Valášek	
HIP: [Project manager]: Ing. Josef Beneš			Kontroloval: [Checked by]: Ing. Josef Beneš	
Zodpovědný projektant: [Accountable designer]: Ing. Josef Beneš			Část dokumentace: [Part of doc.]: ZTI-vnitřní kanalizace a vodovod	
OBSAH VÝKRESU		Formát [Format]:	Měřítko [Scale]:	Paré [Pare]:
Půdorys 1.NP_Vodovod		2xA4	1:75	
Stavební objekt [Building object]:		Datum [Date]:	Stupeň [Phase]:	Rev. [Revision]:
Objekt SO01		03.2025	DPS	00
			Členění dok.	Č.v. [Drawing No.]:
			D.1.4.1	109