

LEGENDA NAVRHOVANÉHO KOLEKTORU


- KOLEKTOR – RAŽENÁ ČÁST
- KOLEKTOR – HLoubENÁ ČÁST
- KOLEKTOR – HLoubENÉ ŠACHTY (TĚŽNÍ)
- NADZEMNÍ VĚTRACÍ OBJEKT (LAVIČKA)
- PROTIPOŽÁRNÍ PŘÍČKA
- ÚNIKOVÝ OTVOR (POKLOP) 900x700
- MONTÁŽNÍ OTVOR (POKLOP) 1400x1000
- VĚTRACÍ OBJEKT KOLEKTORU (SÁNÍ) (INTEGROVANÝ DO LAVIČKY)
- PRŠ, STROJOVNA VZT

LEGENDA ZOV

- HRANICE STAVENÍŠTĚ
- HRANICE OBVODU ZAŘÍZENÍ STAVENÍŠTĚ
- HRANICE STAVENÍŠTĚ STAVBY, KTERÁ BUDE PROVEDENA V RÁMCI AKCE "SOLNIČNÍ, VESELÁ REKONSTRUKCE KOMUNIKACÍ" – Investiční akce Bkorn, a.s.
- ZAŘÍZENÍ STAVENÍŠTĚ
- PŘÍJEZD/ODJEZD NA STAVENÍŠTĚ – VOZIDLA DO 7,5t (VOZIDLA NAD 7,5t – viz poznámka a technická zpráva)
- OCHRANA ZELENĚ – deštění do výšky 2,0m

STAVENÍŠTĚ BUDE PO DOBU VÝSTAVBY OPLCENO A V NOCI OSVĚTLENO.
ZAŘÍZENÍ STAVENÍŠTĚ BUDE PŘEVÁŽNĚ SITUOVÁNO DO UL. VESELÁ – VYUŽITA BUDOU PARKOVACÍ STÁNÍ A CHODNÍKY.
PRO POHYB PĚŠÍCH BUDOU PO OBOU STRANÁCH ULICE VYTVOŘENY KORIDORY ŠÍŘKY 1,50m. V RÁMCI ÚPRAVY SILNIČNÍHO PROVOZU BUDOU ZOBROUŠMĚNÝ ULIČE SOLNIČNÍ A VESELÁ.

POZNÁMKA:
PŘED ZAHÁJENÍM VÝSTAVBY ZHOTOVITEL STAVBY MUSÍ ZAJISTIT AKTUALIZACI STANOVENÍ DOPRAVNÍHO ZNAČENÍ PRO PŘECHODNOU ÚPRAVU PROVOZU.
PŘÍJEZD A VÝJEZD VOZIDEL NAD 7,5 T BUDE NA UPŘESNĚN PŘED SAMOTNOU REALIZACÍ STAVBY V ZÁVISLOSTI NA AKTUÁLNÍ SITUACI DOPRAVNÍHO OMEZENÍ V OBLASTI A TECHNICKÉHO STAVU MÍSTNÍCH KOMUNIKACÍ V LOKALITĚ.

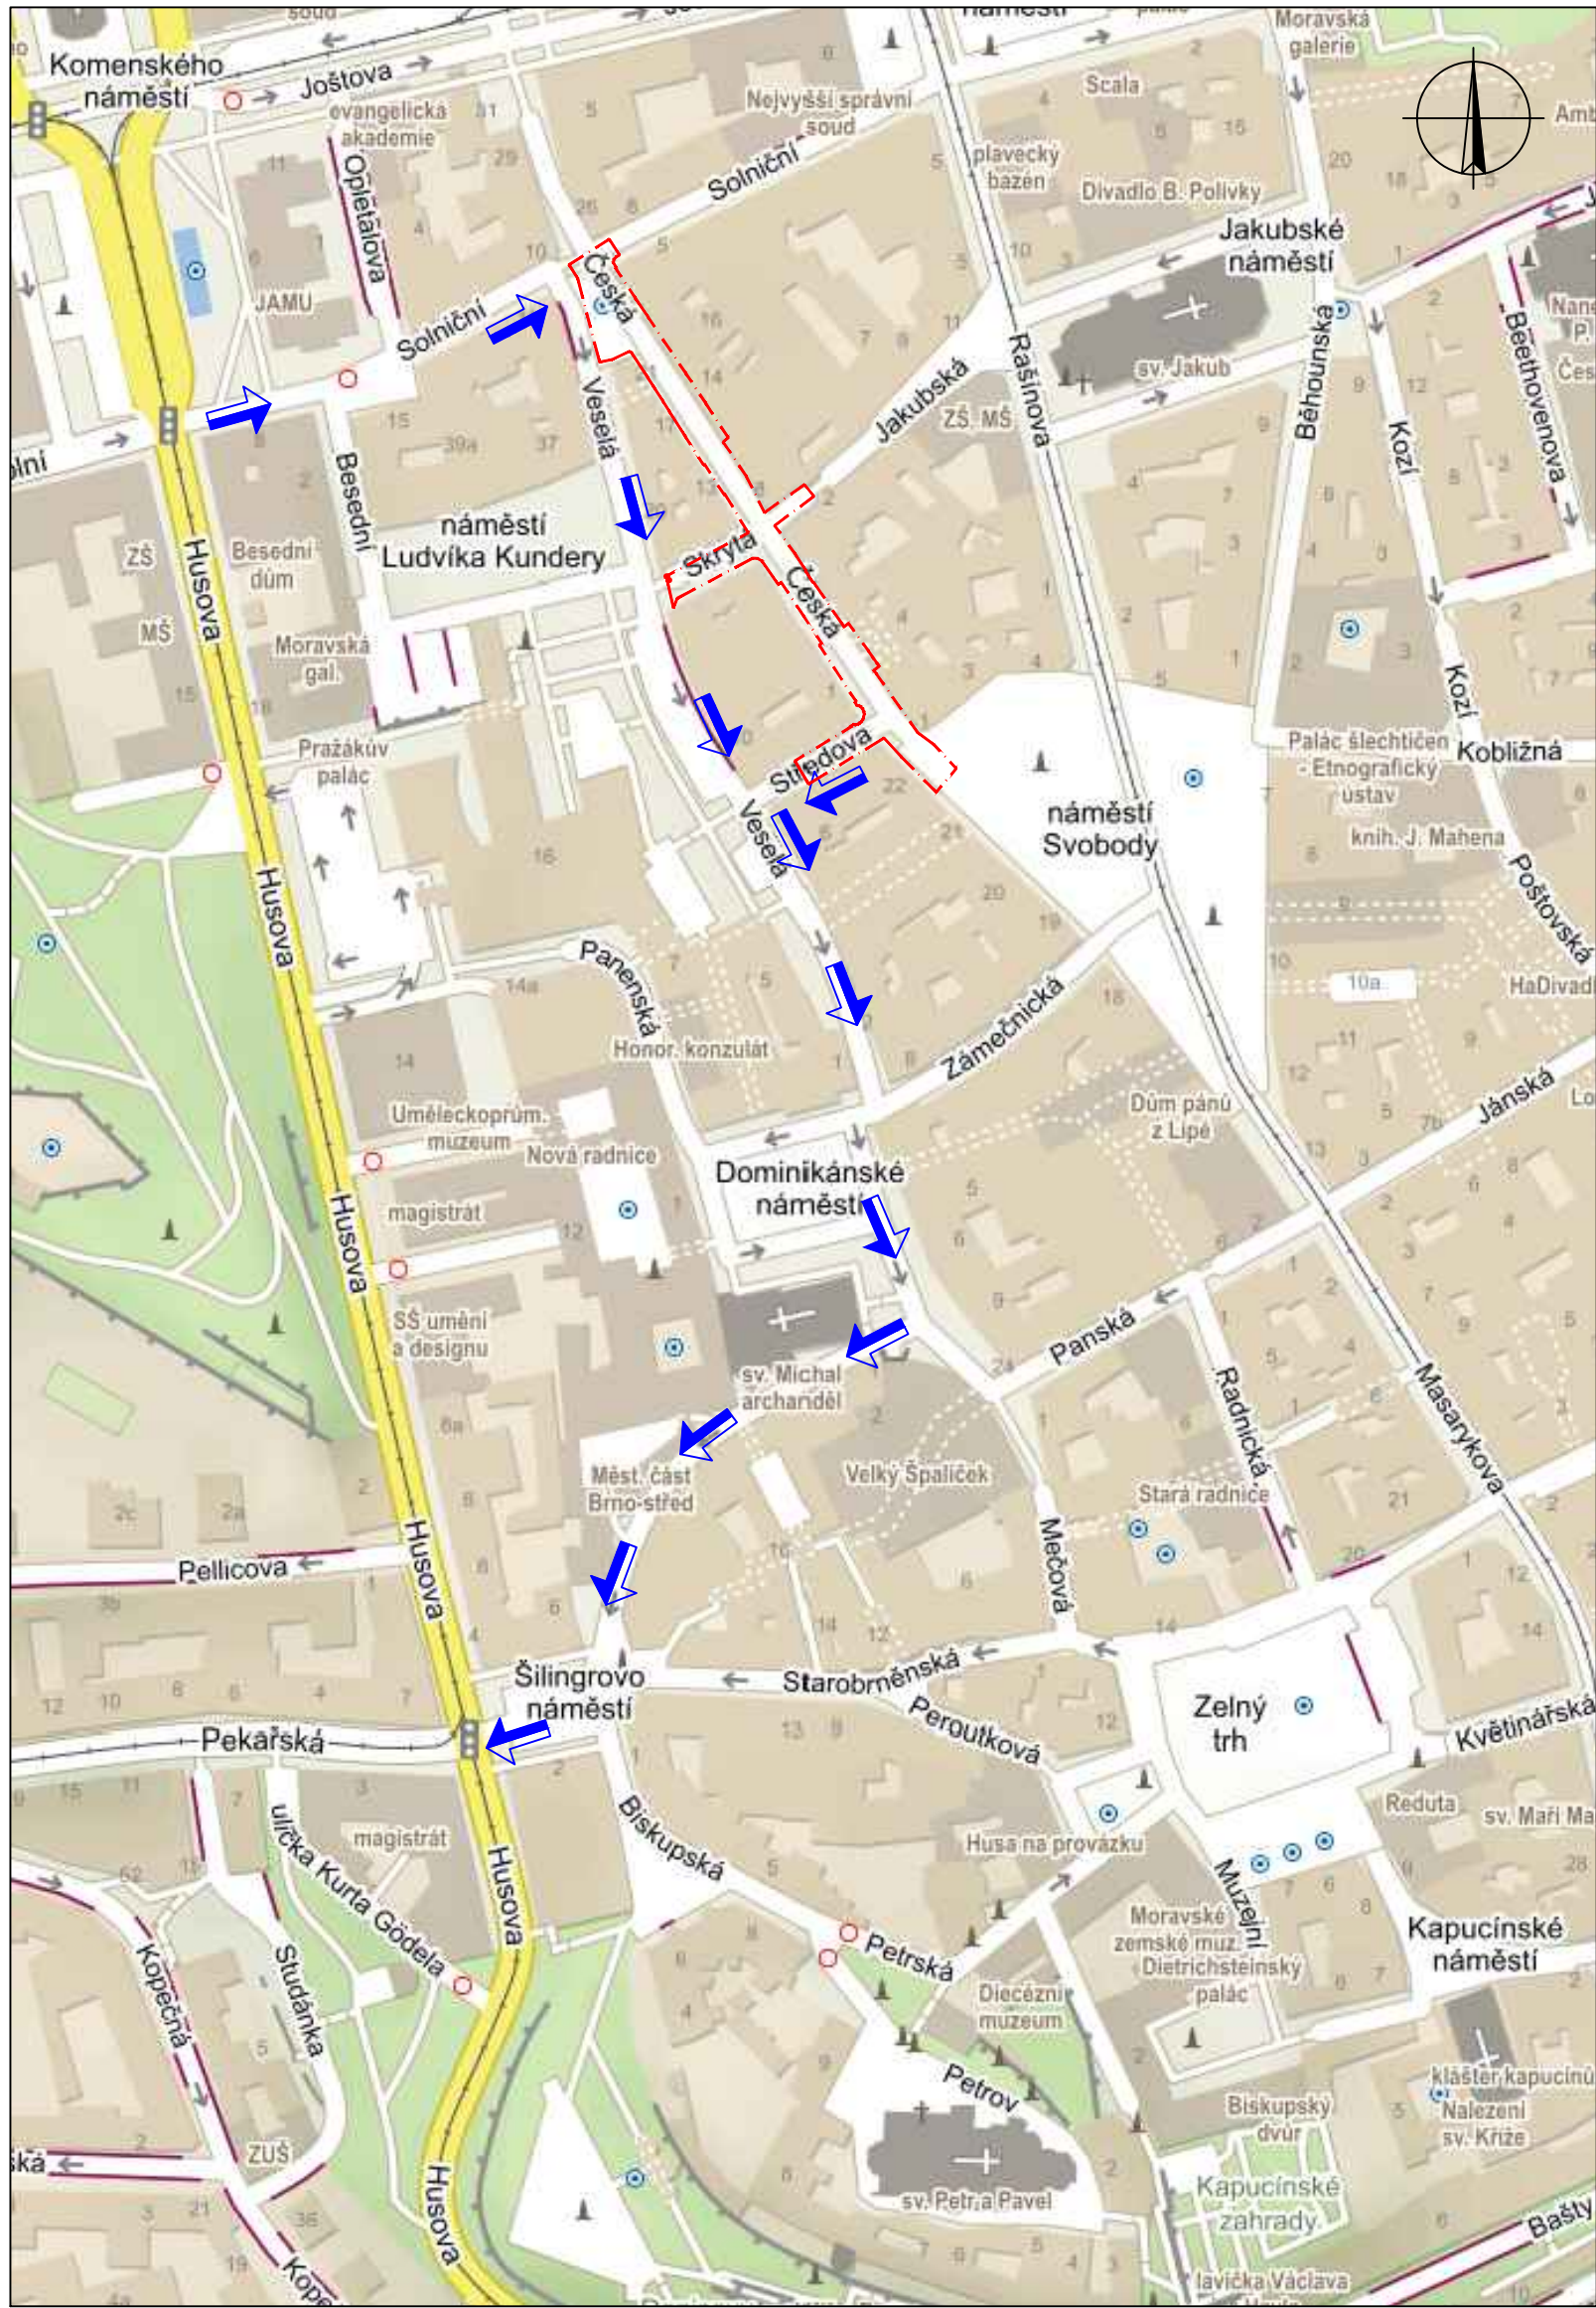

PŘEHLEDNÁ SITUACE – LEGENDA

- HRANICE STAVENÍŠTĚ
- PŘÍJEZD/ODJEZD NA STAVENÍŠTĚ – VOZIDLA DO 7,5t (VOZIDLA NAD 7,5t – viz poznámka a technická zpráva)

Souřadnicový systém	S-JTSK		
Výškový systém	Bpv		
Revize	Popis	Datum	Provedl

Investor		Statutární město Brno Dominikánské náměstí 196/1 Brno-město, 602 00 Brno	
Generální projektant	ingutis		INGUTIS, spol. s r.o. Thákurova 2077/7, 166 29 Praha 6 (+420) 224 354 363, ingutis@ingutis.cz www.ingutis.cz
Zpracovatel částí dokumentace	SWECO Sustainable engineering and design		Sweco Hydroprojekt a.s. Ústředí Praha Táborská 31, 140 16 Praha 4; praha@sweco.cz; www.sweco.cz
HIP	Ing. Daniel Švec	Navrhl	Ing. Marek Machovec
Zodp. projektant	Ing. Marek Machovec	Vypracoval	Ing. Zuzana Münsterová
Akce	12. stavba sekundárního kolektoru Česká - Sředova		Poré
Část dokumentace	Organizace výstavby POV - Projekt organizace výstavby		PDPS Projektová dokumentace pro provádění stavby
E			Datum 09/2024 Revize 00
E.1			Měřítko 1:500 Formát 6 x A4
Příloha	SITUACE		Arch. číslo 1112_4_E12_SK_POV_12_2022 Č. přílohy E.1.2