


3.NP

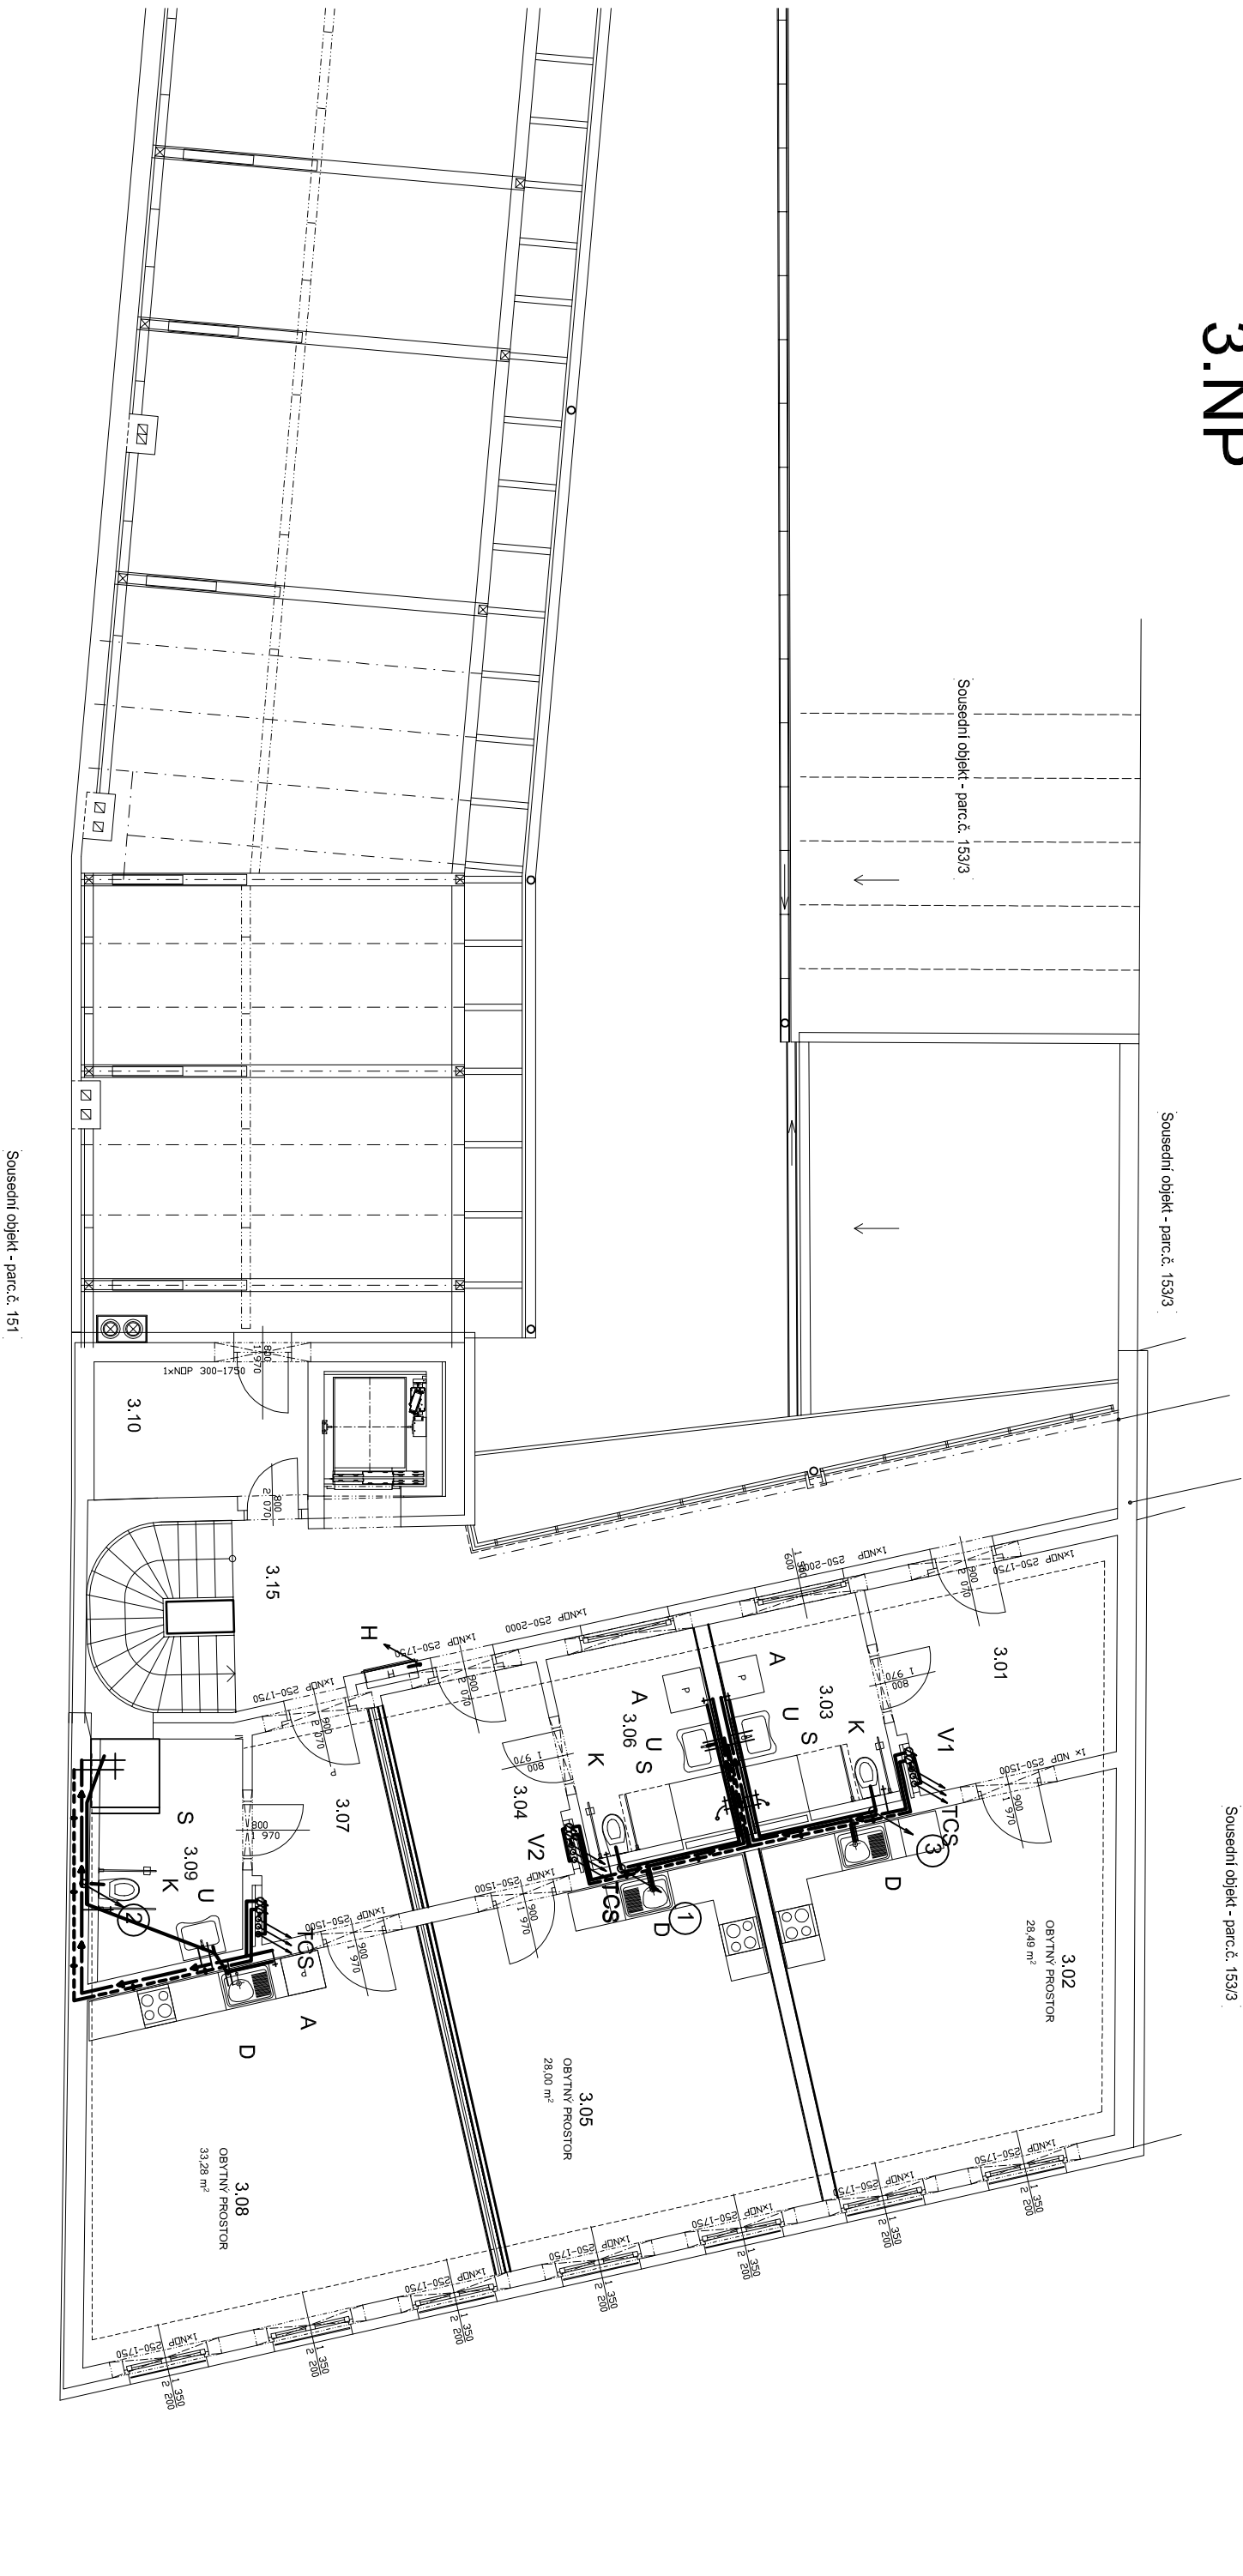

LEGENDA

- KANALIZACE
- STUDENÁ VODA
- TUV
- CIRKULACE
- POŽÁRNÍ VODA

K	KLOZET
U	UMÝVADLO
S	SPRCHA
D	DŘEZ
A	AUTOMATICKÁ PRAČKA
VL	VÝLEVKA
T	TUV
C	CIRKULACE
S	STUDENÁ VODA

Poznámka: dle požadavku investora byly po dokončení projektu navrženy sprchy místo van, z toho důvodu jsou ve výkresech

axonometrie a stoupáček zakresleny vany.

Poznámka: Potrubí vodovodu a kanalizace nebude vedeno v nosných zdech

Paré	Razítko	Zodpovědný projektant :	Vypracoval :	Ing. Lea KUBEŠOVÁ projektová činnost Brno, Šárka 6 tel. 732 163 708 E-mail: lea.kubesova@gmail.com	
ČÍSLO ZAKÁZKY: 0217 DATUM: 08/2017 MĚŘÍTKO: 1: 100		Ing. arch. David Vrtek		Datum : 08/2017	
		Ing. Lea Kubešová		Měřítko : 1: 100	
		Okres : Brno město		Formát : 2x A4	
		Místo : Křenová 151/47			
		Investor : Statutární město Brno, Dominikánské náměstí 196/1, Brno 602 00			
		Akce : Bytový dům Křenová 47			
		Křenová 47, Brno			
		Výkres : ZTI			
		Půdorys 3.NP		číslo výkresu : 4	