



PŮDORYS 1.PP - NOVÝ STAV
1:50

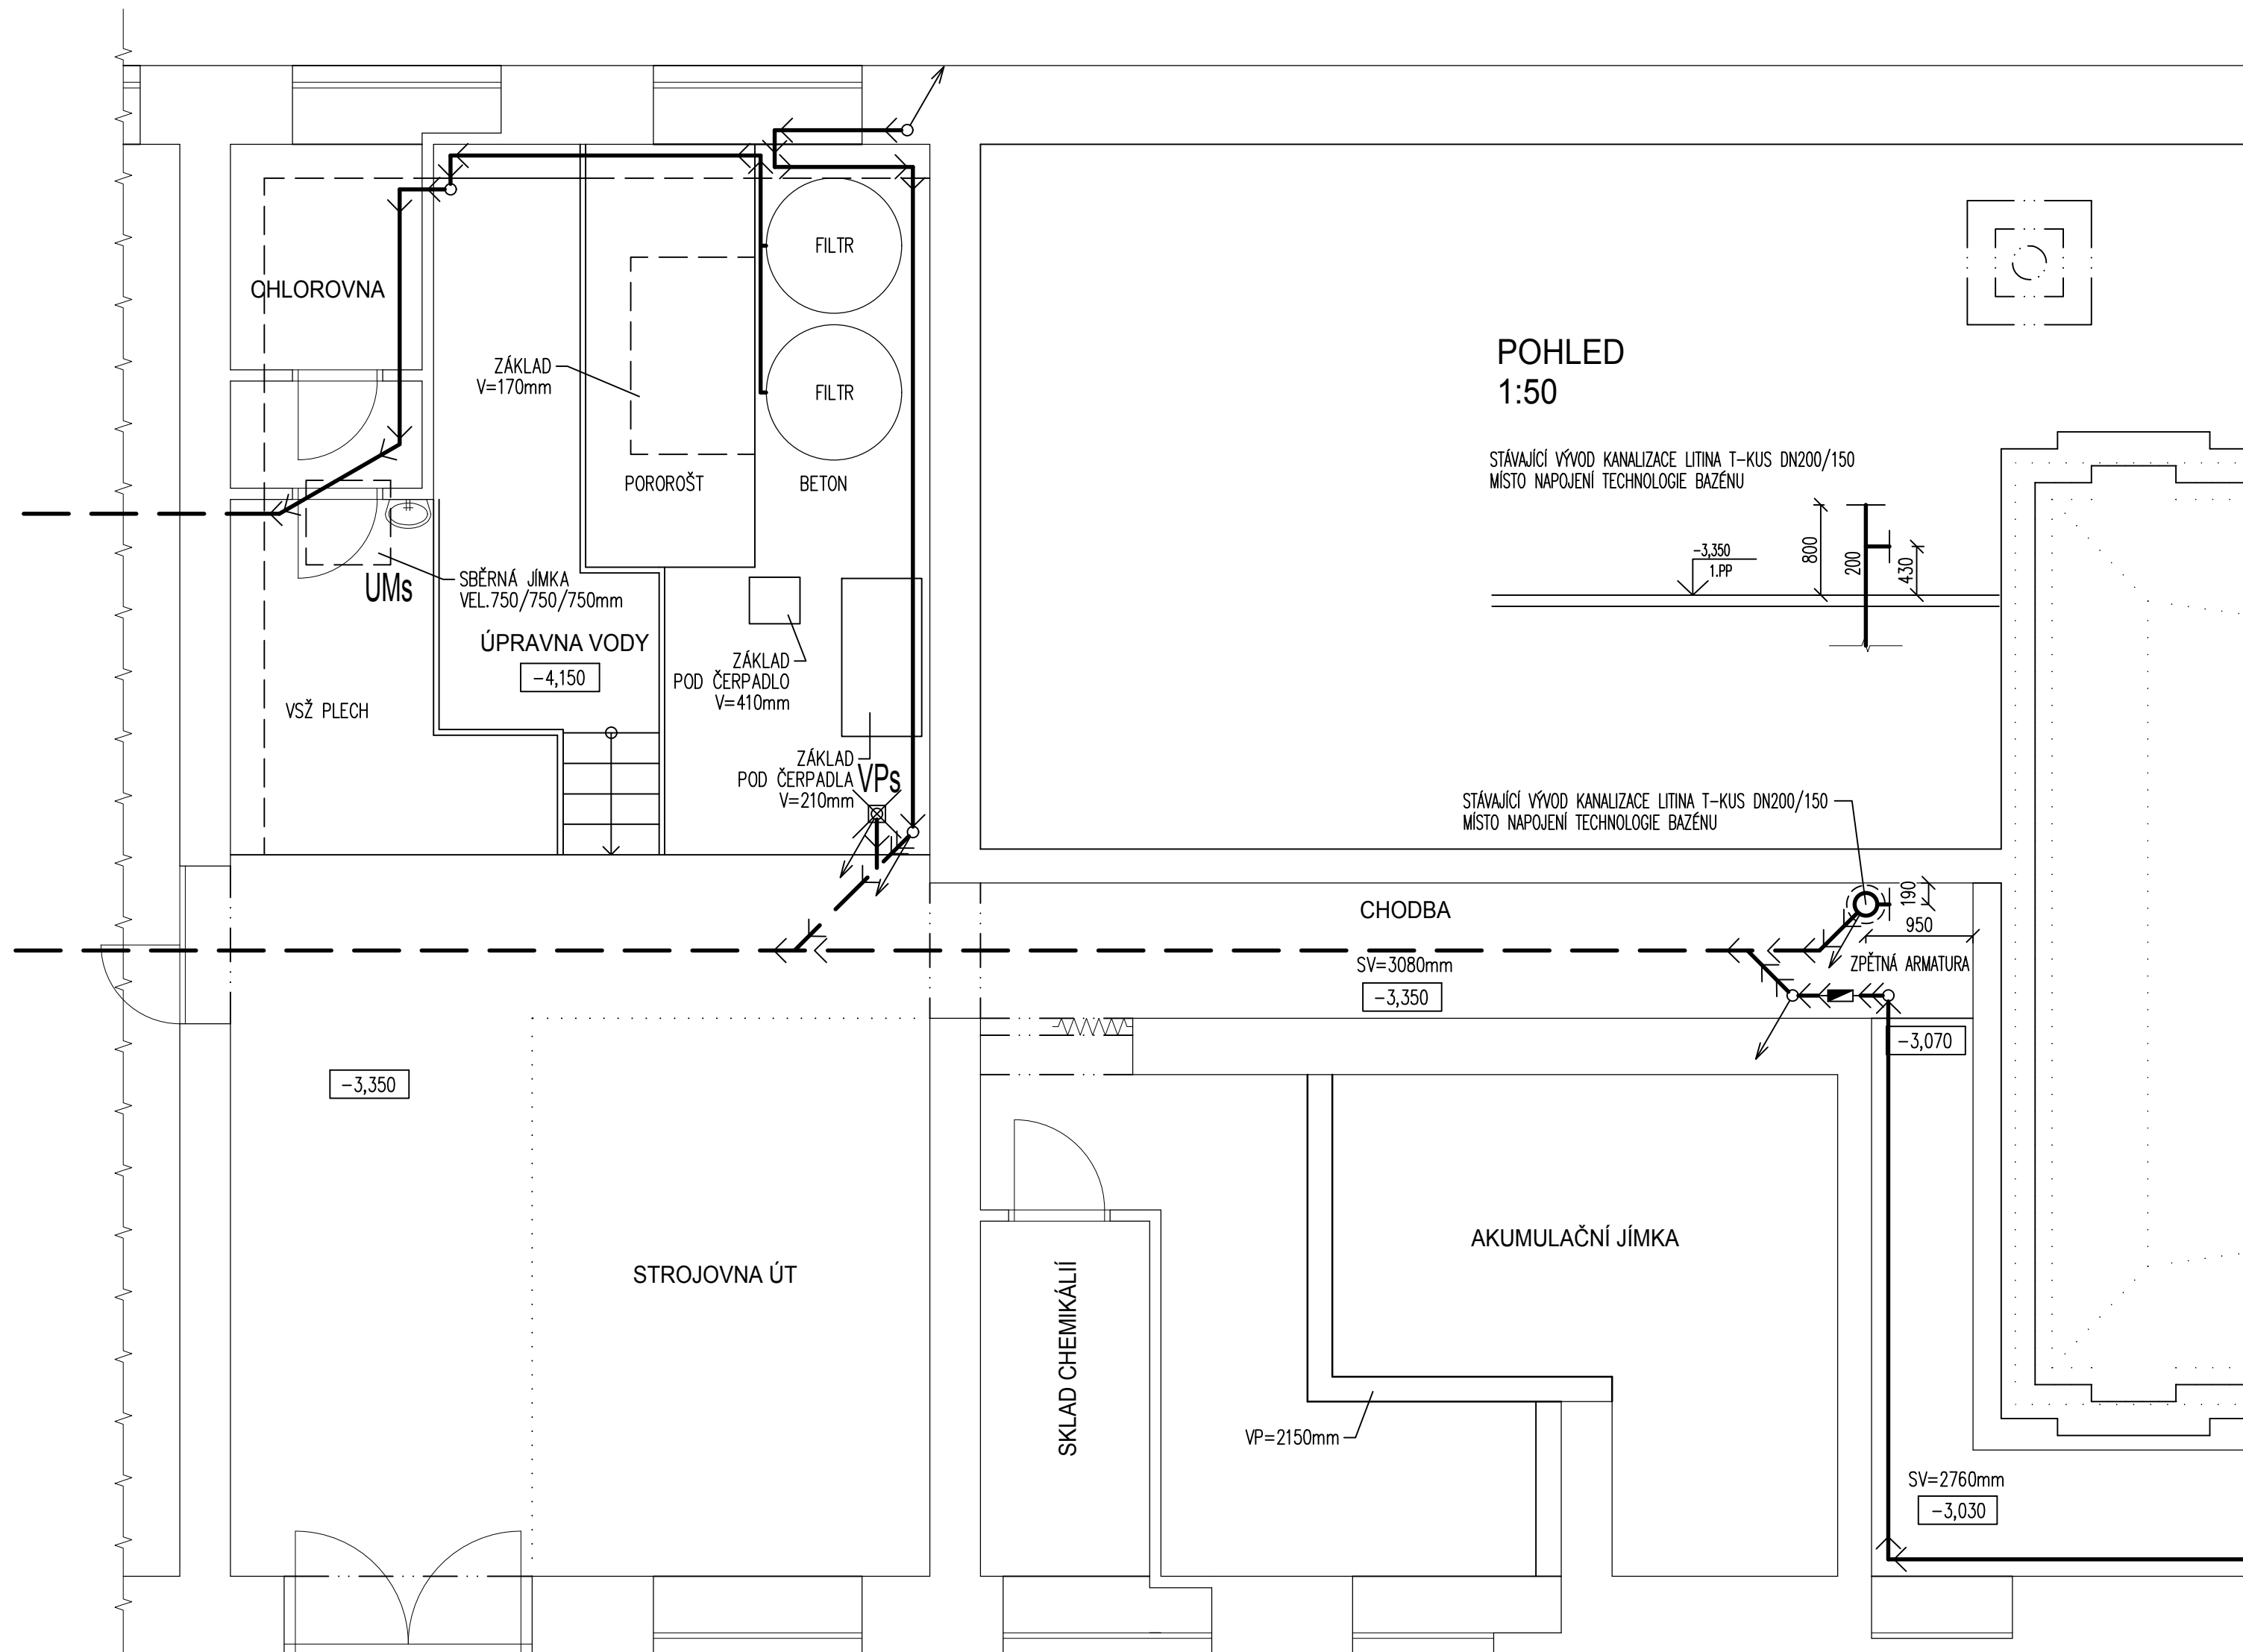


POHLED
1:50


STÁVAJÍCÍ VÝVOD KANALIZACE LITINA T-KUS DN200/150
MÍSTO NÁPOJENÍ TECHNOLOGIE BAZÉNU

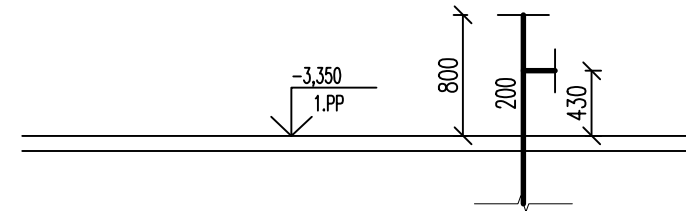


STÁVAJÍCÍ VÝVOD KANALIZACE LITINA T-KUS DN200/150
MÍSTO NAPOJENÍ TECHNOLOGIE BAZÉNU

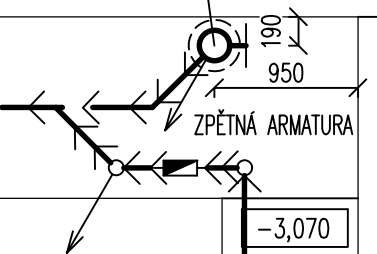

LEGENDA POTRUBÍ

 


LEGENDA ZAŘIZOVACÍCH PŘEDMĚTŮ A ARMATUR

 

$\pm 0 \cong$ PODLAHA V 1.NP

"DOKUMENTACE JE DUŠEVNÍM MAJETKEM FIRMY HUTNÍ PROJEKT Frýdek-Místek a.s. A NESMÍ BÝT POUŽITA BEZ JEJÍHO VĚDOMÍ."

a)			
OZN.	ZMĚNA	DATUM	PROVEDL
VYPRACOVAL ING. ALEŠ GUREČÝ PROJEKTANT ING. ALEŠ GUREČÝ SCHVÁLIL ING. JIŘÍ STAŠEK KONTROLOVAL ING. JIŘÍ STAŠEK			
INVESTOR STAREZ-SPORT, a.s.		DATUM 09/2023	
MÍSTO STAVBY Brno - město, 602 00, Ponávka 808/3a		ÚČEL PROVÁDĚNÍ STAVBY	
STAVBA REKONSTRUKCE BAZÉNOVÉ VANY V OBJEKTU KRYTÉHO PLAVECKÉHO BAZÉNU PONÁVKA SO01 BAZÉN ZDRAVOTNÉ TECHNICKÉ INSTALACE KANALIZACE - PŮDORYS 1.PP		Č. ZAK. 11364-003-000 ARCHIVNÍ ČÍSLO HP4-2-101431	
		LISTŮ 1	POČET A4 6
		MĚŘÍTKO 1:50	POŘADOVÉ Č. 02